




柏井給水場 位置図

名称	東葛・葛南地区工業用水道 柏井給水場で使用する電力		
図面名	柏井給水場 位置図		
作製年月	平成31年1月		
縮尺	図面番号	全2葉中1葉	
会社名			
事業者名	葛南工業用水道事務所		

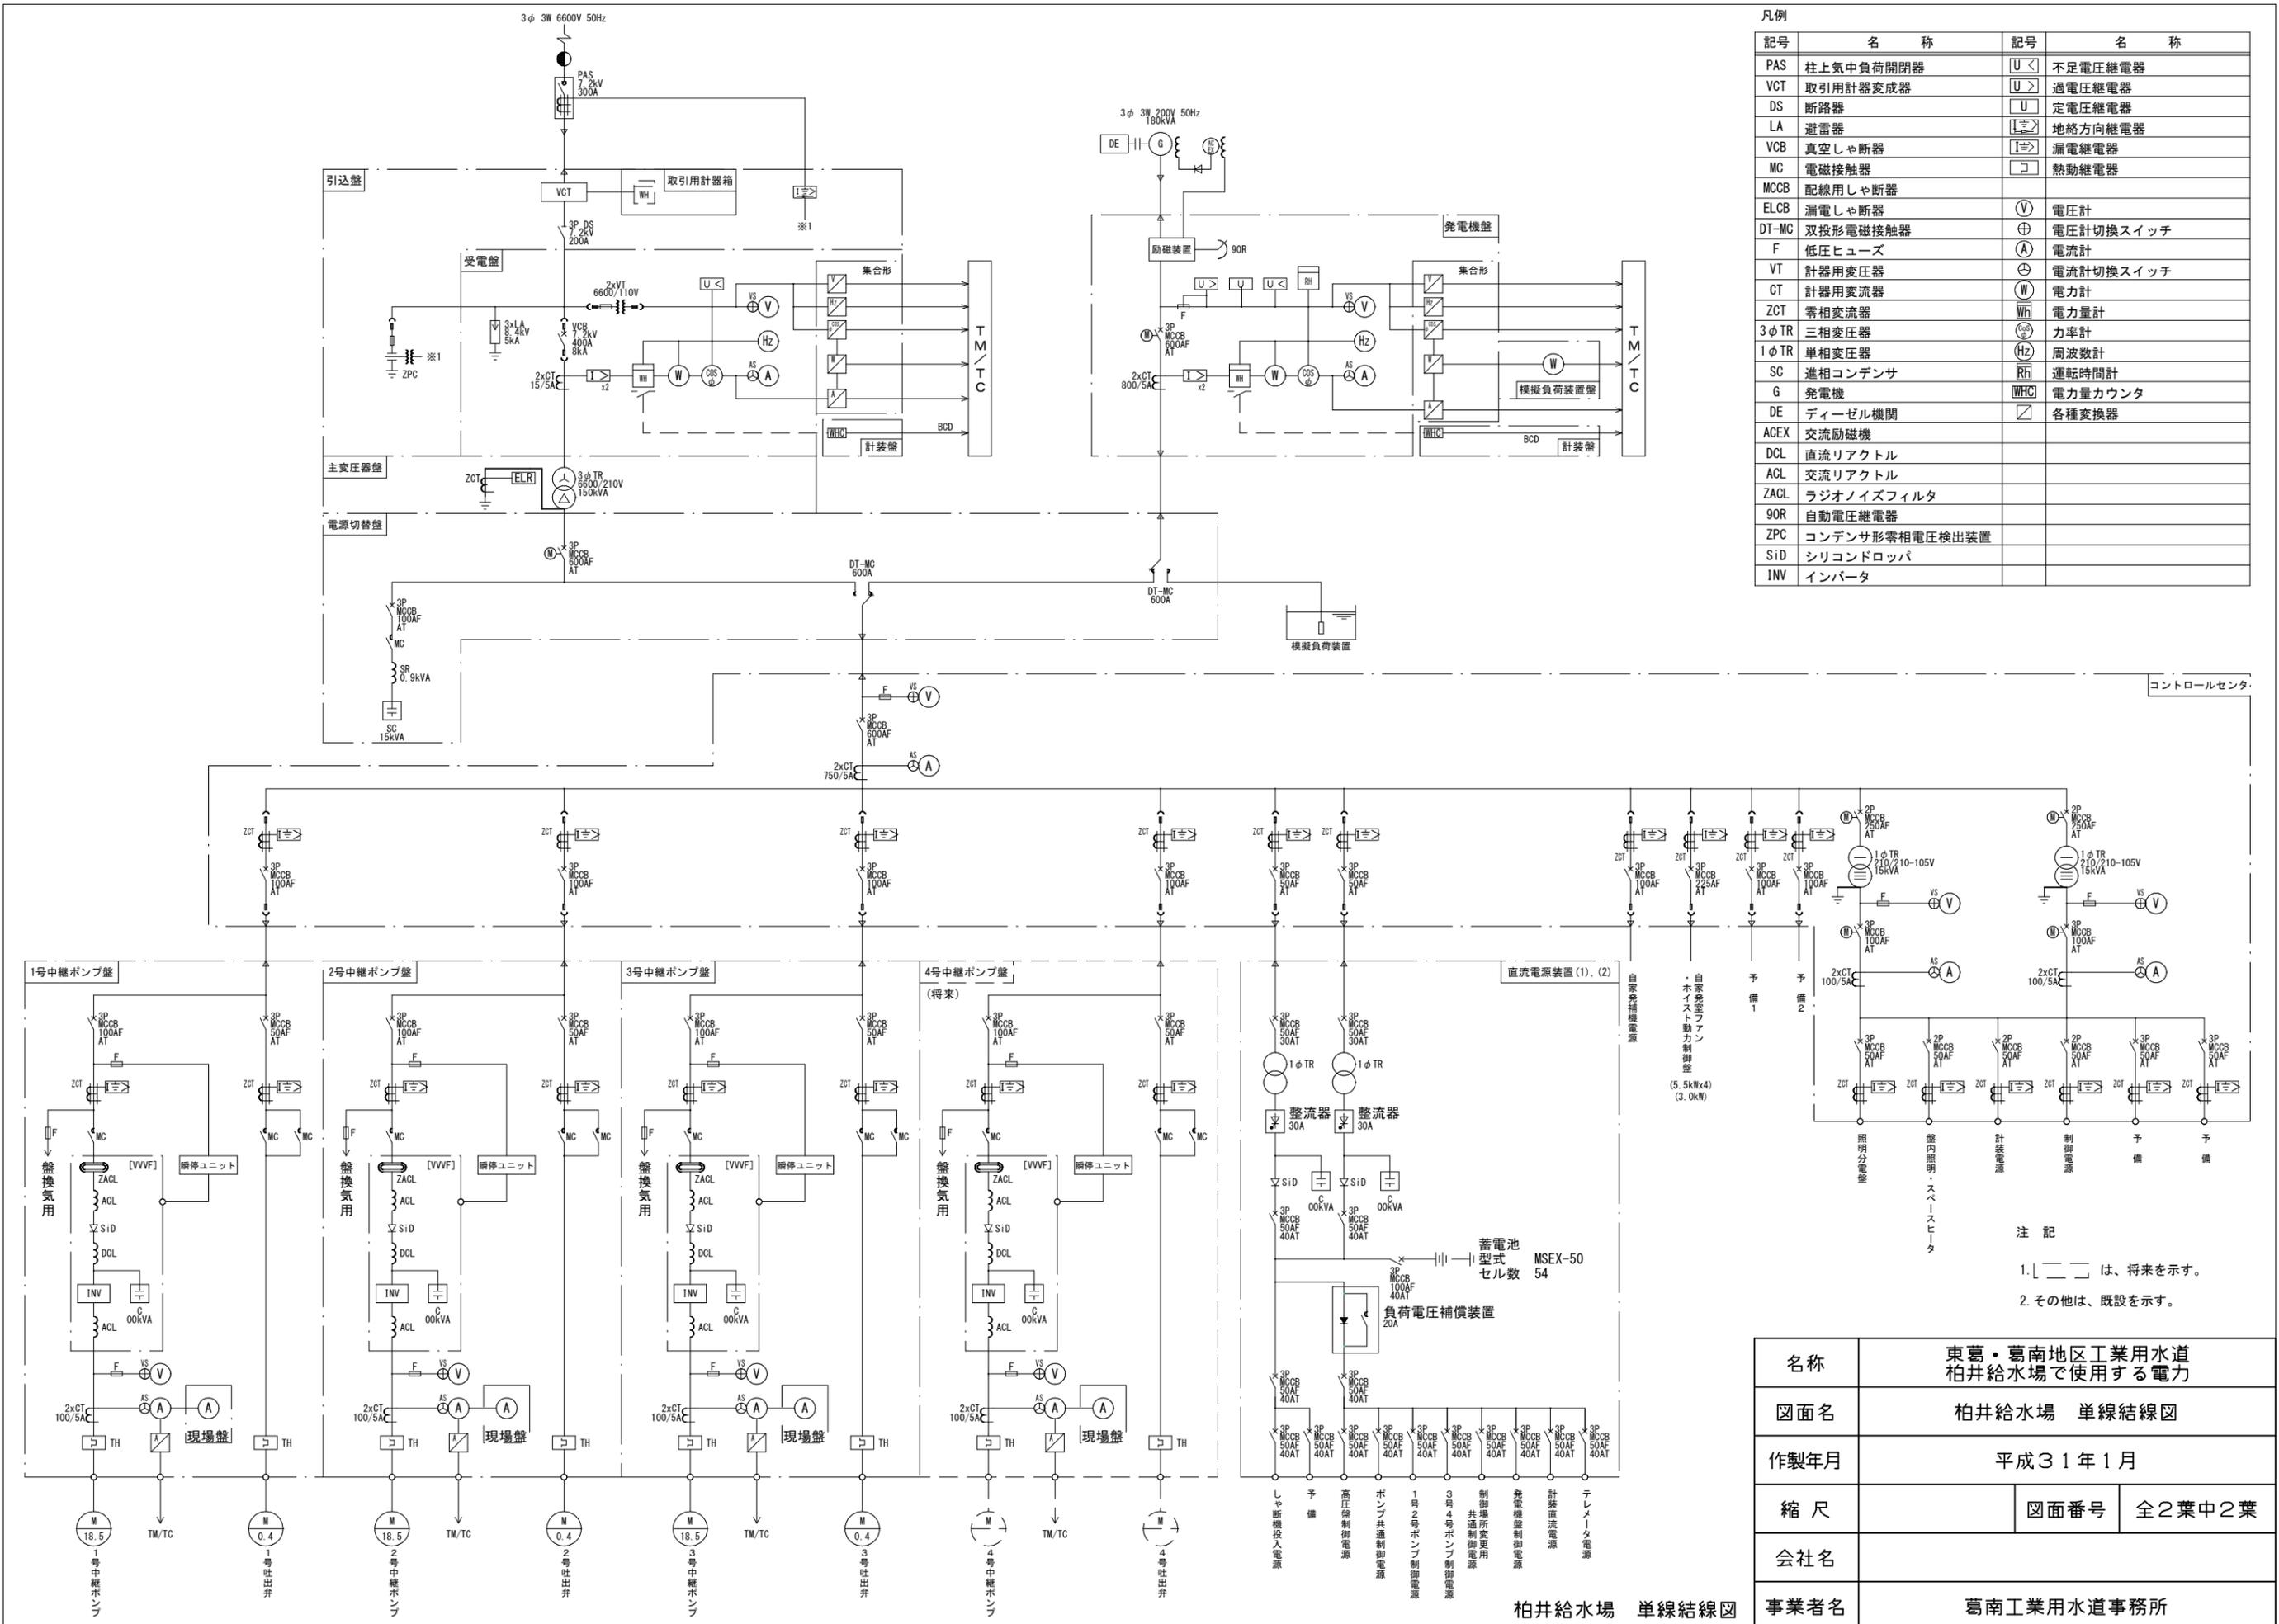

凡例

記号	名称	記号	名称
PAS	柱上気中負荷開閉器	U<	不足電圧継電器
VCT	取引用計器変成器	U>	過電圧継電器
DS	断路器	U	定電圧継電器
LA	避雷器	L=>	地絡方向継電器
VCB	真空しゃ断器	I=>	漏電継電器
MC	電磁接触器	コ	熱動継電器
MCCB	配線用しゃ断器		
ELCB	漏電しゃ断器	V	電圧計
DT-MC	双投形電磁接触器	+	電圧計切換スイッチ
F	低圧ヒューズ	A	電流計
VT	計器用変圧器	+	電流計切換スイッチ
CT	計器用変流器	W	電力計
ZCT	零相変流器	Wh	電力量計
3φTR	三相変圧器	Hz	力率計
1φTR	単相変圧器	Hz	周波数計
SC	進相コンデンサ	RH	運転時間計
G	発電機	WHC	電力量カウンタ
DE	ディーゼル機関	△	各種変換器
ACEX	交流励磁機		
DCL	直流リアクトル		
ACL	交流リアクトル		
ZACL	ラジノイズフィルタ		
90R	自動電圧継電器		
ZPC	コンデンサ形零相電圧検出装置		
SiD	シリコンドロッパ		
INV	インバータ		

コントロールセンター

注記
 1. [] は、将来を示す。
 2. その他は、既設を示す。

名称	東葛・葛南地区工業用水道 柏井給水場で使用する電力		
図面名	柏井給水場 単線結線図		
作製年月	平成31年1月		
縮尺	図面番号	全2葉中2葉	
会社名			
事業者名	葛南工業用水道事務所		

柏井給水場 単線結線図