

委託名	木更津南部地区工業用水道 人見浄水場で使用する電力		
図面名	案内図・位置図		
作成年月日	平成30年12月		
縮尺	NTS	図面番号	1 / 4
会社名			
事業者名	君津工業用水道事務所		

人見浄水場




○ : 受電場所

委託名	木更津南部地区工業用水道 人見浄水場で使用する電力		
図面名	人見浄水場敷地平面図		
作成年月日	平成30年12月		
縮尺	NTS	図面番号	2 / 4
会社名			
事業者名	君津工業用水道事務所		


非常用発電設備

1号線(常時)


2号線(予備)

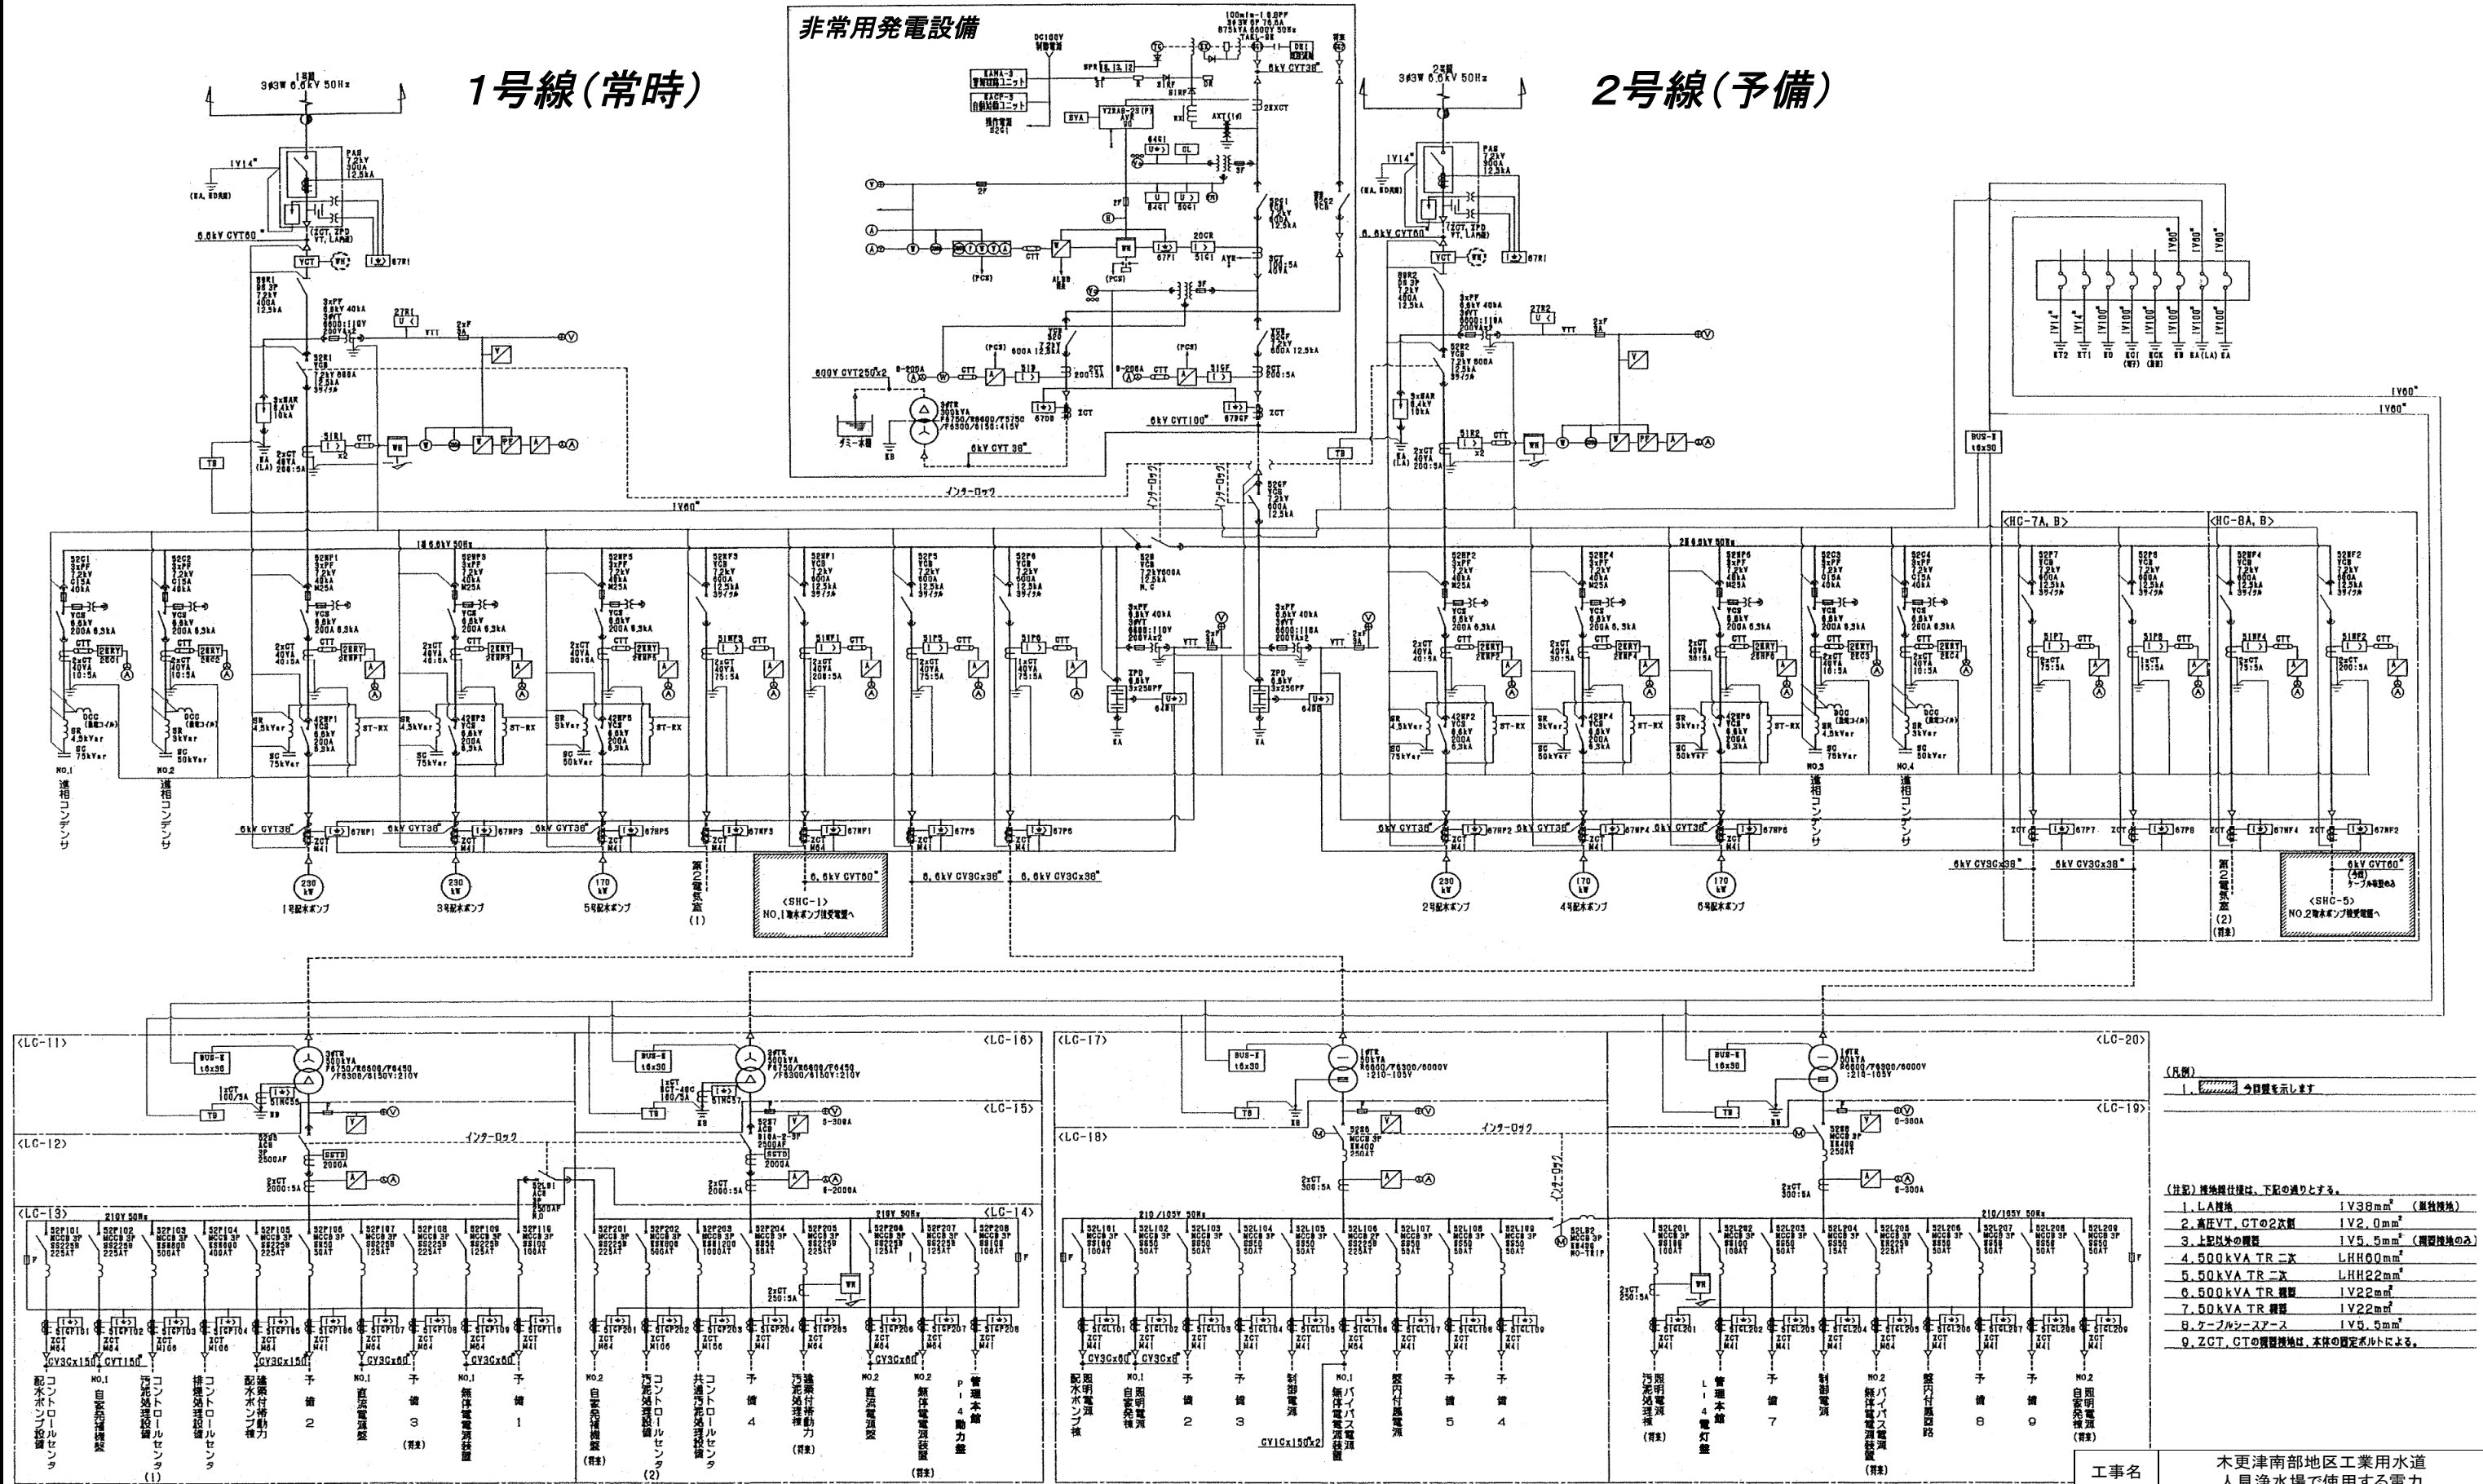

工事名	木更津南部地区工業用水道 人見浄水場で使用する電力		
図面名	配水ポンプ棟単線結線図		
作成年月日	平成30年12月		
縮尺	NTS	図面番号	3 / 4
会社名			
事業者名	君津工業用水道事務所		

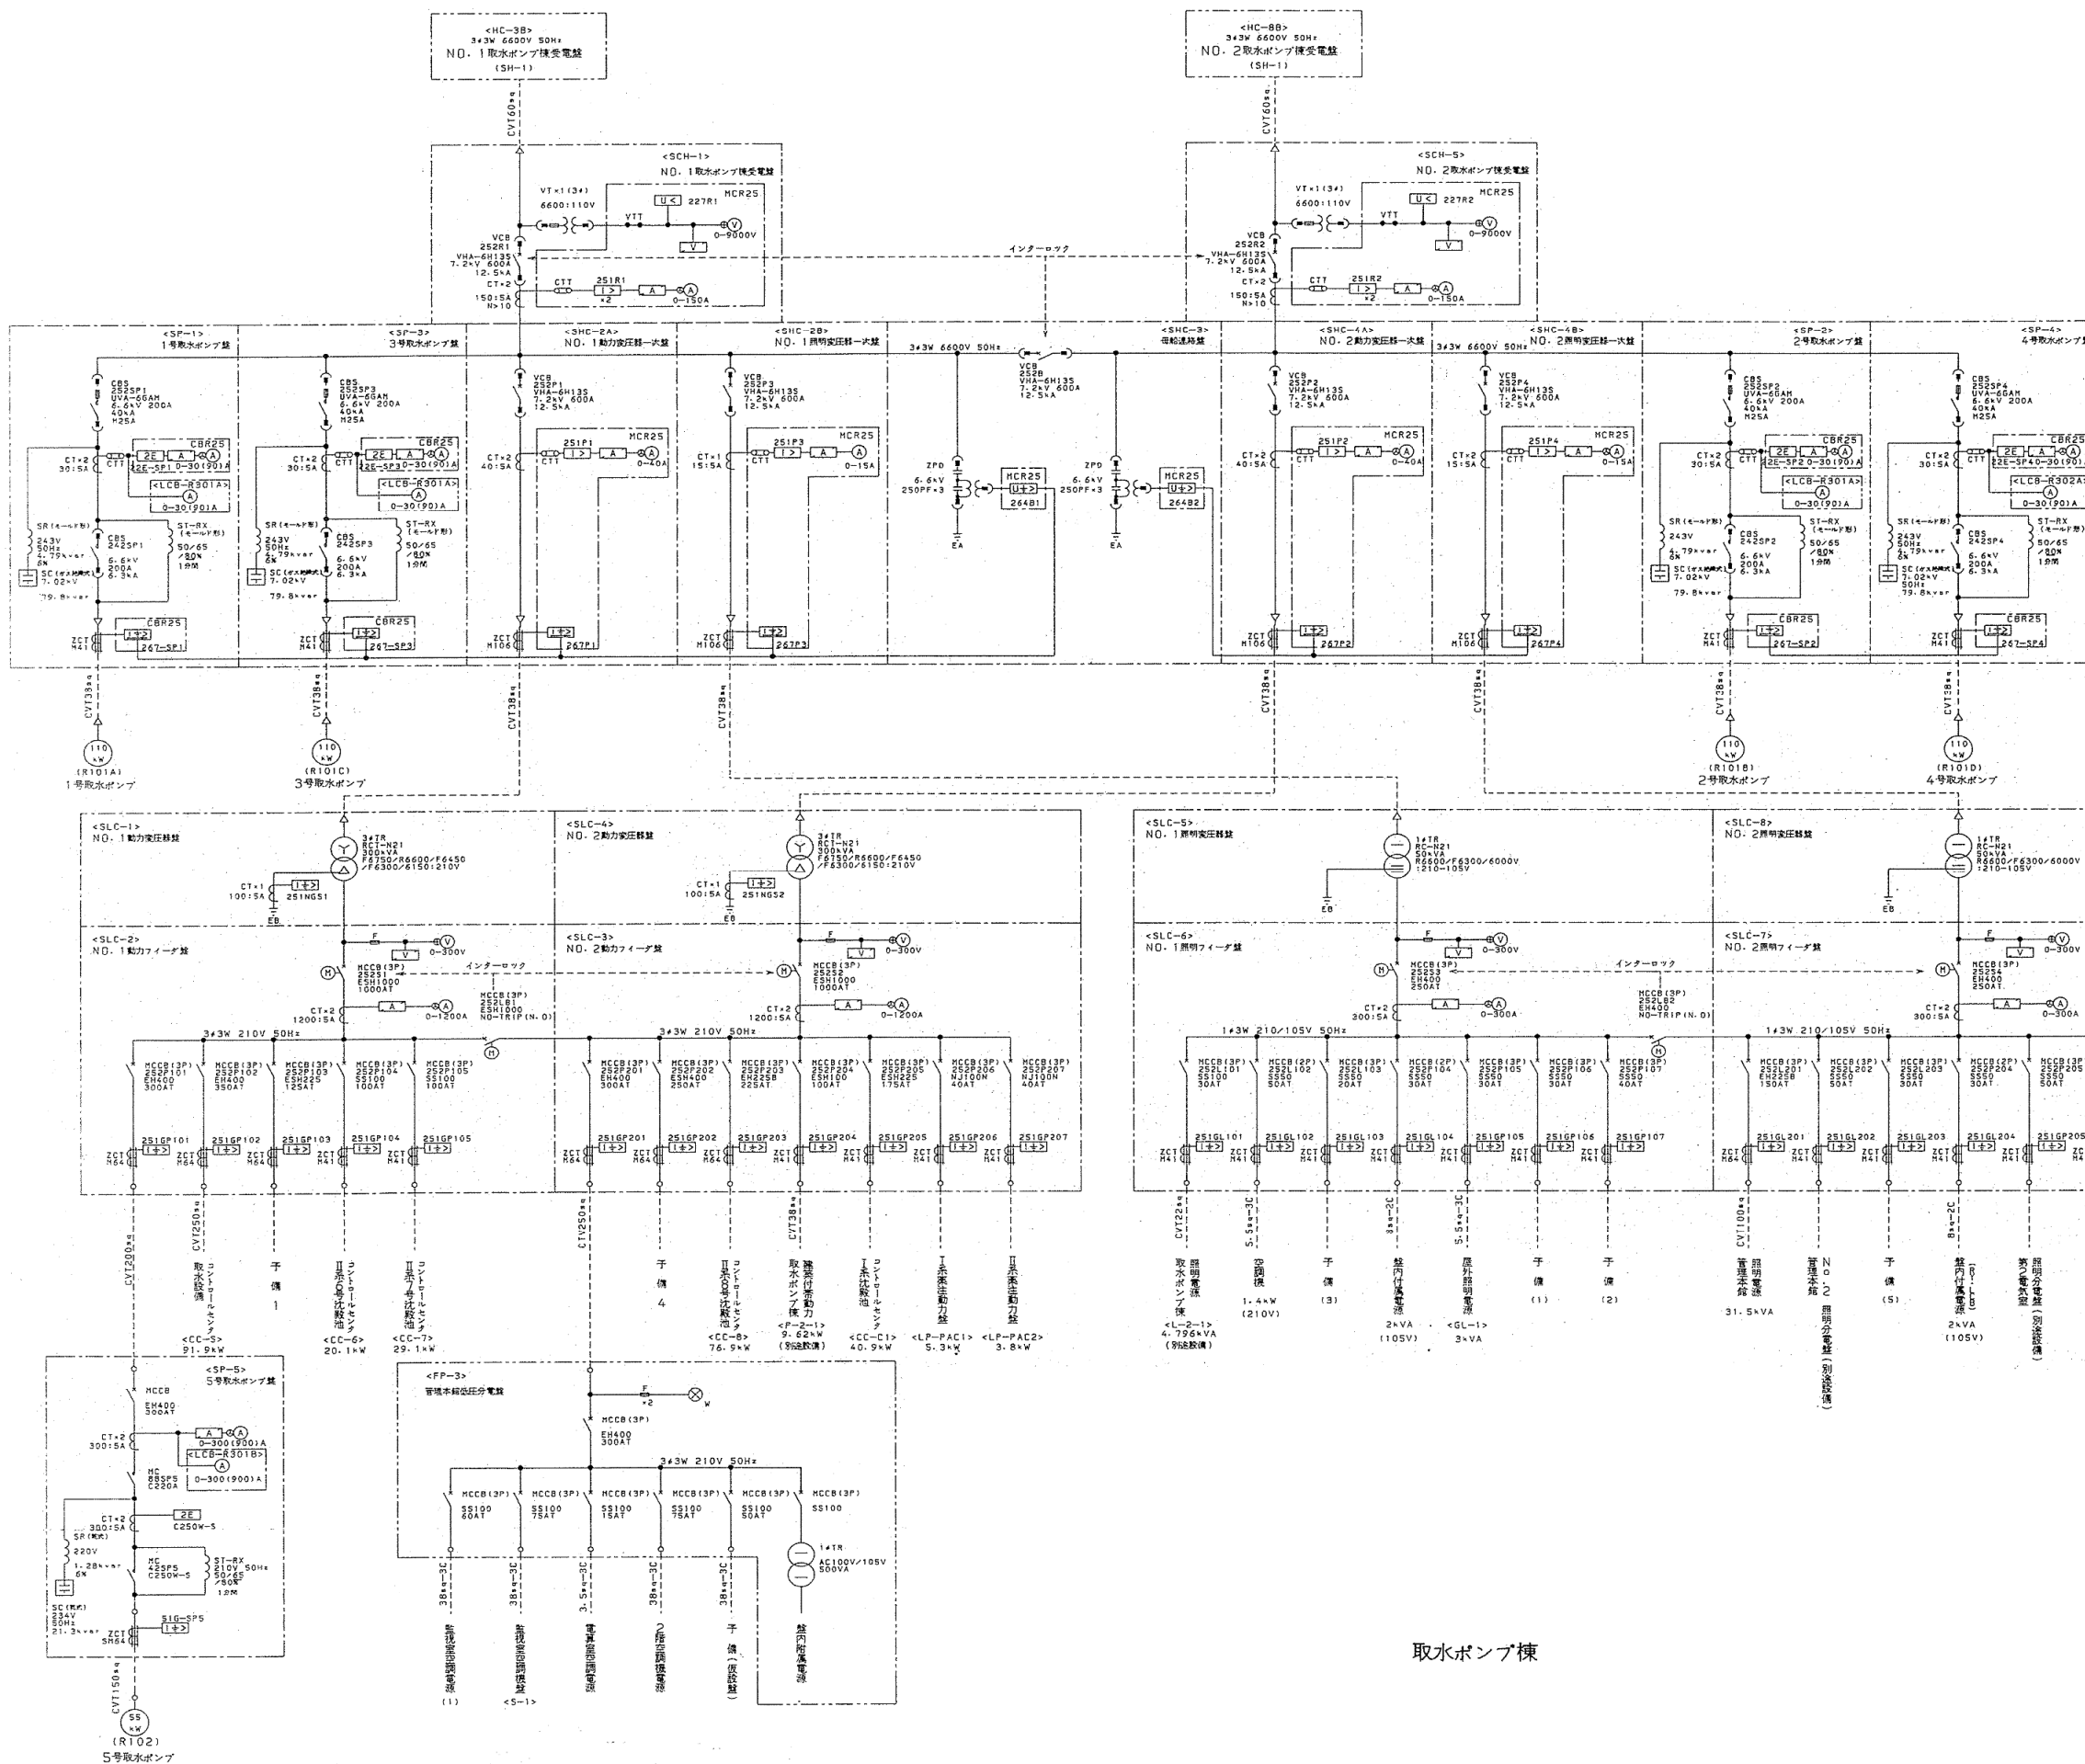

取水ポンプ棟

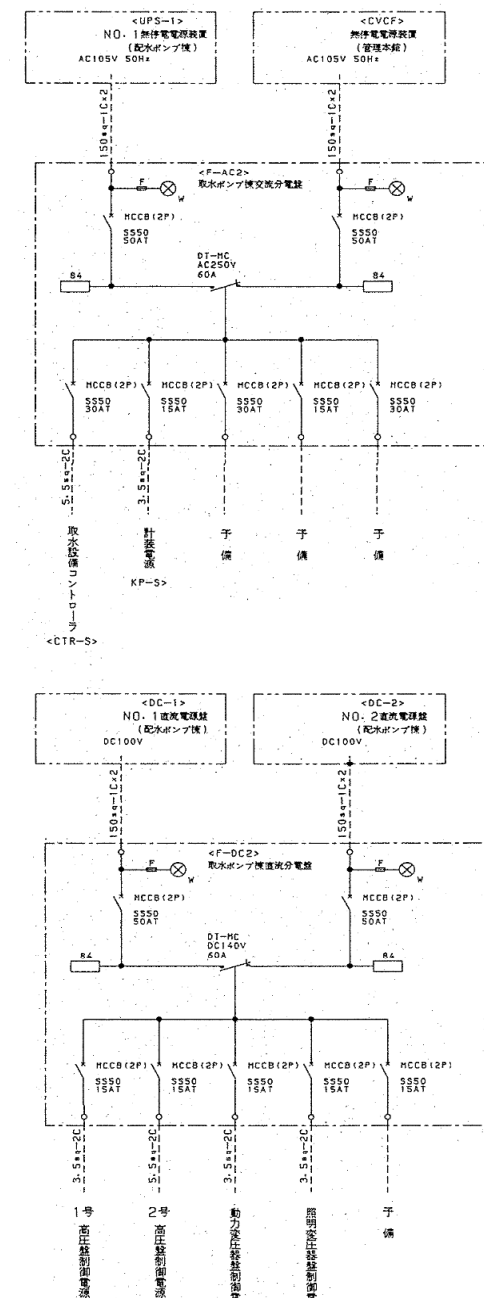

工事名	木更津南部地区工業用水道 人見浄水場で使用する電力		
図面名	取水ポンプ棟単線結線図		
作成年月日	平成30年12月		
縮尺	NTS	図面番号	4 / 4
会社名			
事業者名	君津工業用水道事務所		