



## 109号建物他LED化工事

表紙共7枚


工事名称	109号建物他LED化工事				図面番号	1/7
図面名称	表紙				縮尺	—
業務隊長	管理科長	営繕班長	企画係長	管財主任	設計	
陸上自衛隊秋田駐屯地業務隊				令和5年10月6日		

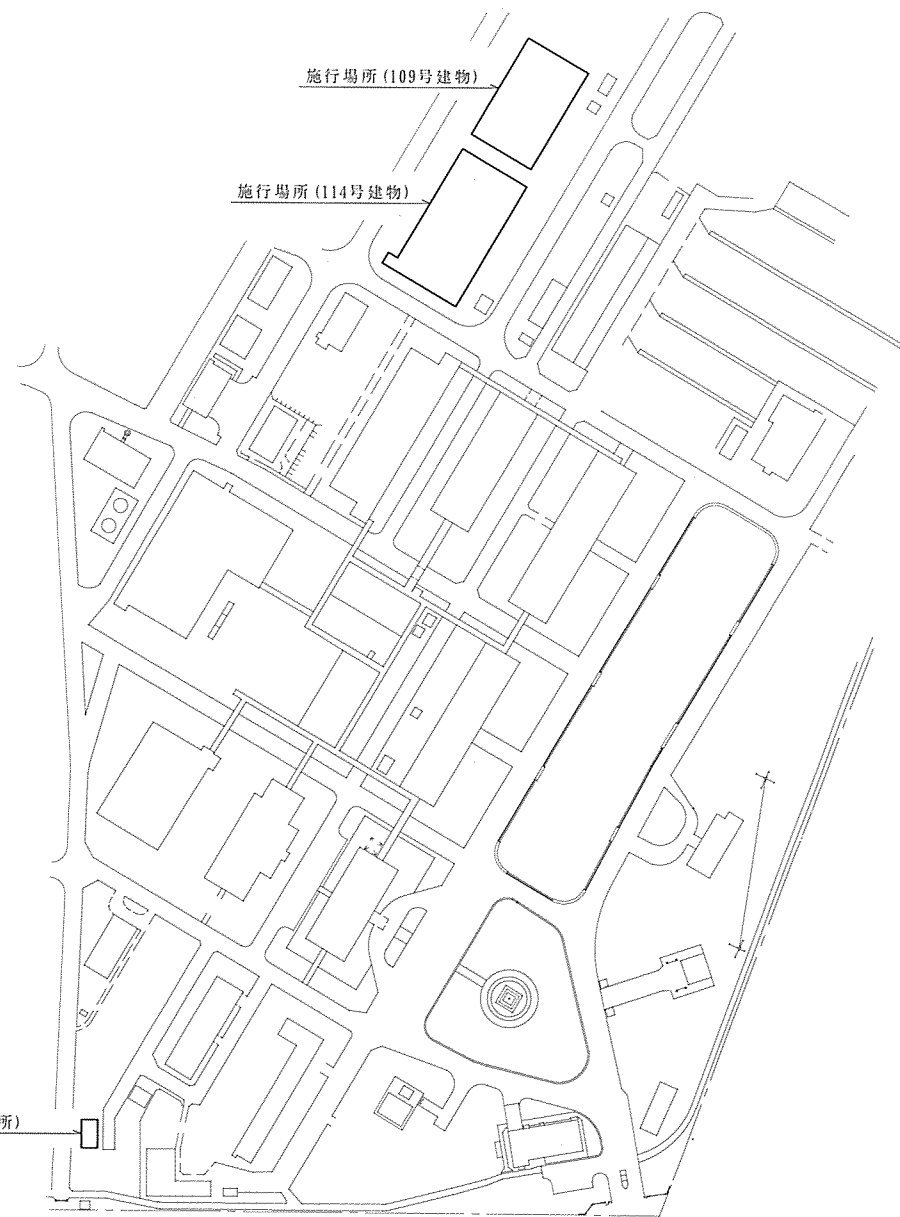

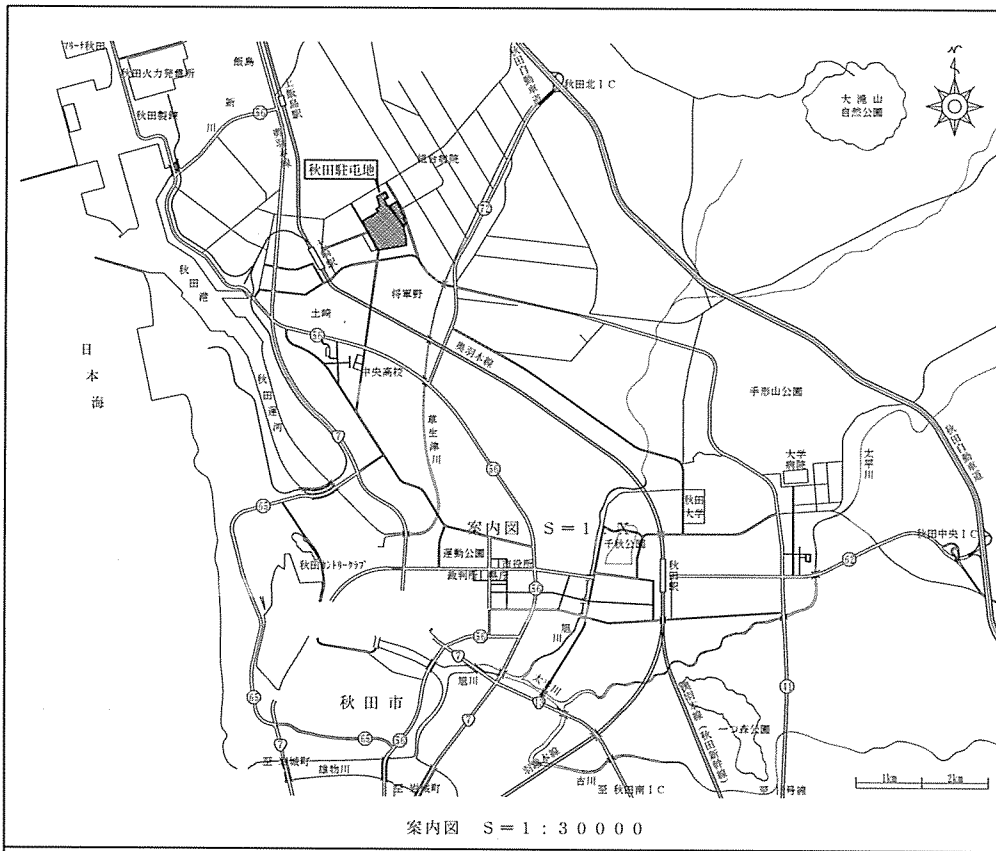

配置図 S = 1 : 2000

工事名称	109号建物他LED化工事	図面番号	3/7
図面名称	案内図・配置図	縮尺	図示
陸上自衛隊秋田駐屯地業務隊			

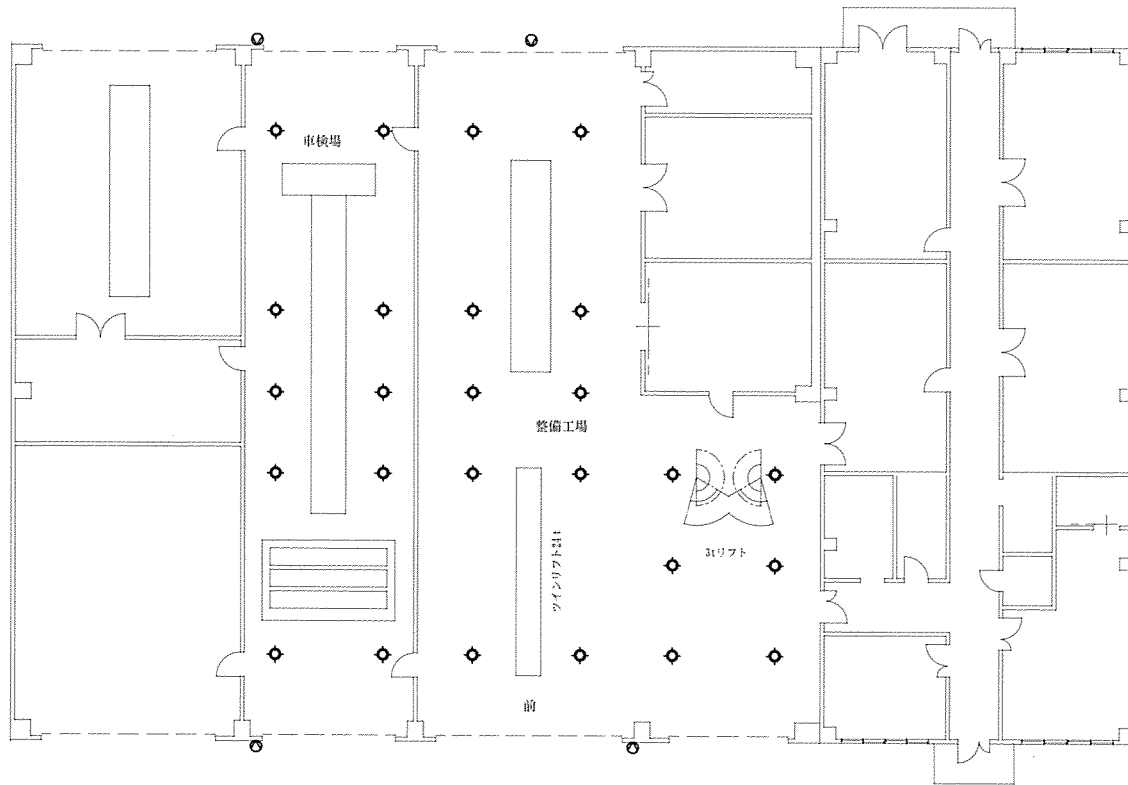


109号建物平面図 S=1:200

凡例 (既設撤去)			
記号	名称	規格	台数
●	投光器	MF250W×1 BT-4051X	4
◆	高天井器具	MF400W×1 HSR1W-160-400	25

交換

凡例 (新設)				
記号	名称	公共施設形名	参考	台数
●	LED器具 投光器 (重耐塩仕様)	LPJ1W-160	EL-S20041N/WYJ (三菱) 同等	4
◆	LED器具 高天井	LSR1W-200	EL-GT20510N/ARHTJ (三菱) 同等	25

工事名称	109号建物他LED化工事	図面番号	4/7
図面名称	109号建物平面図	縮尺	図示
陸上自衛隊秋田駐屯地業務隊			

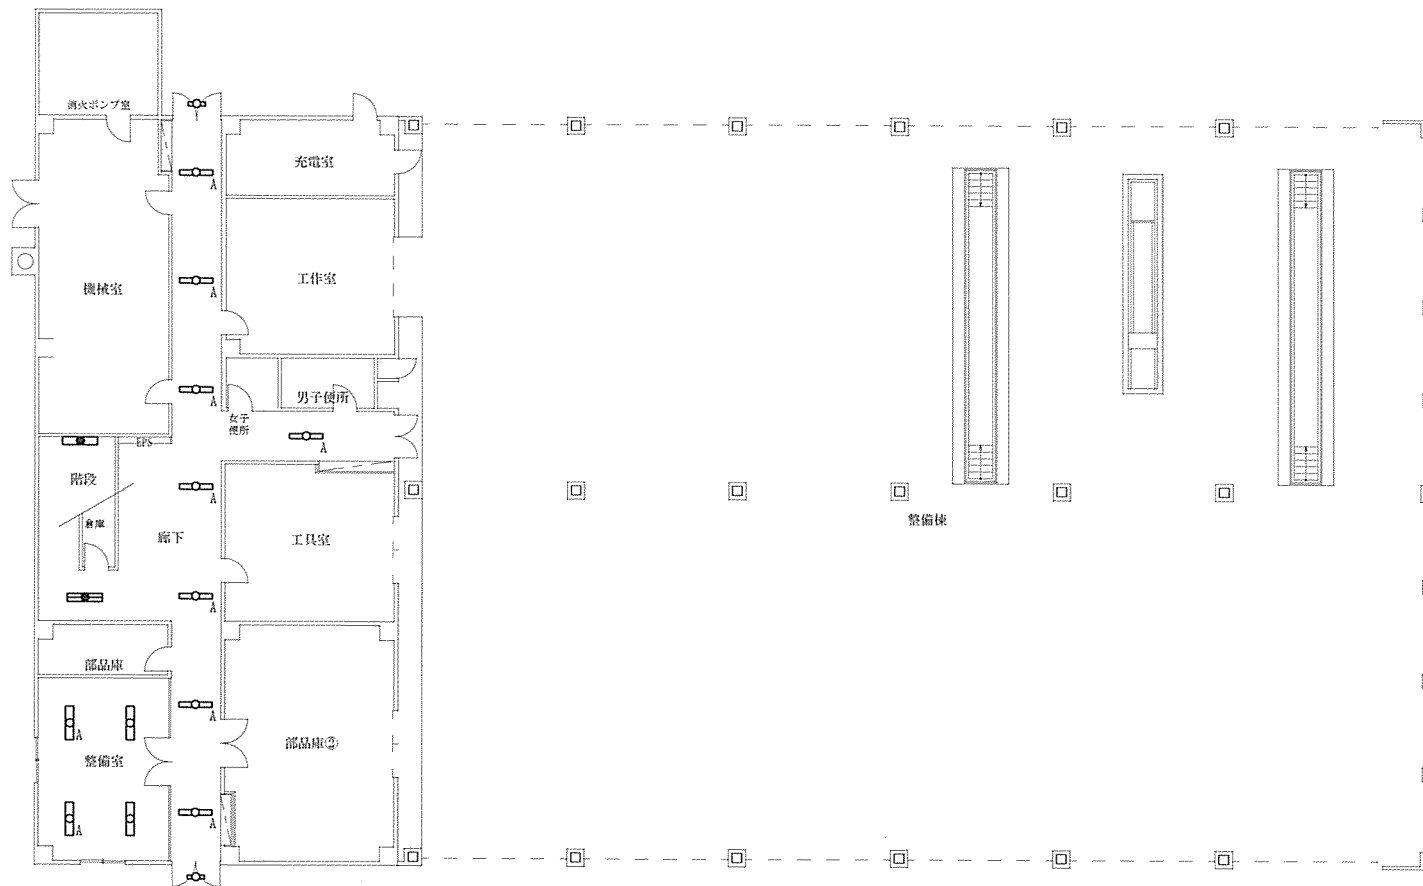


114号建物1F平面図 S=1:200

凡例	(既設撤去)		
記号	名称	規格	台数
	蛍光灯器具 埋込	FHF32W×2 FSA42700APX9	2
	蛍光灯器具 埋込連続調光	FHF32W×2 FSA42700APX9	2
	蛍光灯器具 埋込非常用	FHF32W×2 FSG42700A	1
	蛍光灯器具 壁付付1/非常用	FHF25W×1 FSS41882	1
	蛍光灯器具 埋込連続調光	FHF32W×1 XF318APX9	8
	蛍光灯器具 2+4(1付)防雨防塵	FL20W×1 FW21825Z	2

交換 →

凡例	(新設)			
記号	名称	公共施設形名	参考	台数
	LED器具 埋込	LRS3CC-4	MY-B450334/NAHTN (三菱) 同等	2
	LED器具 埋込連続調光	LRS3CC-4	MY-B450334/NAHZ (三菱) 同等	2
	LED器具 埋込非常用	---	MY-BK450333B/NAHTN (三菱) 同等	1
	LED器具 壁付ゼロコン非常用	---	KSCF41735LE9 0V (三菱) 同等	1
	LED器具 埋込連続調光	LRS6-4	MY-B425331/NAHZ (三菱) 同等	8
	LED器具 2+4(1付)防雨防塵	LBF3MP/RP-2	EL-LR-WF06008/2AHTN (三菱) 同等	2

工事名称	109号建物他LED化工事	図面番号	5/7
図面名称	114号建物1F平面図	縮尺	
		図示	
陸上自衛隊秋田駐屯地業務隊			

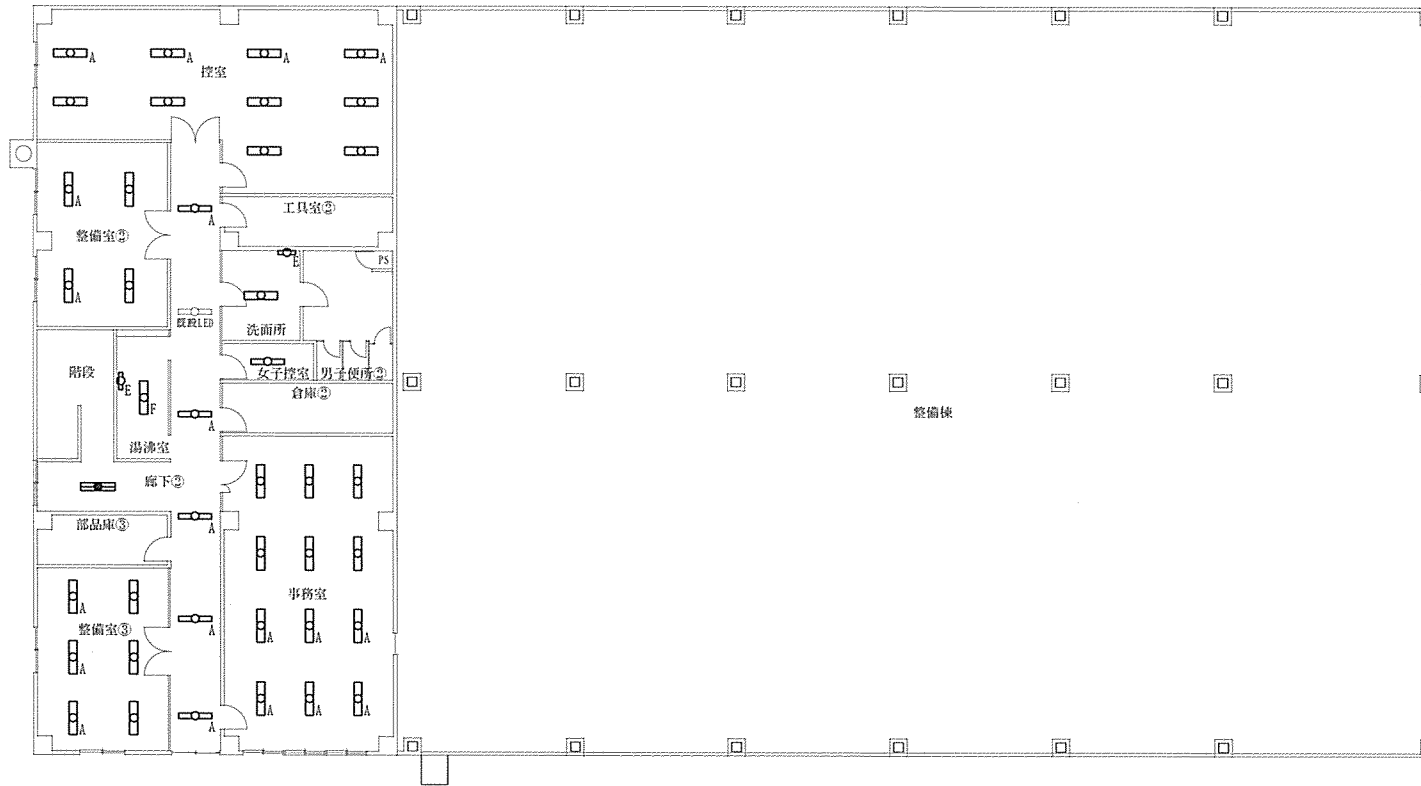

114号建物2F平面図 S=1:200

凡例 (既設撤去)			
記号	名称	规格	台数
□	蛍光灯器具 埋込	FHF32W×2 FSA42700APX3	18
□ <sub>A</sub>	蛍光灯器具 埋込連続調光	FHF32W×2 FSA42700APX9	15
□ <sub>F</sub>	蛍光灯器具 逆富士防雨防露	FHF32W×2 FSN42001A	1
≡	蛍光灯器具 埋込非常用	FHF32W×2 FSG42700A	1
□	蛍光灯器具 埋込	FHF32W×1 XF318BAPF9	1
□ <sub>A</sub>	蛍光灯器具 埋込連続調光	FHF32W×1 XF318BAPX9	5
○ <sub>E</sub>	蛍光灯器具 流し元灯	FL20W×1 HW275KTMGPL	2

交換

凡例 (新設)					
記号	名称	公共施設形名	参考	台数	
□	LED器具 埋込	LRS3CC-1	MY-B450334/NAHTN (三菱) 同等	18	
□ <sub>A</sub>	LED器具 埋込連続調光	LRS3CC-4	MY-B450334/NAHZ (三菱) 同等	15	
□ <sub>F</sub>	LED器具 逆富士防雨防露	---	MY-WV450530/NAHTN (三菱) 同等	1	
≡	LED器具 埋込非常用	---	MY-BK150333B/NAHTN (三菱) 同等	1	
□	LED器具 埋込	LRS6-1	MY-B425331/NAHTN (三菱) 同等	1	
□ <sub>A</sub>	LED器具 埋込連続調光	LRS6-4	MY-B425331/NAHZ (三菱) 同等	5	
○ <sub>E</sub>	LED器具 流し元灯	---	EL-LFV200511HN (1284) (三菱) 同等	2	

工事 名称	109号建物他LED化工事	図面 番号	6/7
図面 名称	114号建物2F平面図	縮尺	図示
陸上自衛隊秋田駐屯地業務隊			

