


設計者	サニール	名称	南瀬総合福祉会館「ゆとりの森」空調設備更新工事	2級建築士 第10382号 南瀬	担当	村瀬	作成	島田	03
図面	1階平面図	縮尺	A2-1/200	製図	島田				
日付	2016.12.16	図番	A3-1/282						

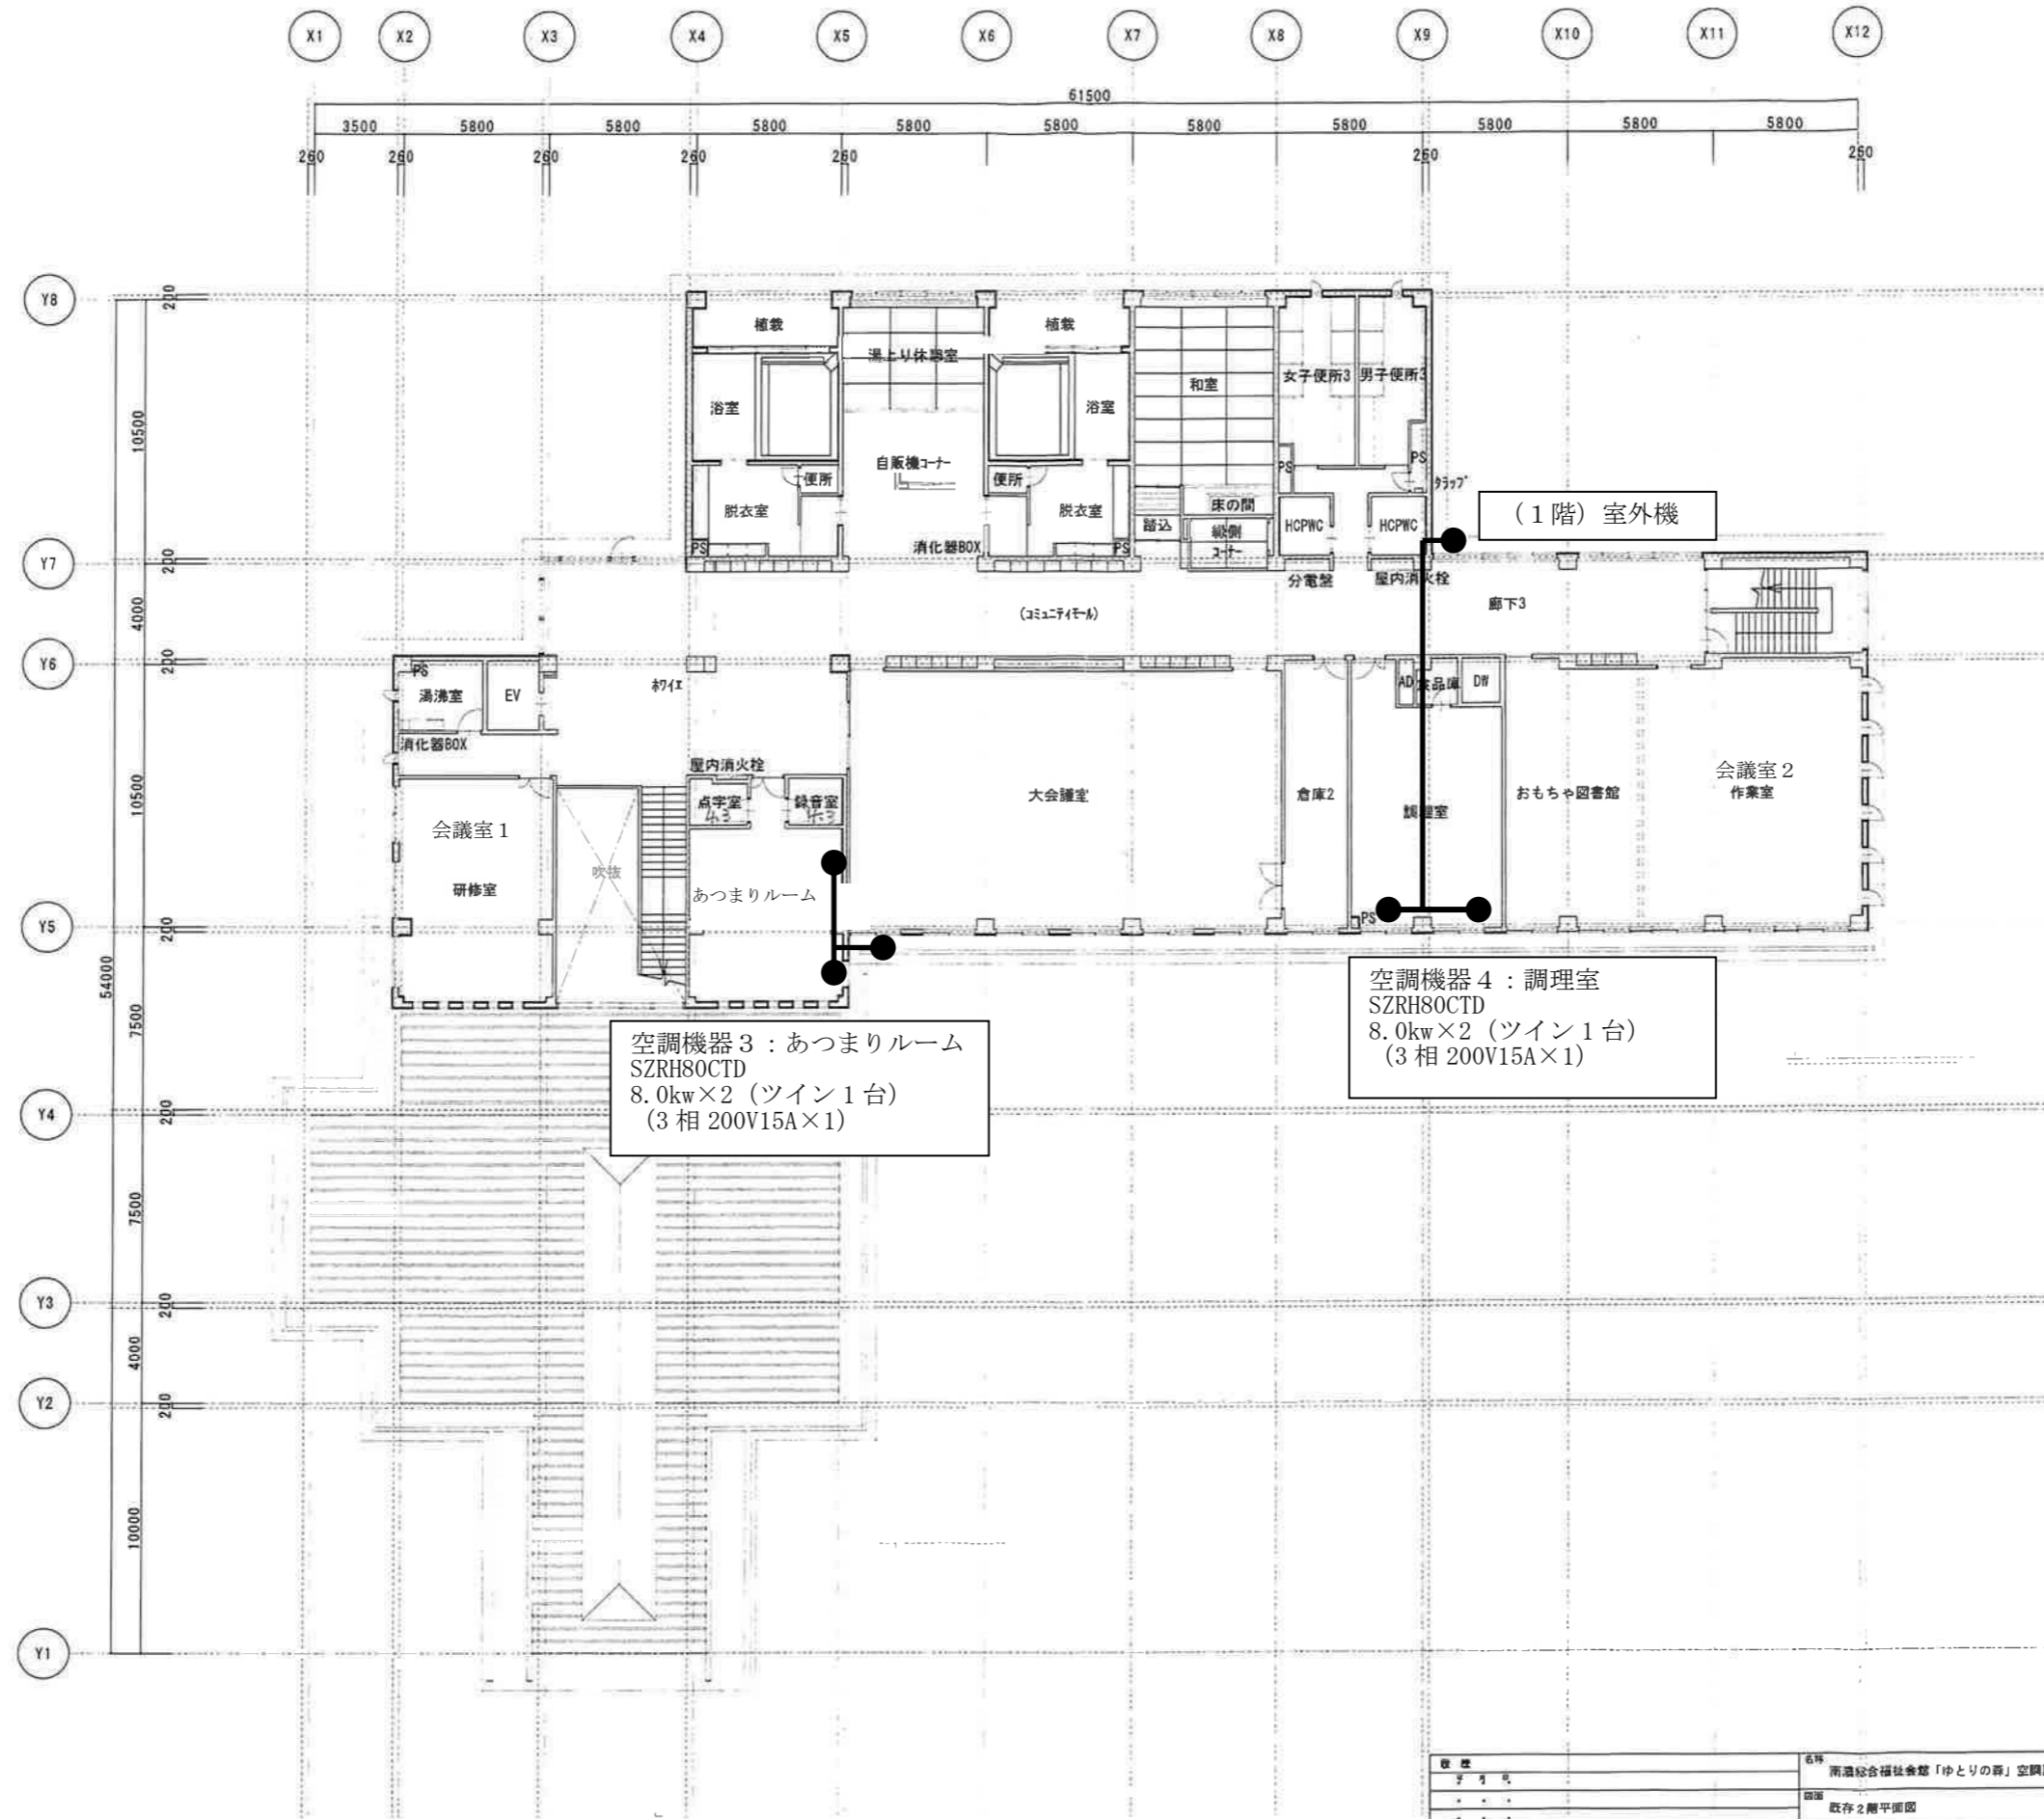

空調機器 3 : あつまりルーム  
SZRH8OCTD  
8.0kw×2 (ツイン1台)  
(3相 200V15A×1)

空調機器 4 : 調理室  
SZRH8OCTD  
8.0kw×2 (ツイン1台)  
(3相 200V15A×1)

(1階) 室外機

図名	南濃総合福祉会館「ゆとりの森」空調設備更新工事	2. 設備図士	第10382号	種別	標準	作図	栗田	04
図面	既存2階平面図	栗田 佳郎		材料		栗田		
縮尺				縮尺	A2-1:200			
日付	2016.12.16			縮尺	A3-1:200			