


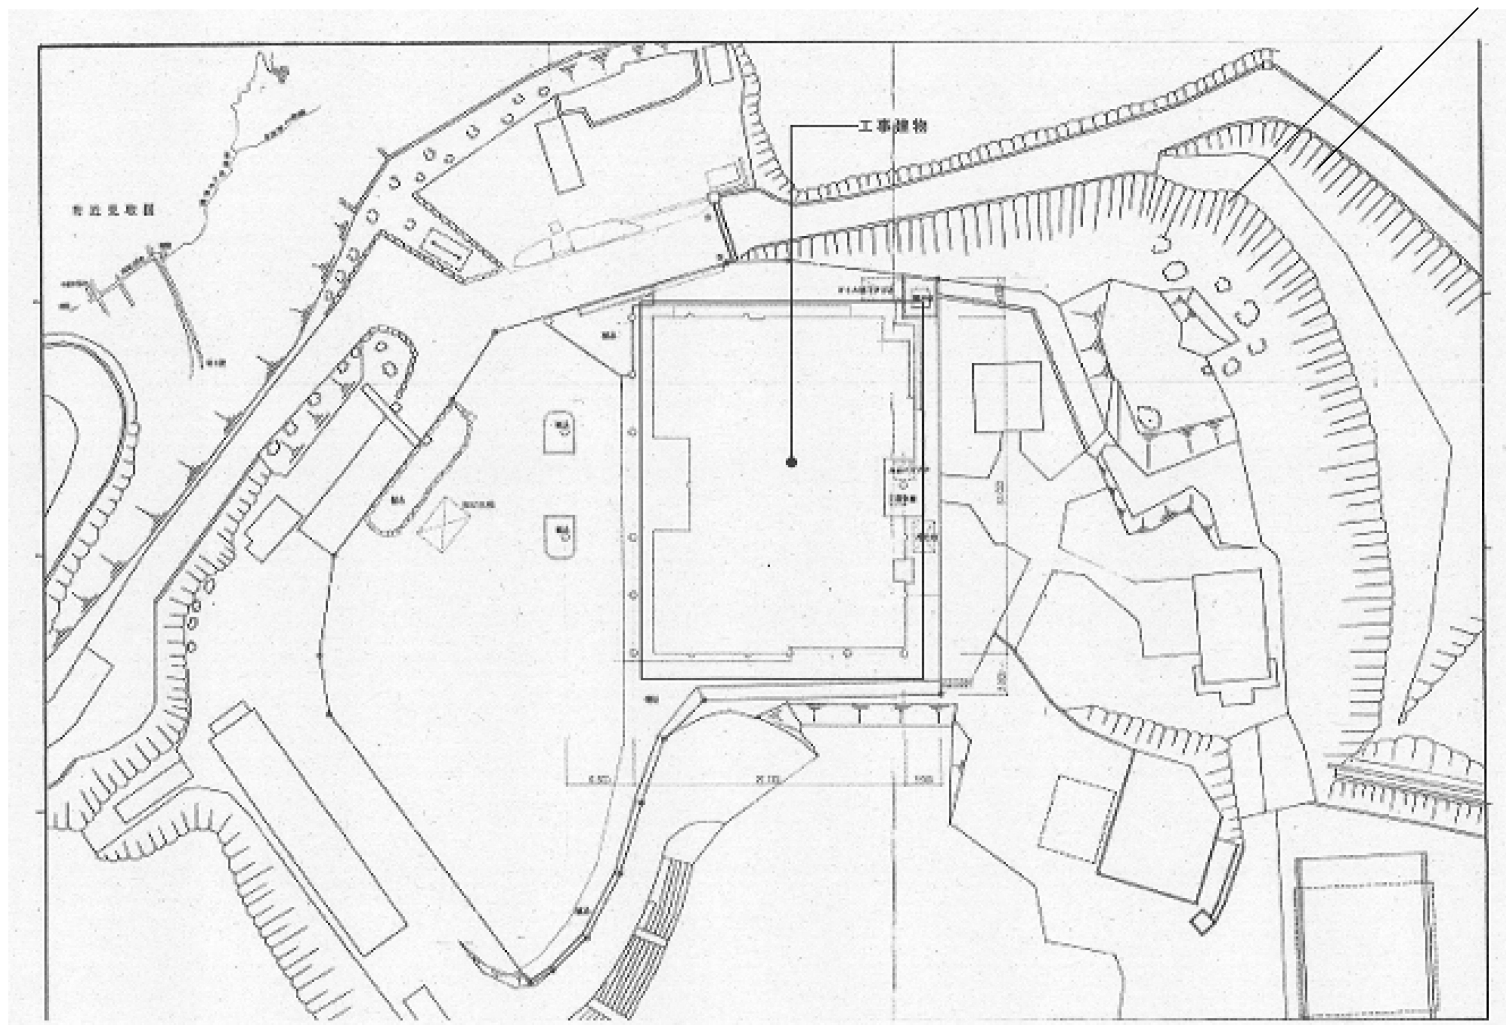

【 修繕概要 】

- ・ 2号炉主・再燃焼室耐火物全面修繕
- ・ 3号炉再燃バーナ取替（参考品番）ロザイ工業 782P同等品
- ・ 3号炉バクサーコントローラ取替（参考品番）岡谷精立工業 PEC-50P
- ・ 3号炉炉圧用バクサーコントローラ取替（参考品番）岡谷精立工業 PEC-50P
- ・ 2号炉 耐火台車上部取替



竹原市建設部 都市整備課

〒725-8666 広島県竹原市中央五丁目1番35号  
TEL 0846-22-2270 FAX 0846-22-8579

課長	主査	係長	係員


設計者・設計事務所名
1級建築士(大臣登録)第 号 印

工事名
竹原市斎場火葬炉設備修繕工事

図面内容・縮尺
附近見取図・配置図 修繕概要

比尺標準 A2 100×71・50% A3 100×71・50% A4 100×71・50%
設計 令和8年5月

図面番号
01

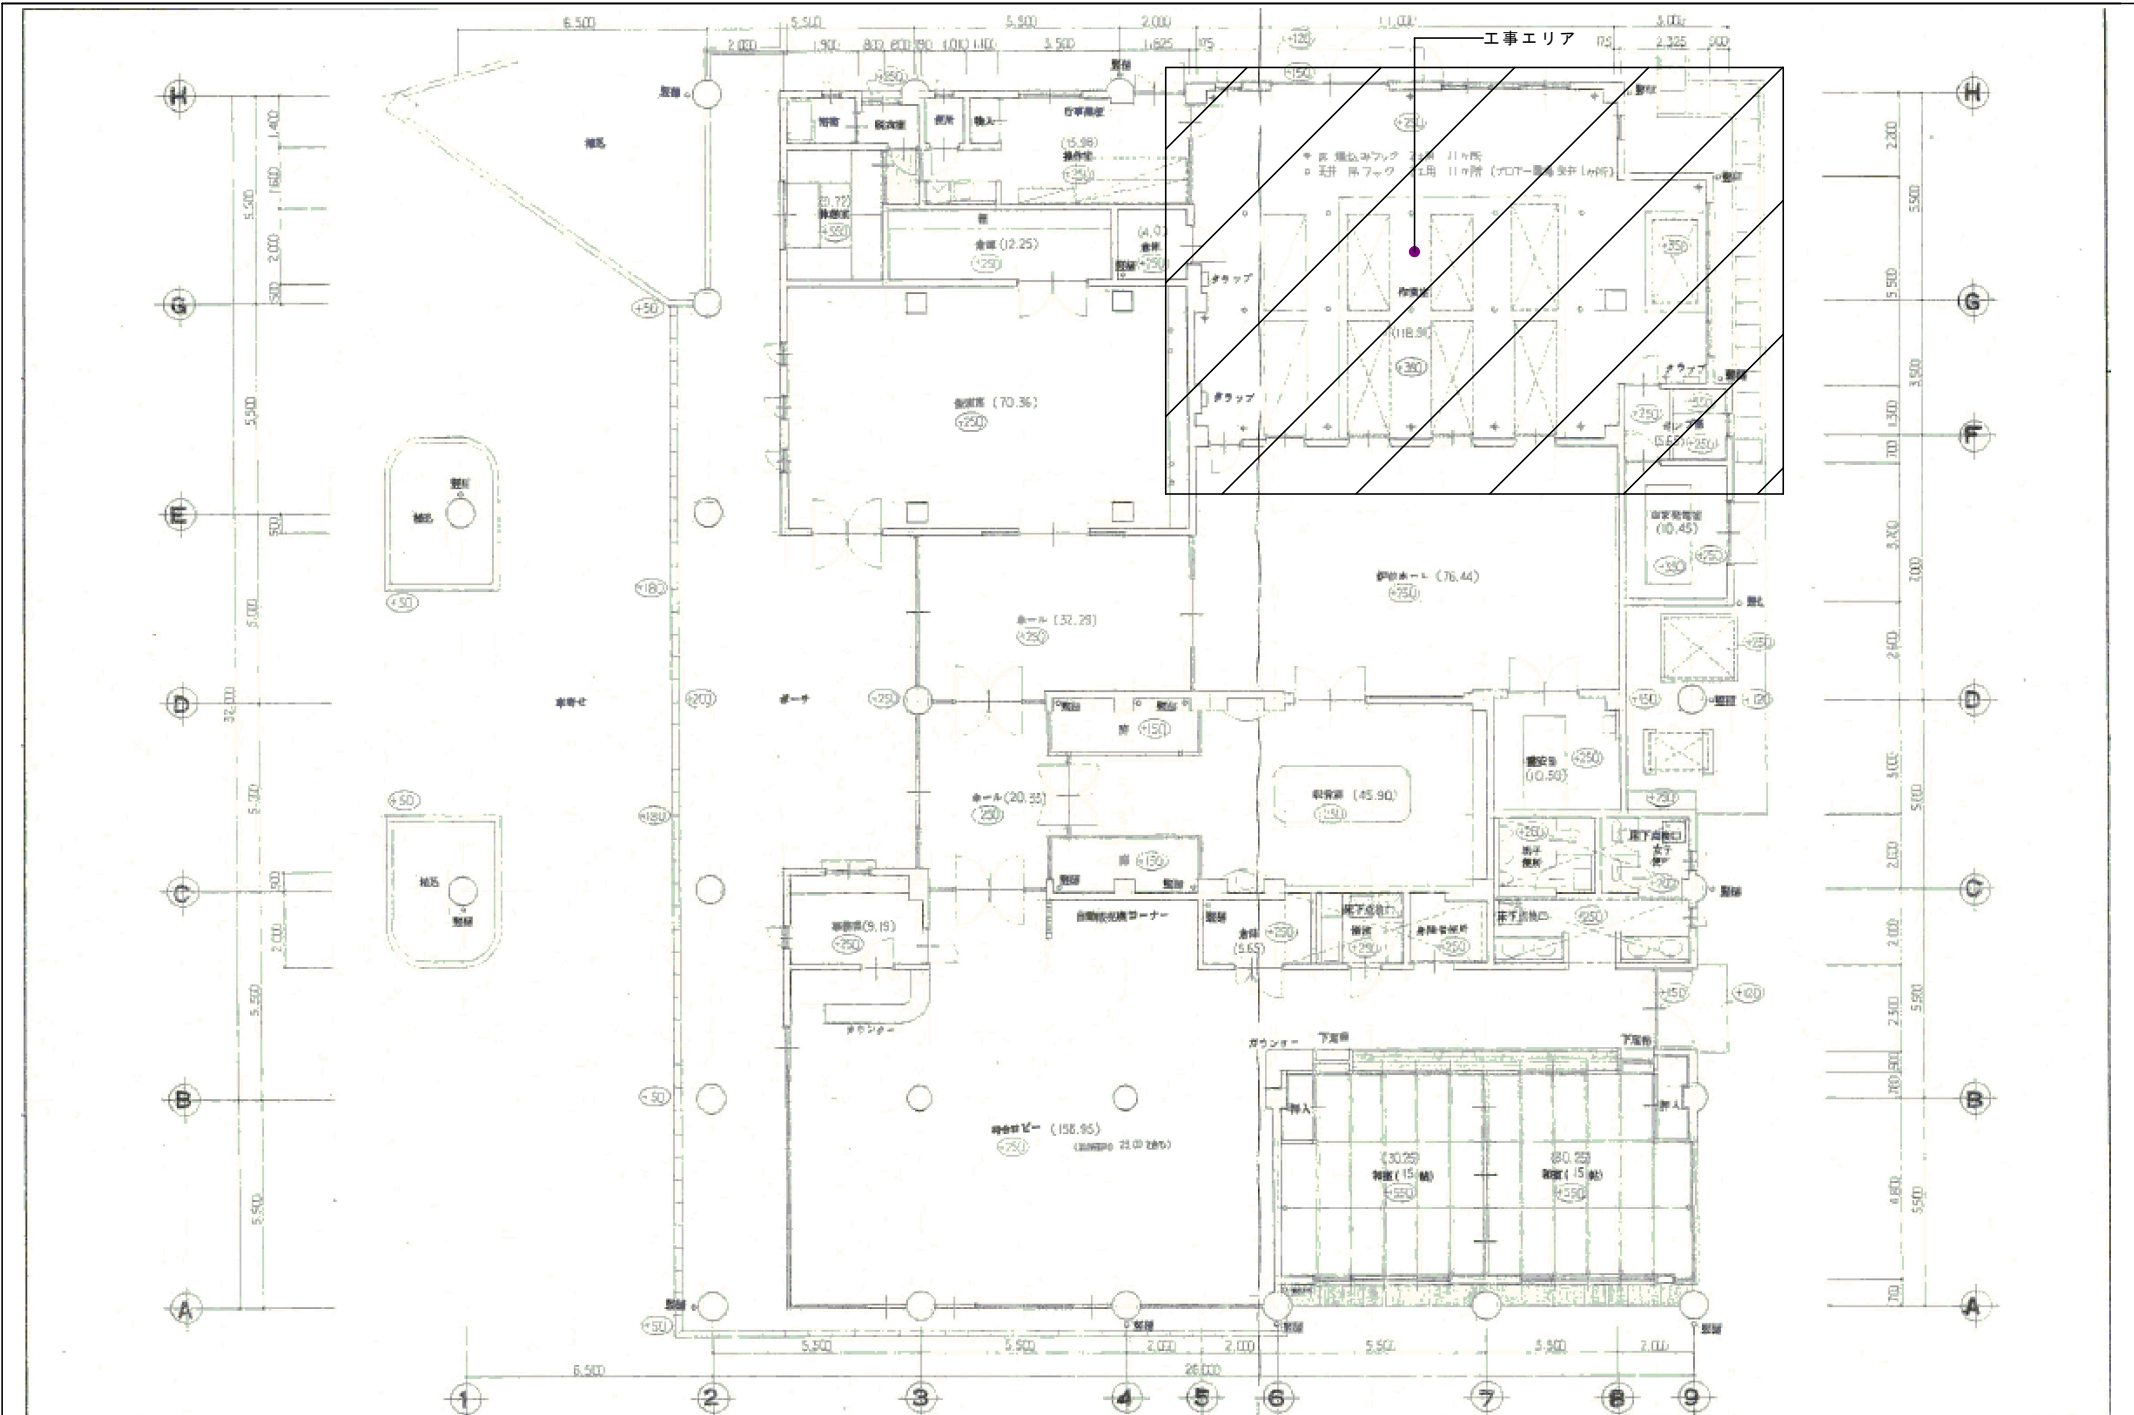


**竹原市建設部 都市整備課**  
 〒725-8666 広島県竹原市中央五丁目1番3-5号  
 TEL 0846-22-2270 FAX 0846-22-8579


課長	主査	係長	係員	設計者・設計事務所名
				1級建築士(大臣登録)第 号
番				印
查				

工事名  
**竹原市斎場火葬炉設備修繕工事**

図面内容・縮尺  
**1階平面図**

出力標準 A2 - 100 × 71 - 50% A3 - 100 × 71 - 50% A4 - 100 × 71 - 50%	図面番号
設計	02
令和8年5月	

構造断面図

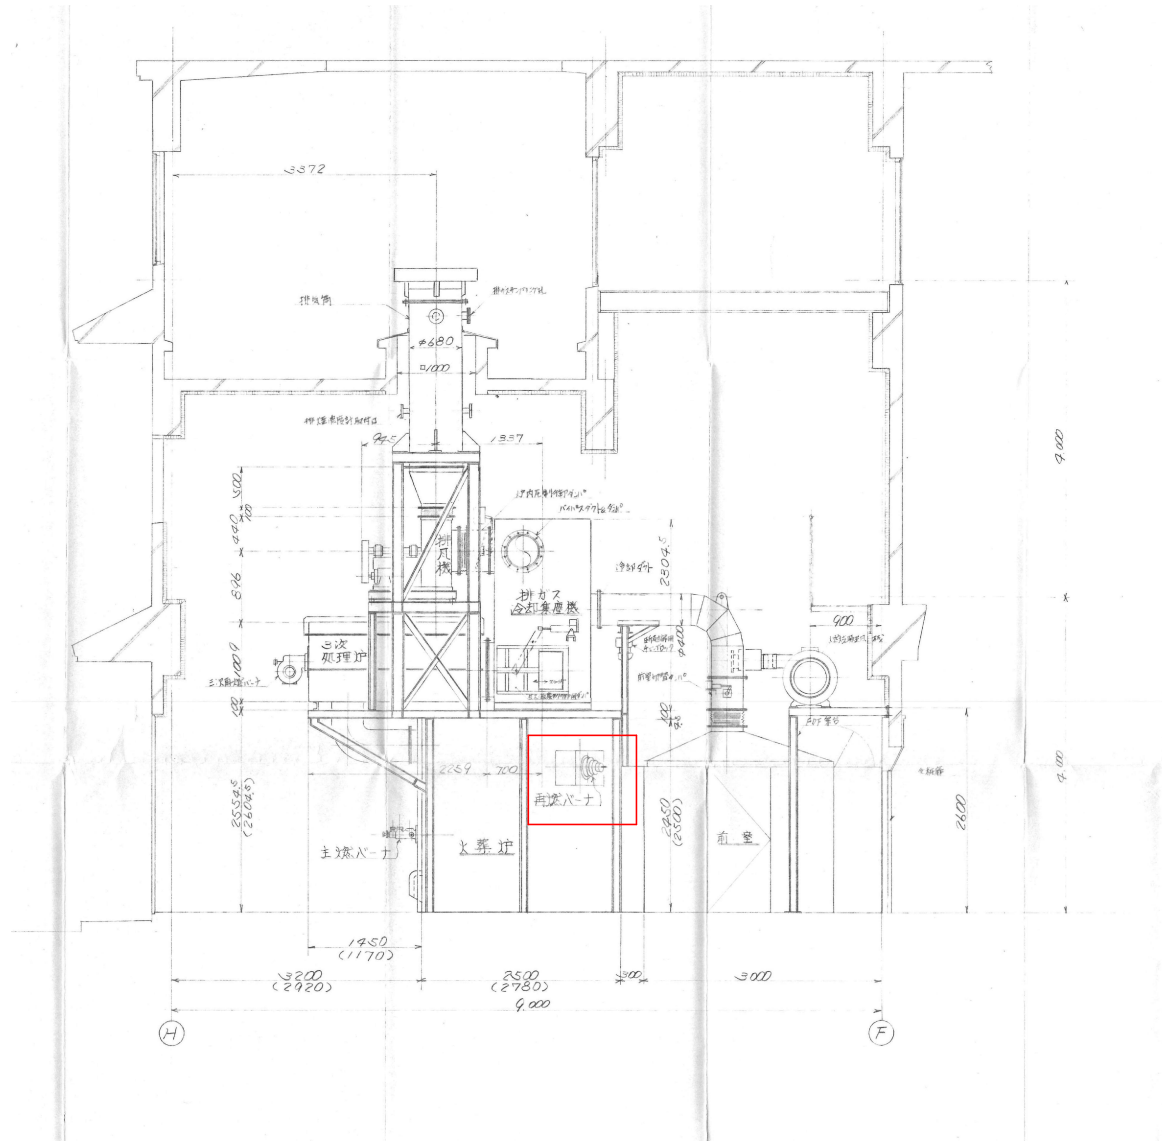

3号炉再燃ハナ取替：参考品番 ロザイ工業 782P 1台同等品



竹原市建設部 都市整備課



〒725-8666 広島県竹原市中央五丁目1番35号  
TEL 0846-22-2270 FAX 0846-22-8579

課長	主査	係長	係員	設計者・設計事務所名
				1級建築士(大臣登録)第 号

工事名
竹原市斎場火葬炉設備修繕工事

図面内容・縮尺
機器据付立面図 3号炉再燃ハナ取替

出力番号	図面番号
A2 100×71 50%	03
A3 100×71 50%	
A4 100×71 50%	
設計	令和8年5月

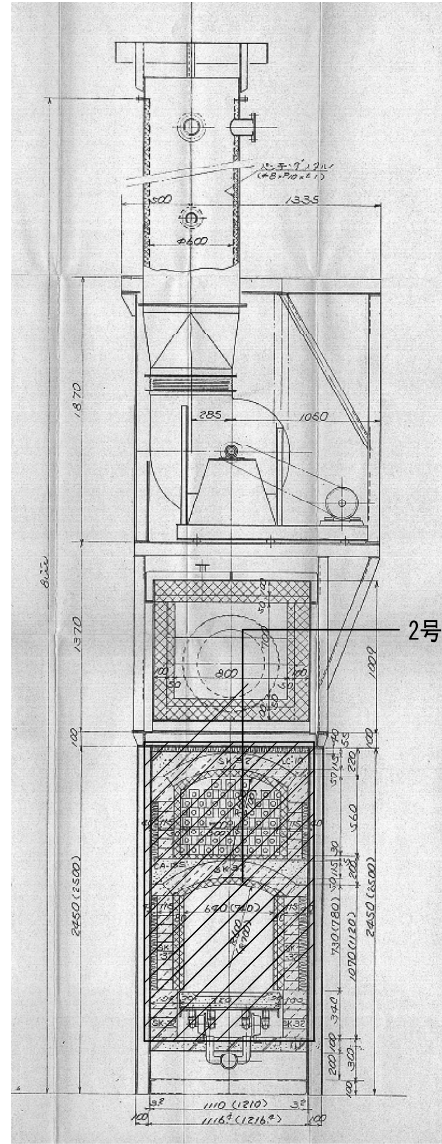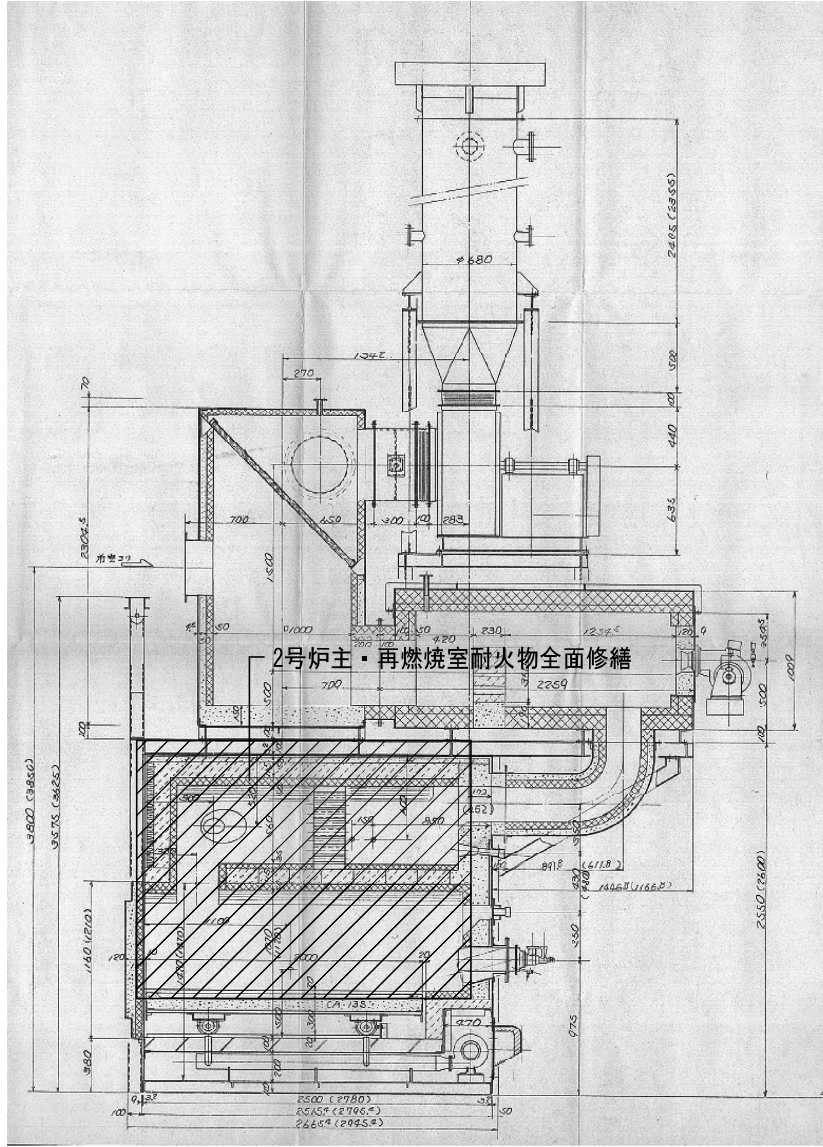

竹原市建設部 都市整備課

〒725-8666 広島県竹原市中央五丁目1番3-5号  
TEL 0840-22-2270 FAX 0840-22-8579


課長	主査	係長	係員

設計者・設計事務所名	工事名
1級建築士(大臣登録)第 号	竹原市斎場火葬炉設備修繕工事

図面内容・縮尺	図面番号
三次再燃火葬炉 構造断面図 (セラミック貼替)	04

図面内容・縮尺	図面番号
三次再燃火葬炉 構造断面図 (セラミック貼替)	04

図面内容・縮尺	図面番号
図方標準 A2 = 100・71 = 50% A3 = 100・71 = 50% A4 = 100・71 = 50% 設計 令和8年5月	04

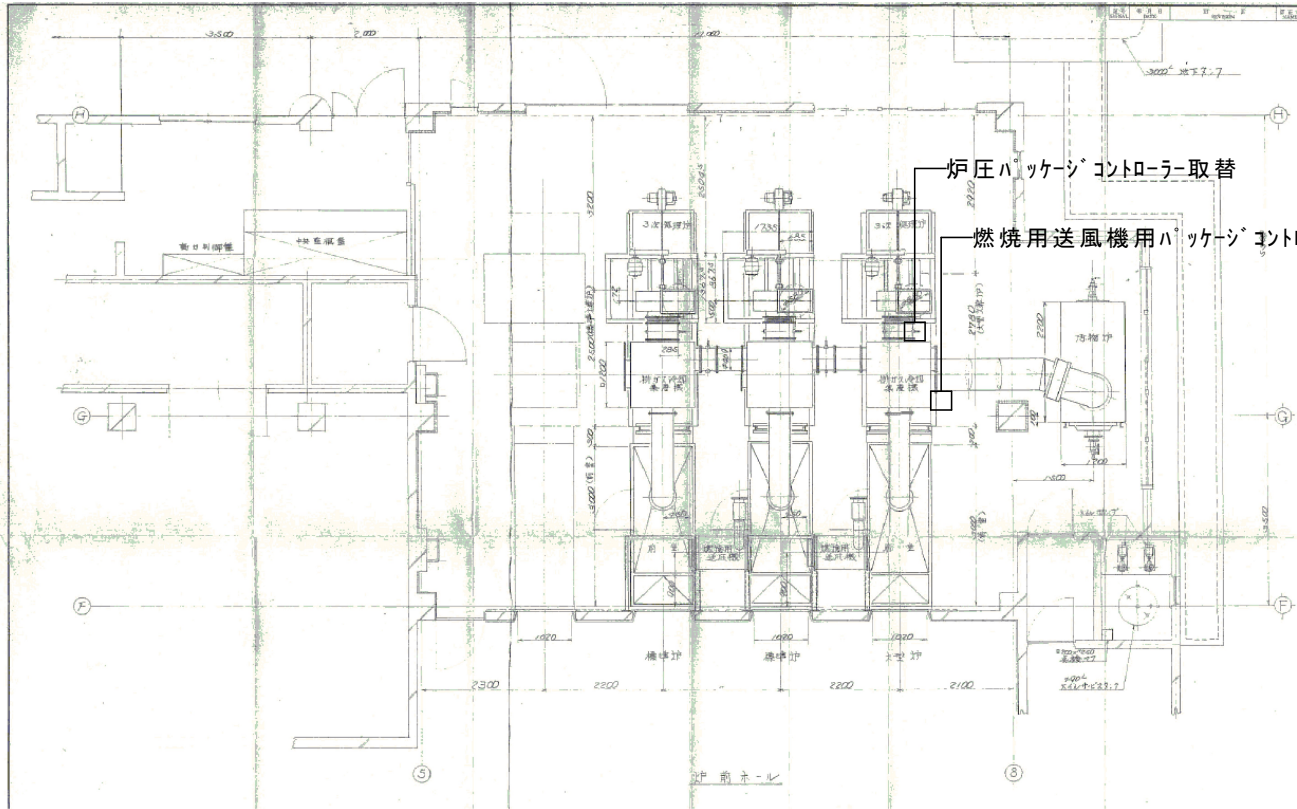

参考品番：岡谷精立工業 PEC-50P



竹原市建設部 都市整備課

〒725-8666 広島県竹原市中央五丁目1番35号  
TEL 0846-22-2270 FAX 0846-22-8579

審査	課長	主査	係長	係員	設計者・設計事務所名	工事名	図面内容・縮尺	出力標準	図面番号
						1級建築士(大臣登録)第 号	竹原市斎場火葬炉設備修繕工事	機器据付平面詳細図 (ハッケージコントローラ取替)	
								設計 令和8年5月	

