


図 面 目 録

都南浄化センター水質等測定業務委託

図面番号	図面名称	縮尺
1	都南浄化センター 平面図	NONE

岩手県北上川上流流域下水道事務所	
都南浄化センター水質等測定業務委託	
令和5年度	
縮 尺	NONE

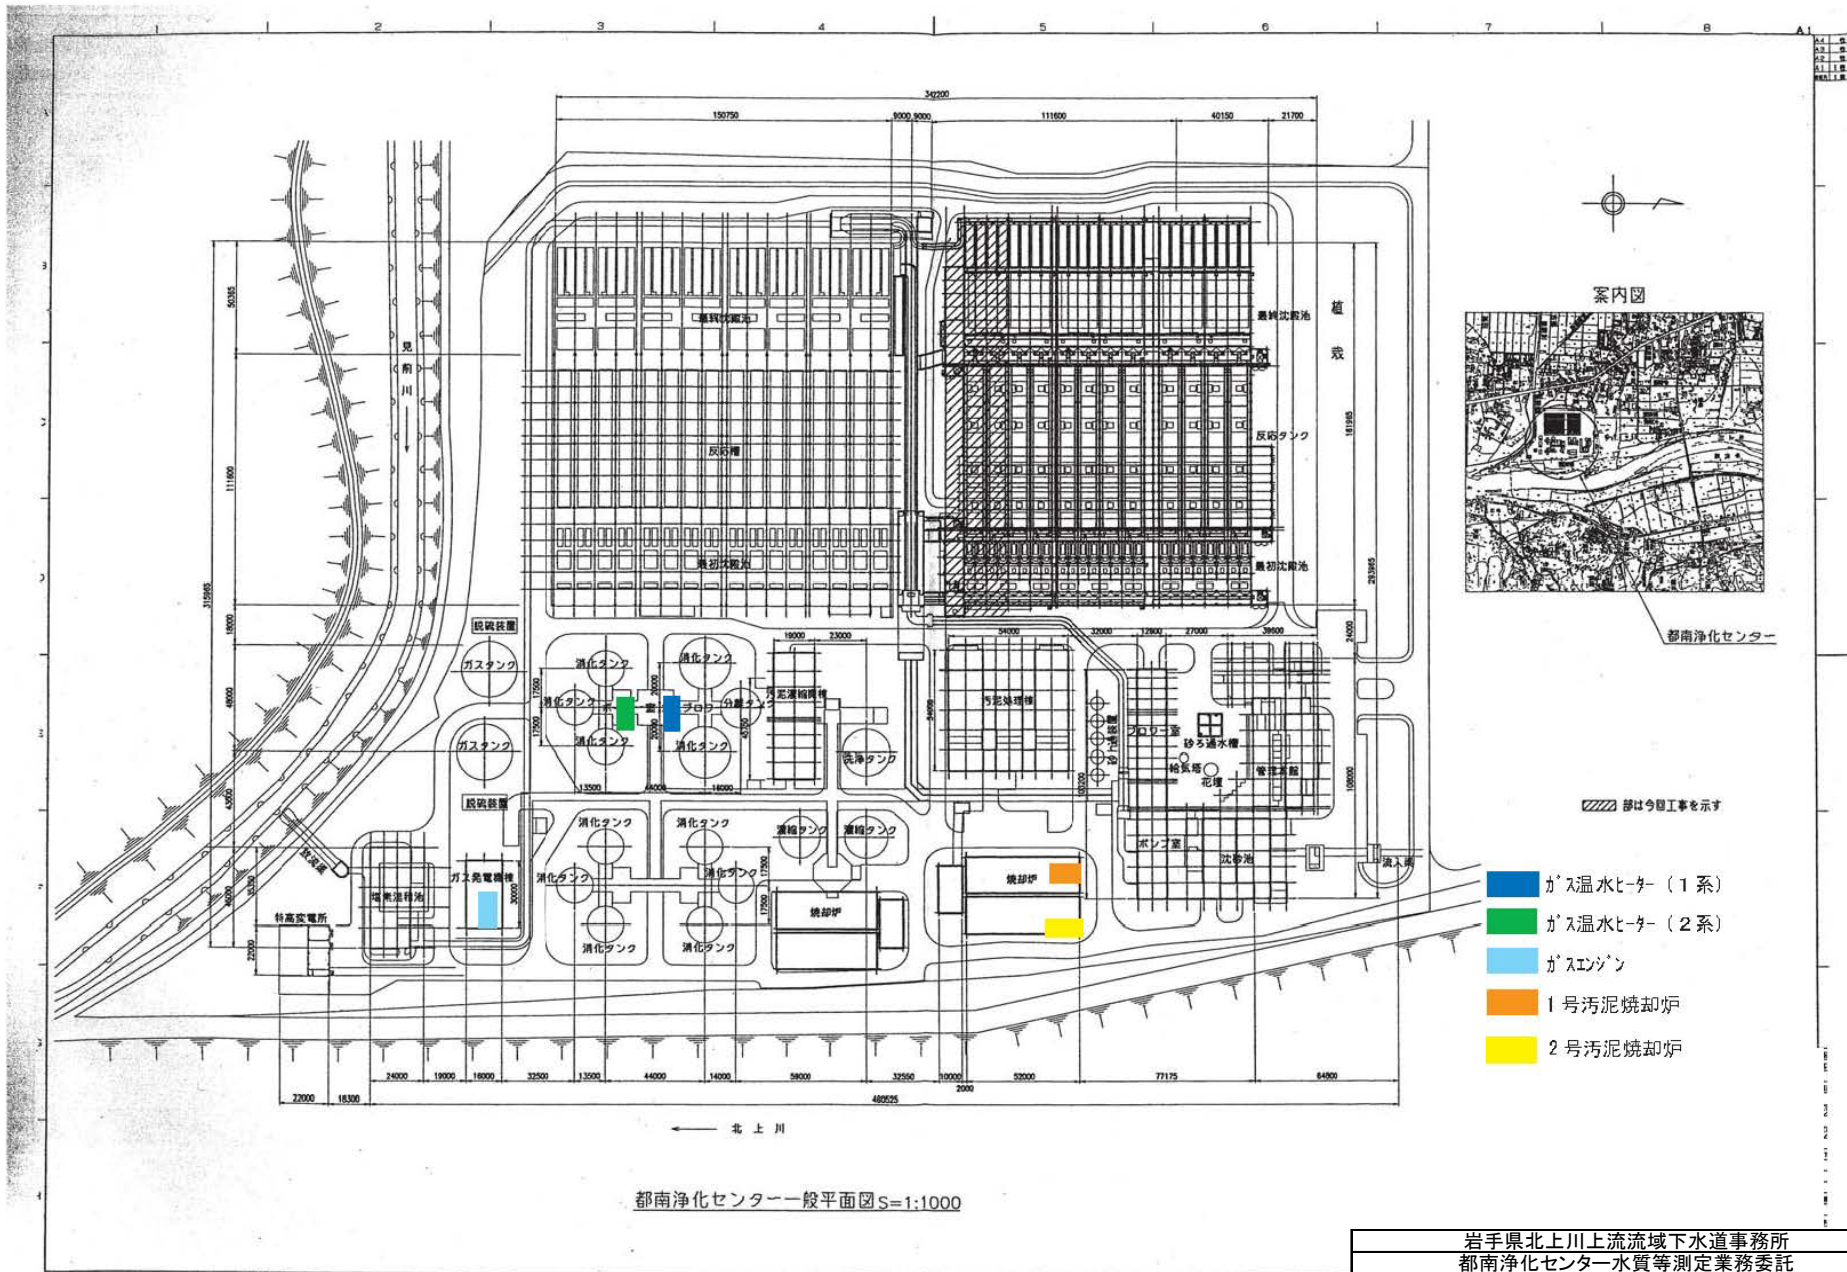

- //// 部は今回工事を示す
- ガス温水ヒーター（1系）
 - ガス温水ヒーター（2系）
 - ガスエンジン
 - 1号汚泥焼却炉
 - 2号汚泥焼却炉

都南浄化センター一般平面図 S=1:1000

岩手県北上川上流流域下水道事務所	
都南浄化センター水質等測定業務委託	
令和5年度	
全1枚中	1枚 都南浄化センター 平面図
縮 尺	NONE