



平面図

S=1/250

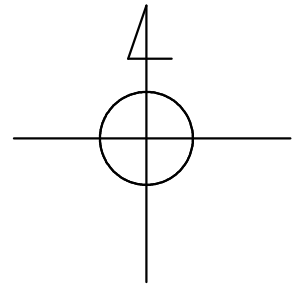

配水管布設工
 配水用ポリエチレン管 (HPPE 100) L=64.2m
 給水管切替工 N=6箇所 仕切弁 N=1基

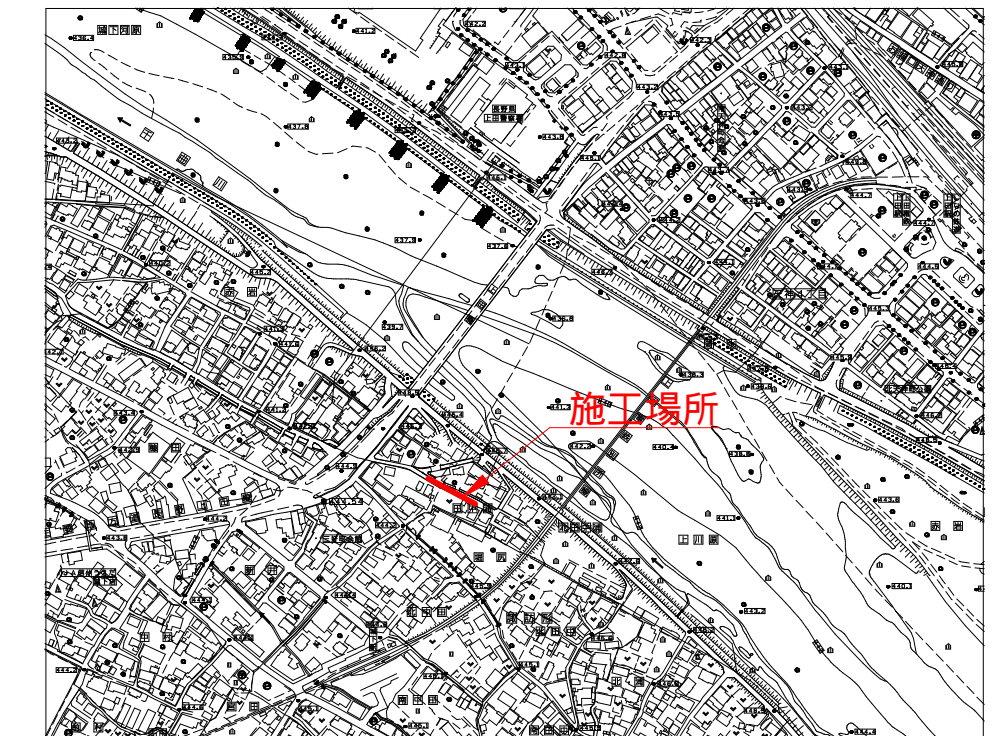


施設管理図	
水道配管図	P99 - C - 4
住宅地図	P105 - G - 1

50% 縮小図


工事名	諏訪形配水管布設工事			
図面名	平面図	番号	1/4	
縮尺	図示		完成日	
			施工者	
課長	小井土	係長	若林	設計 船橋
				上田市上下水道局

標準横断図 S=1/20

水路 下越部 Pt.4.5 ~ Pt.8.2

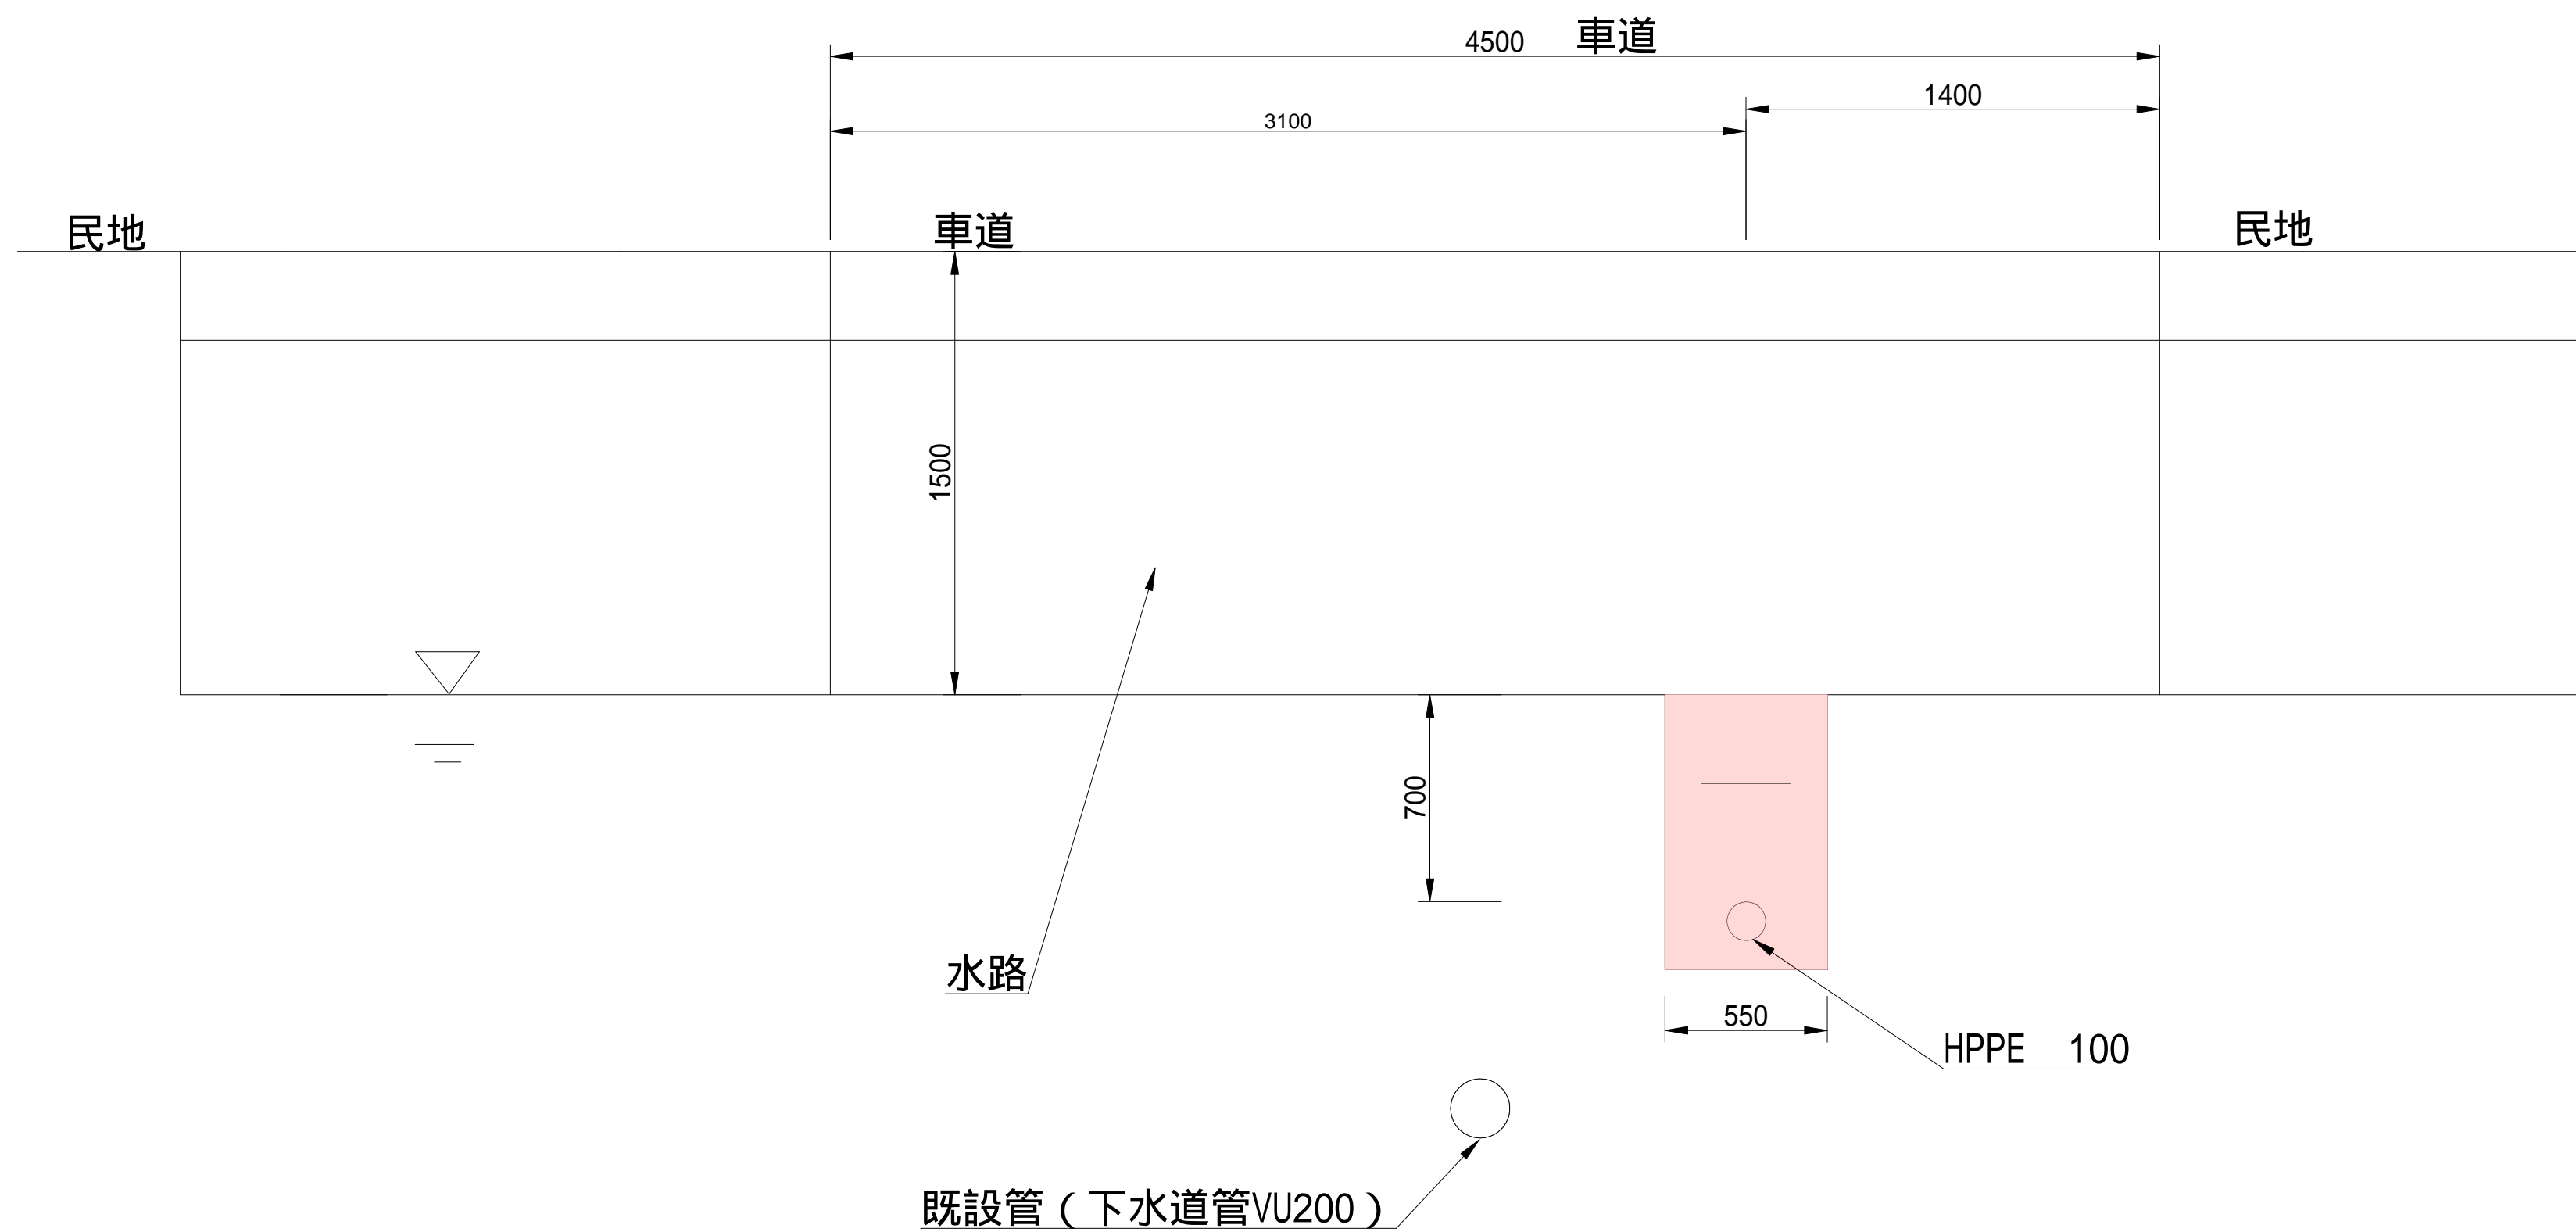


標準部 Pt.0 ~ Pt.2.3、Pt.10.4 ~ EP

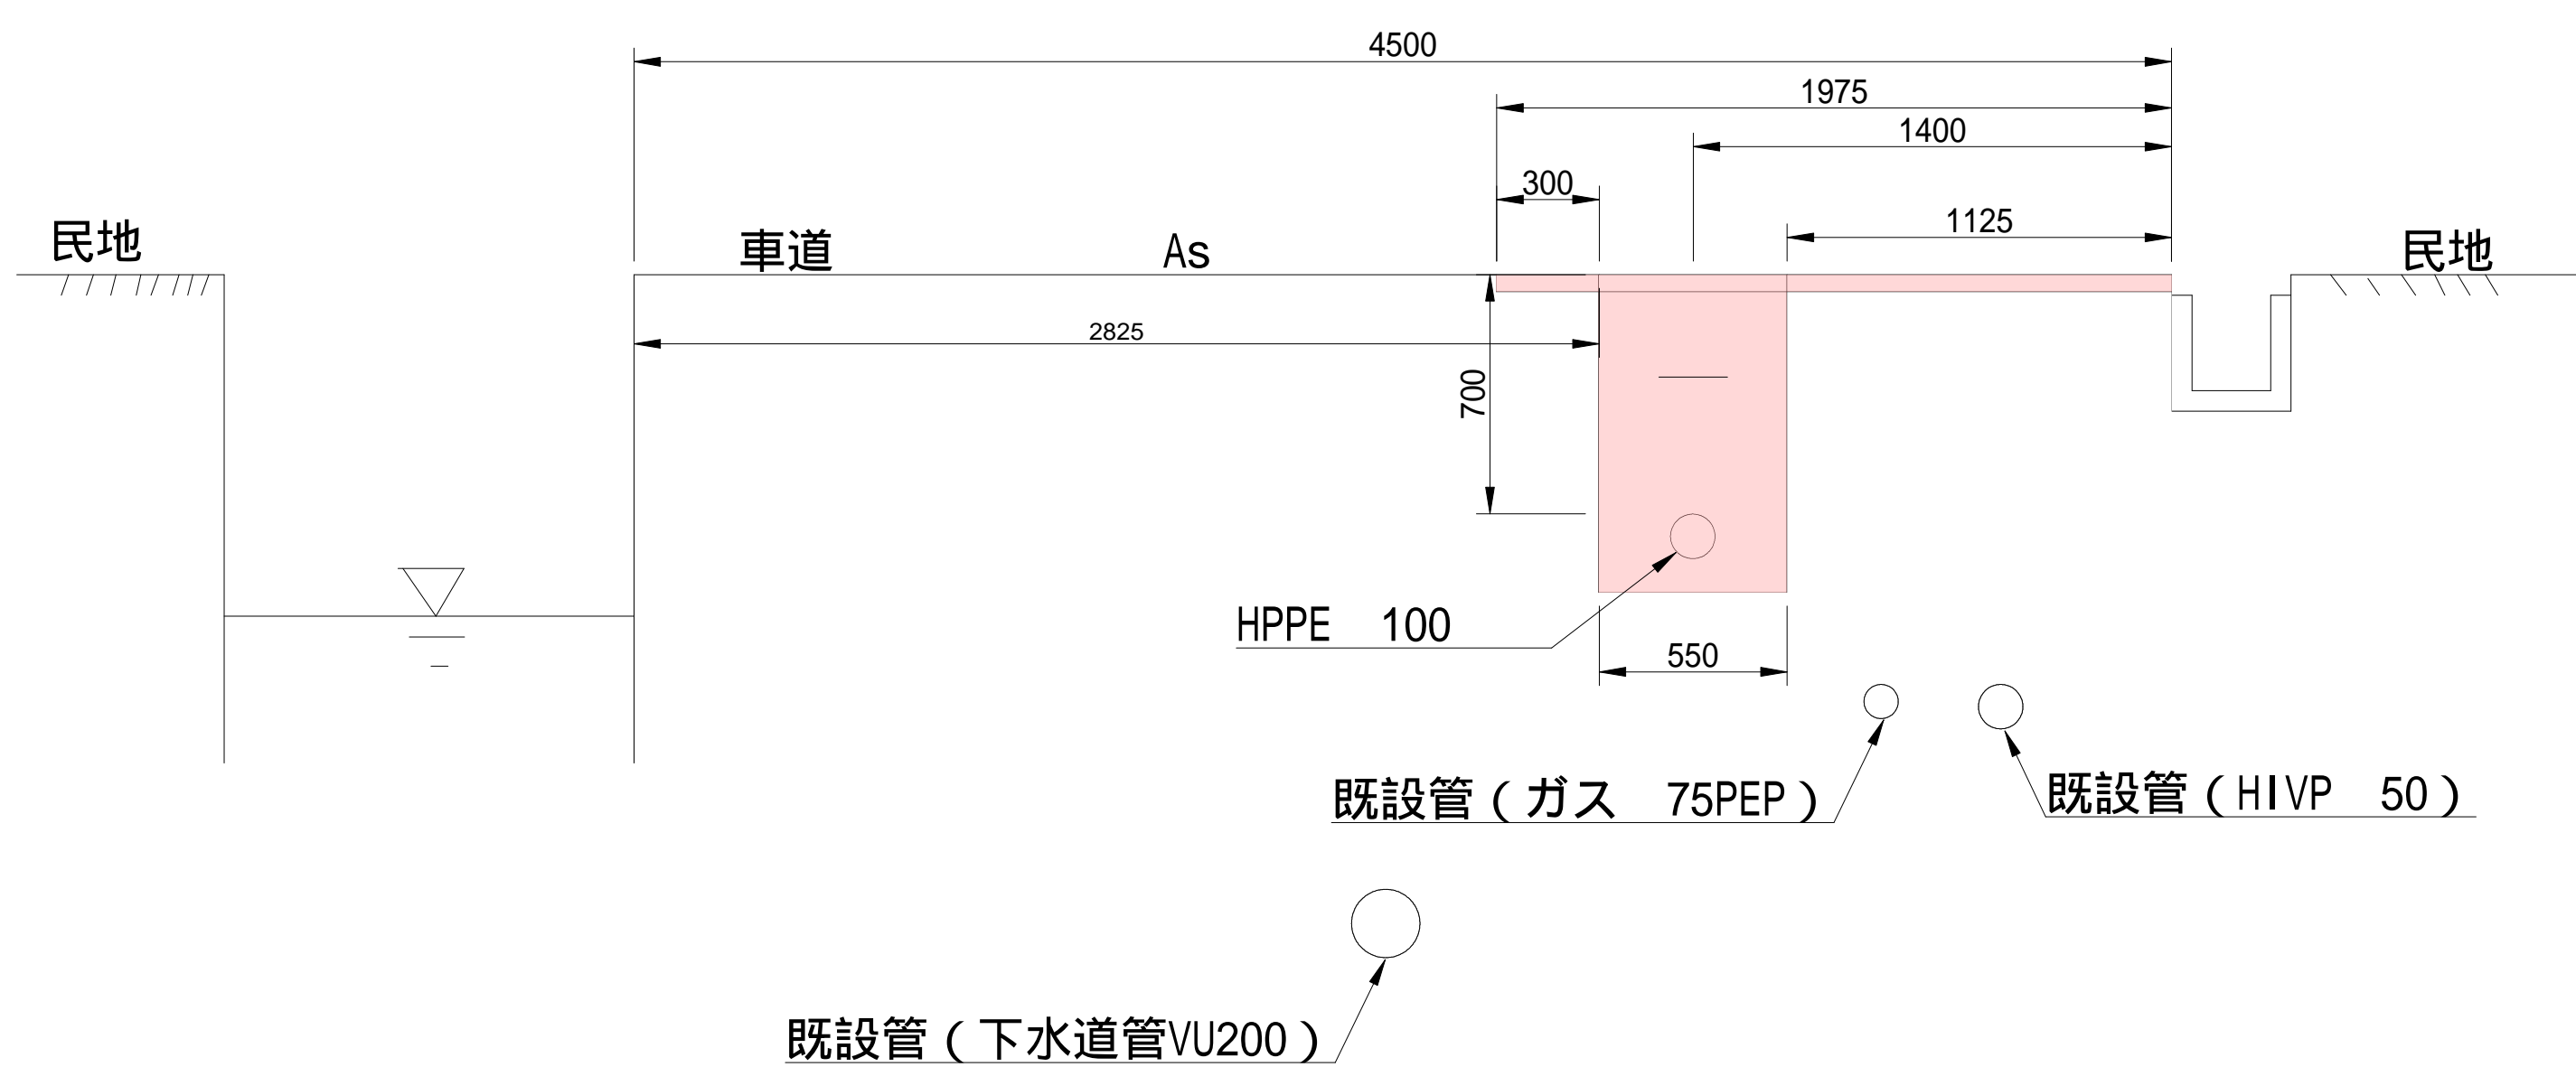

任意仮設工







S=1:50

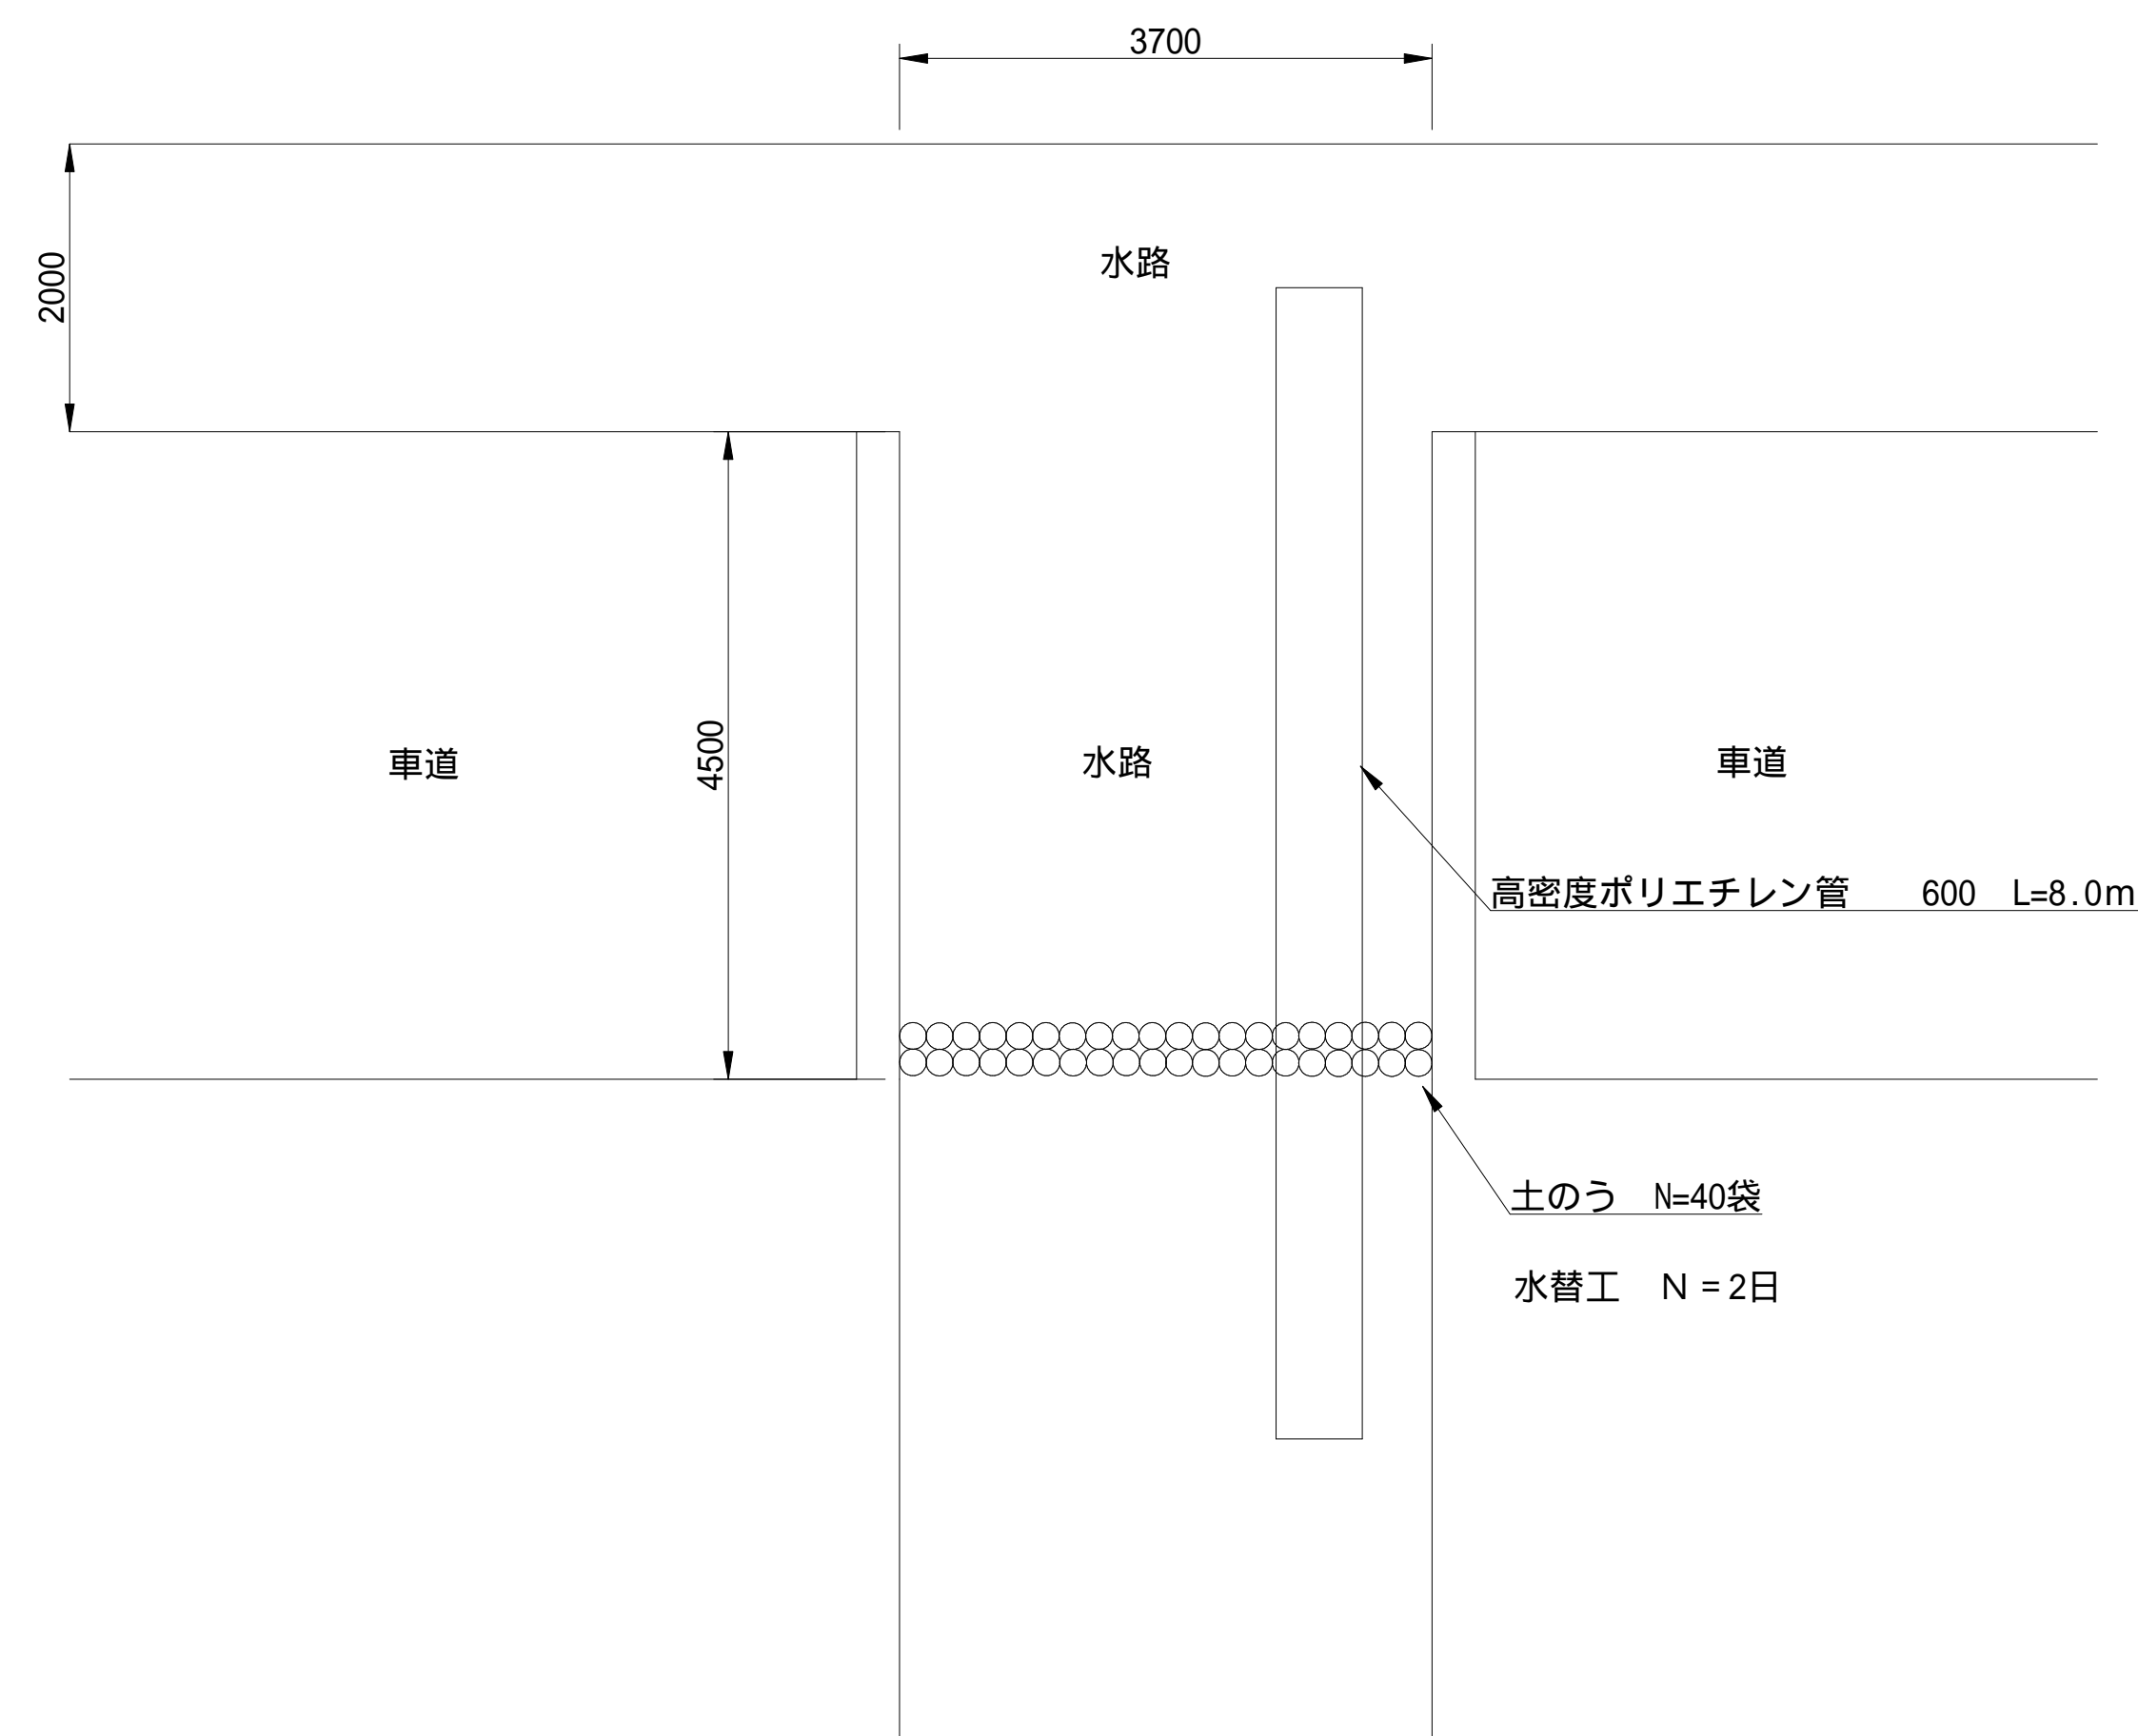

50% 縮小図


工事名	諏訪形配水管布設工事			
図面名	標準横断図、任意仮設工	番号	3/4	
縮尺	図示		完成日	
			施工者	
課長	小井土	係長	若林	設計 船橋
	上田市上下水道局			

詳細図 (給水管切替工)

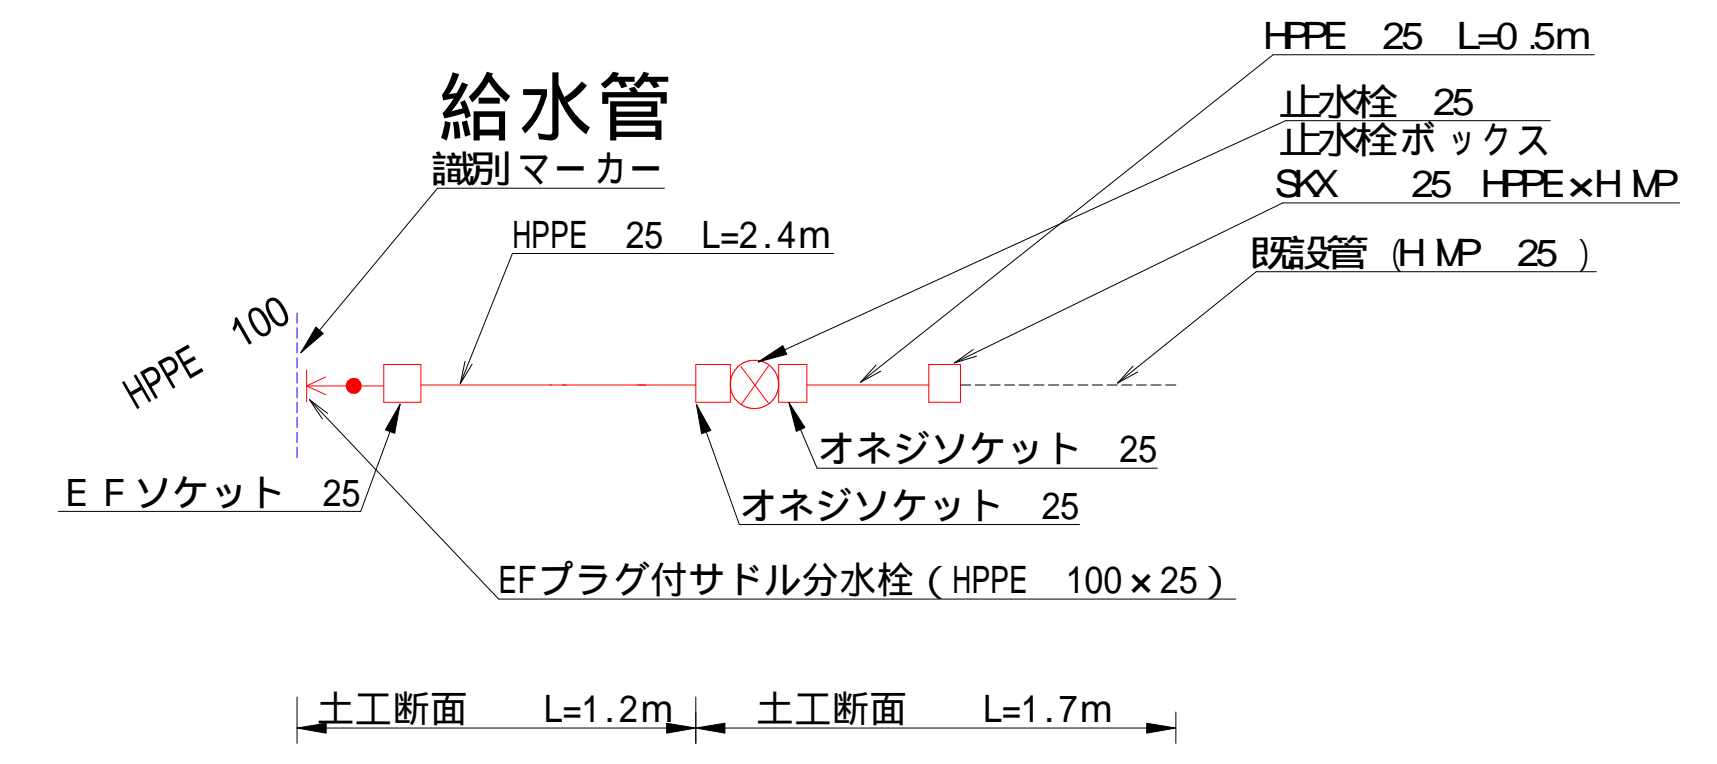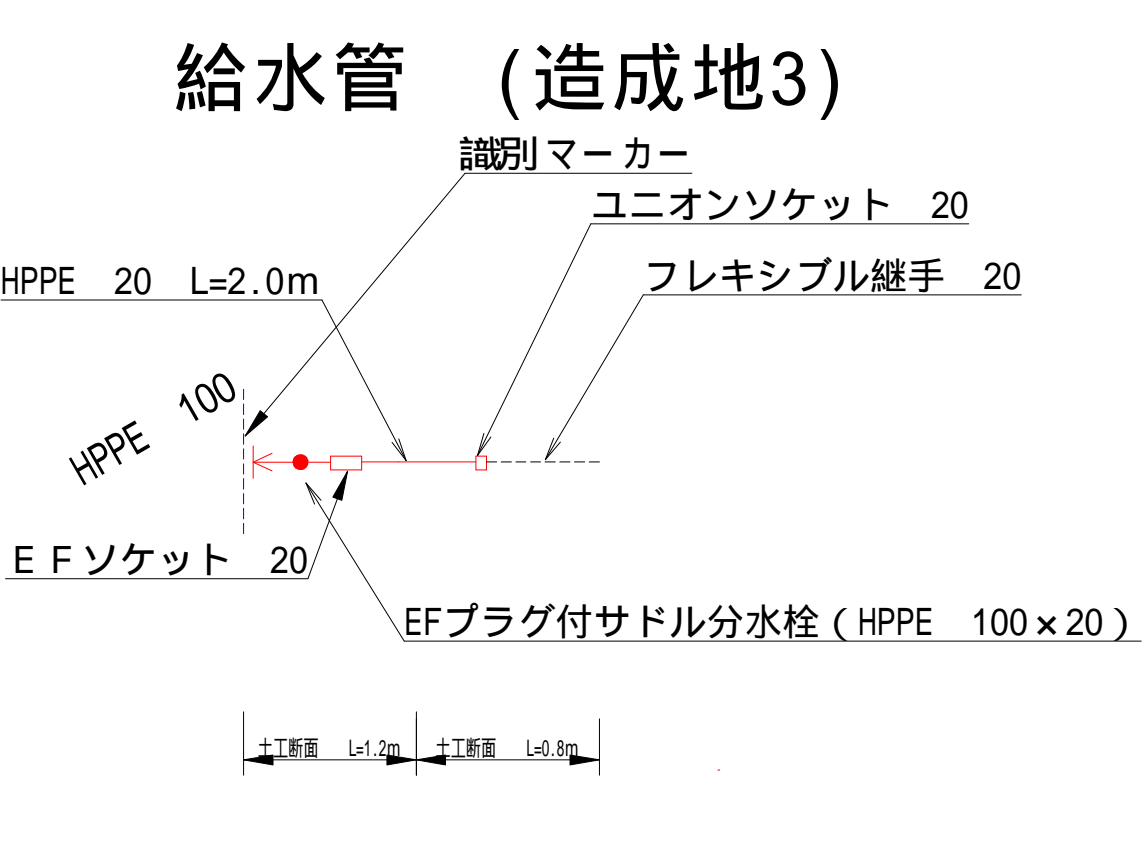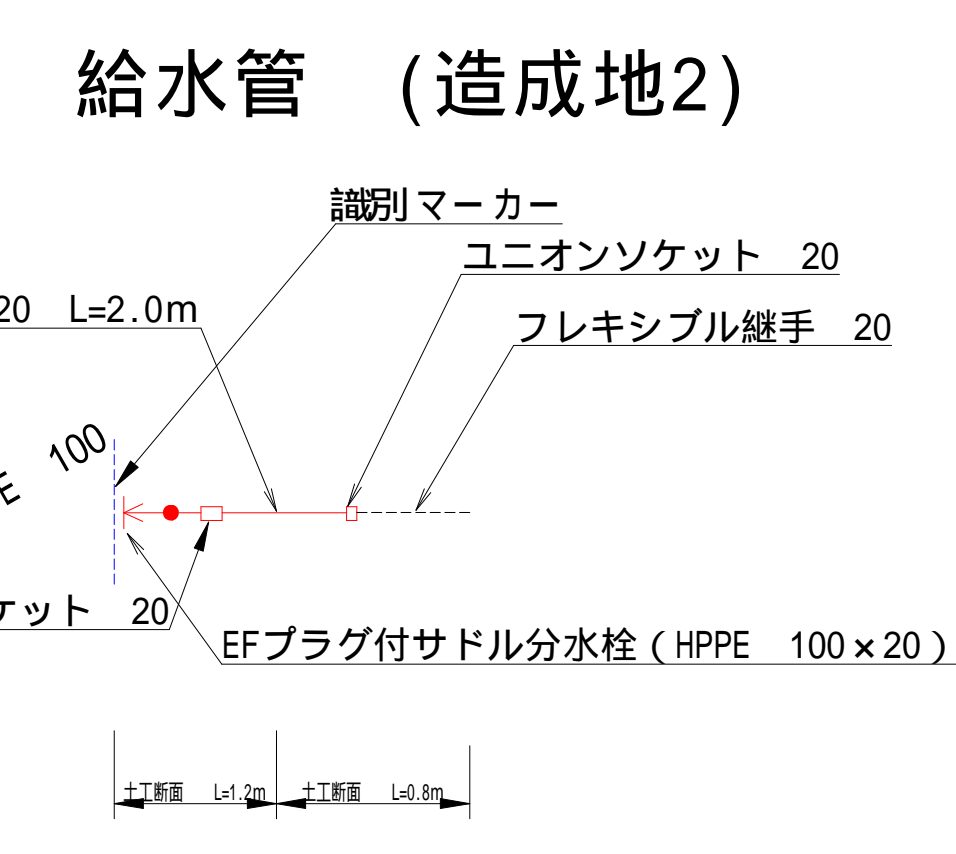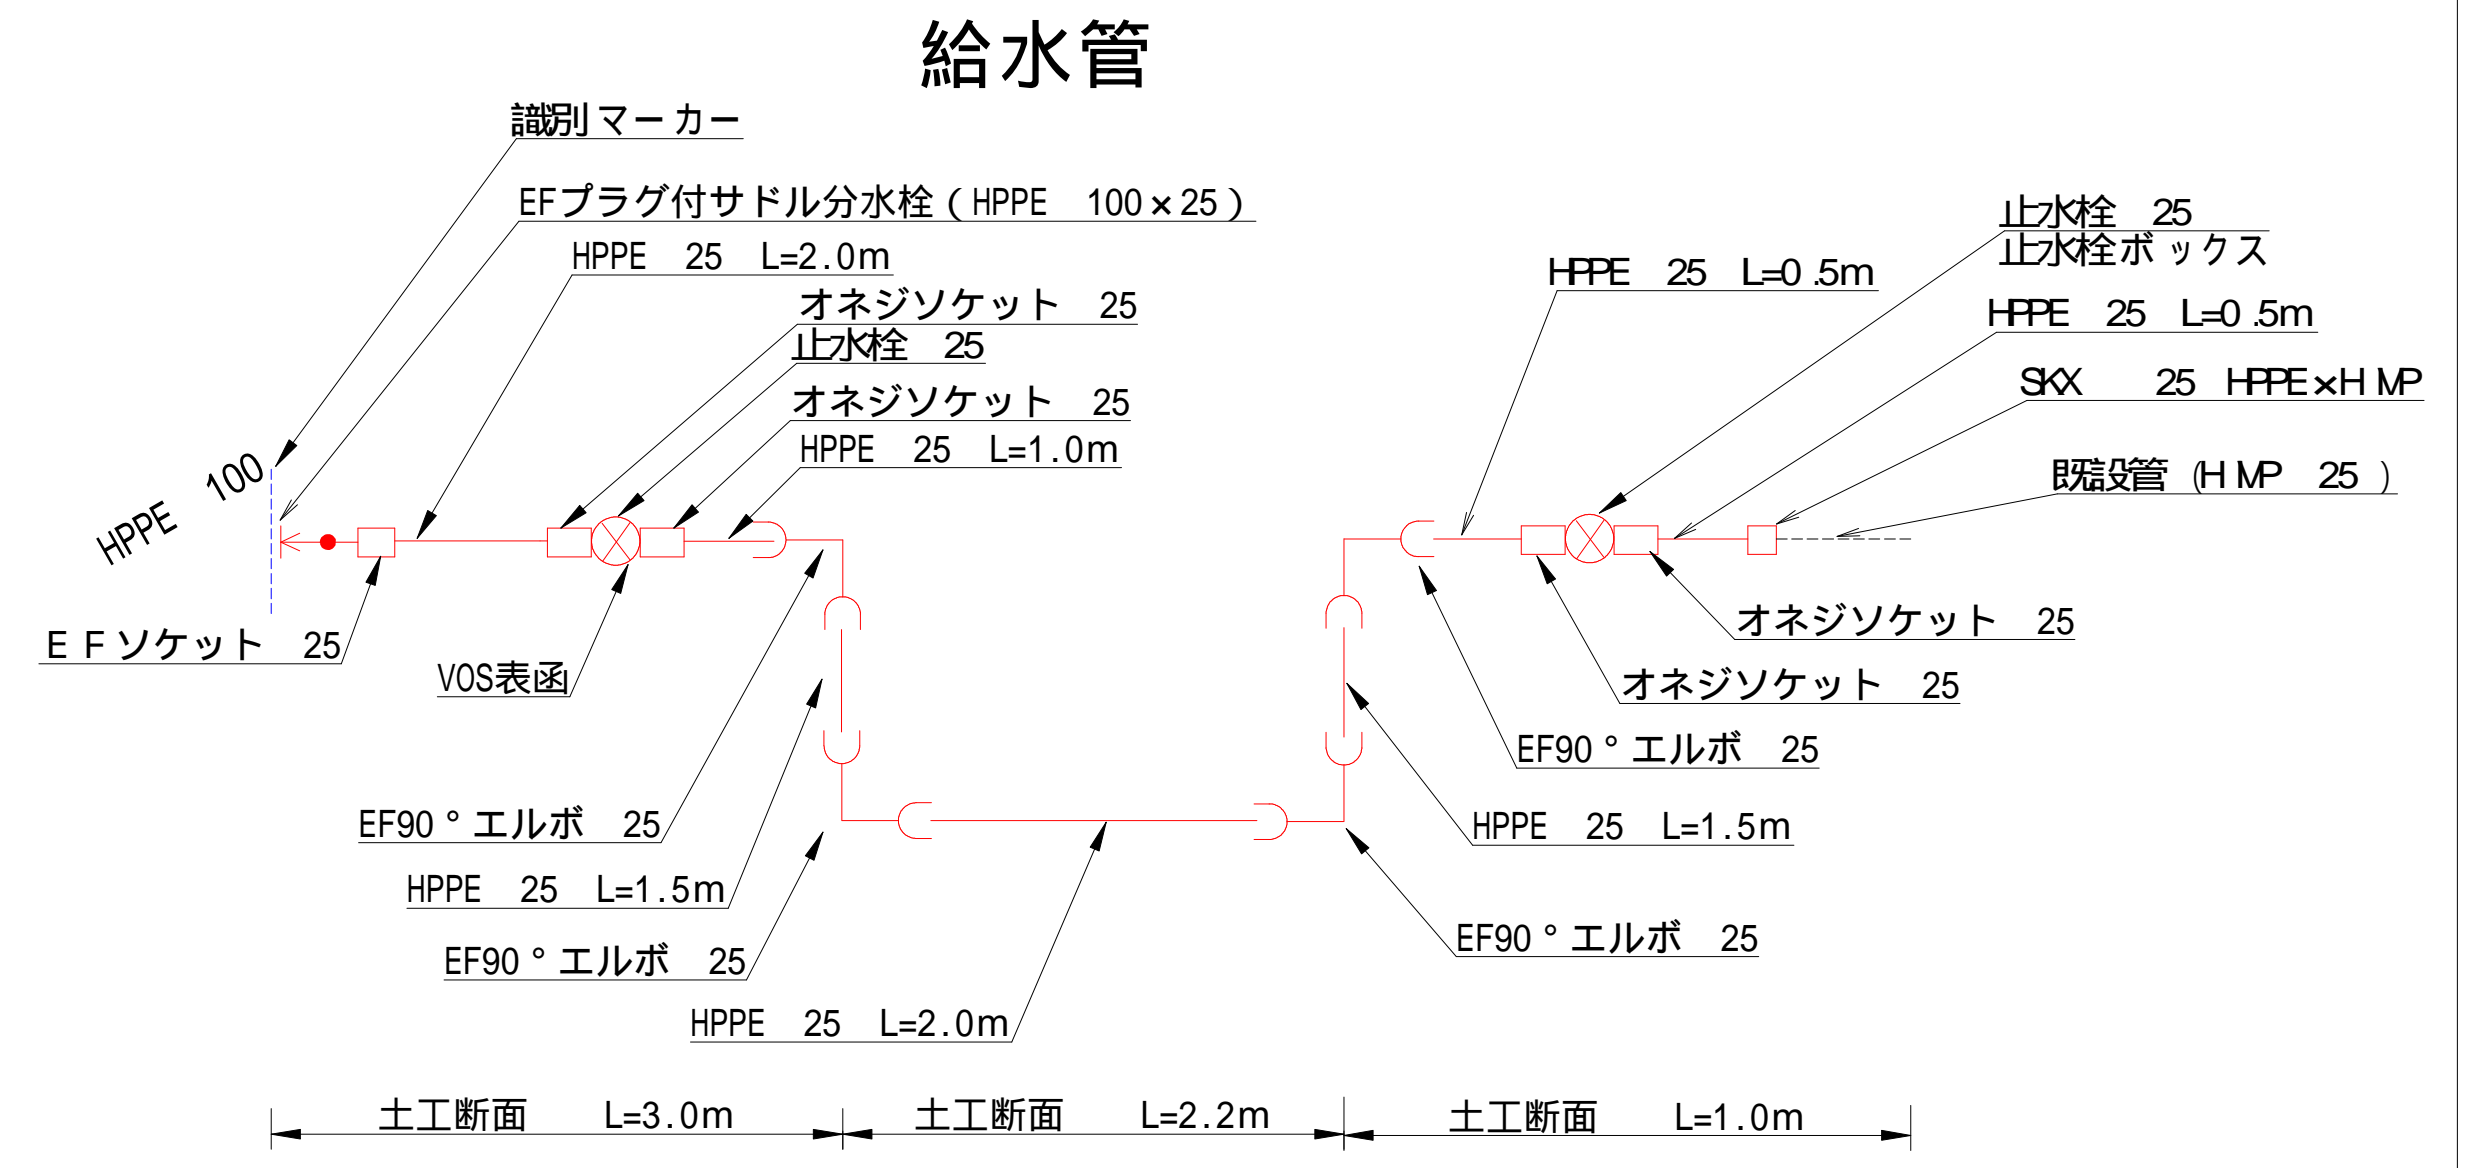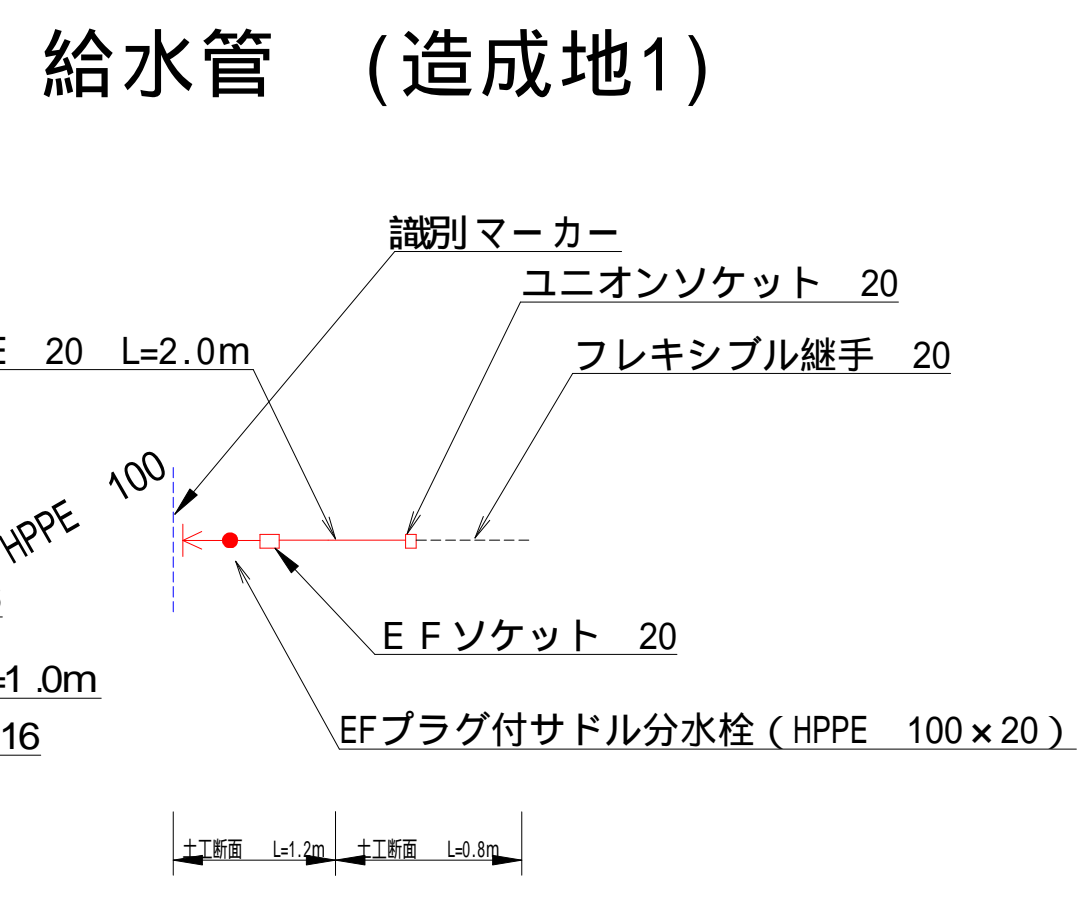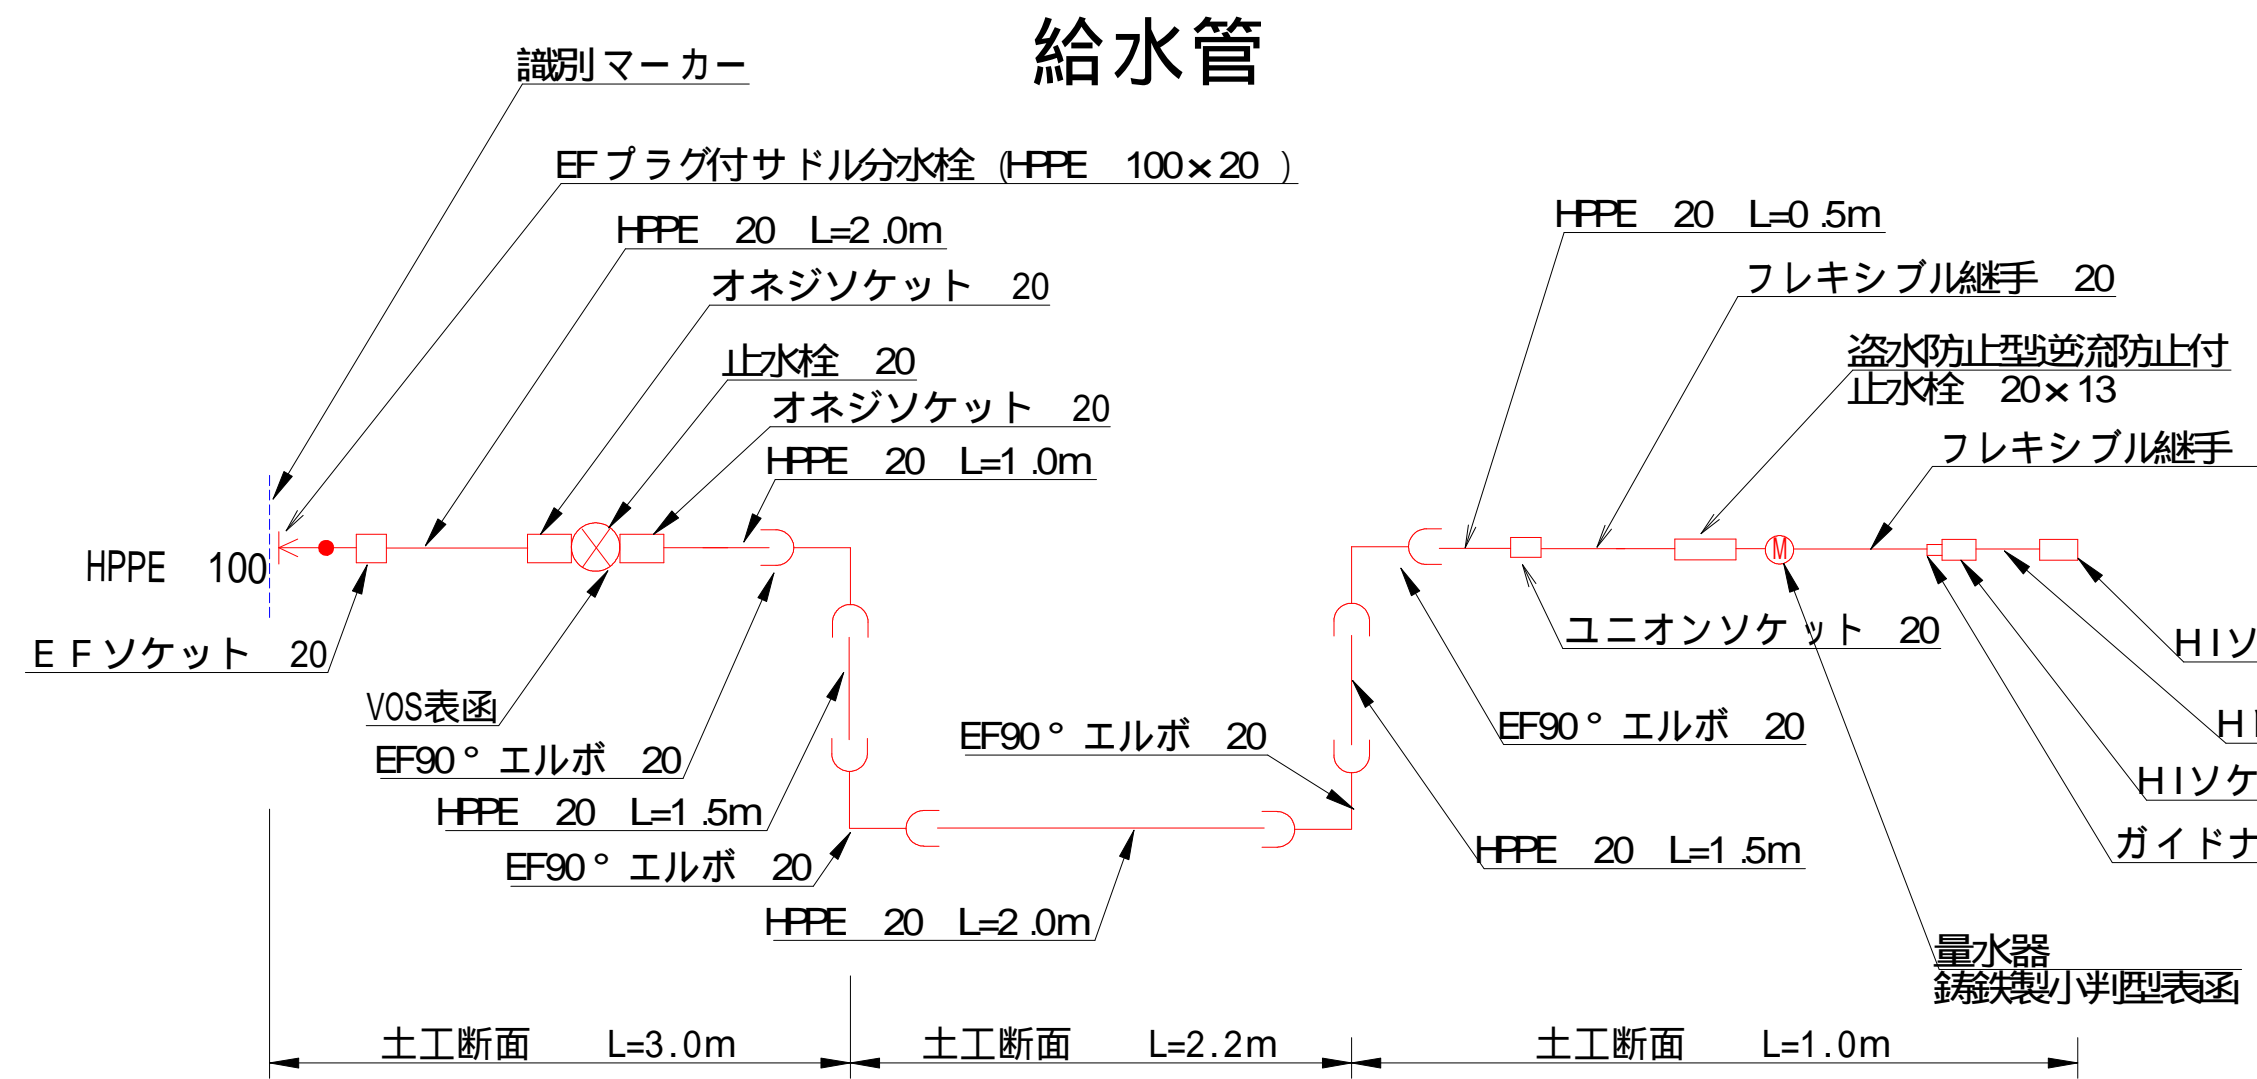


土工断面 (水路下越)

S=1 : 20
L=4.4m

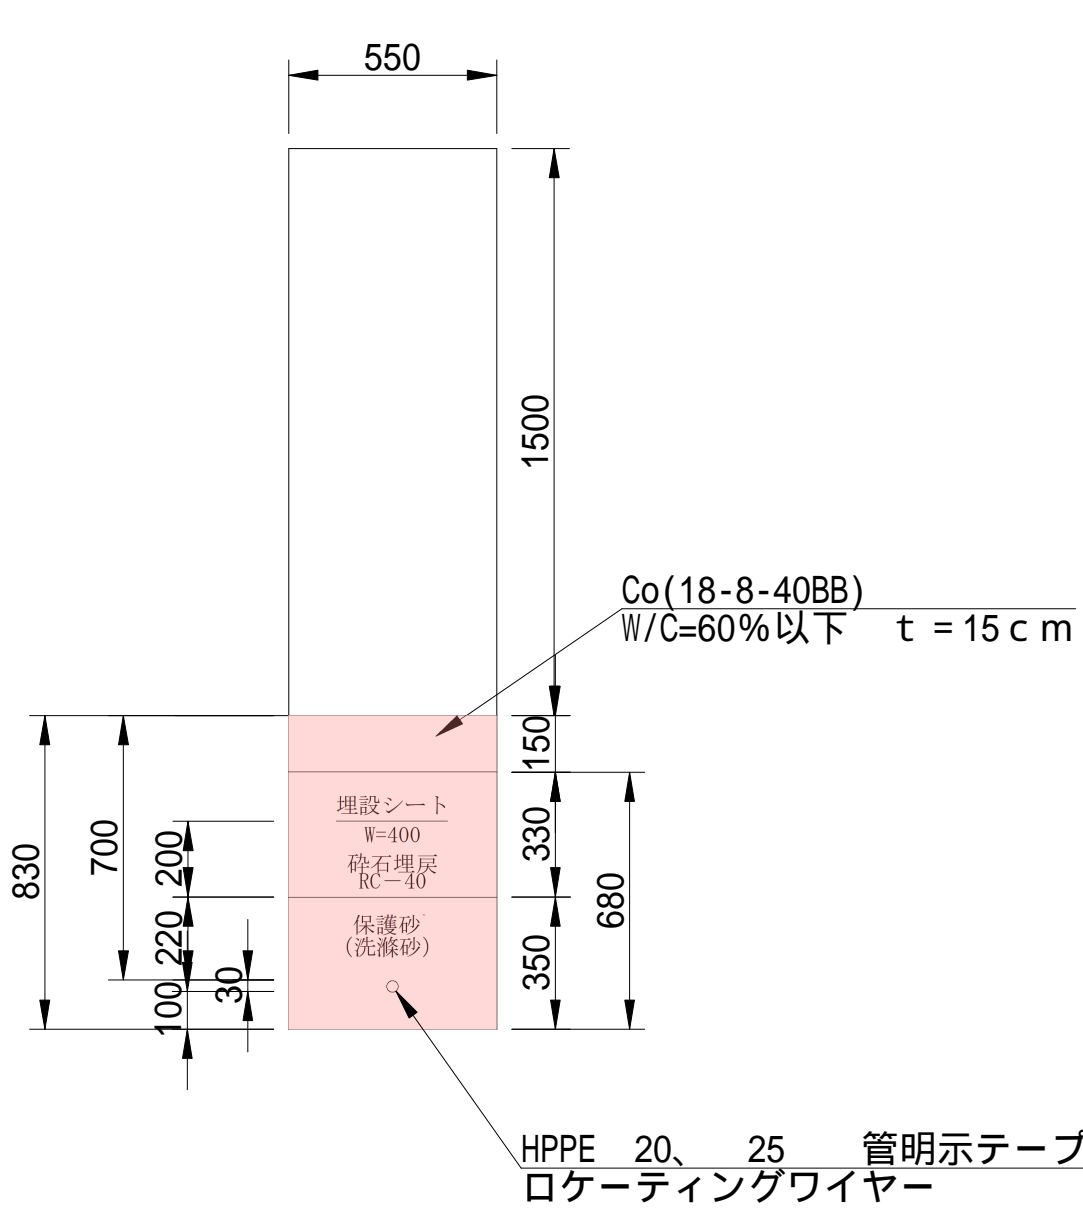


土工断面 (公道)

S=1 : 20
L=10.8m

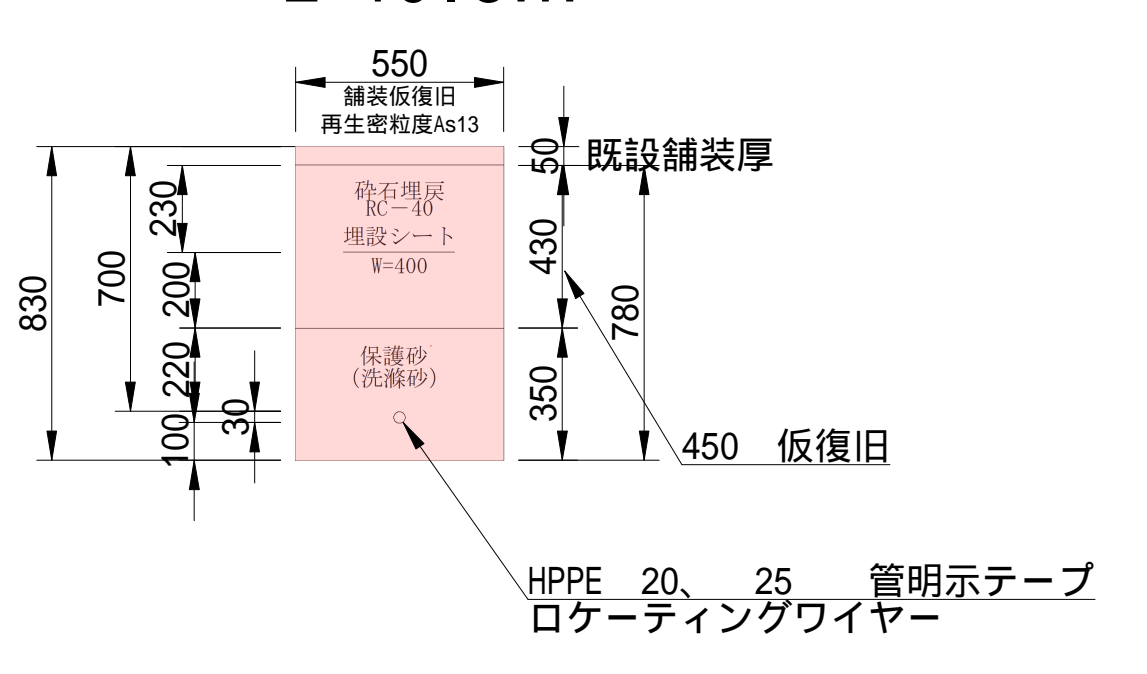

土工断面 (民地内)

S=1 : 20
L=6.1m

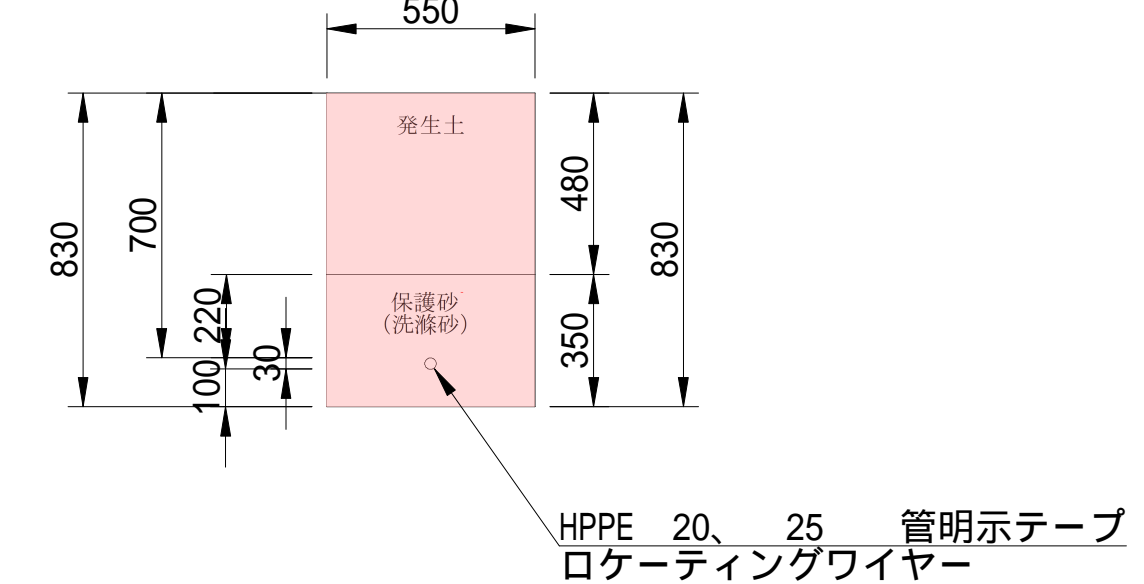

50% 縮小図

工事名	諏訪形配水管布設工事		
図面名	詳細図 (給水管切替工)	番号	4/4
縮尺	図示	完成日	
		施工者	
課長	小井土 係長	若林 設計	船橋
			上田市上下水道局

