 


令和6年度 再生エネルギー推進事業

南体育館しーすぽ太陽光発電設備等設置工事


図番	図面名称	図番	図面名称	図番	図面名称
	電気設備工事	E-11	架台詳細図		
E-01	電気設備工事特記仕様書 1/2	E-12	仮設計画図(参考図)		
E-02	電気設備工事特記仕様書 2/2				
E-03	施工条件特記仕様書				
E-04	案内図				
E-05	配置図(全体図)				
E-06	配置図(構内配線図)				
E-07	構内単線結線図				
E-08	機器姿図				
E-09	1階・2階配線図				
E-10	屋根配線図				

-----	工事名称 南体育館しーすぽ太陽光発電設備等設置工事	制作年月日 R5年11月30日	承認印	設計	製図	検印	 静岡県掛川市清崎104-4 福田一級建築士事務所 TEL(0537)23-1480・FAX(0537)23-3247	一級建築士 登録番号 190780 福田光宏	図番 E-00
-----	図面名称 表紙	縮尺							


計画敷地
掛川市大淵14234-1
南体育館しーすぽ



 
案内図 1/2500

----- -----	工事名称	南体育館しーすぽ太陽光発電設備等設置工事	制作年月日	R5 年 11 月 30 日	承認印	設計	製図	検印	 静岡県掛川市清崎104-4 福田一級建築士事務所 TEL(0537)23-1480・FAX(0537)23-3247	図番	E-04
	図面名称	案内図	縮尺	S=1/2500						一級建築士 登録番号 190780 福田光宏	











敷地住所	静岡県掛川市大淵14234-1
用途地域	無指定
防火指定	指定無し
敷地面積	15,777.97 m ²
建築面積	2,880.619 m ²
延床面積	3,445.031 m ²
建ぺい率	18.25 % ≦ 60%
容積率	21.83 % ≦ 200%

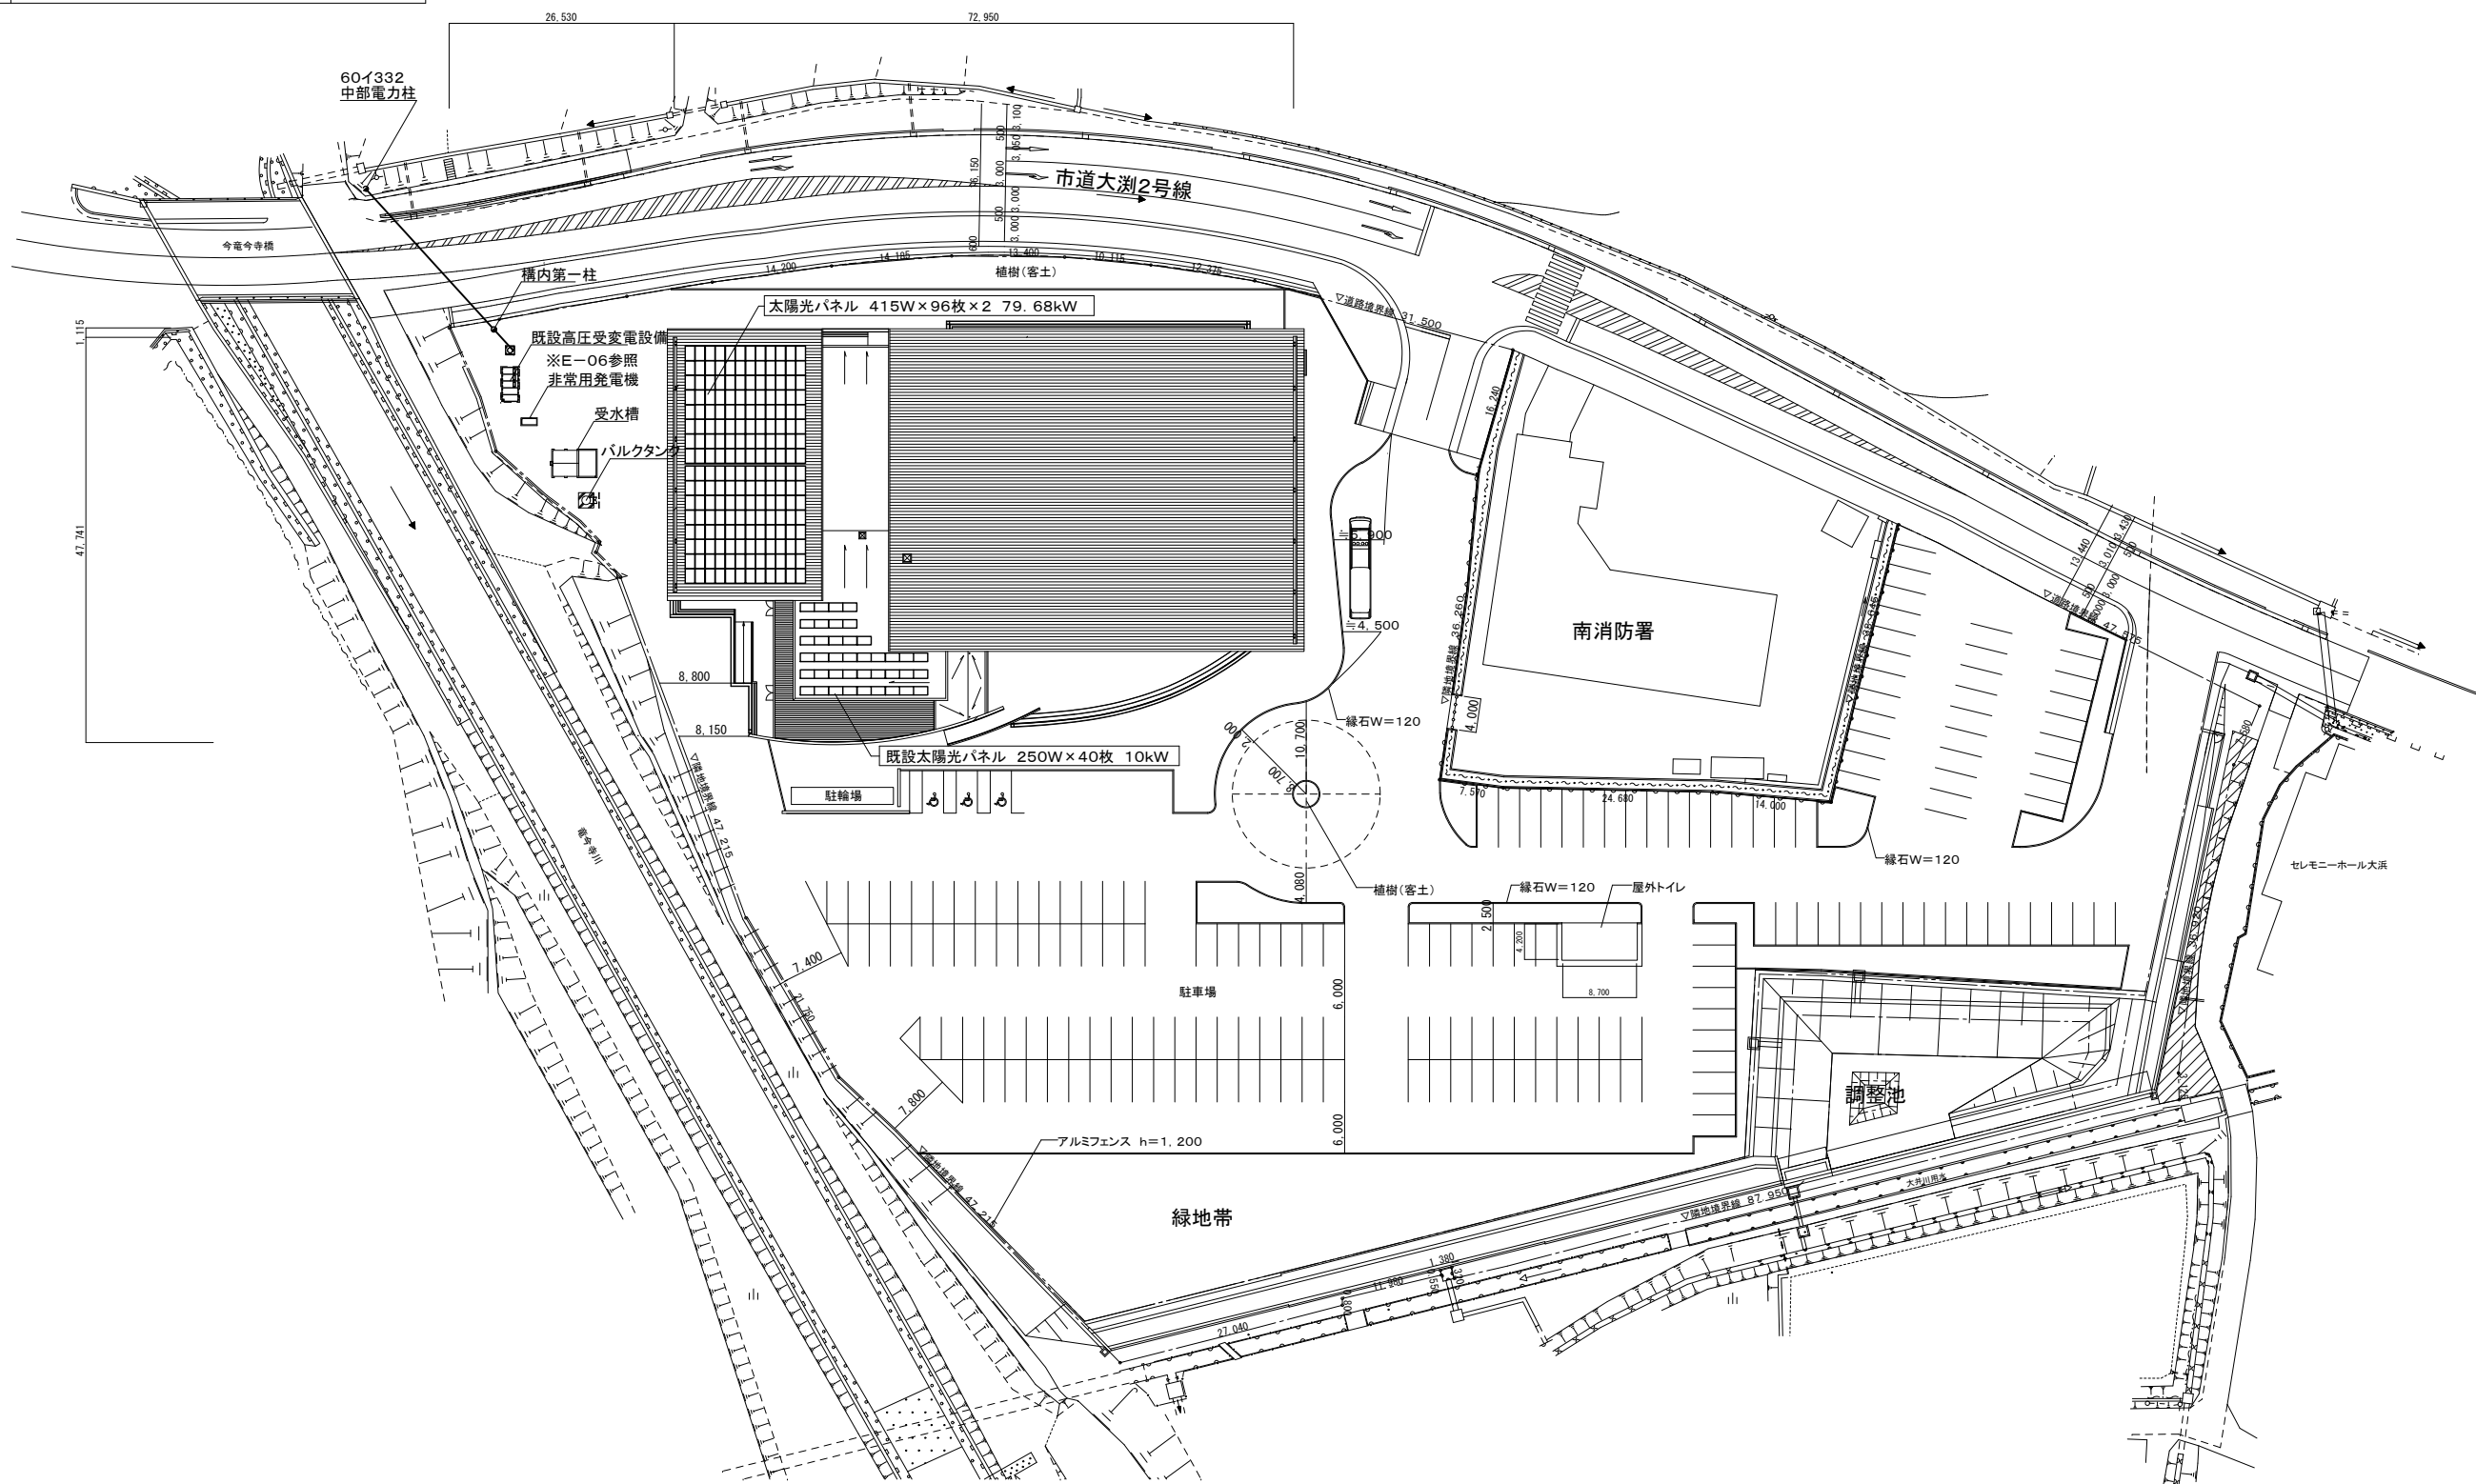

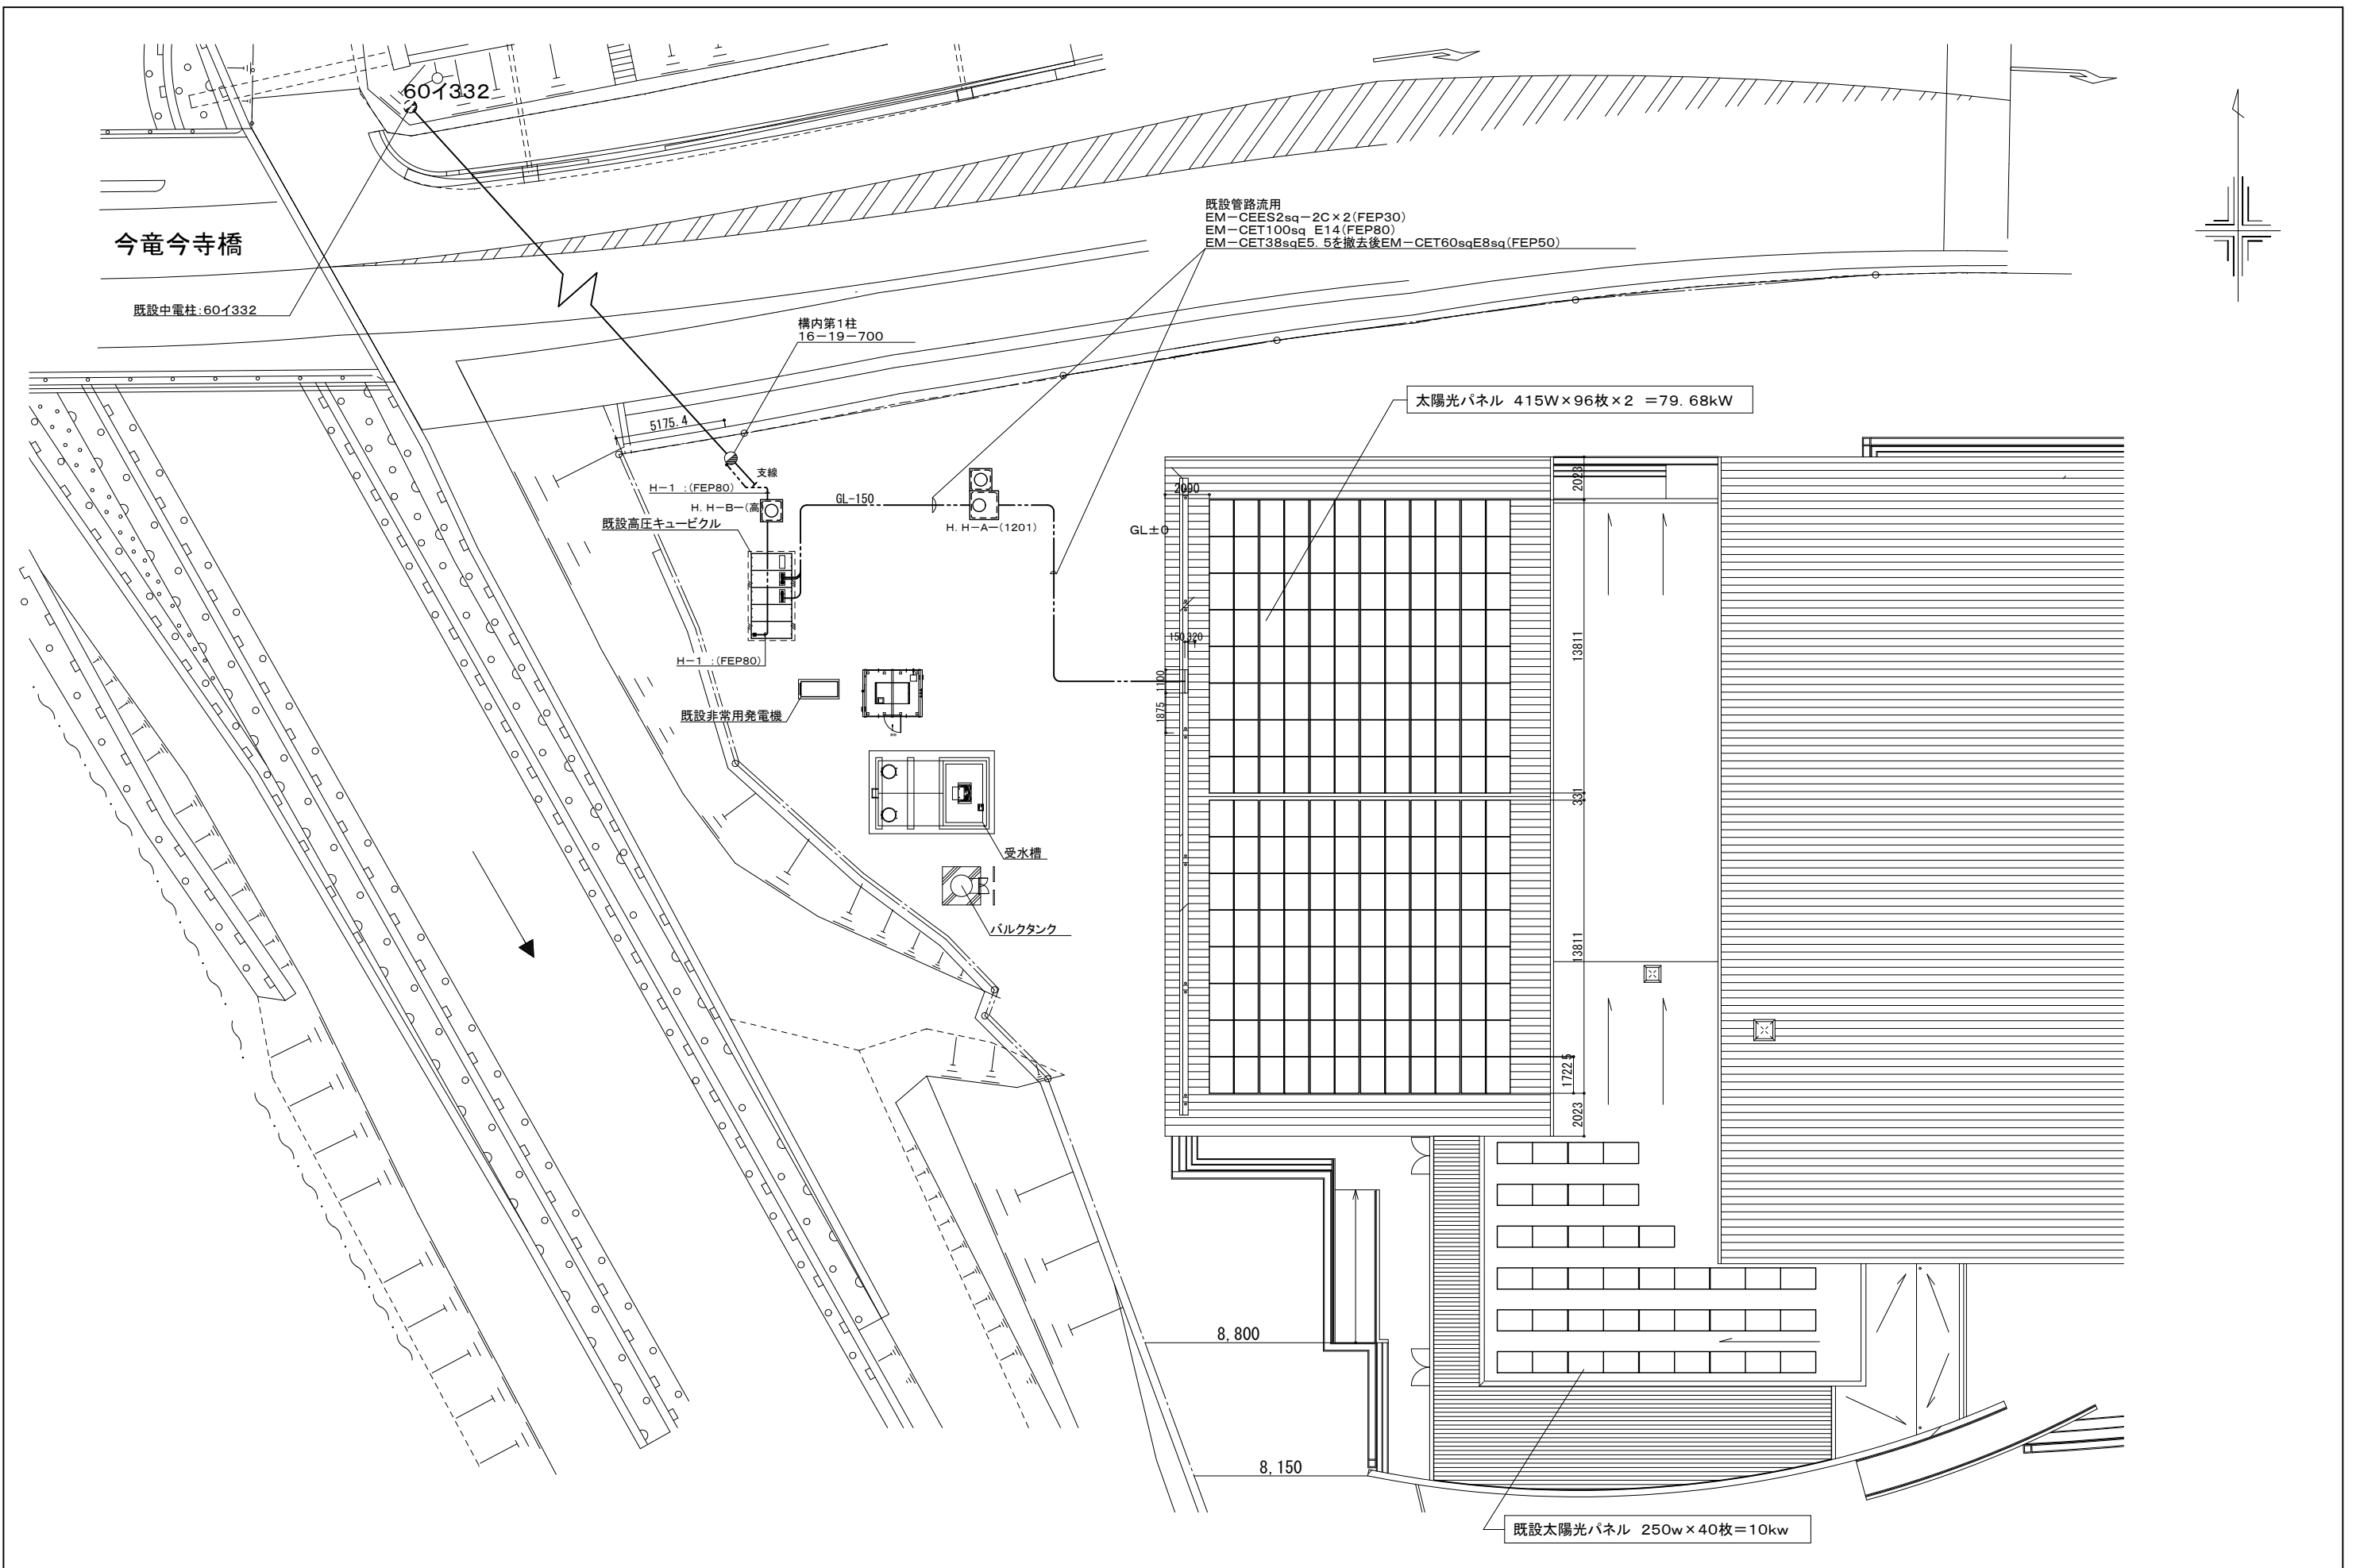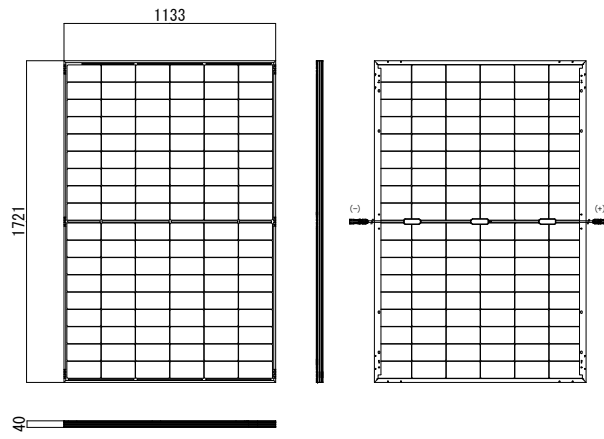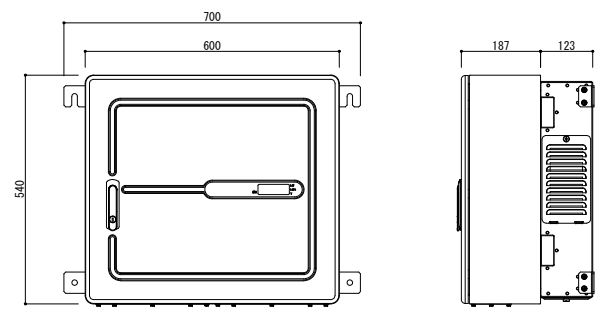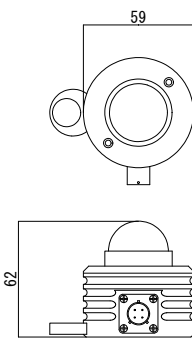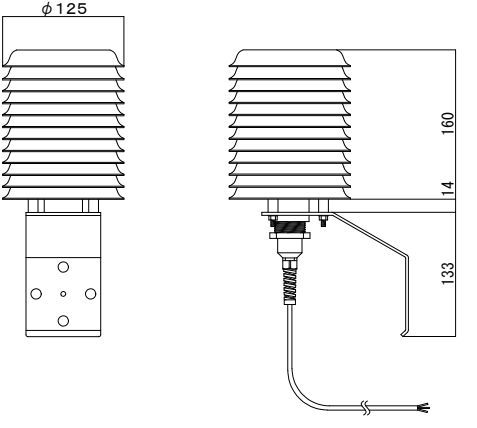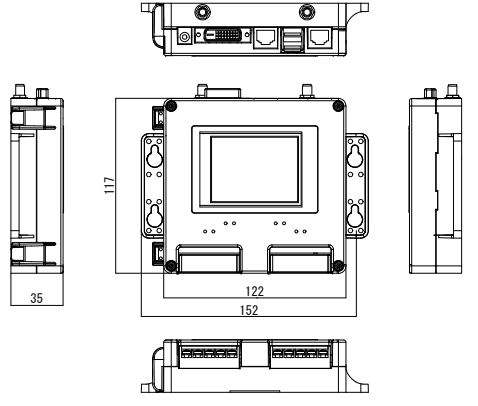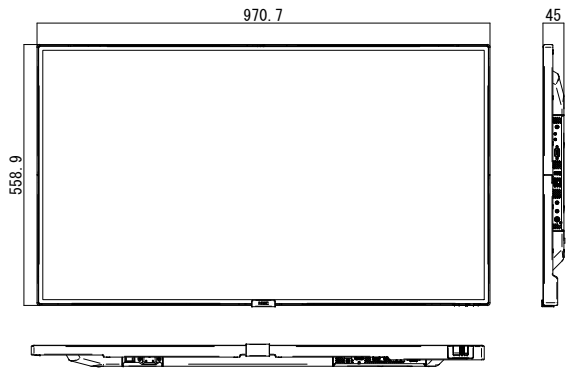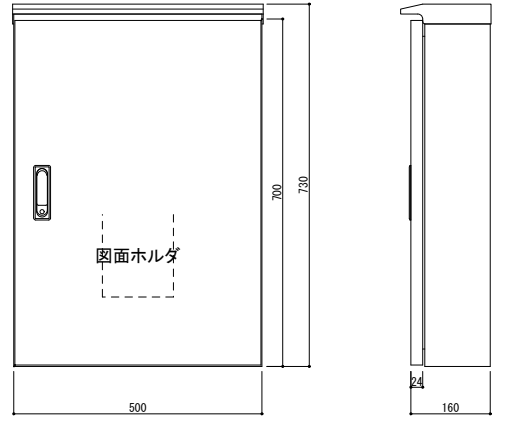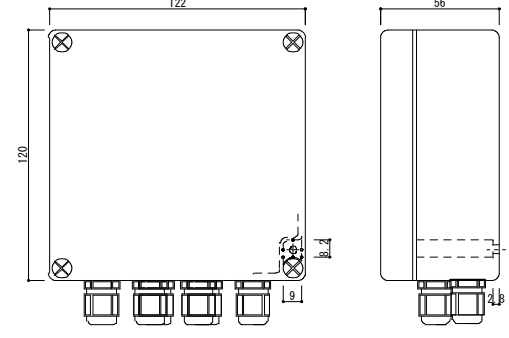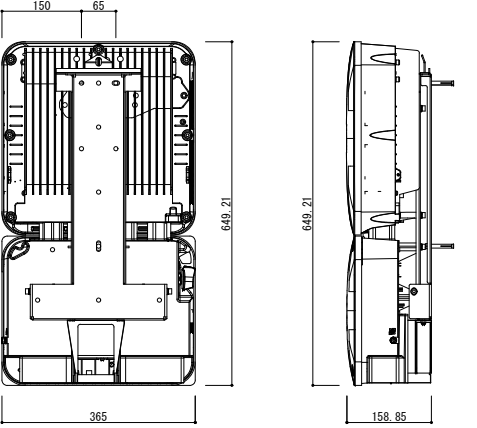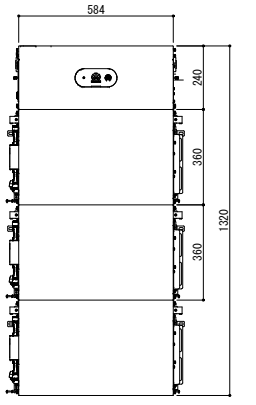
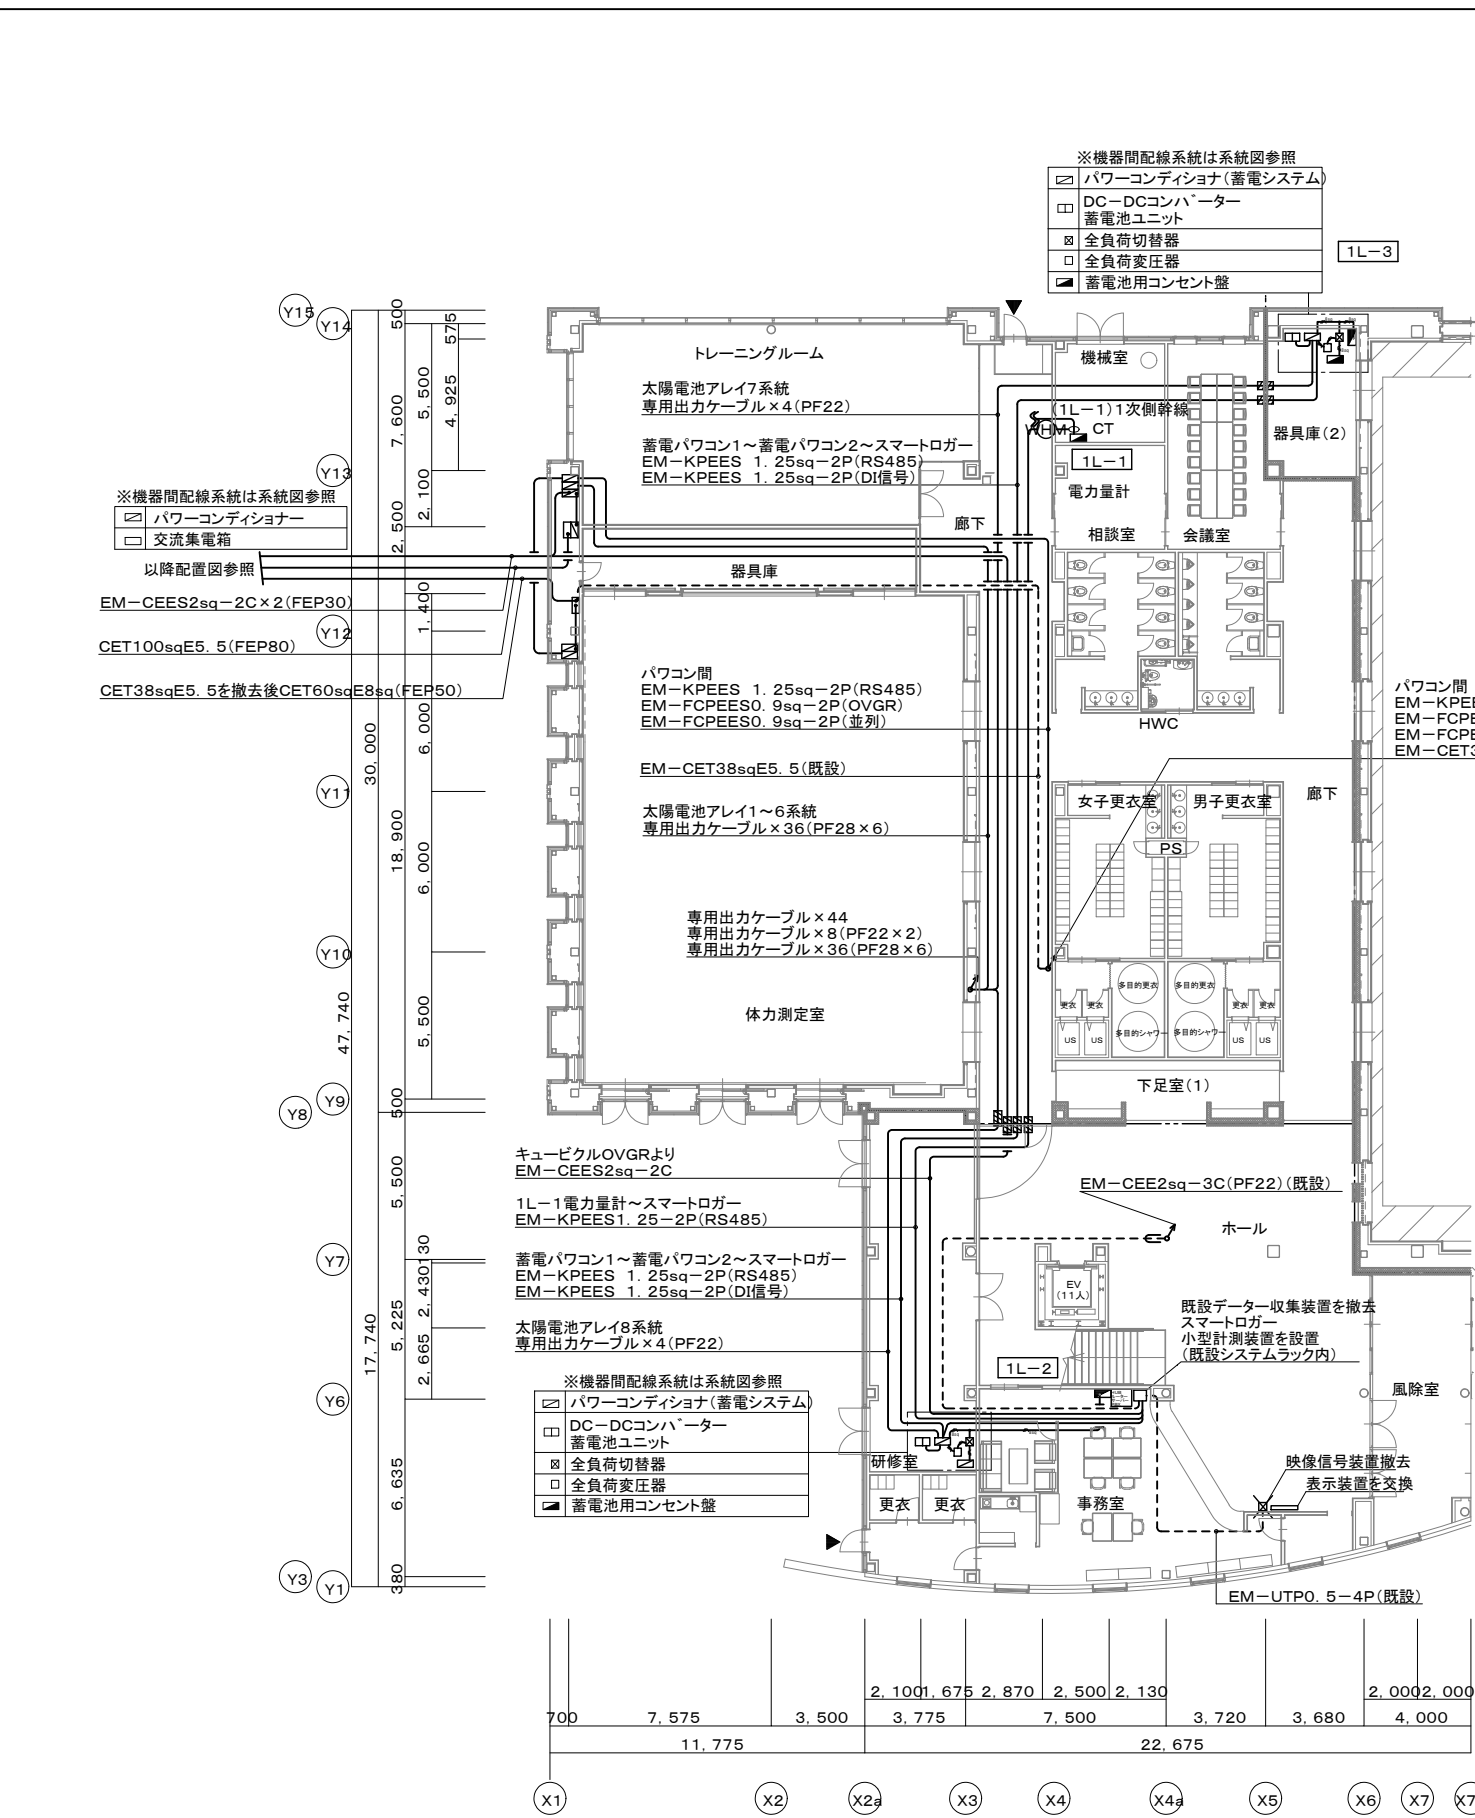
工事名称	南体育館しすぼ太陽光発電設備等設置工事	制作年月日	R05年11月30日	承認印	設計	製図	検印	静岡県掛川市清崎104-4 福田一級建築士事務所 TEL(0537)23-1480・FAX(0537)23-3247	図番 E-05
図面名称	配置図	縮尺	S=1/600						一級建築士 登録番号 190780 福田光宏




工事名称 南体育館しーすぽ太陽光発電設備等設置工事 図面名称 配置図(構内配線図)	制作年月日 R05年11月30日 縮尺 S=1/200	承認印 設計 製図 検印	静岡県掛川市清崎104-4 福田一級建築士事務所 TEL(0537)23-1480・FAX(0537)23-3247	図番 E-06
	一级建築士 登録番号 190780 福田光宏			

<p>太陽電池モジュール(参考)</p>  <p>種類:単結晶系シリコン太陽電池 容量:415w/w 参考品番:NU-415KG</p>	<p>パワーコンディショナー(参考)</p>  <p>構造:屋外、屋内壁掛型 鋼板製、非絶縁 容量:三相10kw 参考品番:CEPT-F2AA2010B</p>	<p>日射形(参考)</p>  <p>対象:傾斜面日射量 計測精度:ISO second class相当 参考品番:LPPYRA03-10m</p>	<p>気温計(参考)</p>  <p>種類:測温抵抗体 センサー:Pt100Ω相当以上 形状:簡易シールド付 参考品番:HD9008.03-10m</p>
<p>計測監視装置(参考)</p>  <p>構造:屋内形 電源:AC100V 参考品番:フィールドロジック製 Datacube4</p>	<p>計測監視装置 表示装置(参考)</p>  <p>構造:屋内壁掛形 形式:液晶43インチディスプレイ 表示内容:発電電力、発電電力量、グラフ等 電源:AC100V</p>	<p>交流集合盤(参考)</p>  <p>仕様:鋼板製、屋外壁掛(3回路用、4回路用)</p>	<p>気象信号変換箱(参考)</p>  <p>参考品番:DEA485-1001</p>
<p>パワーコンディショナー 蓄電池用(参考)</p>  <p>構造:屋外、屋内壁掛型 鋼板製、非絶縁 容量:単相4.95kw 参考品番:SUN-2000-4.95KTL-JPL1 20年センドバック保証</p>	<p>蓄電システム(参考)</p>  <p>容量:15kwh 参考品番:LUNA2000-15-NHSO</p>		


	<p>工事名称 南体育館しーすば太陽光発電設備等設置工事</p> <p>図面名称 機器姿図</p>	<p>制作年月日 R05年11月30日</p> <p>縮尺 S=1/NS</p>	承認印	設計	製図	検印	 <p>静岡県掛川市清崎104-4 福田一級建築士事務所 TEL.(0537)23-1480・FAX(0537)23-3247</p>	<p>一級建築士 登録番号 190780 福田光宏</p>	<p>図番 E-08</p>
--	---	--	-----	----	----	----	---	-----------------------------------	--------------------



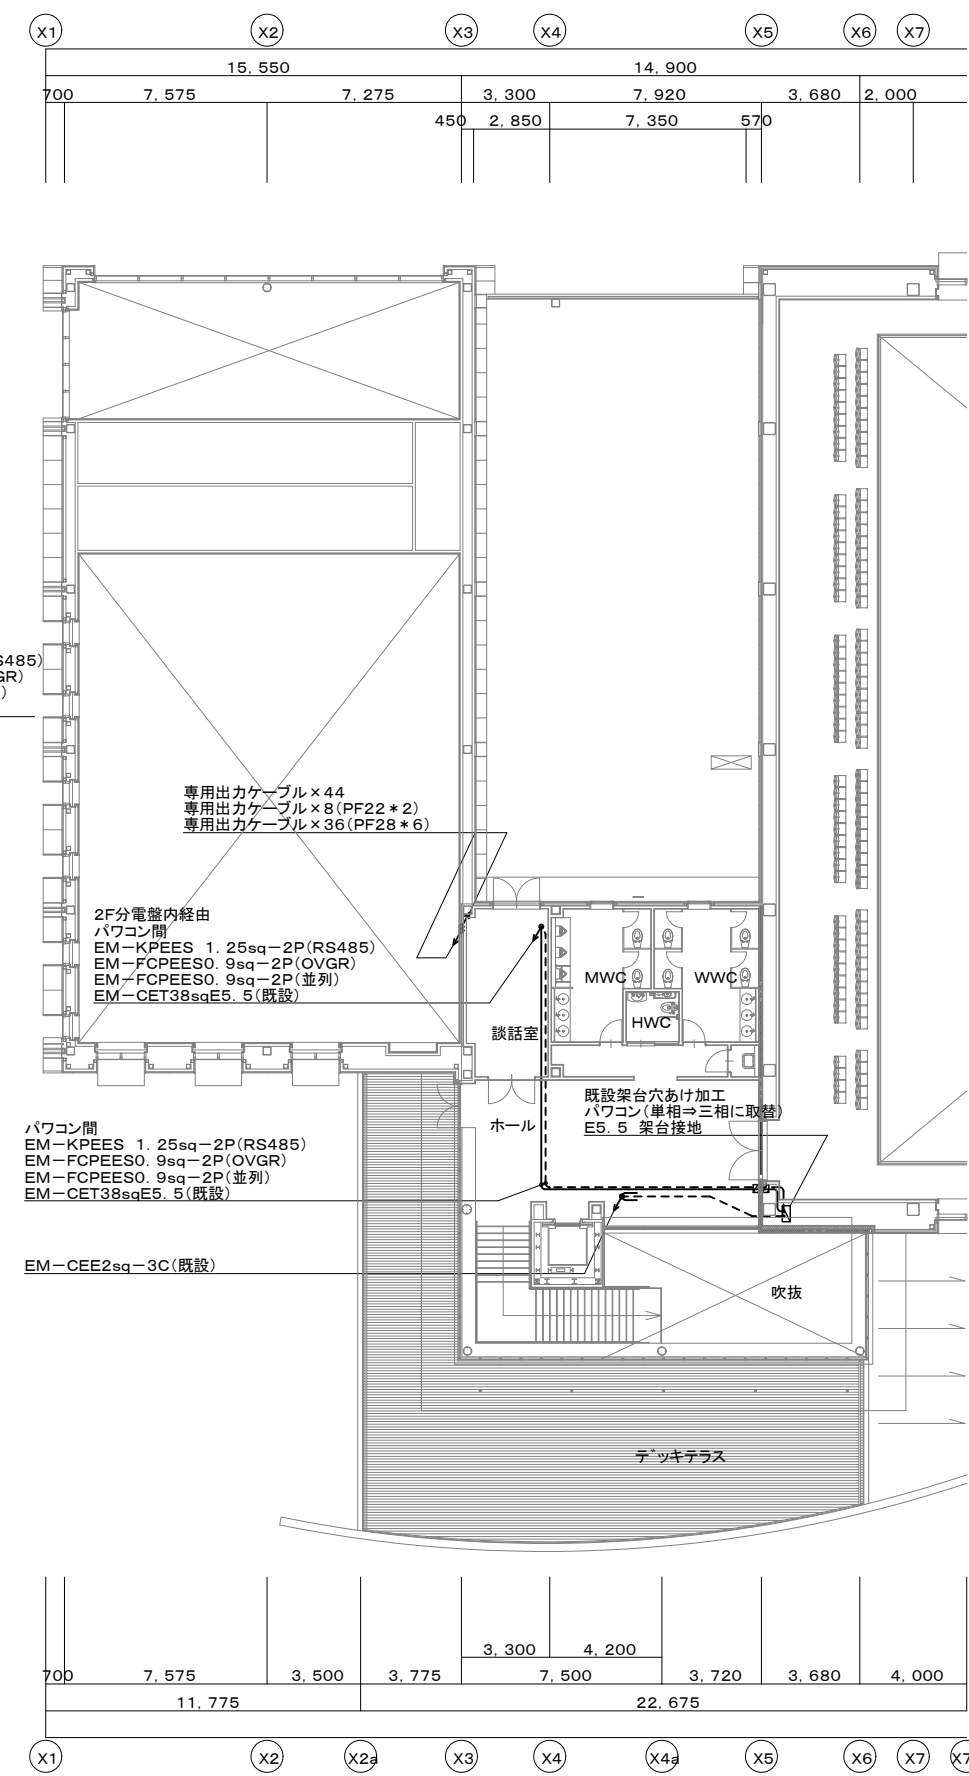1階平面図 S=1:200




2階平面図 S=1:200

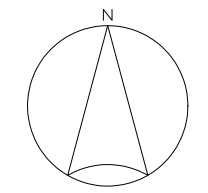


... 防火区画を示す
- - - 防火区画貫通処理を示す


工事名称	南体育館1-1すば太陽光発電等設置工事	制作年月日	R05年11月30日	承認印	設計	製図	検印	静岡県掛川市清崎104-4 福田一級建築士事務所 TEL(0537)23-1480・FAX(0537)23-3247	図番	E-09
図面名称	1階・2階配線図	縮尺	S=1/200						一級建築士 登録番号 190780 福田光宏	

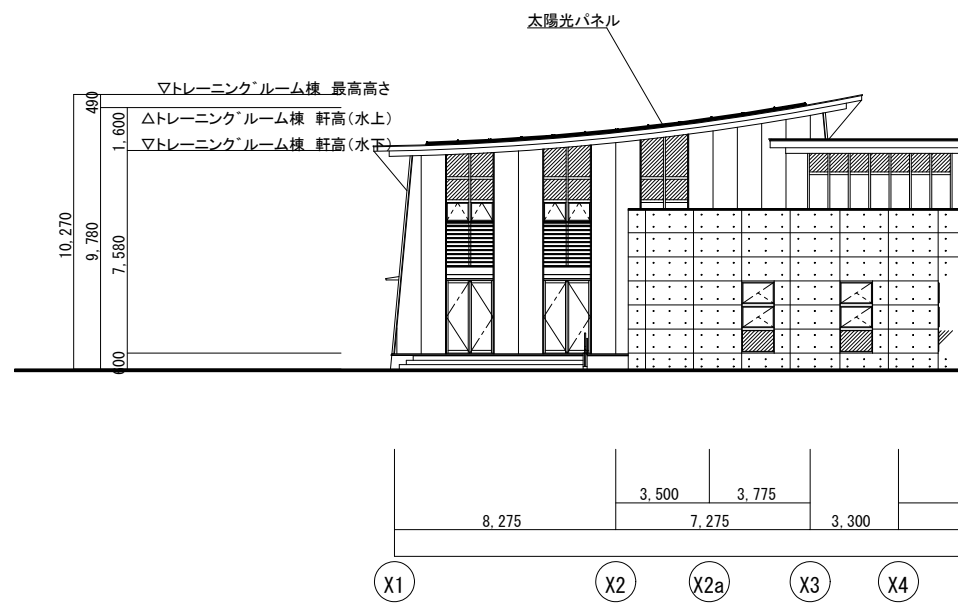


屋根伏図 S=1:200

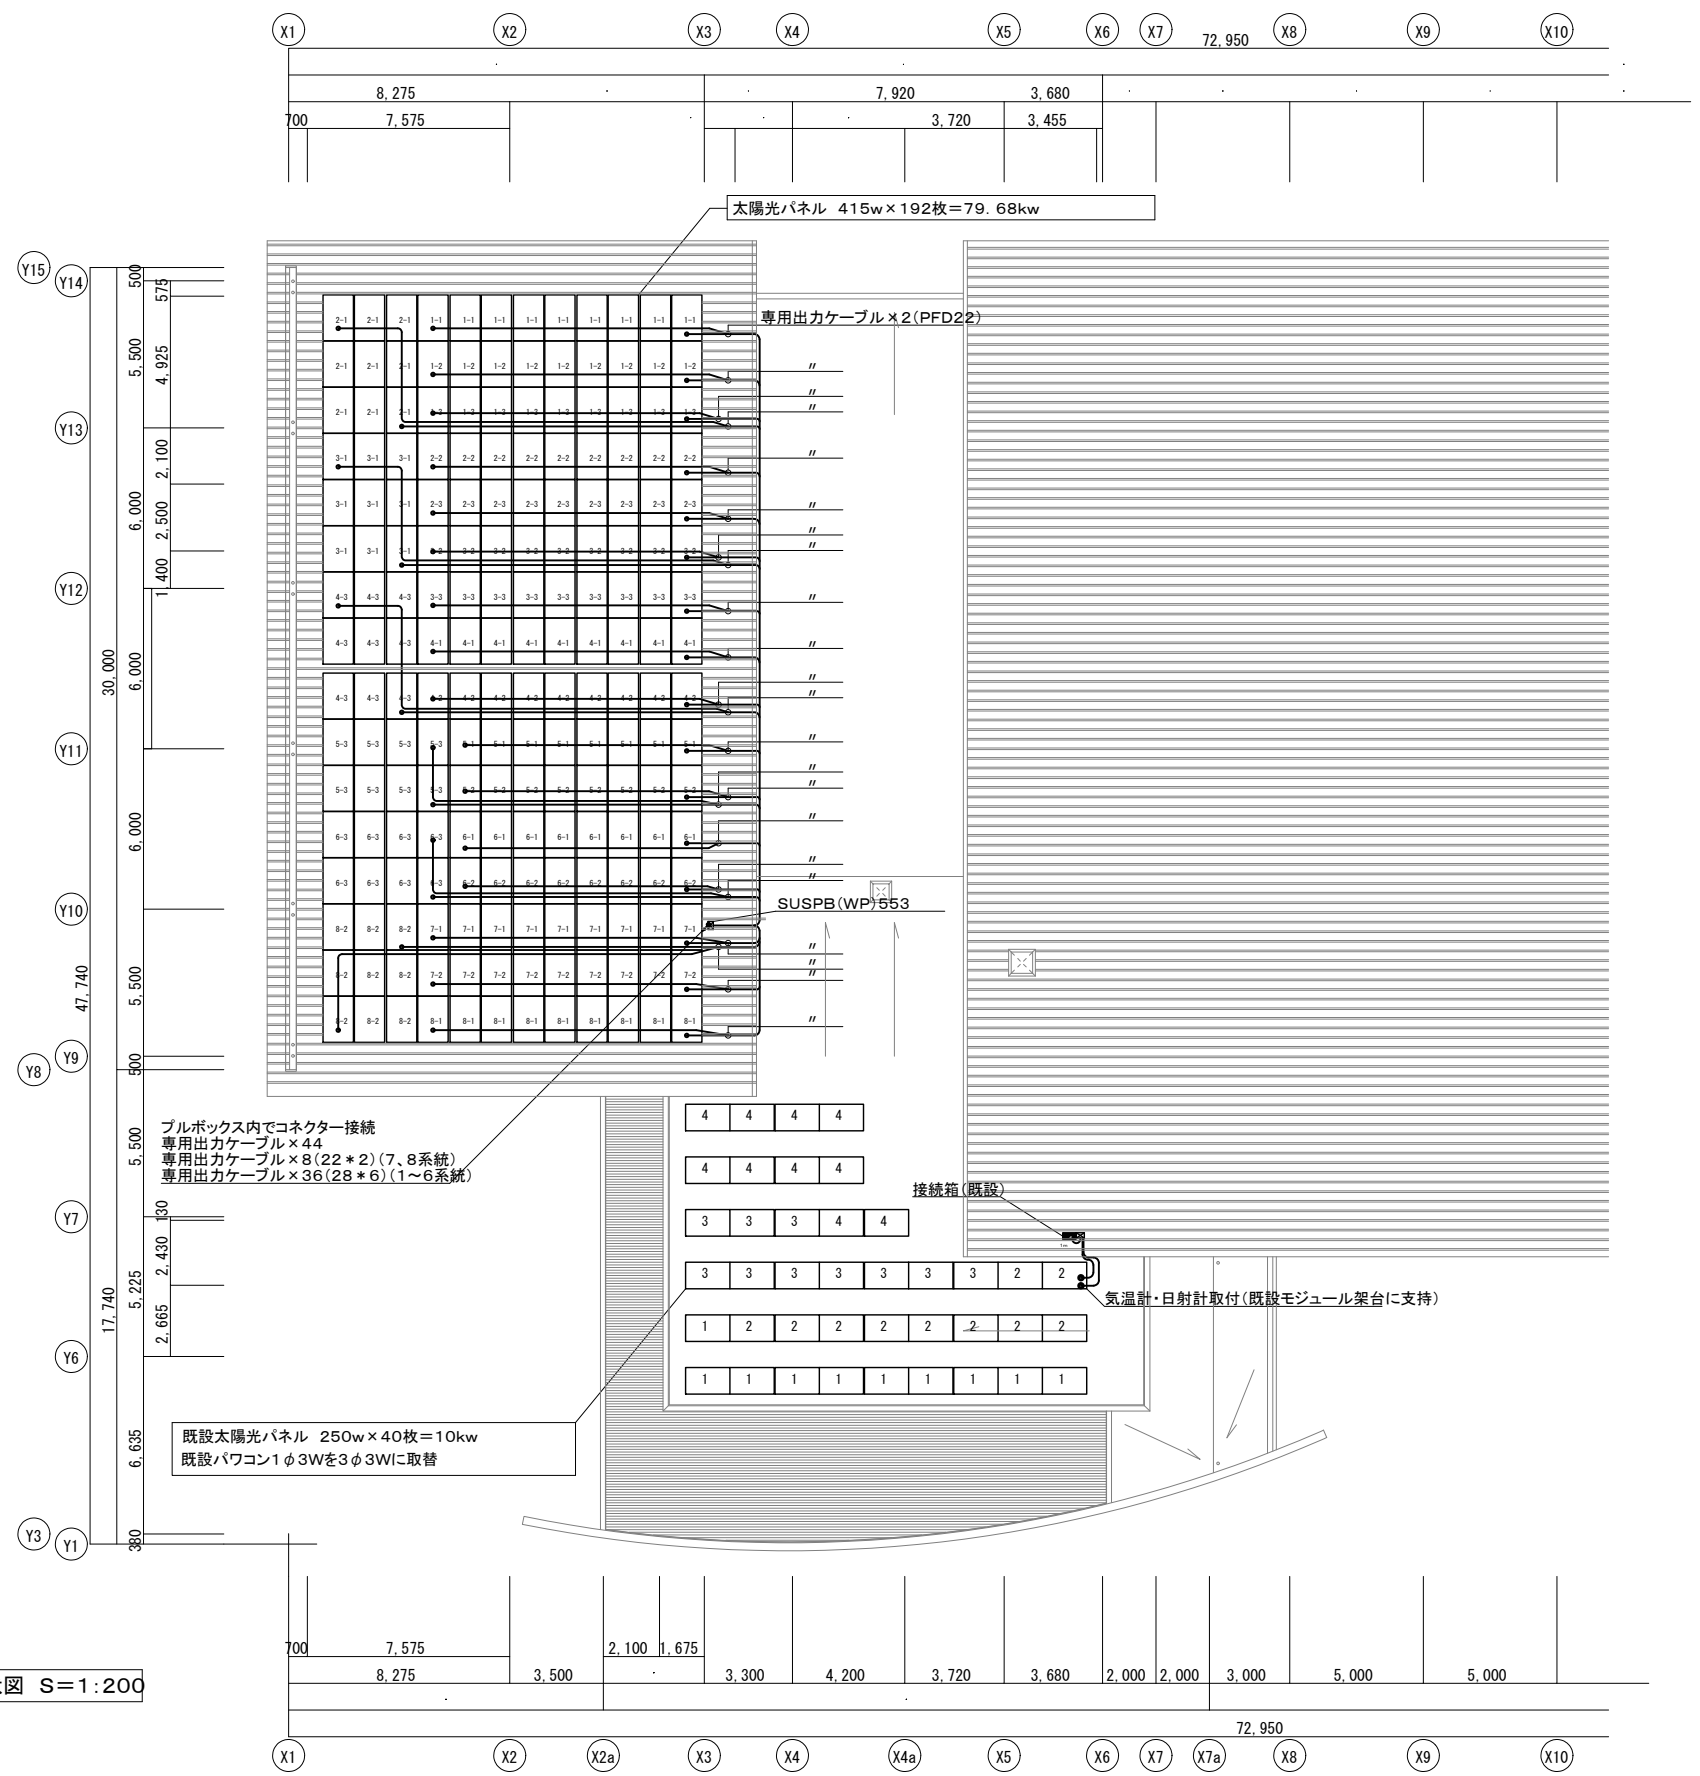


工事名称 南体育館一すば太陽光発電等設置工事 図面名称 屋根配線図	制作年月日 R05年11月30日 縮尺 S=1/200	承認印 設計 製図 検印	静岡県掛川市清崎104-4 福田一級建築士事務所 TEL(0537)23-1480・FAX(0537)23-3247	一級建築士 登録番号 190780 福田光宏	図番 E-10
	図番 E-10				

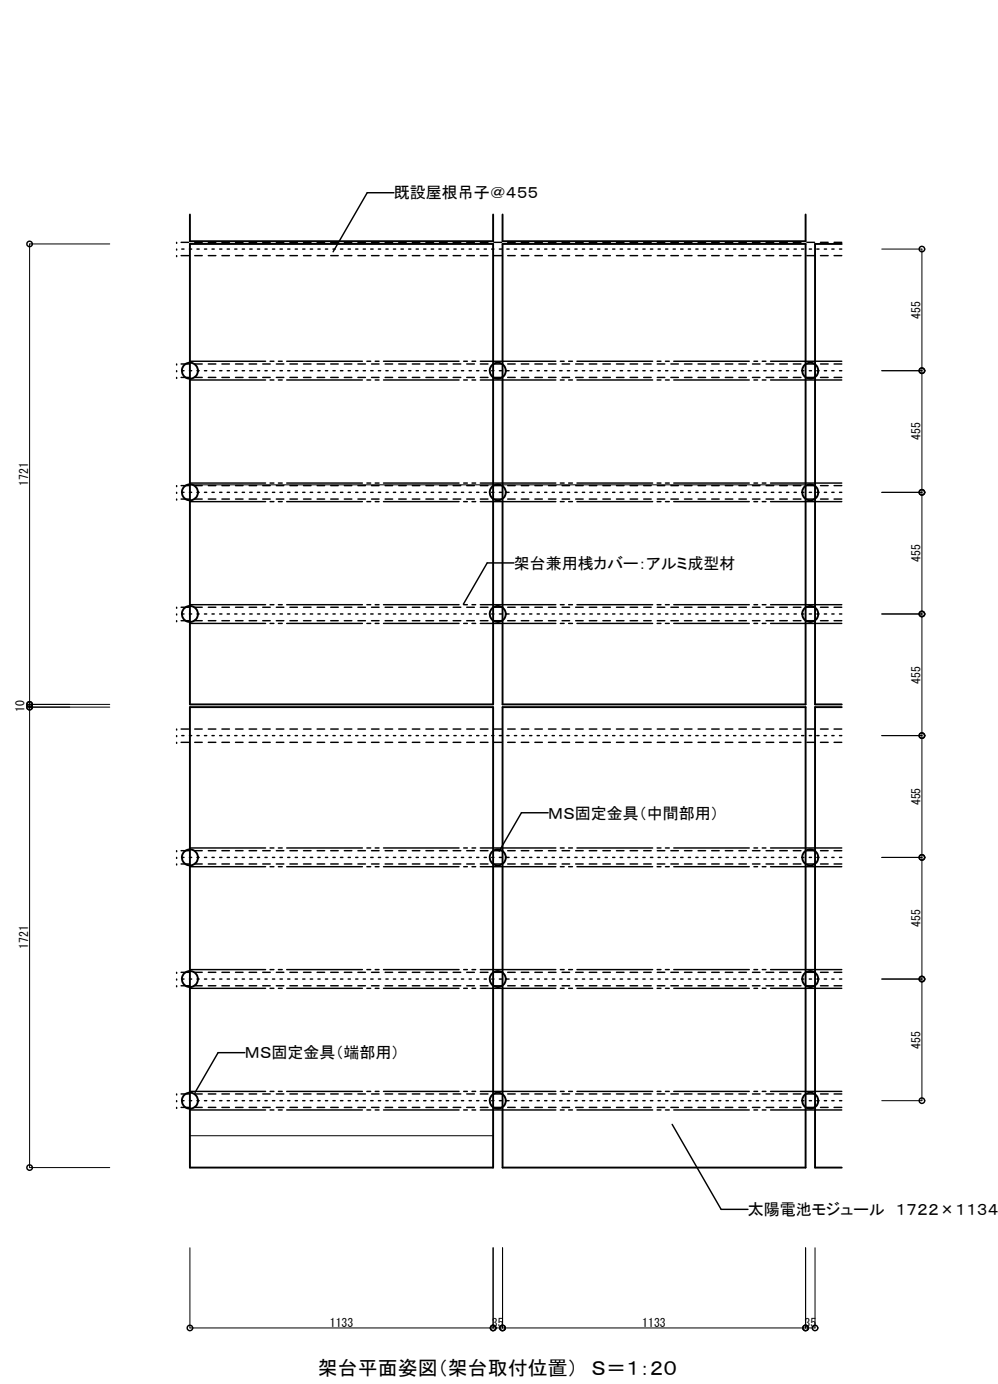

架台平面図(架台取付位置) S=1:20

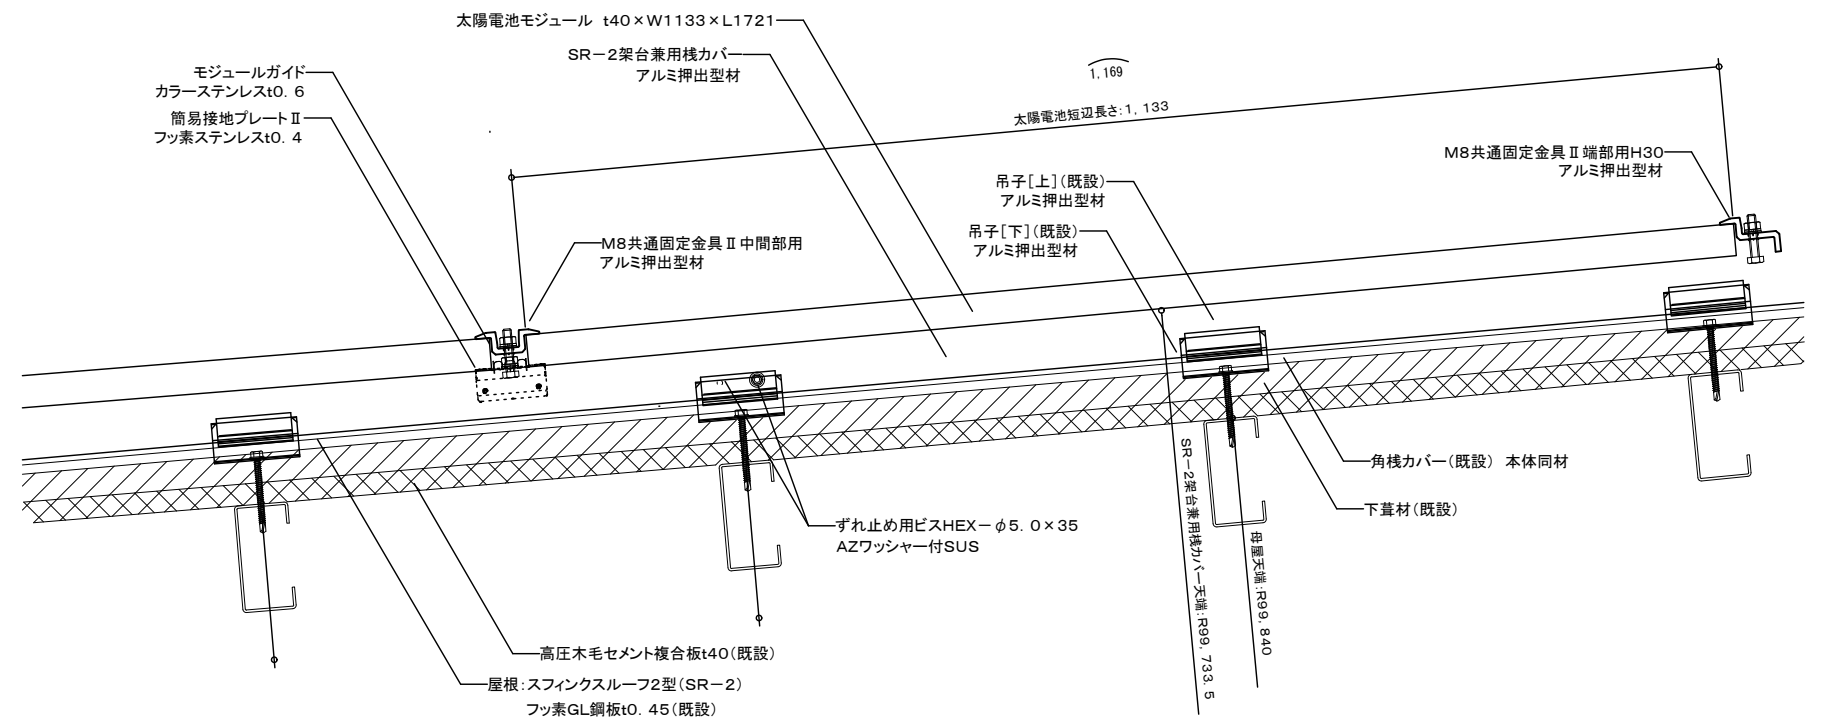




架台断面詳細図(短辺方向) S=1:5

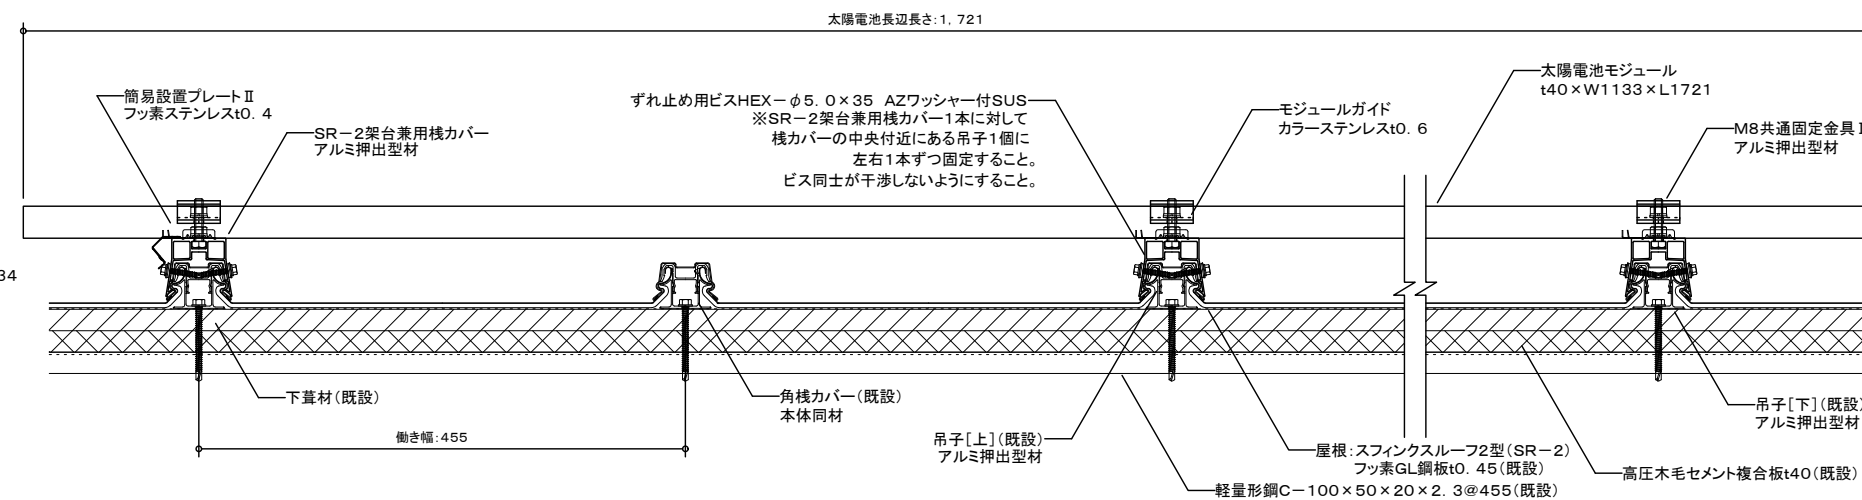


架台断面詳細図(長辺方向) S=1:5

 参考架台メーカー:元旦ビューティ工業株式会社
 参考製品名:サンピカ SR
 ※太陽光モジュール1枚に対して6箇所固定する

工事名称	南体育館しーすば太陽光発電等設置工事	制作年月日	R05年11月30日	承認印	設計	製図	検印	 静岡県掛川市清崎104-4 福田一級建築士事務所 TEL(0537)23-1480・FAX(0537)23-3247	一級建築士 登録番号 190780	図番	E-11
図面名称	架台詳細図	縮尺	S=1/20, 1/5						福田光宏		

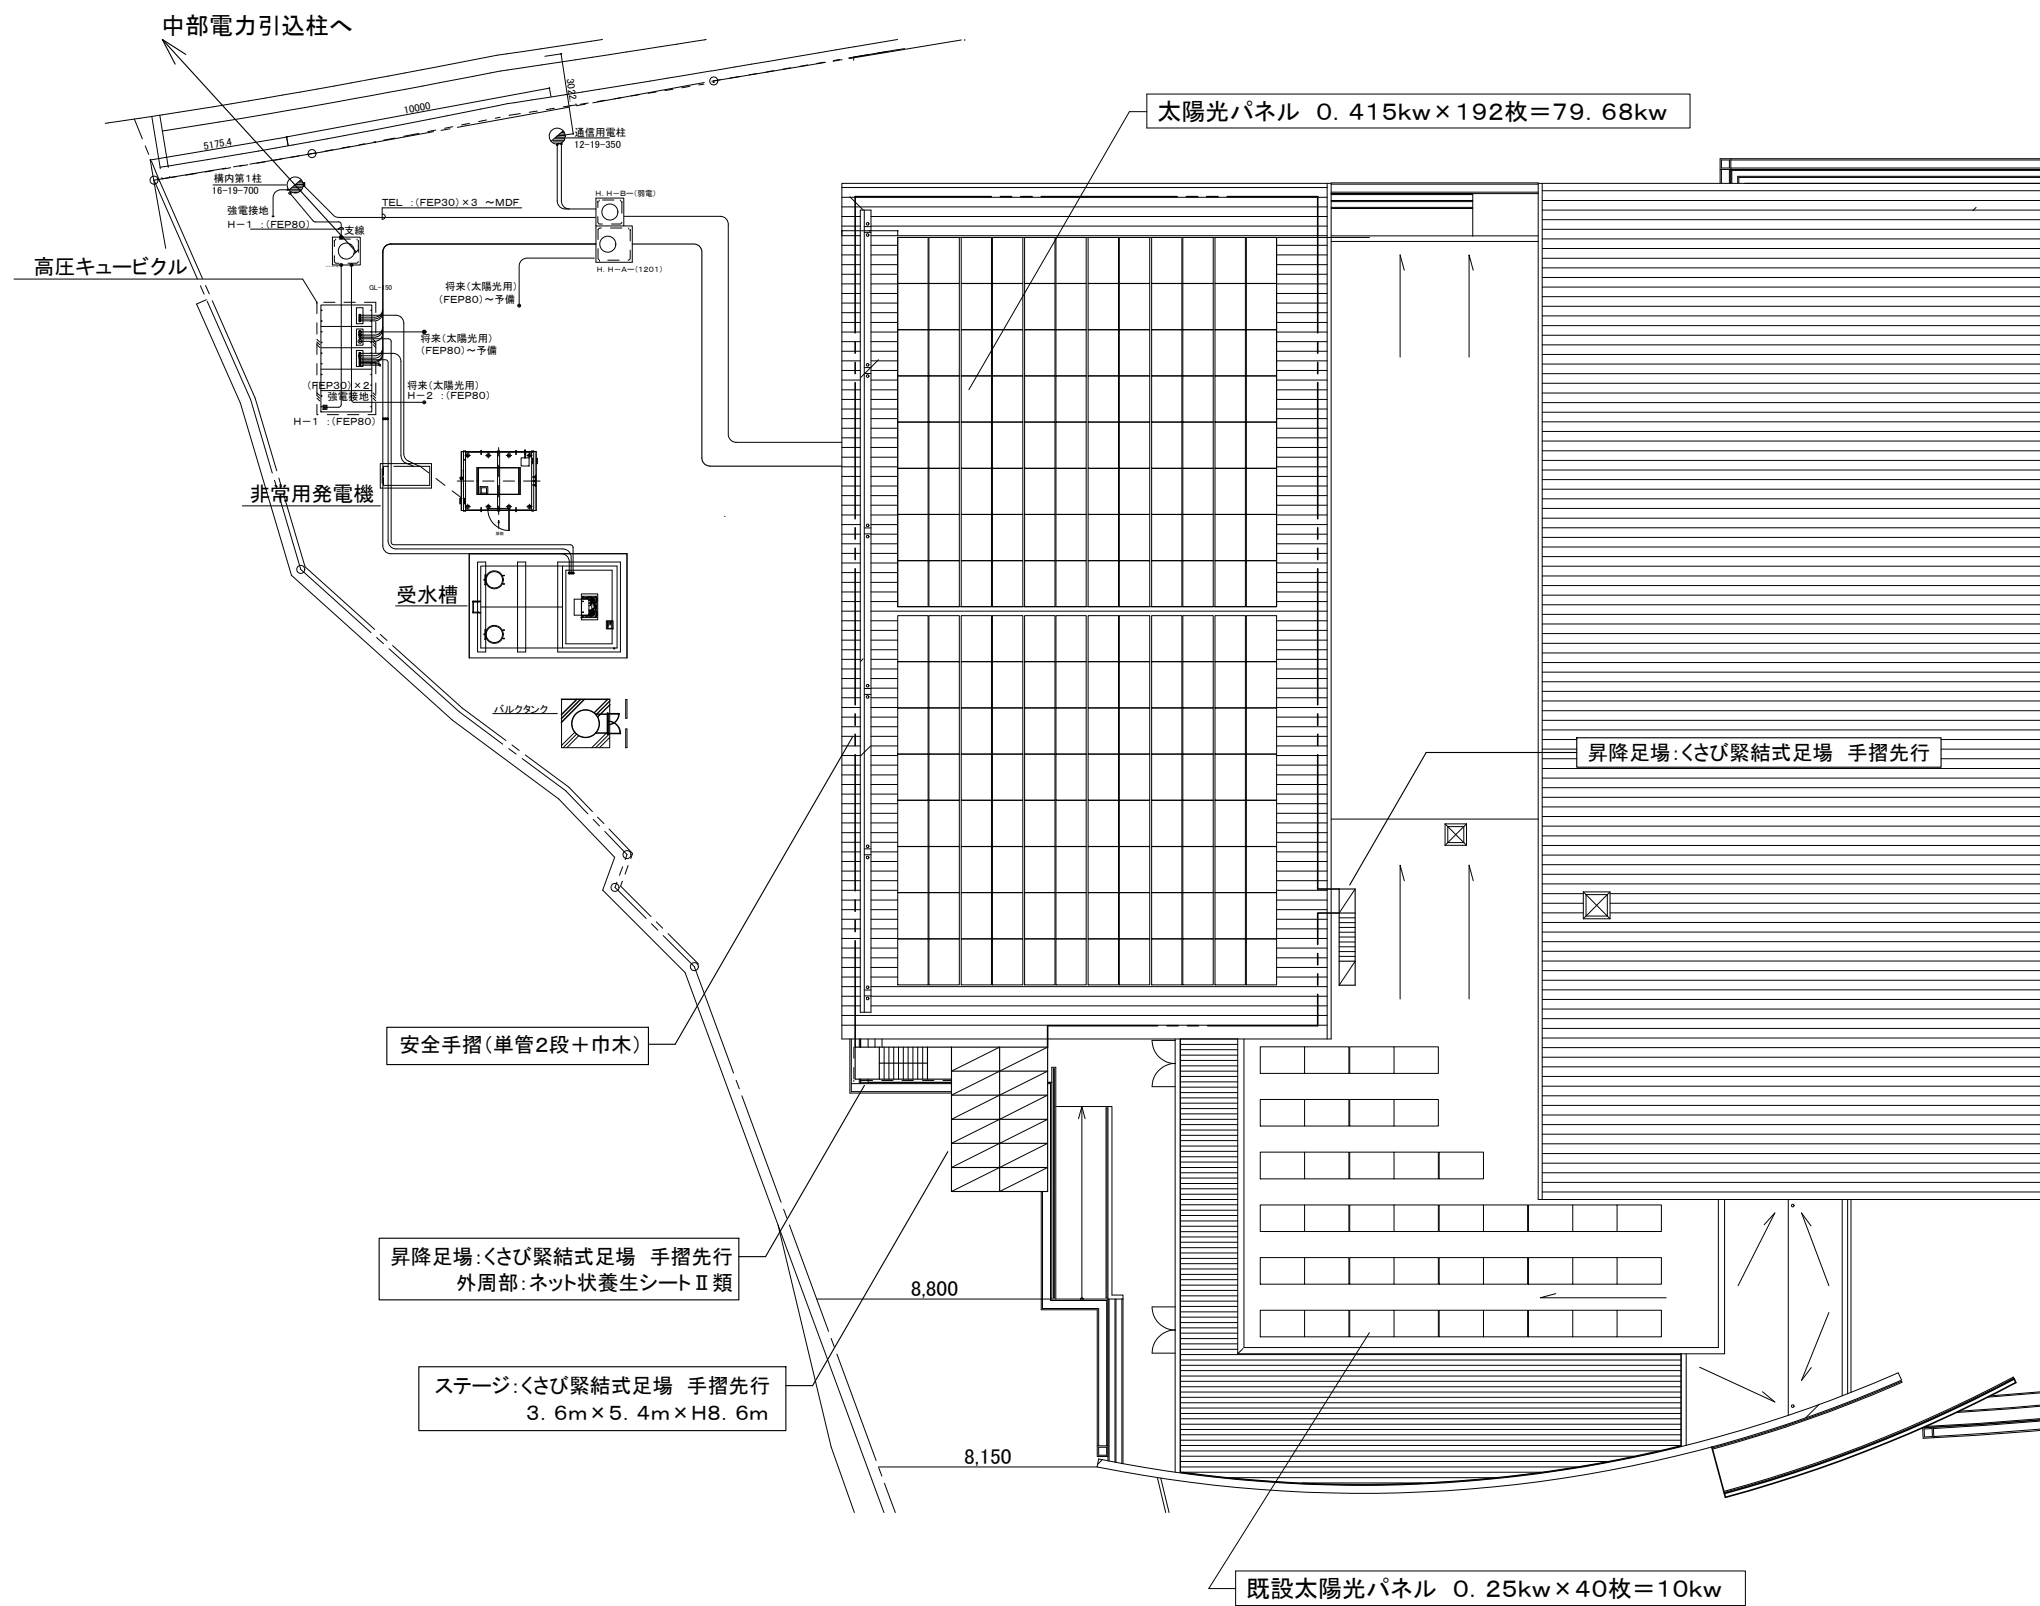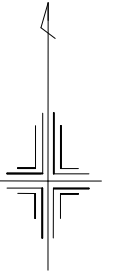

 ----- ----- -----	工事名称	南体育館しーすぽ太陽光発電設備等設置工事	制作年月日	R05年11月30日	承認印	設計	製図	検印	 静岡県掛川市清崎104-4 福田一級建築士事務所 TEL(0537)23-1480・FAX(0537)23-3247	一級建築士 登録番号 190780 福田光宏	図番 E — 12
	図面名称	仮設計画図(参考図)	縮尺	S=1/200							