

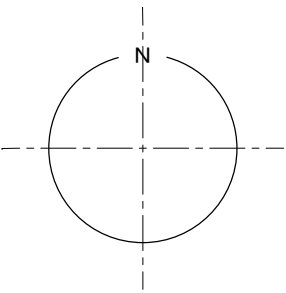
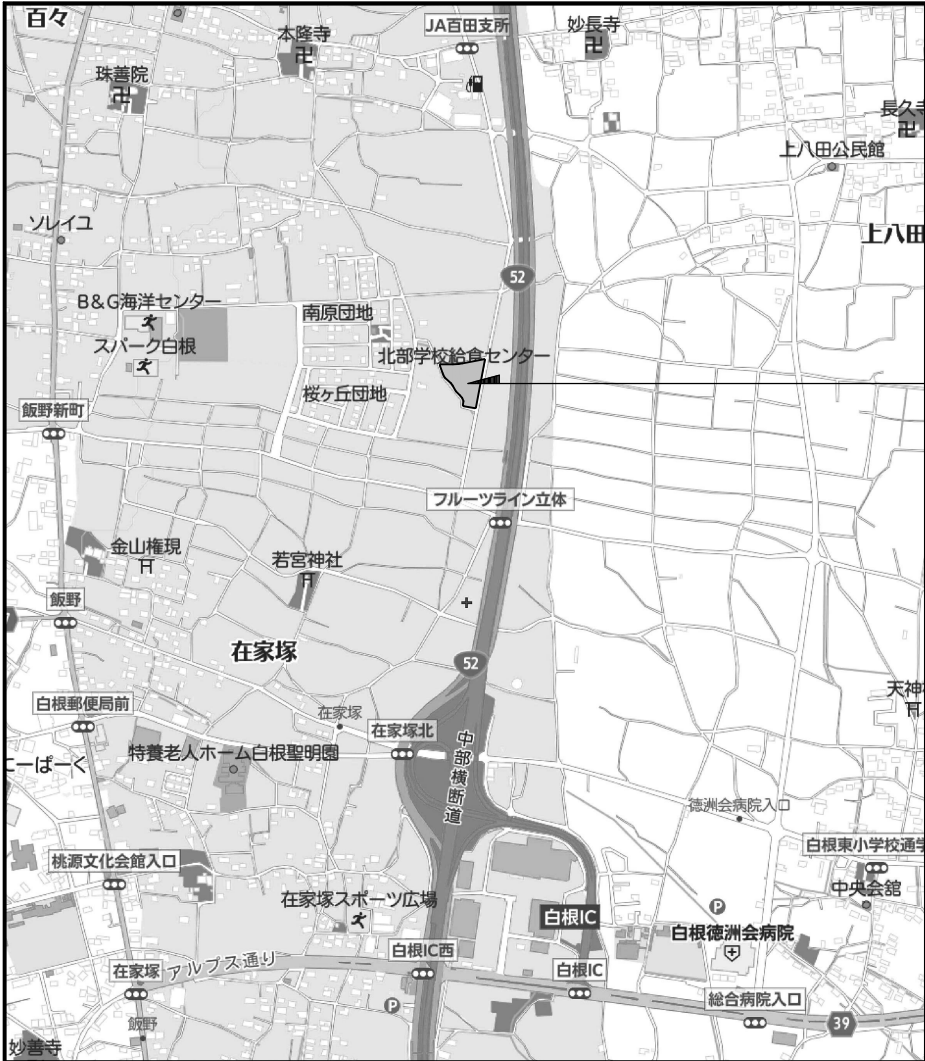


機器搬入用開口部拡張工事 設計図

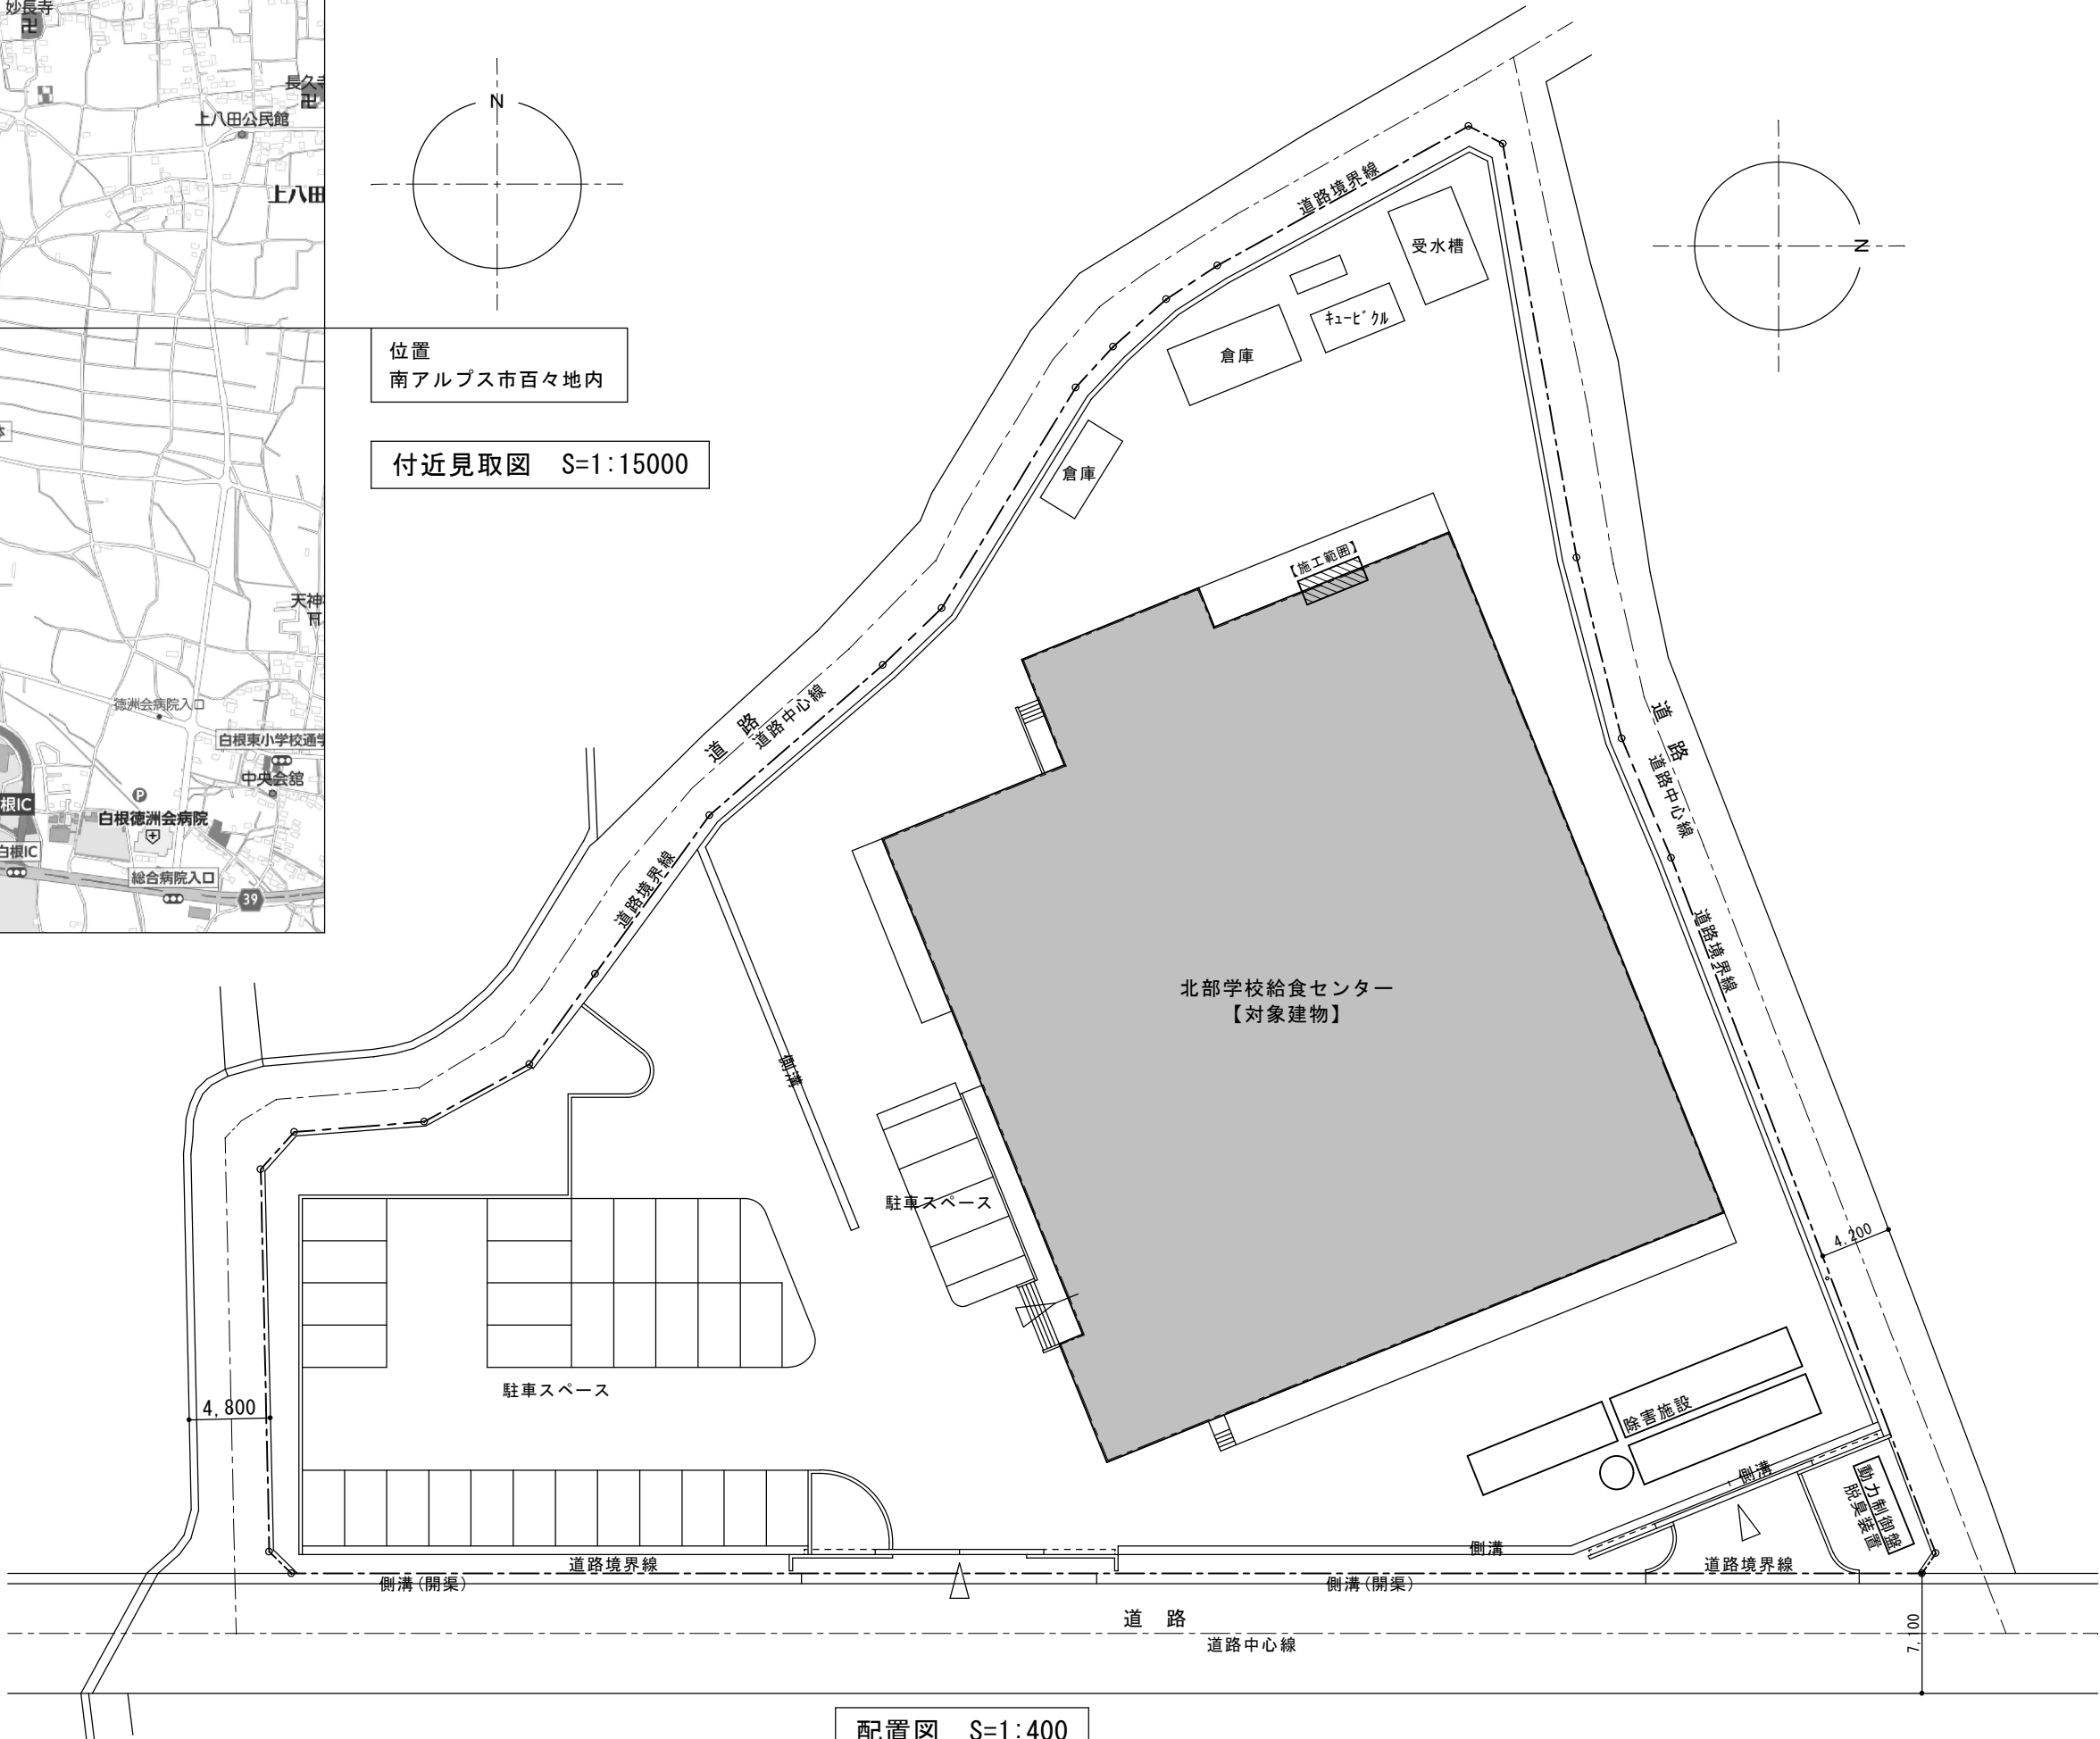


位置
南アルプス市百々地内

付近見取図 S=1:15000

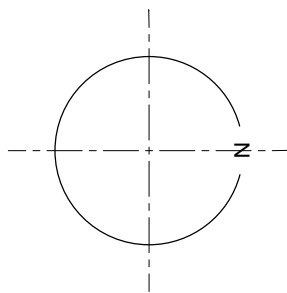


配置図 S=1:400



記 事						年月日	工事名称	図面番号
						縮 尺	機器搬入用開口部拡張工事	A-02
						S=1:15000, 400	図面名 付近見取図・配置図	

 

記 事									年月日	工事名称	図面番号 A-03
									機器搬入用開口部拡張工事		
	縮 尺								図面名		
	S=1:200								全体1階平面図		

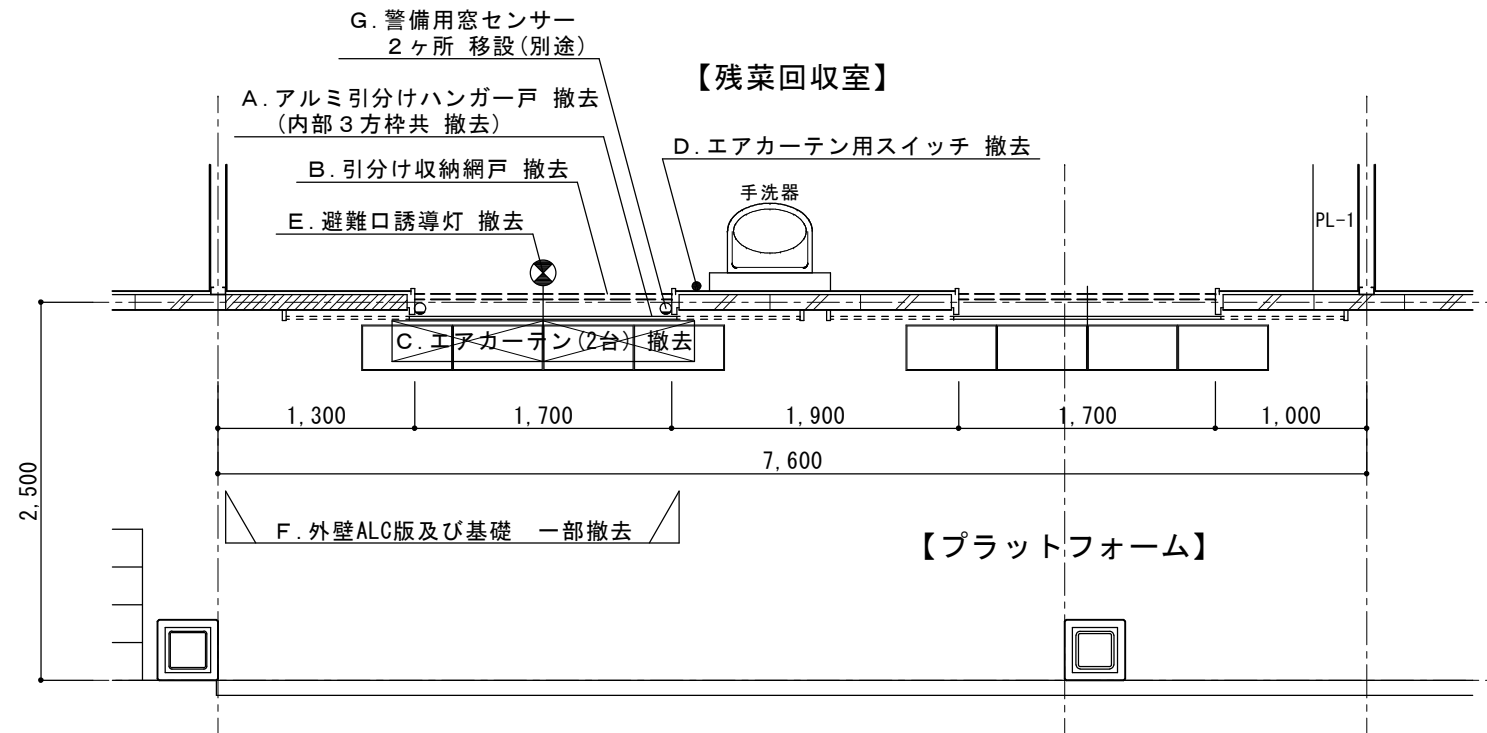

現状平面図 S=1:50

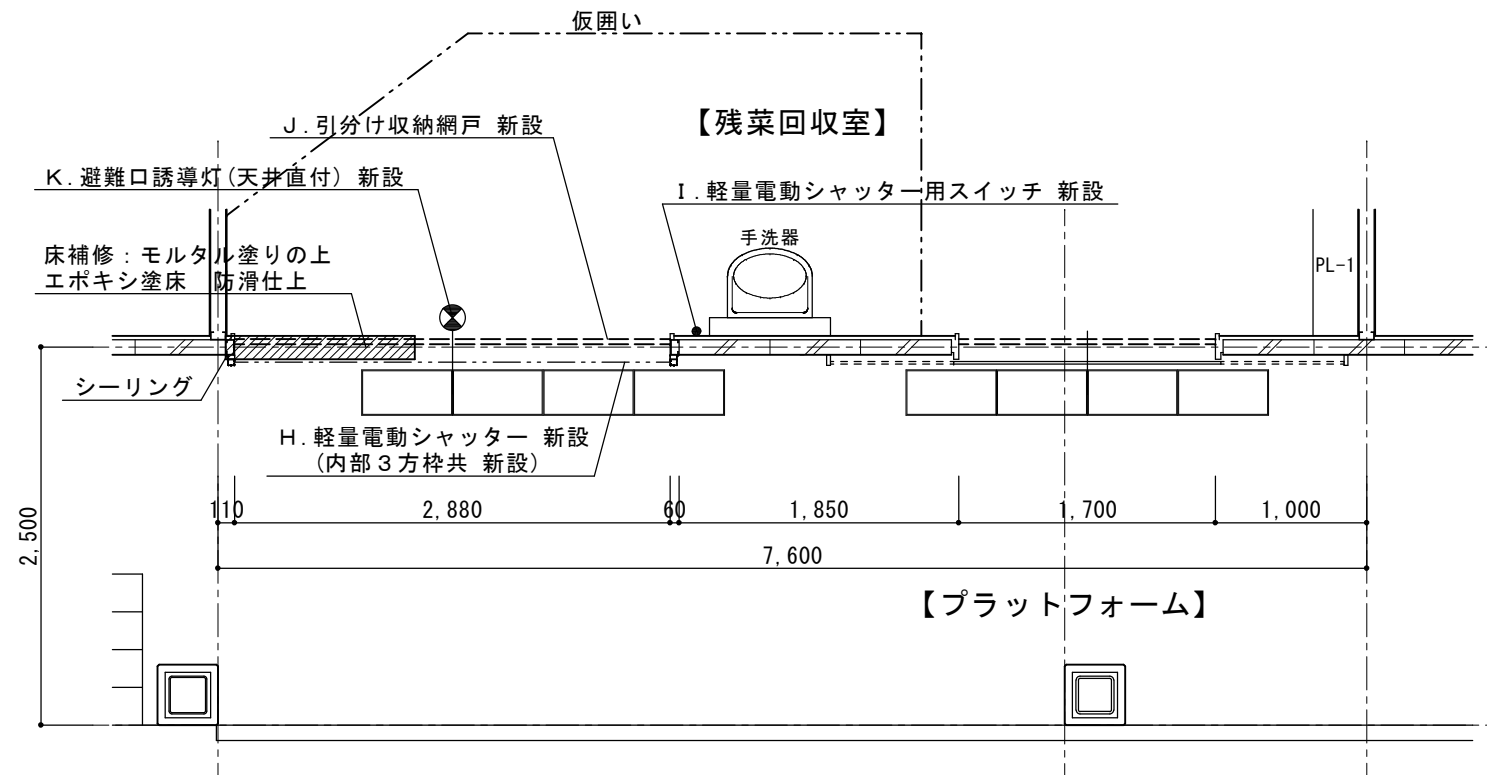 


改修平面図 S=1:50



改修内容

- A. アルミ引分けハンガー戸 撤去
(内部3方枠共 撤去)
- B. 引分け収納網戸 撤去
- C. エアカーテン(2台) 撤去
- D. エアカーテン用スイッチ 撤去
- E. 避難口誘導灯 撤去
- F. 外壁ALC版及び基礎 一部撤去
- G. 警備用窓センサー(2ヶ所) 移設(別途)
- H. 軽量電動シャッター 新設
(内部3方枠 新設)
- I. 軽量電動シャッター用スイッチ 新設
- J. 引分け収納網戸 新設
- K. 避難口誘導灯(天井直付) 新設

記事								年月日	工事名称	図面番号 A-04
								縮尺 S=1:50	図面名	
									機器搬入用開口部拡張工事 平面詳細図	

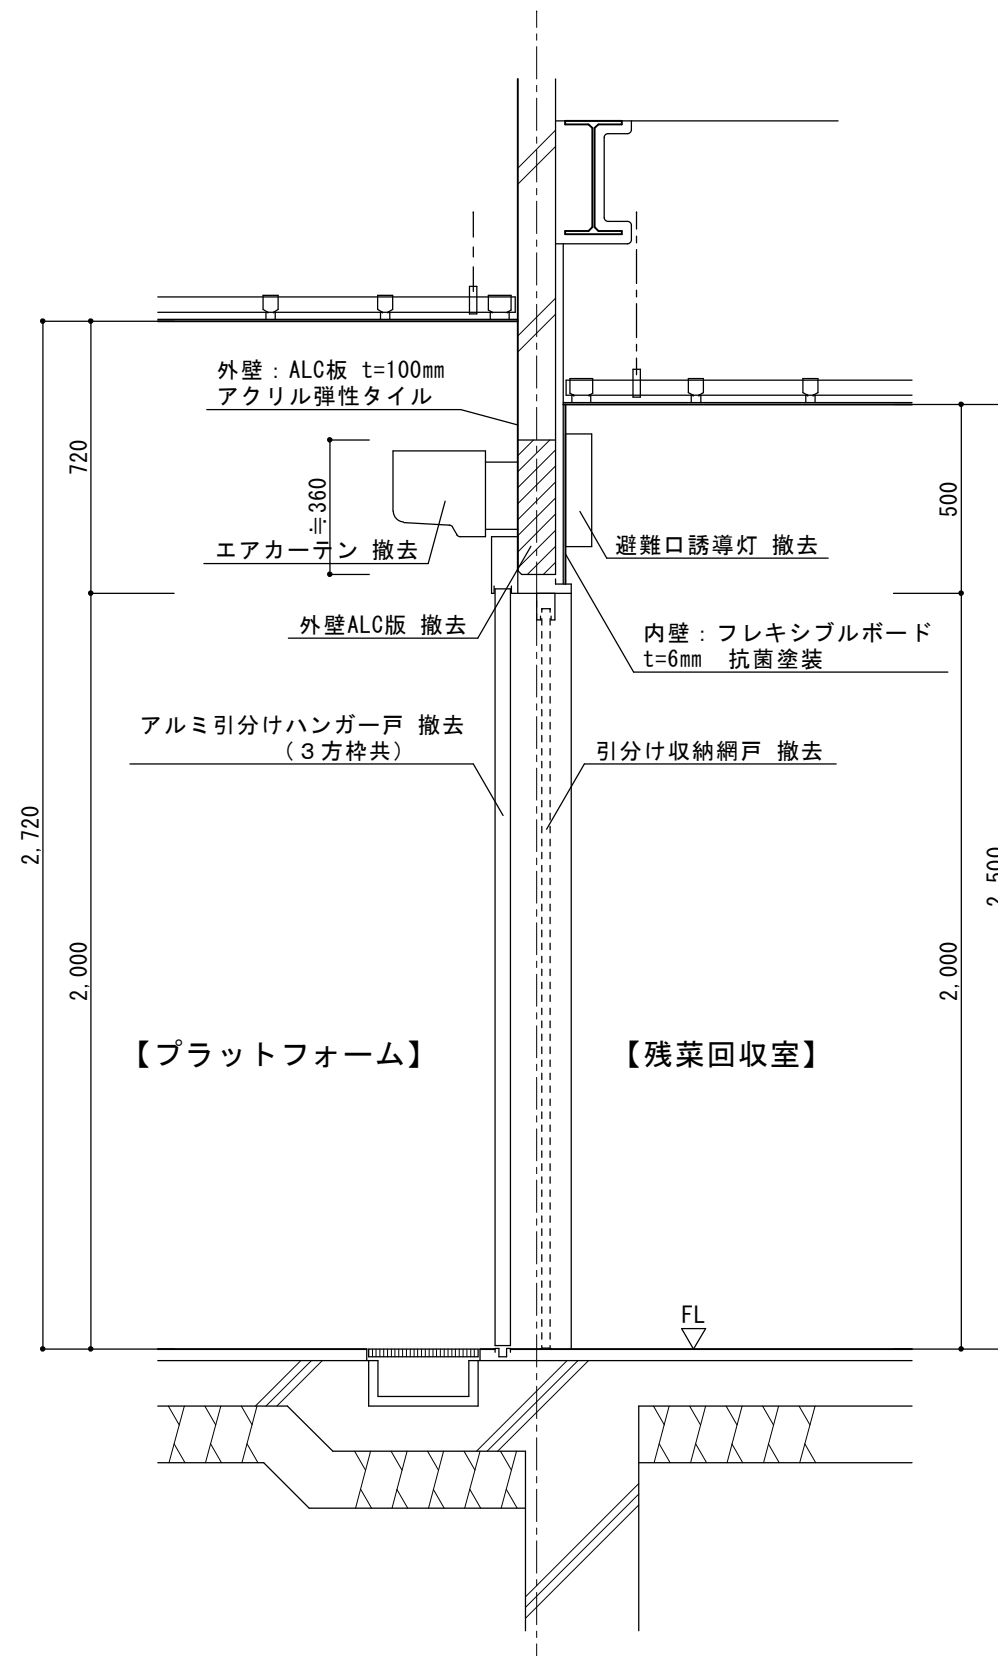


現状平面図 S=1:20

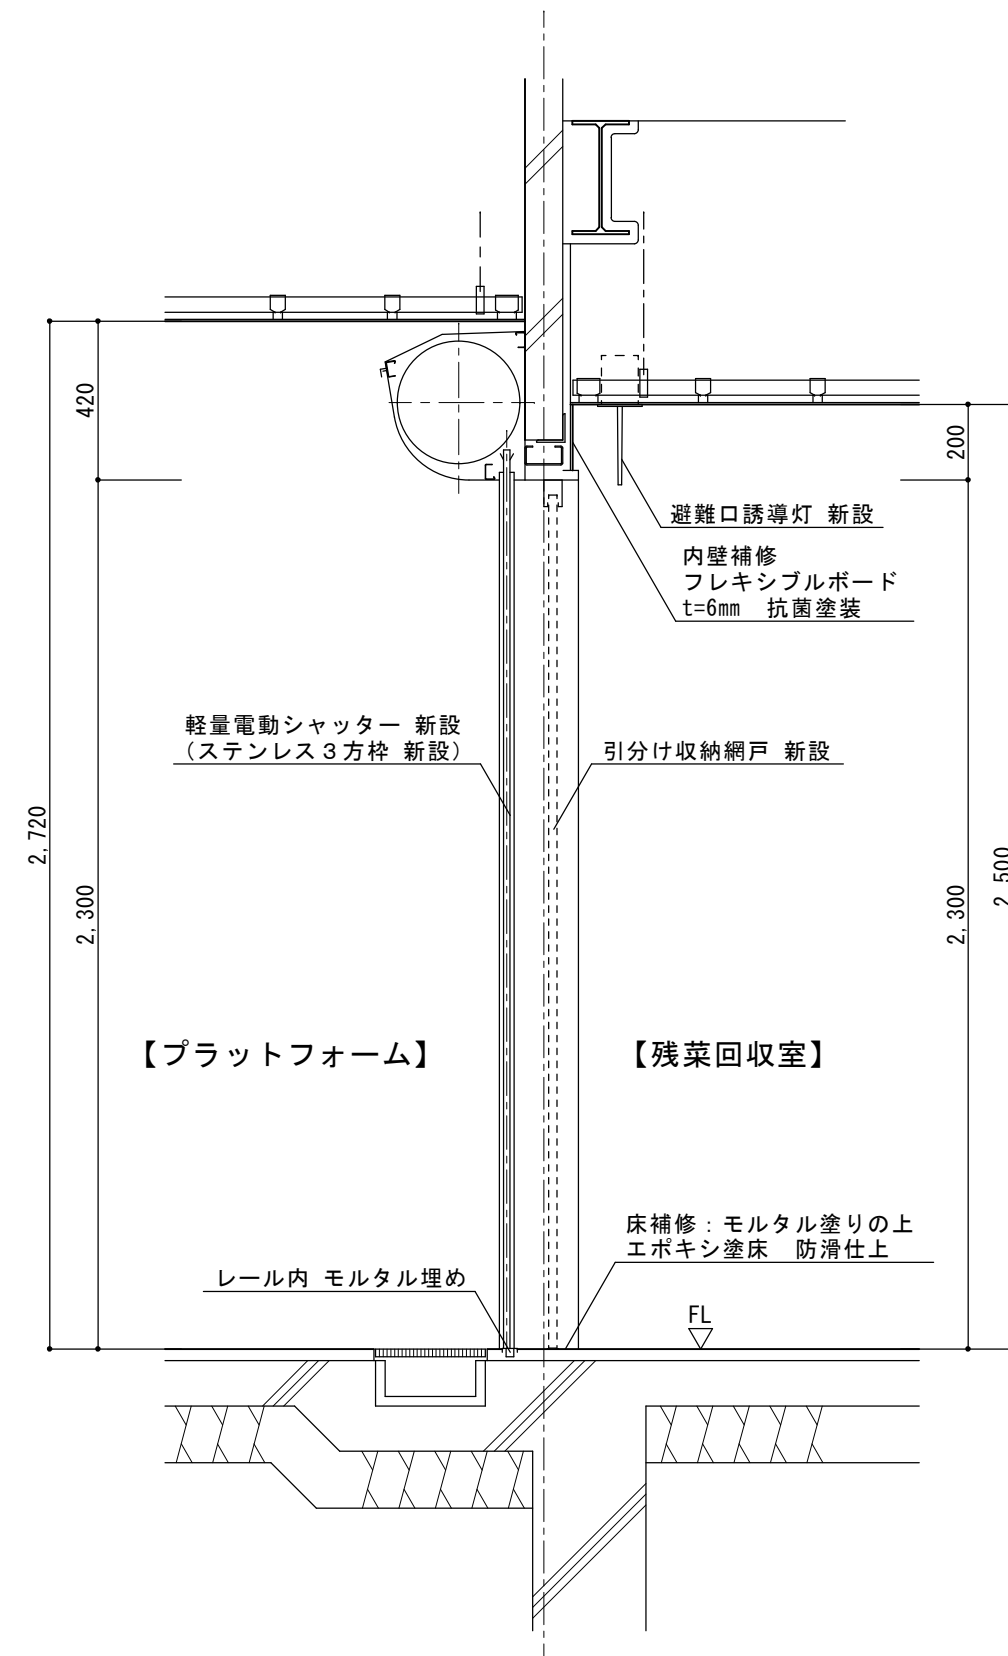
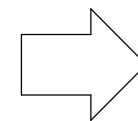


改修平面図 S=1:20

記事									年月日	工事名称	図面番号 A-05
									縮尺	図面名	
									S=1:20	矩計図	

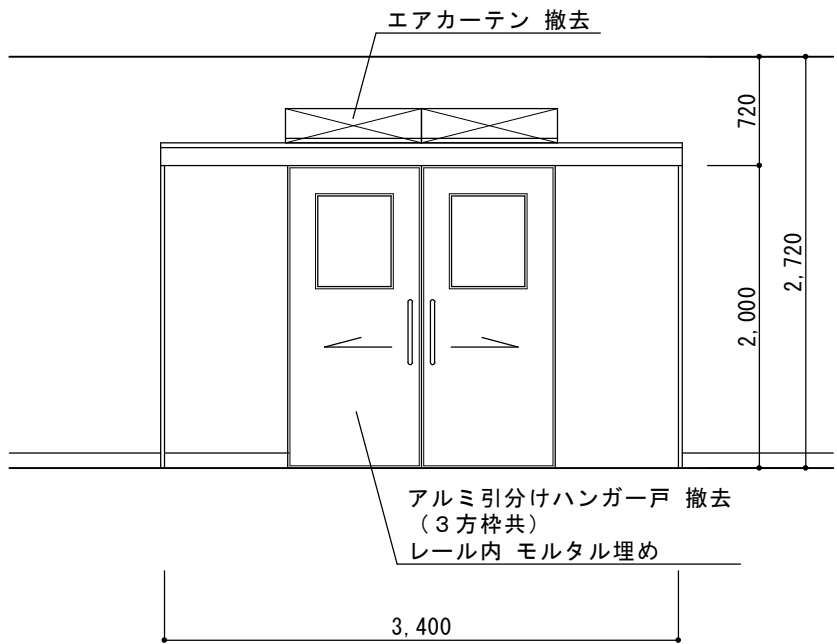


【プラットフォーム】

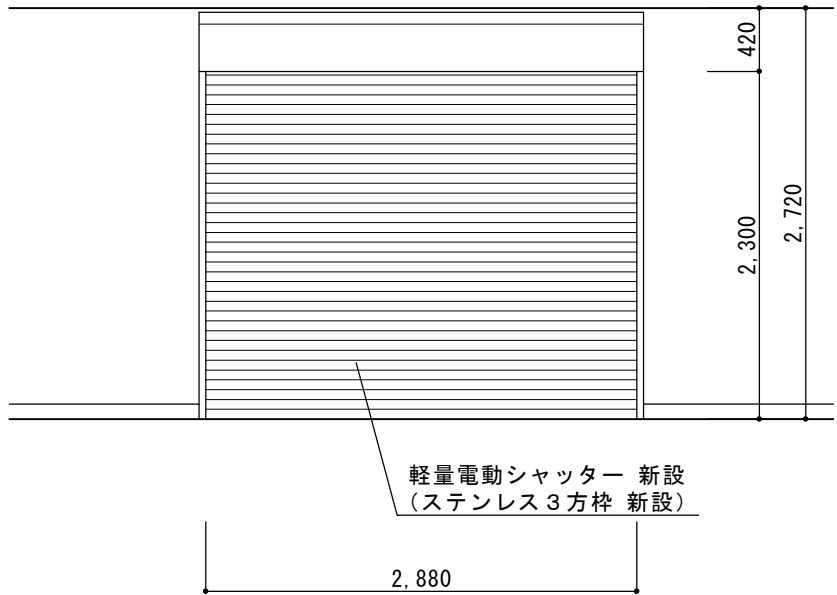
 


【プラットフォーム】

型式・見込	軽量電動シャッター
材料・仕上	カラー鋼板、スラット t=0.5mm
金物	附属金物一式、水圧開放装置、防塵対応

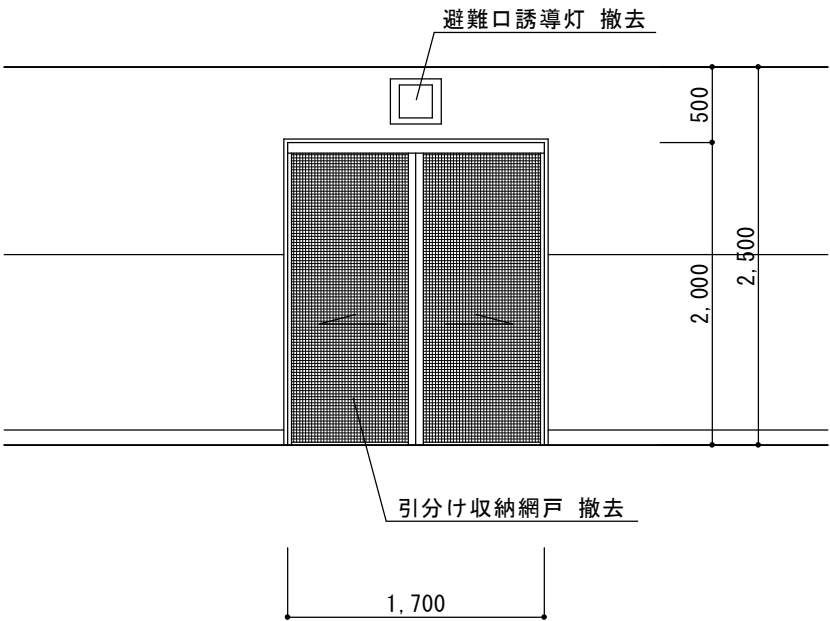


【残菜回収室】

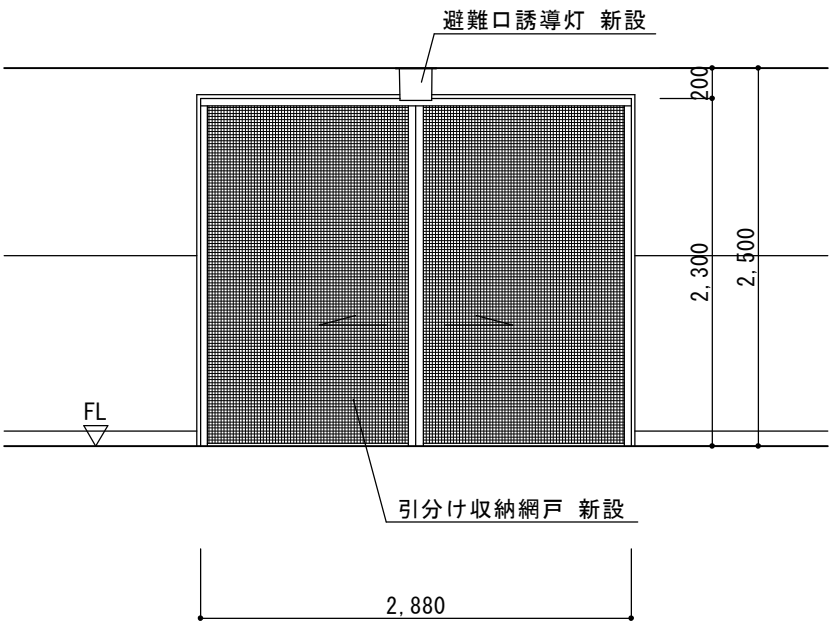 

【残菜回収室】

型式・見込	引分け収納網戸 (セキ販売:アルマテフリー同等品)
材料・仕上	アルミ枠、ポリエステル防虫網
金物	附属金物一式、フラットレール

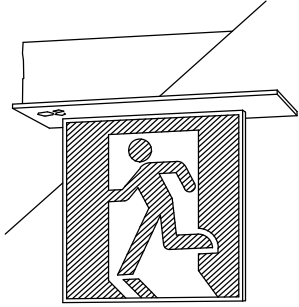

LED誘導灯コンパクトスクエア
B級・BL形 片面型
天井埋込型
一般型 (20分間)
ニッケル水素蓄電池
リモコン自己点検機能付
型式認定番号: 1AM111-3492
Panasonic FA20352CLE1+FK20350

記	
事	

年月日	工事名称	図面番号
縮尺 S=1:50	機器搬入用開口部拡張工事	A-06
	図面名	展開図