


平面図 - 1

S:1:500(A1)
S:1:1000(A3)

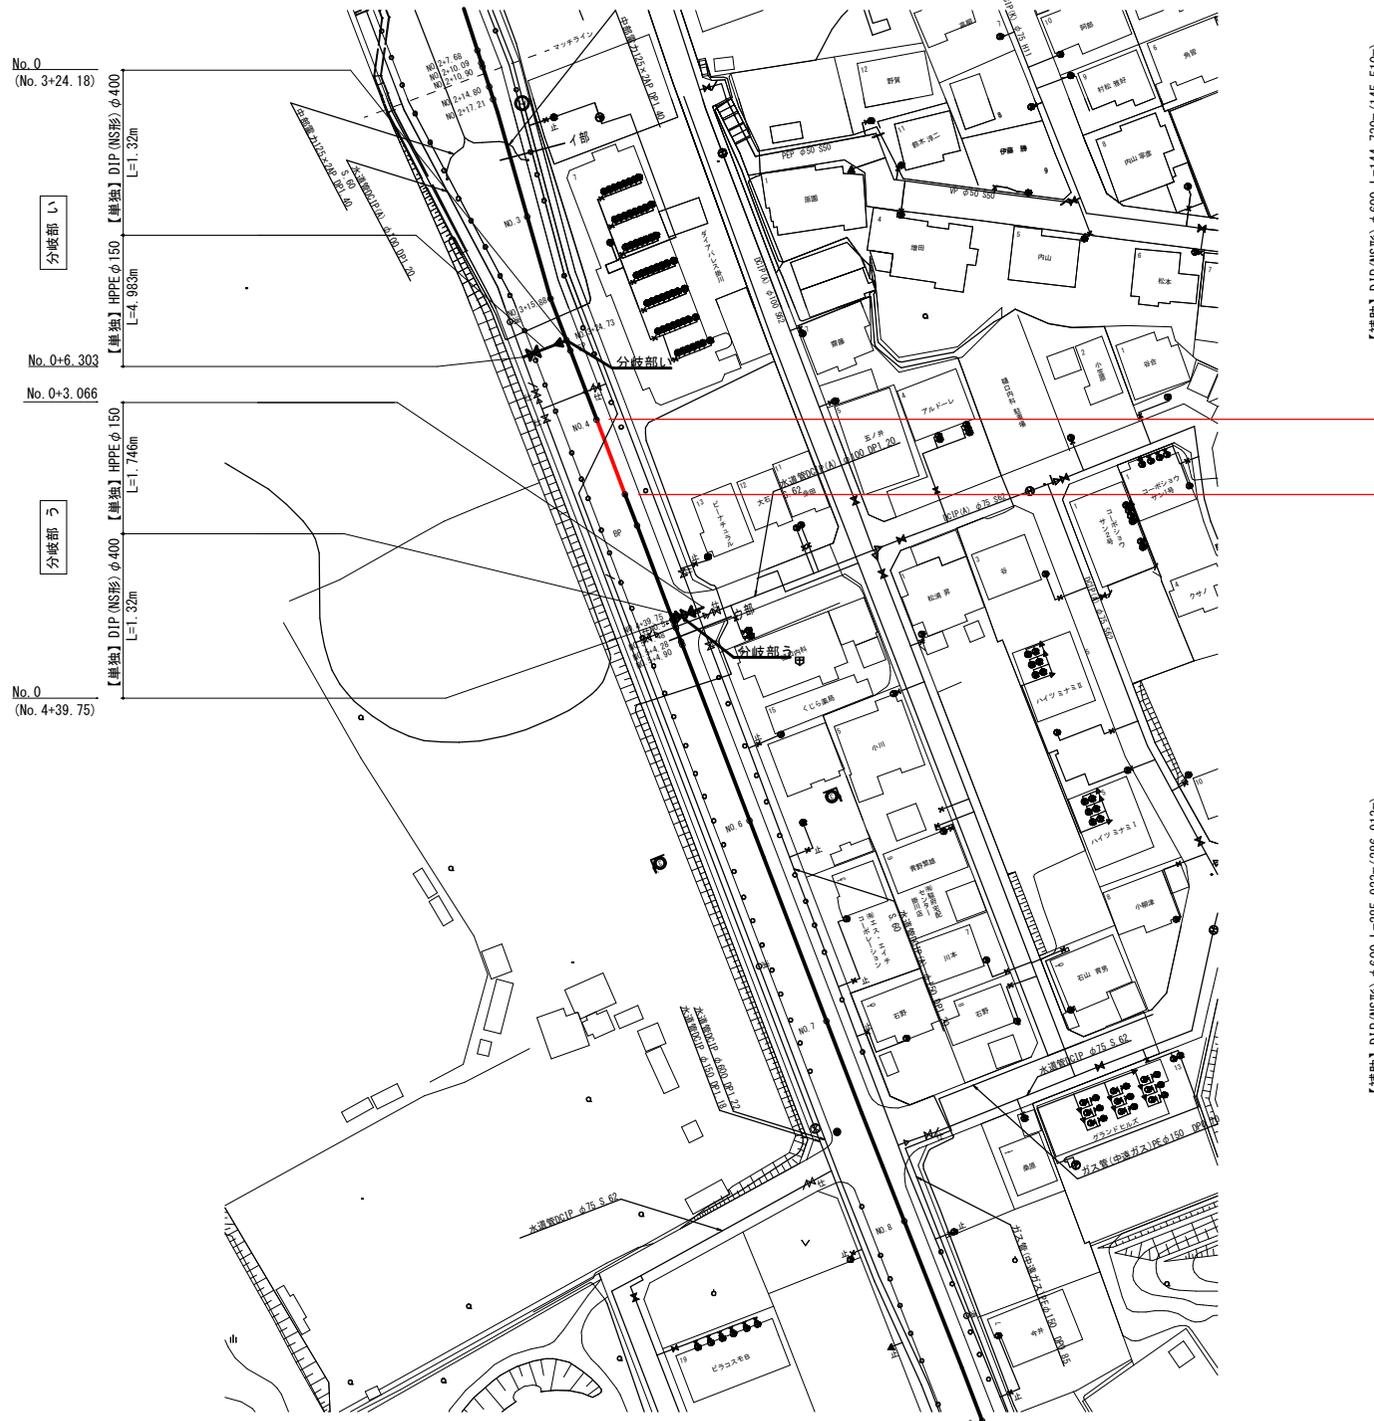

No. 0
(No. 3+24.18)

分岐部 し

No. 0+6.302

No. 0+3.066

分岐部 う

No. 0
(No. 4+39.75)

【補助】DIP(NS形)φ600 L=144.730m(145.510m)


【補助】DIP(NS形)φ600 L=285.923m(286.913m)

委託箇所①
さや管推進工
DIP(NS形)φ600
L=15.00m(15.00m)

実施	
委託名	令和4年度から令和5年度 業務負担行為 一般配水管改良事業 市道杉谷久保緑地配水管布設設計業務委託
委託箇所	掛川市 青葉台 地内
図面の種類	平面図 - 1
縮尺	1/500(A1) 1/1000(A3)
図面番号	3 葉中 1
測量年月日	R . . .
設計年月日	R . . .
事業所名	掛川市水道課

平面図 - 3

S = 1 : 500 (A1)
S = 1 : 1000 (A3)

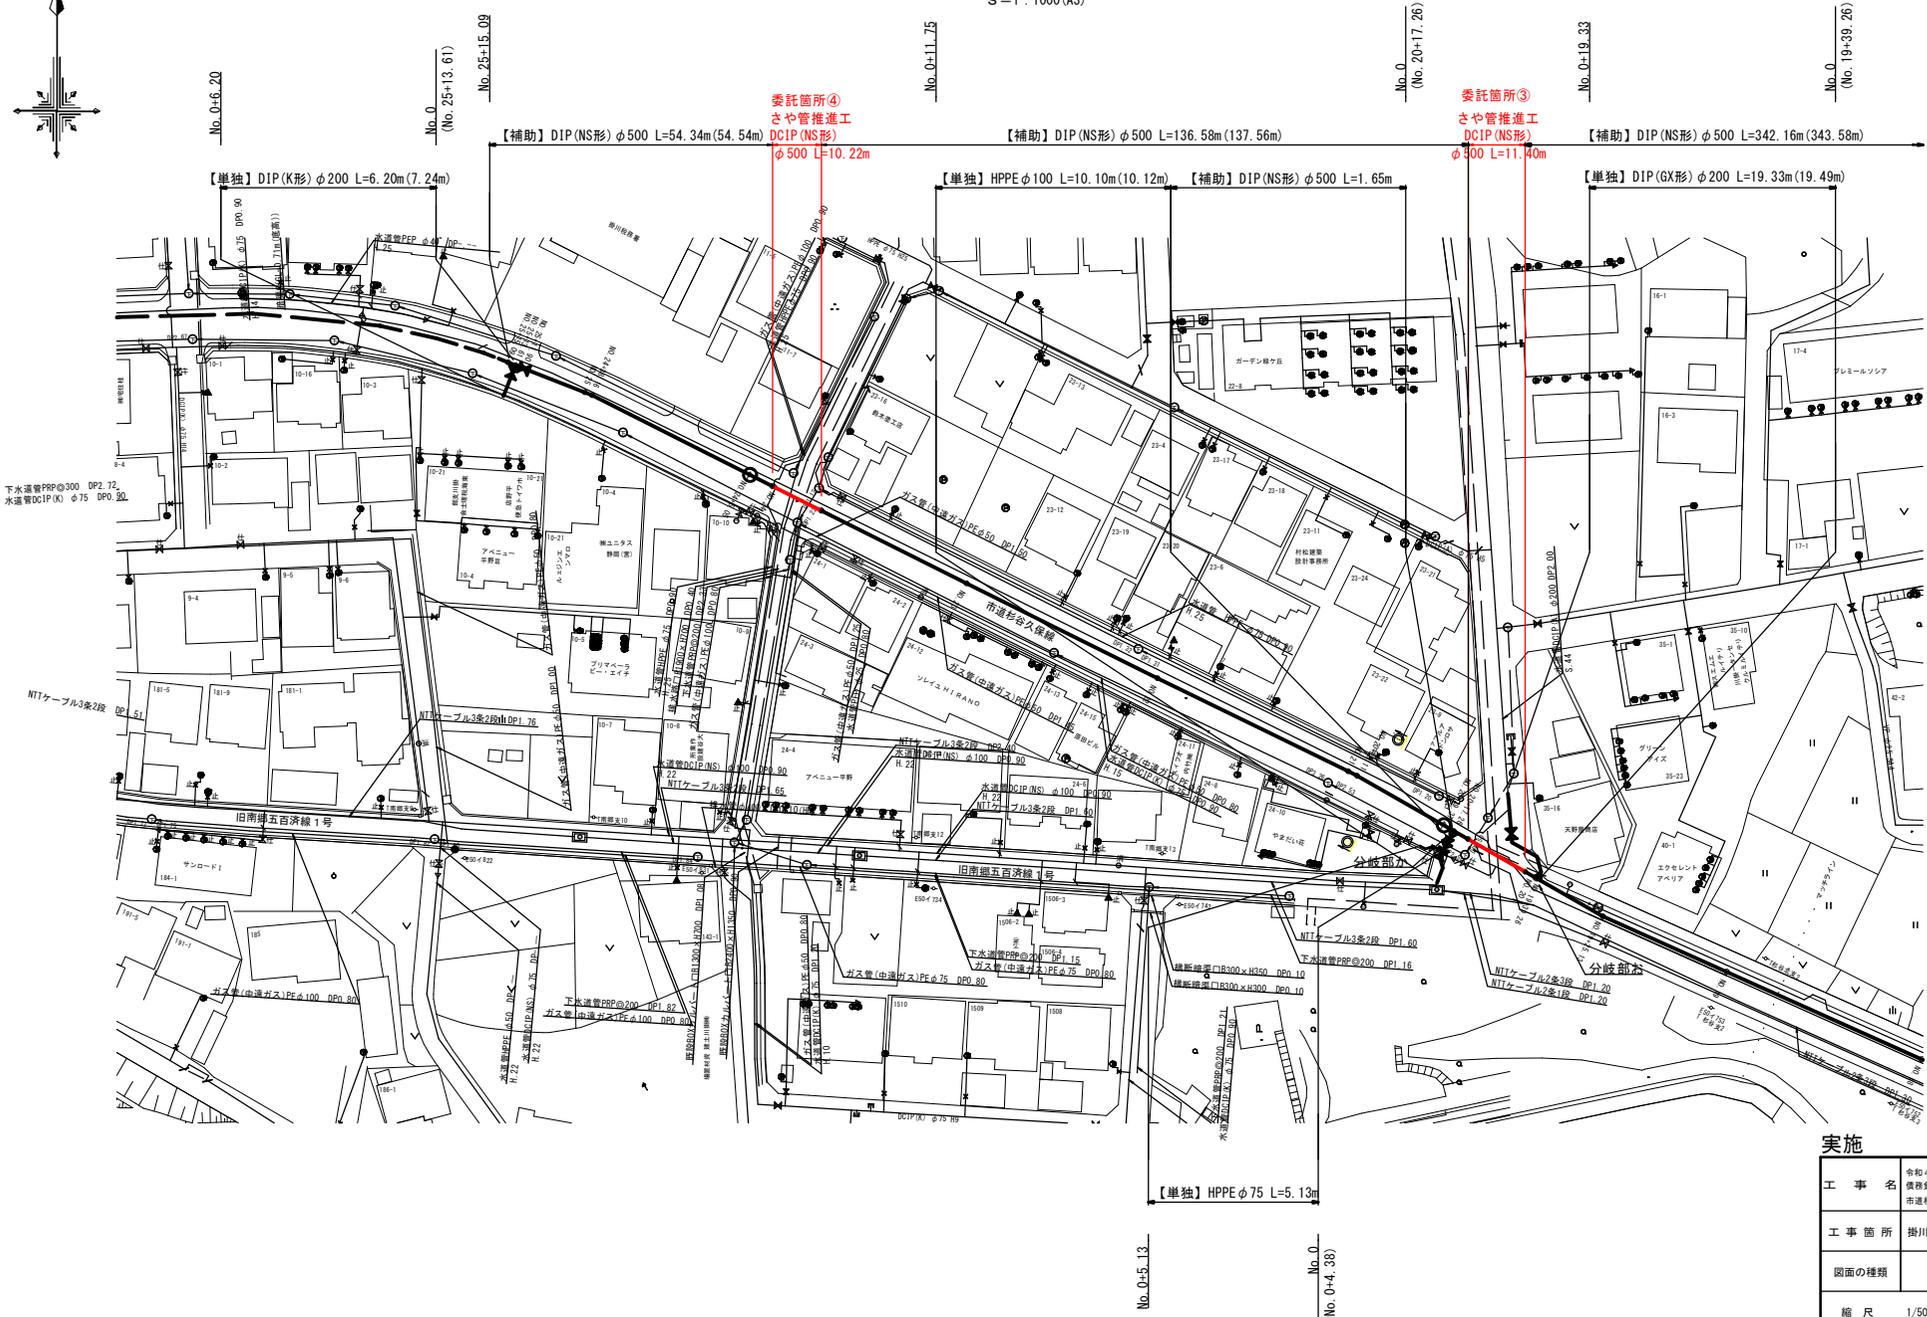

実施	
工 事 名	令和4年度から令和5年度 債務負担行為 一般給水管改良事業 市道杉谷久保線他配水管布設設計業務委託
工事箇所	掛川市 上張・緑ヶ丘2丁目 地内
図面の種類	平面図-3
縮 尺	1/500
測量年月日	R . . .
設計年月日	R . . .
事業所名	掛川市水道課