





本設配管平面図 1

縮尺：1/500

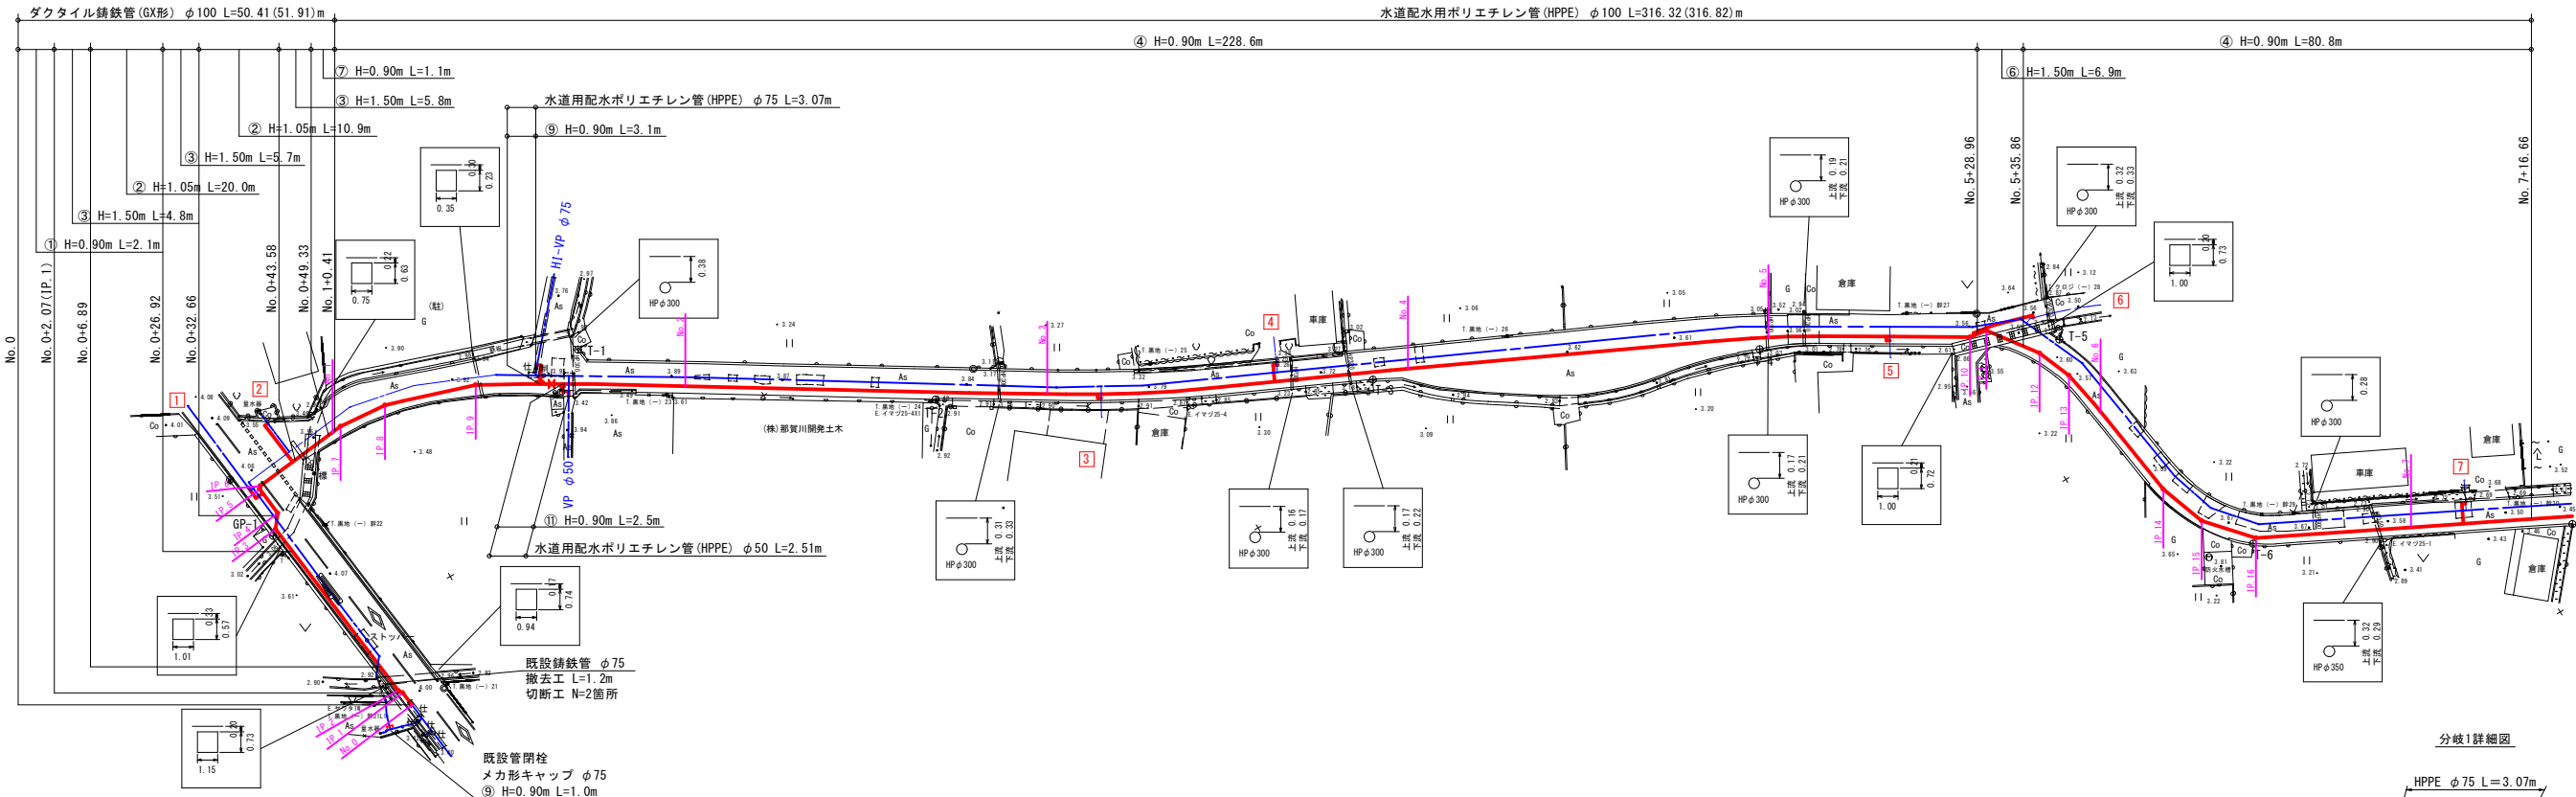

本設配管詳細図 1

縮尺：NON

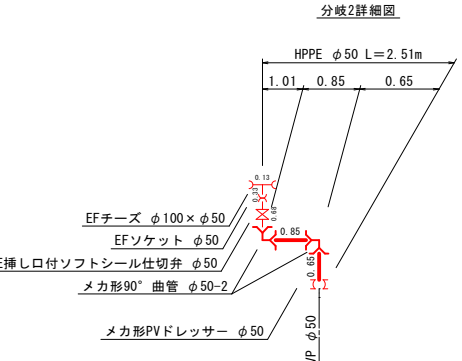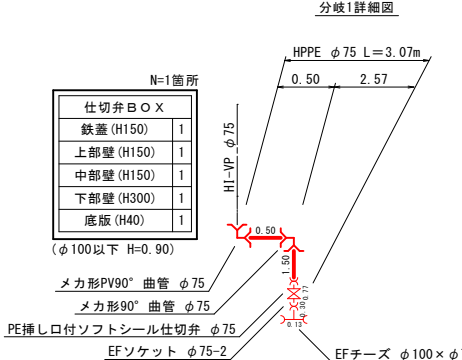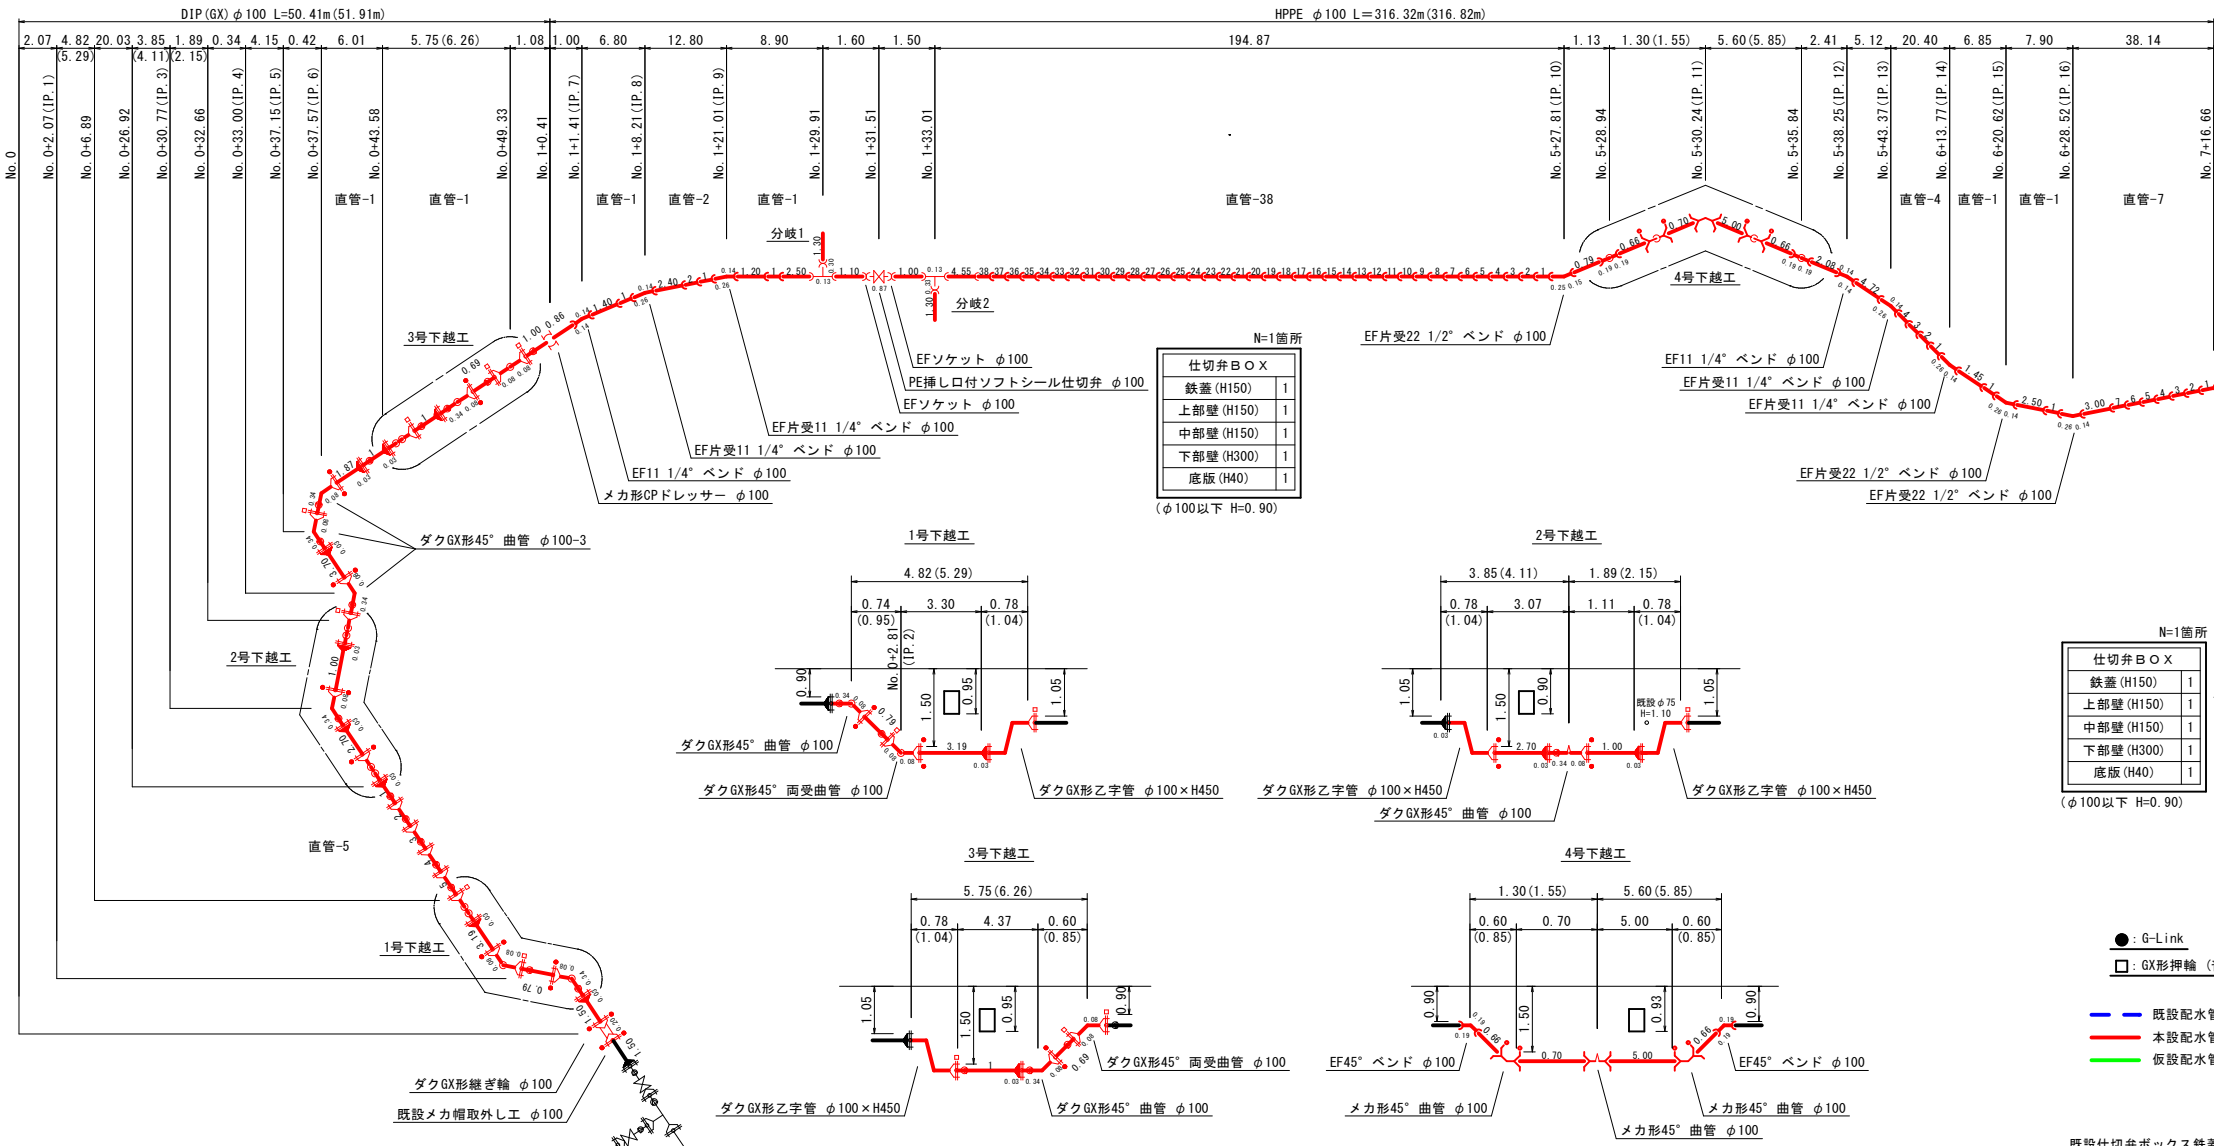


※ メカ形異形管は全て離脱防止金具付とする。

事業名	阿南市上水道建設改良事業				縮 尺
工事名	市道黒地石寺松花線ほか配水管布設替工事				1/500
図 名	本設配管平面図 1				
設 計	阿南市水道部				
部 長		課 長	課 長 補 佐	係 長	係 員
設計年月日	令和4年度				図 番 1 / 7

- G-Link
□ GX形押輪 (普通)
- 既設配水管・給水管
— 本設配水管・給水管
— 仮設配水管・給水管
- 既設仕切弁ボックス鉄蓋撤去工-2


本設配管平面図 2

縮尺：1/500

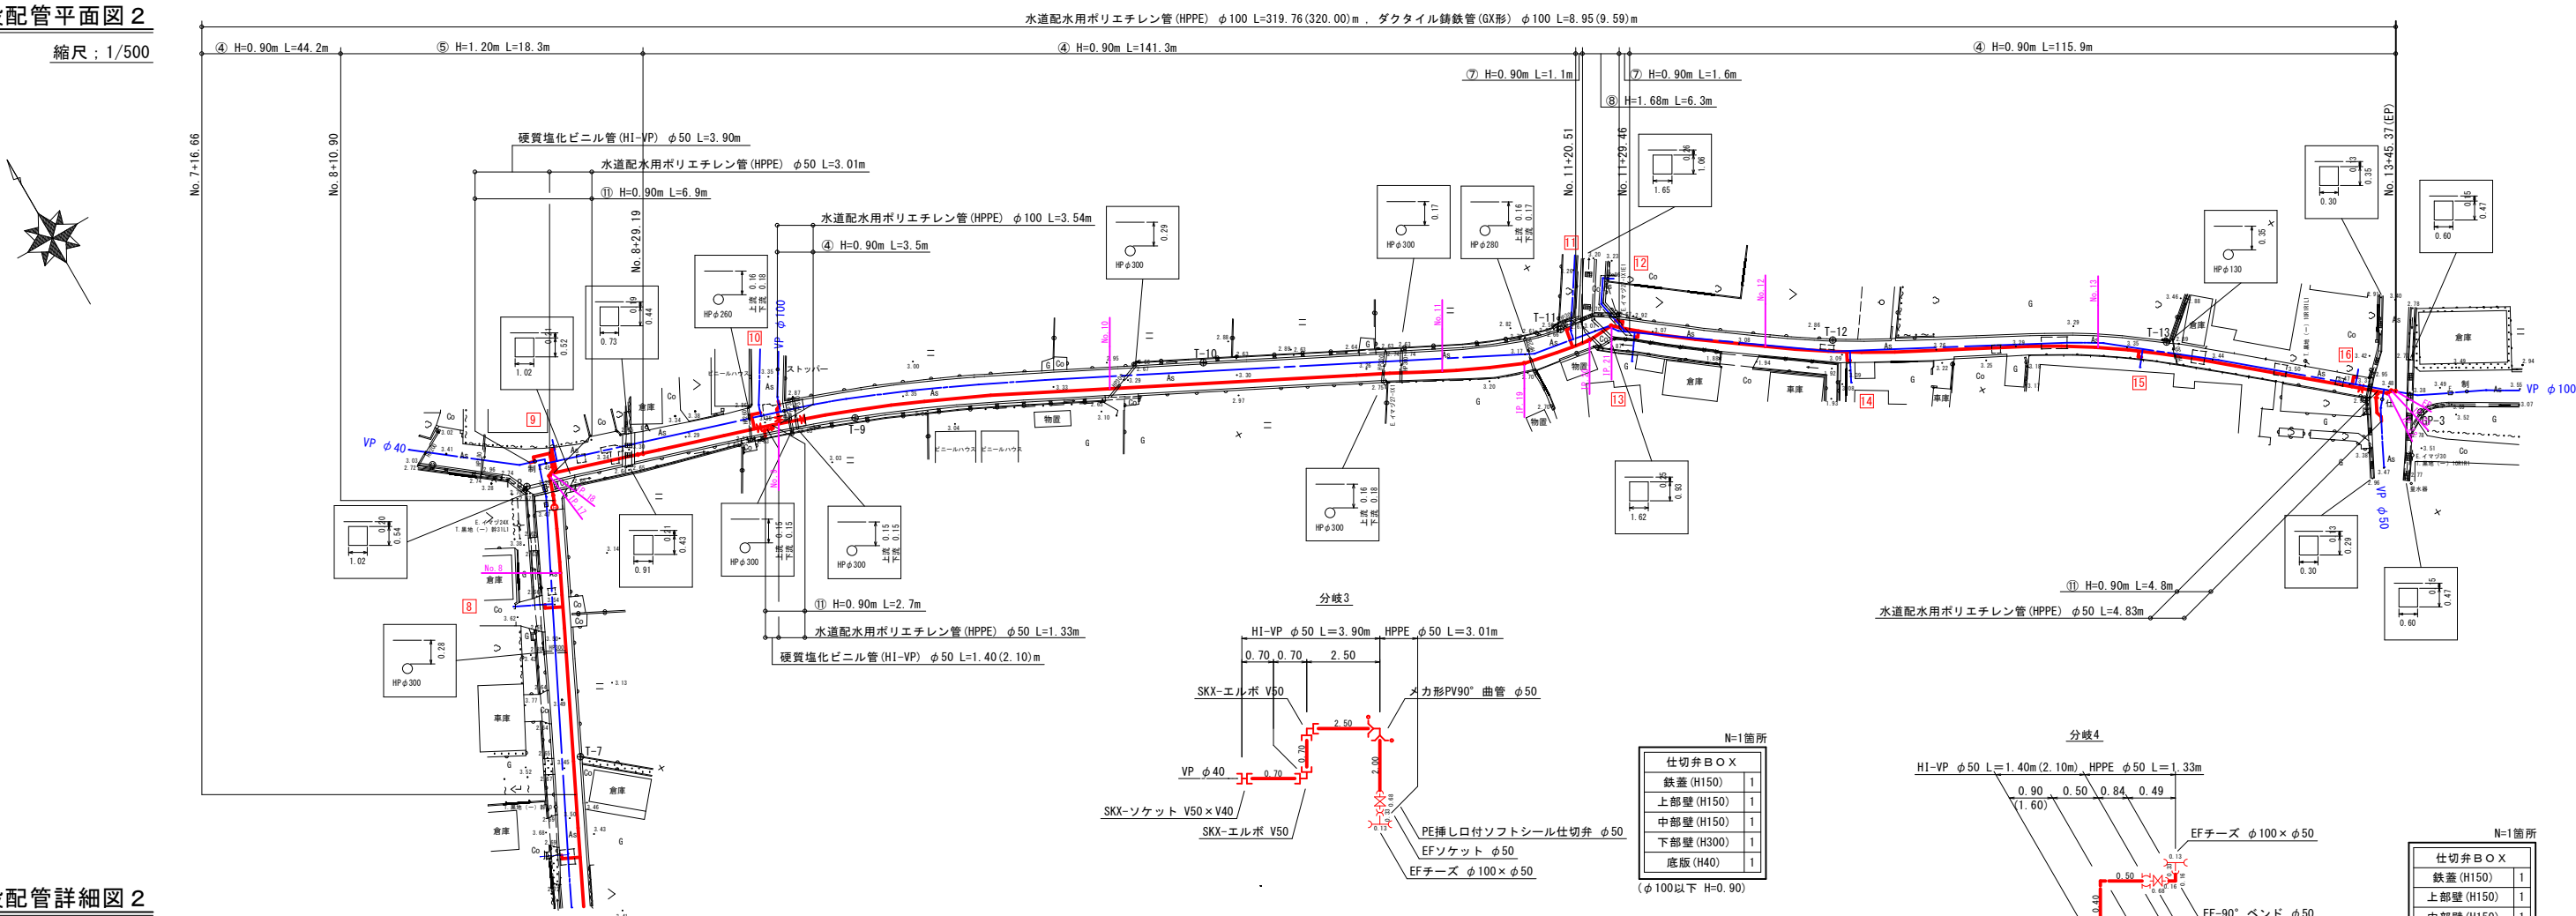

本設配管詳細図 2

縮尺：NON

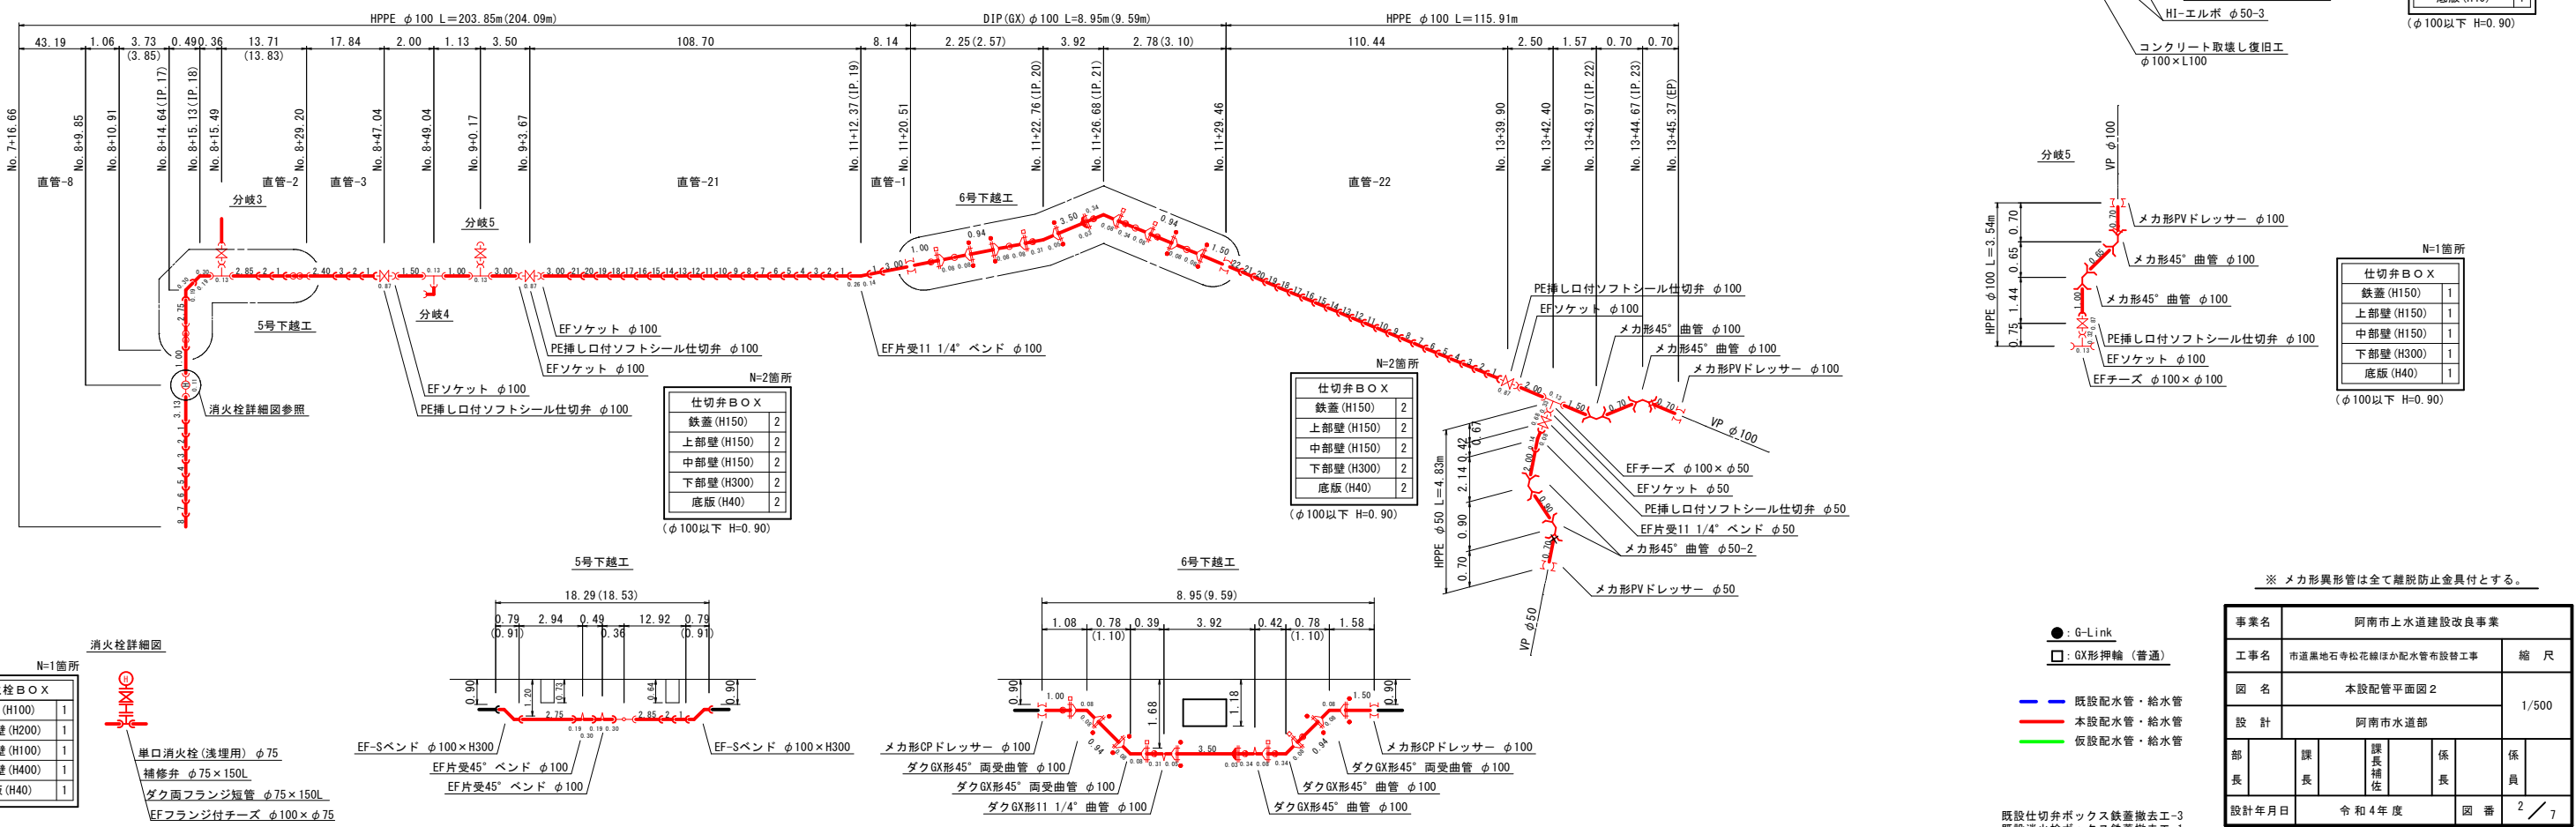


※ メカ形異形管は全て離脱防止金具付とする。


事業名	阿南市上水道建設改良事業			縮 尺
工事名	市道黒地寺松花線ほか配水管布設工事			1/500
国 名	本設配管平面図 2			
設 計	阿南市水道部			
部 長		課 長	課 長 補 佐	係 長
設計年月日	令和 4 年度			国 番 2 / 7

給水配管平面図

縮尺：1/500

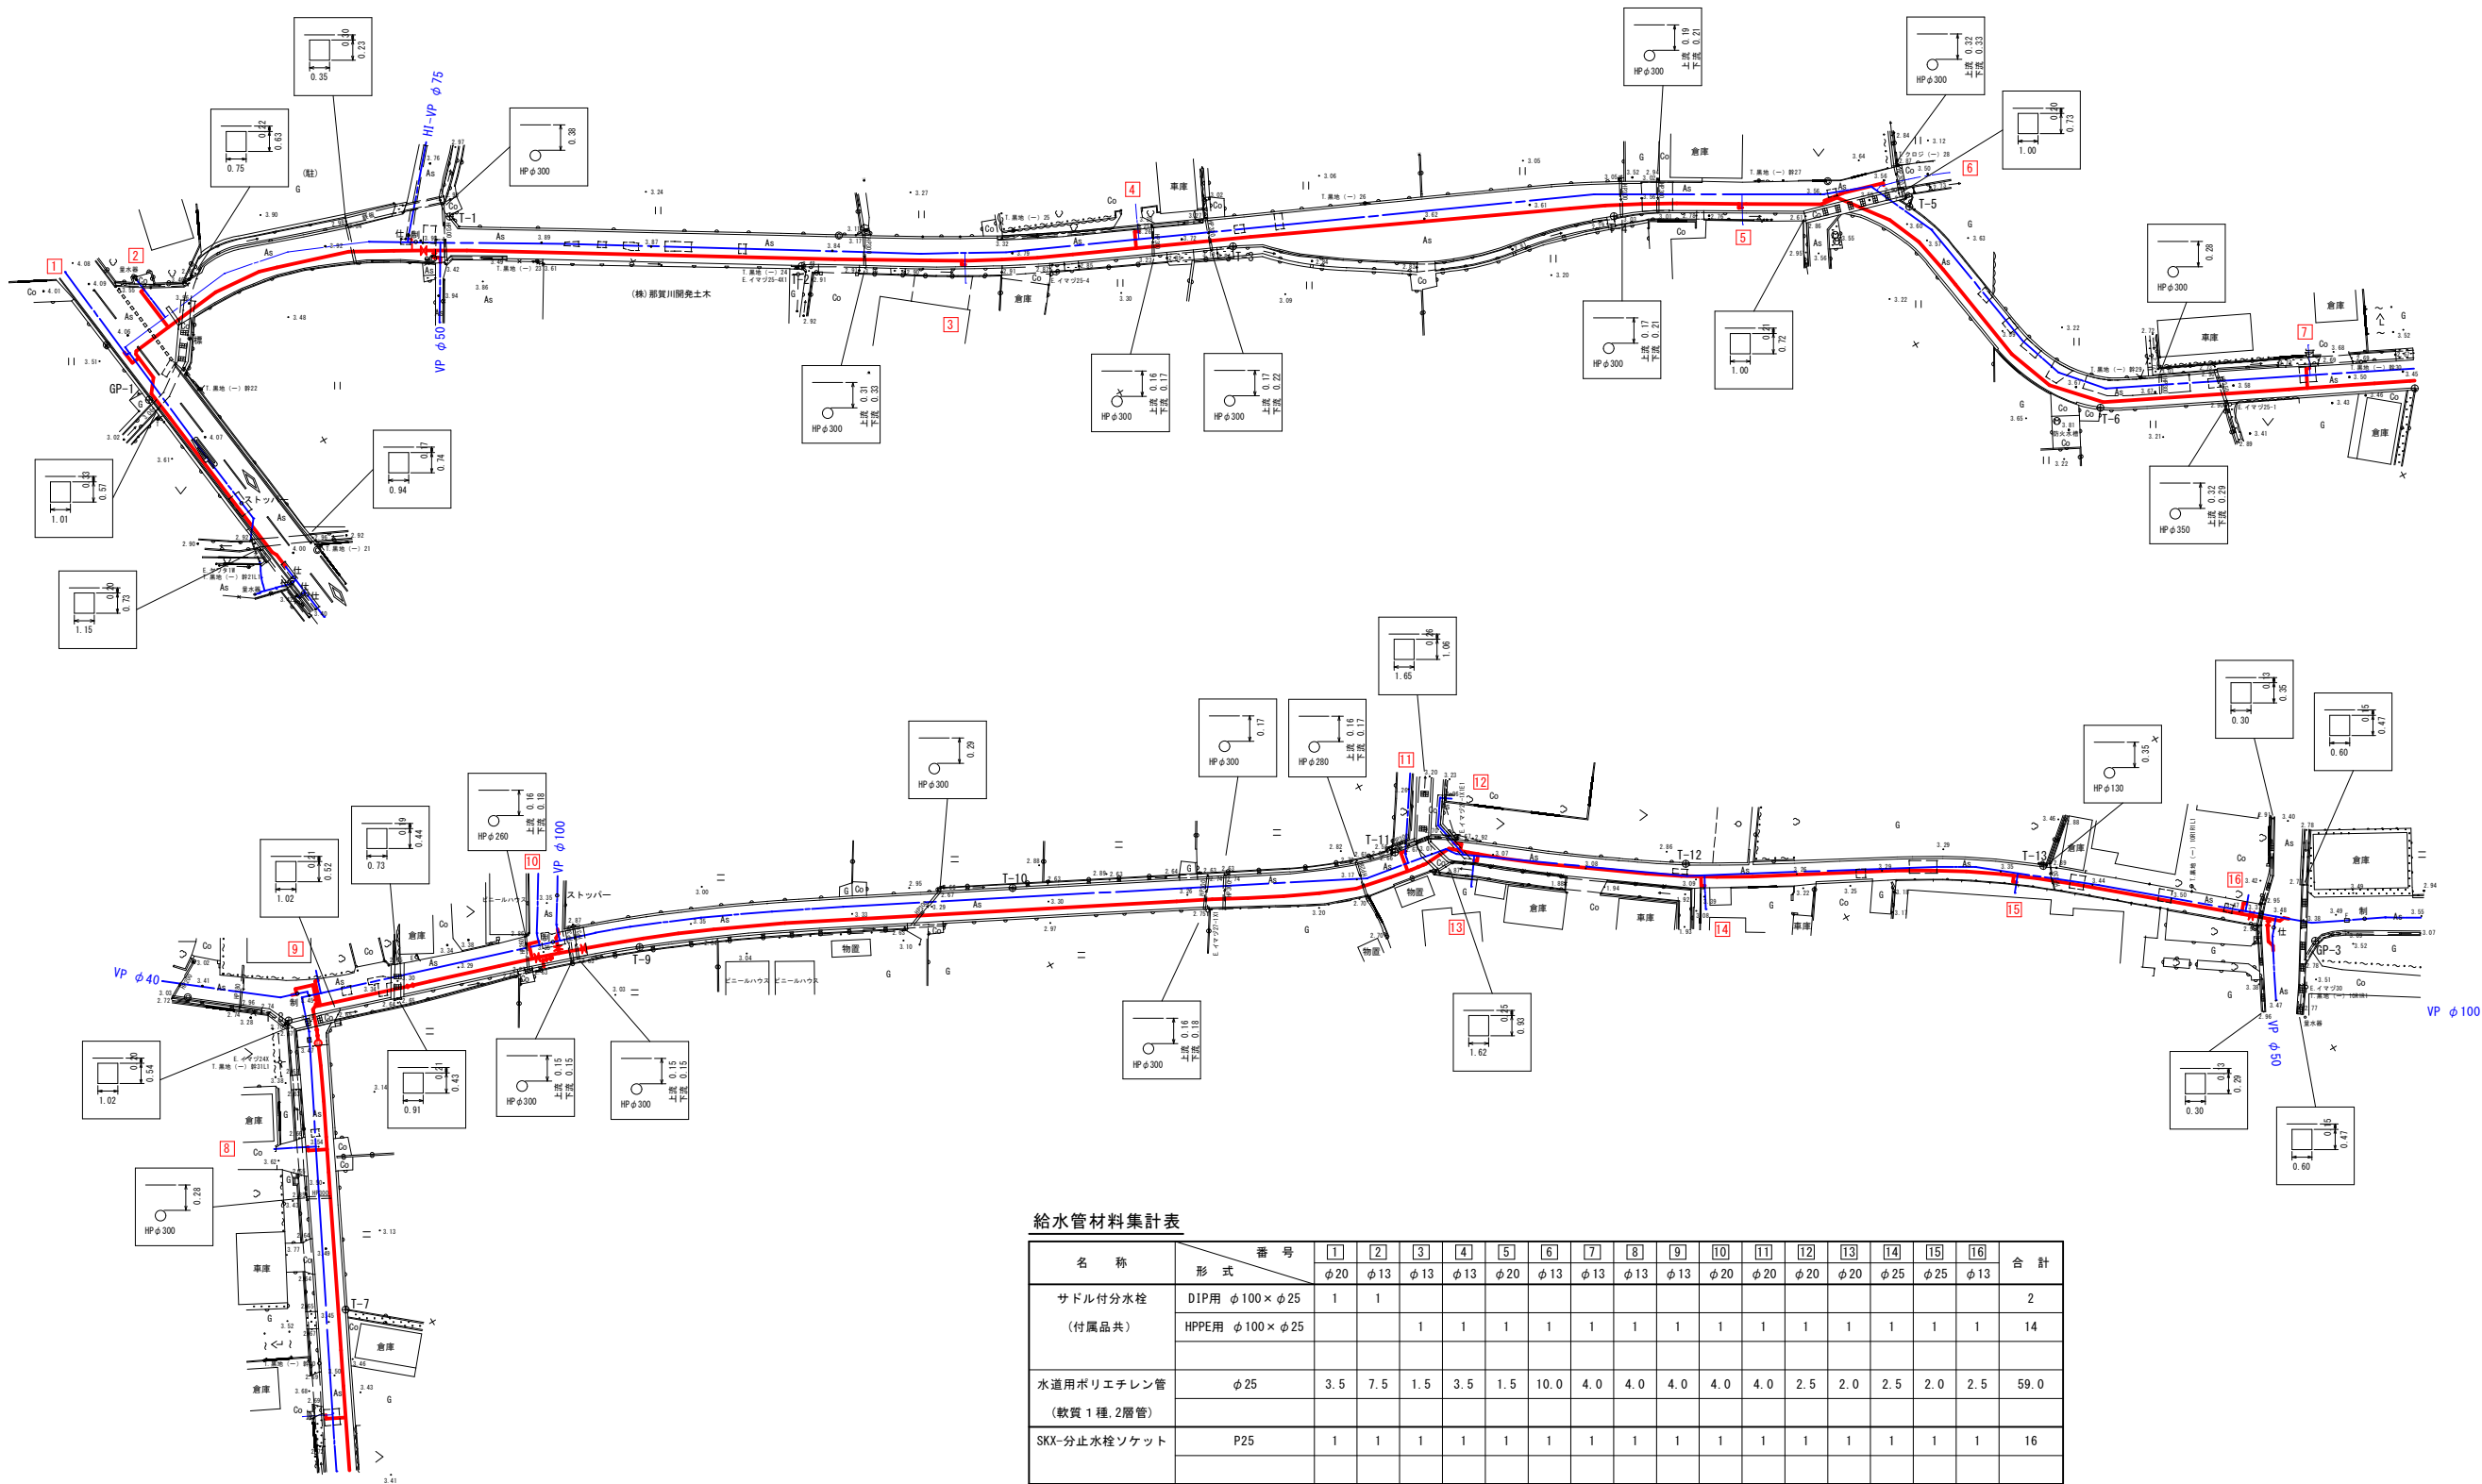

給水分岐工標準図

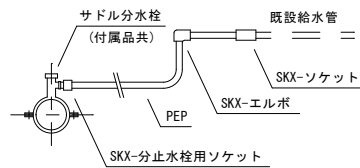

給水管材料集計表

名 称	番 号	1	2	3	4	5	6	7	8	9	10	11	12	13	14	15	16	合 計
		φ20	φ13	φ13	φ13	φ20	φ13	φ13	φ13	φ13	φ20	φ20	φ20	φ20	φ25	φ25	φ13	
サドル付分水栓 (付属品共)	DIP用 φ100×φ25	1	1															2
	HPPE用 φ100×φ25			1	1	1	1	1	1	1	1	1	1	1	1	1	1	14
水道用ポリエチレン管 (軟質1種, 2層管)	φ25	3.5	7.5	1.5	3.5	1.5	10.0	4.0	4.0	4.0	4.0	4.0	2.5	2.0	2.5	2.0	2.5	59.0
SKX-分止水栓ソケット	P25	1	1	1	1	1	1	1	1	1	1	1	1	1	1	1	1	16
SKX-ソケット	P25×V25														1	1		2
	P25×V20	1	1	1	1	1	1	1	1	1	1	1	1	1			1	14
SKX-エルボ	P25	1	1	1	1	1	1	1	1	1	1	1	1	1	1	1	1	16
土工事	Ⅷ	3.0	7.0															10.0
	Ⅸ			1.0	3.0	1.0	9.5	3.5	3.5	3.5	3.5	3.5	2.0	1.5	2.0	1.5	2.0	41.0



※ 現場状況に合わせて適宜変更すること

既設配水管・給水管
本設配水管・給水管
仮設配水管・給水管

事業名	阿南市上水道建設改良事業				縮 尺
工事名	市道黒地石寺松花線ほか配水管布設替工事				1/500
図 名	給水配管平面図				
設 計	阿南市水道部				
部 長	課 長	課 長 補 佐	係 長	係 員	
設計年月日	令和4年度				図 番 3 / 7

仮設配管平面図

 
縮尺：1/500

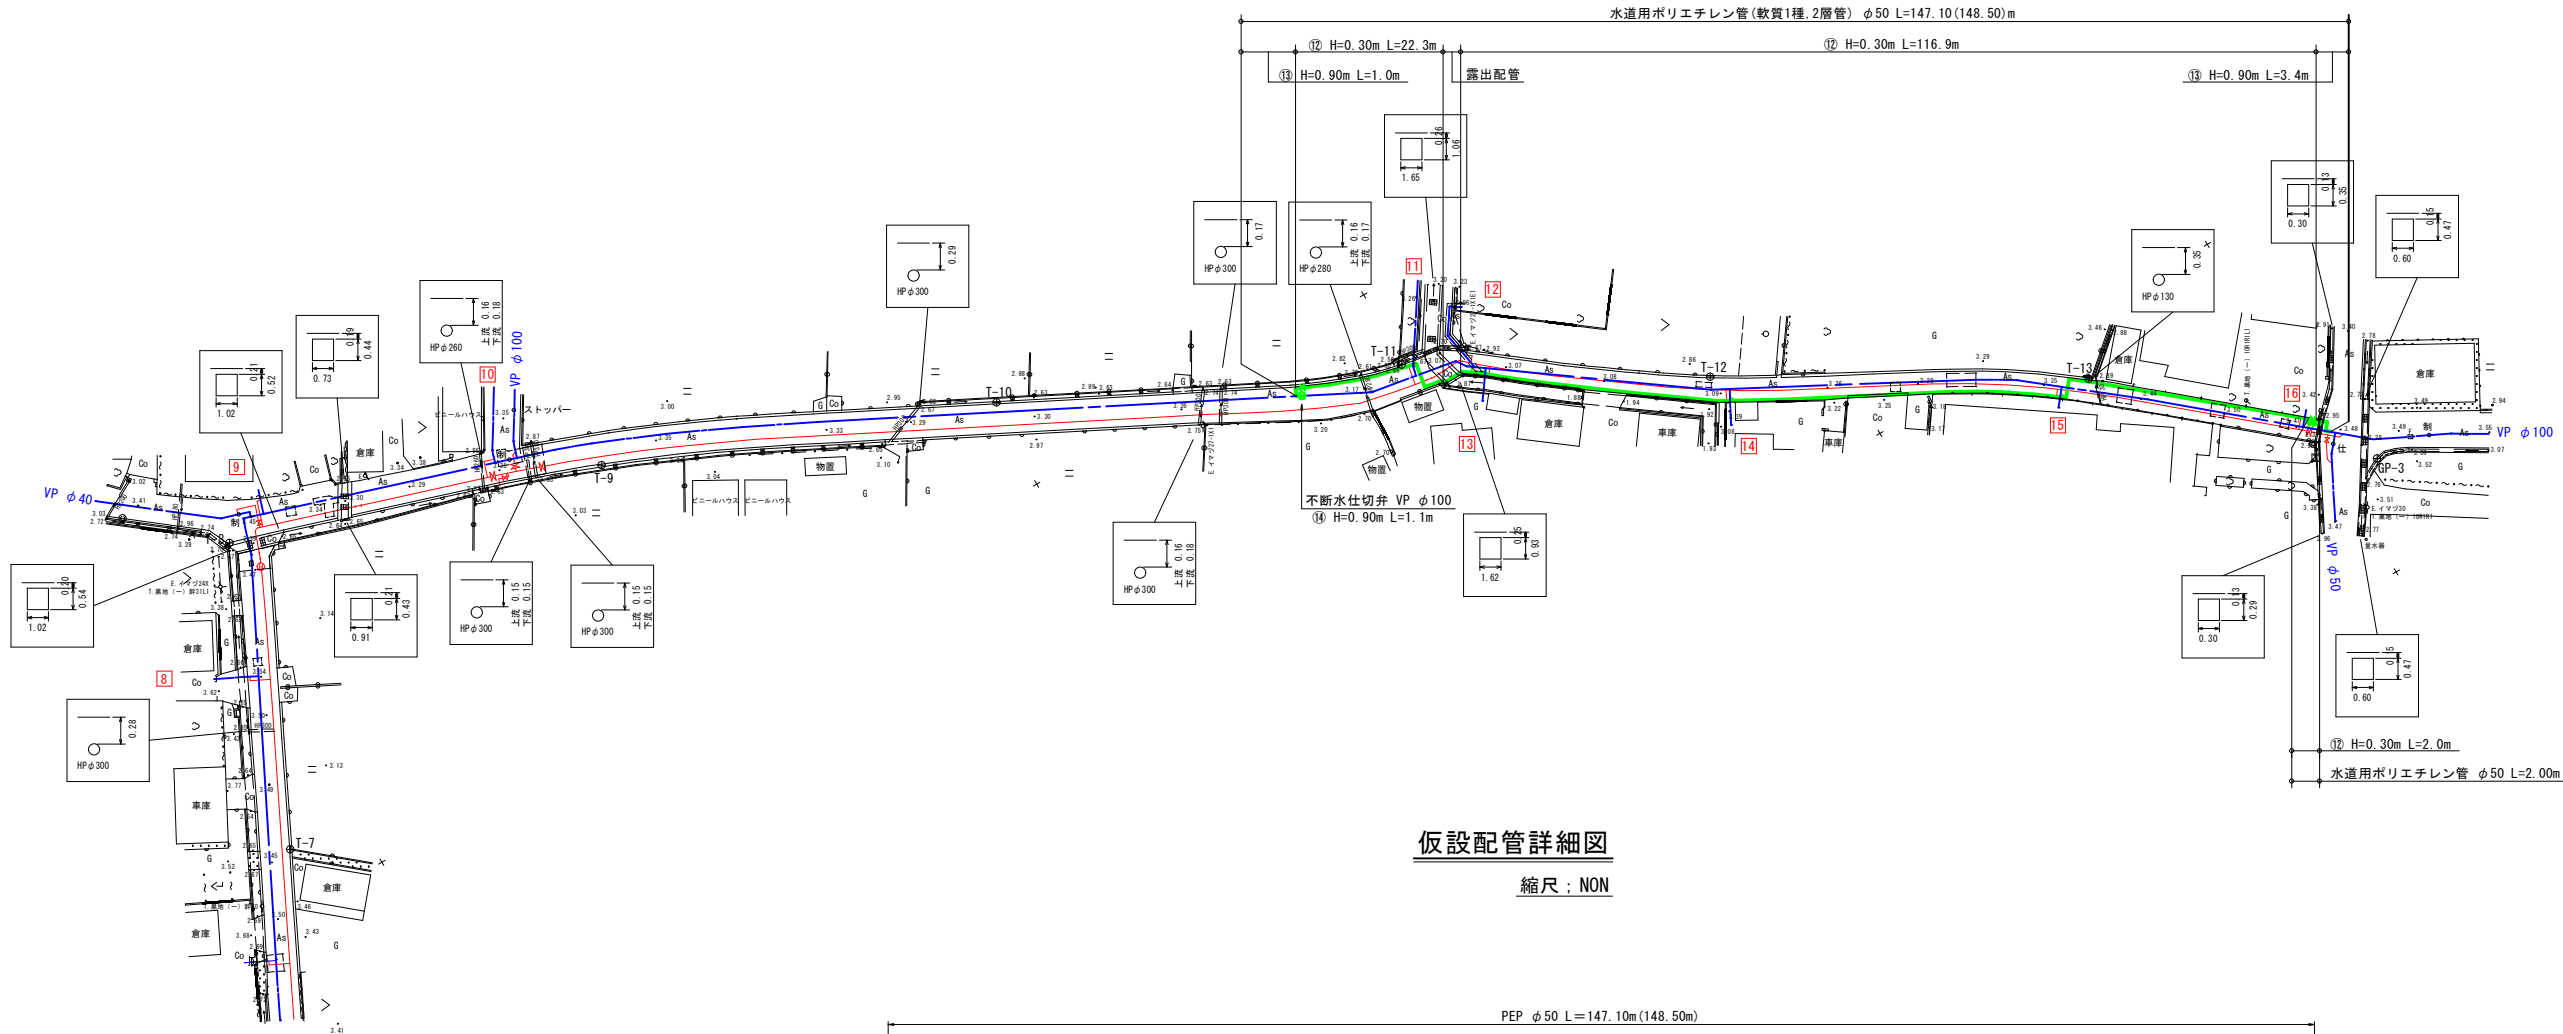

仮設配管詳細図

縮尺：NON


仮設給水分岐工標準図

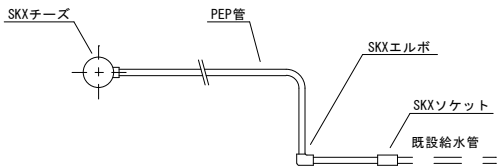

仮設給水管材料集計表

名 称	形 式	番 号							合 計
		11	12	13	14	15	16	φ13	
ポリエチレン管 (軟質1種)	φ25	1.0	2.5	1.0	1.0	1.0	1.0		7.5
SKXチーズ	P50×P25	1	1	1	1	1	1		6
SKXソケット	P25×V25				1	1			2
	P25×V20	1	1	1				1	4
SKXエルボ	P25	1	1	1	1	1	1		6
土工事	⑪	1.0	2.0	1.0	1.0	1.0	1.0		7.0

※ 現場状況に合わせて適宜変更すること

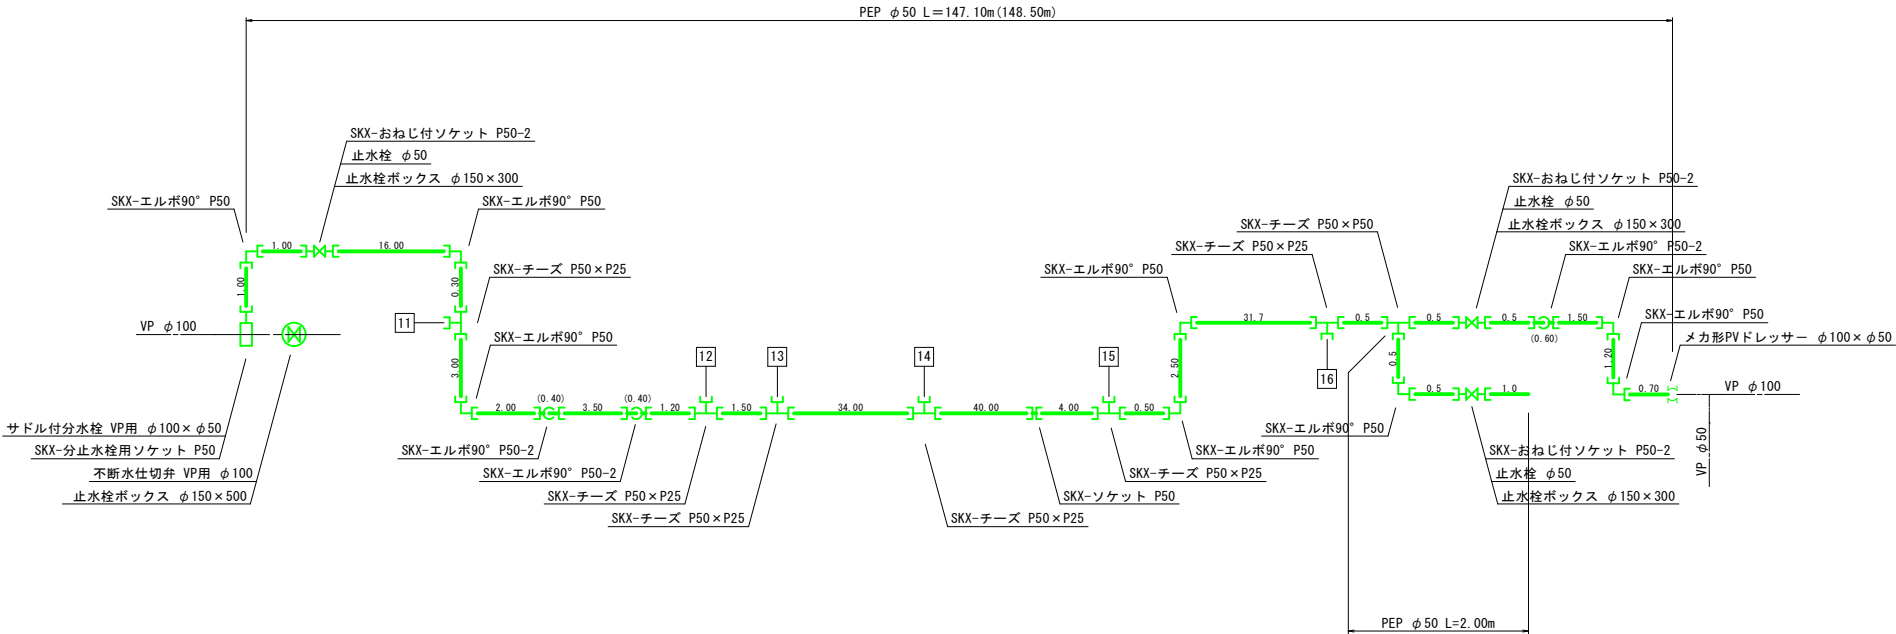










※ メカ形異形管は全て離脱防止金具付とする。

事業名	阿南市上水道建設改良事業				縮 尺
工事名	市道黒地石寺松花線ほか配水管布設替工事				
図 名	仮設配管平面図				1/500
設 計	阿南市水道部				
部 長	課 長	課 長 補 佐	係 長	係 員	
設計年月日	令和4年度				図 番 4 / 7

— 既設配水管・給水管
— 本設配水管・給水管
— 仮設配水管・給水管

横断面図(その1)

縮尺：1/100

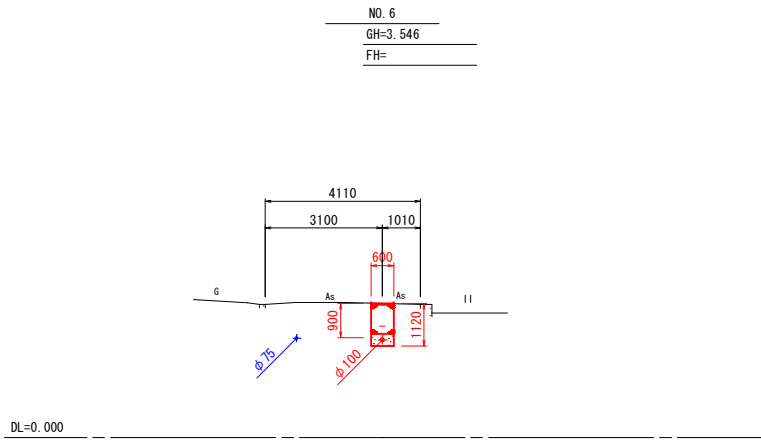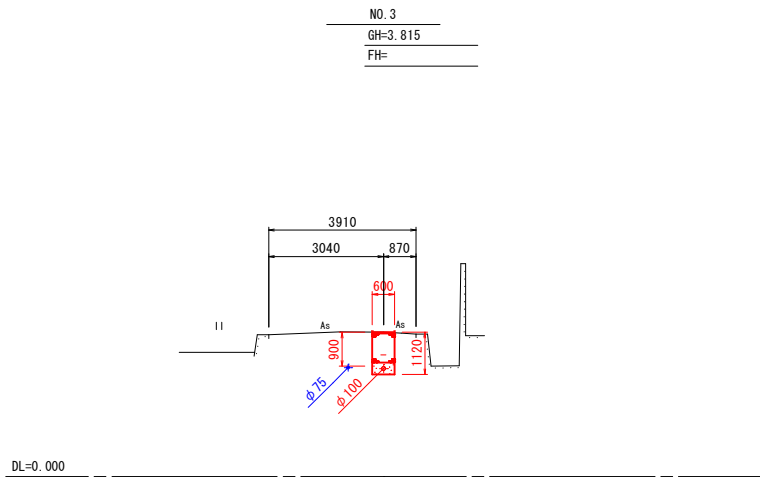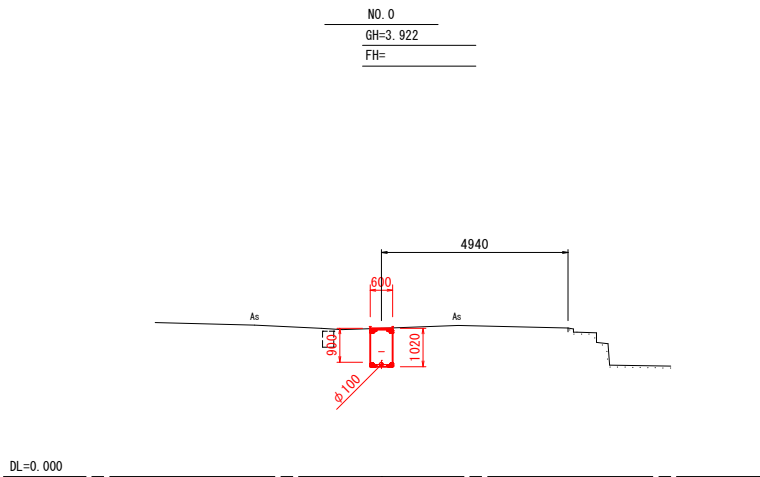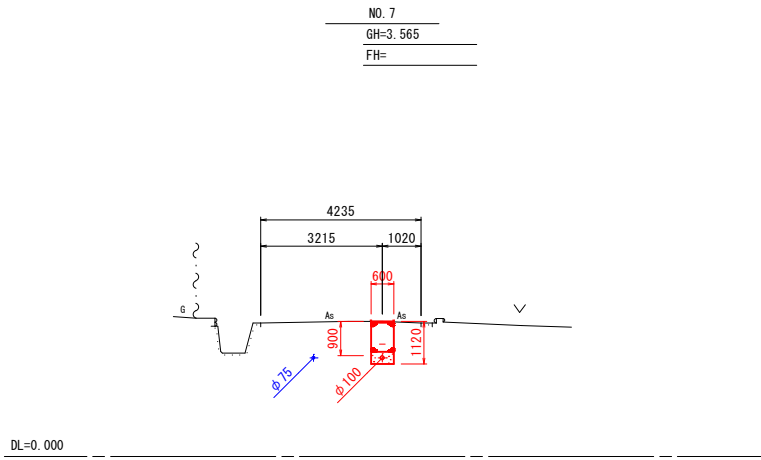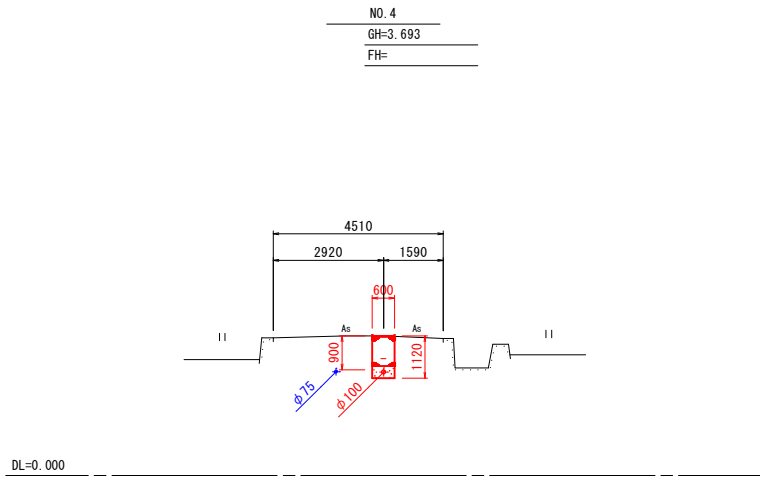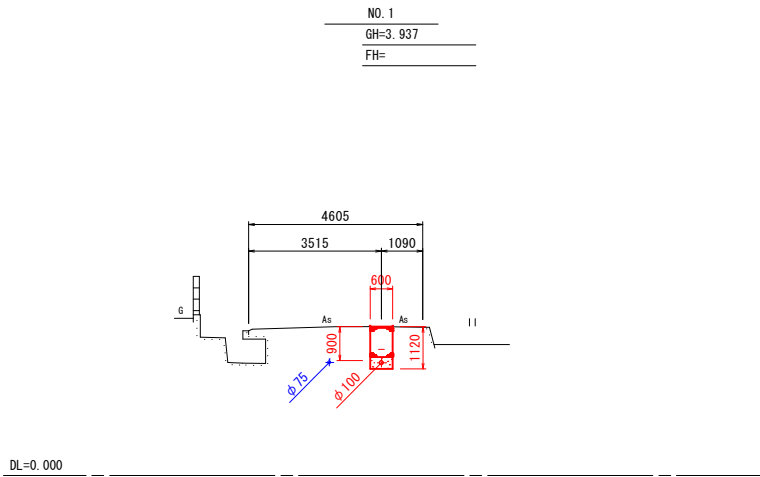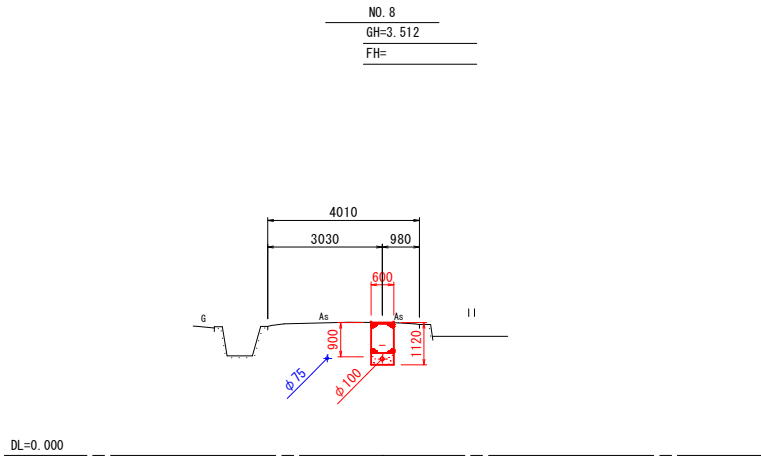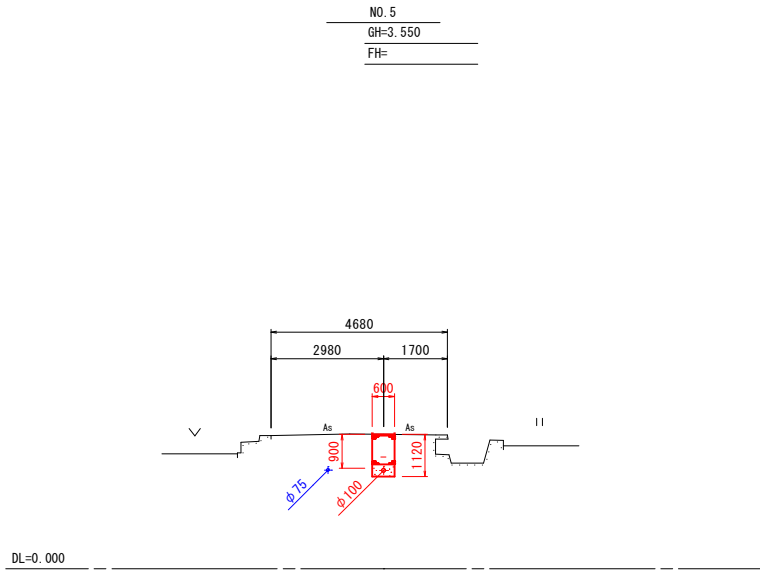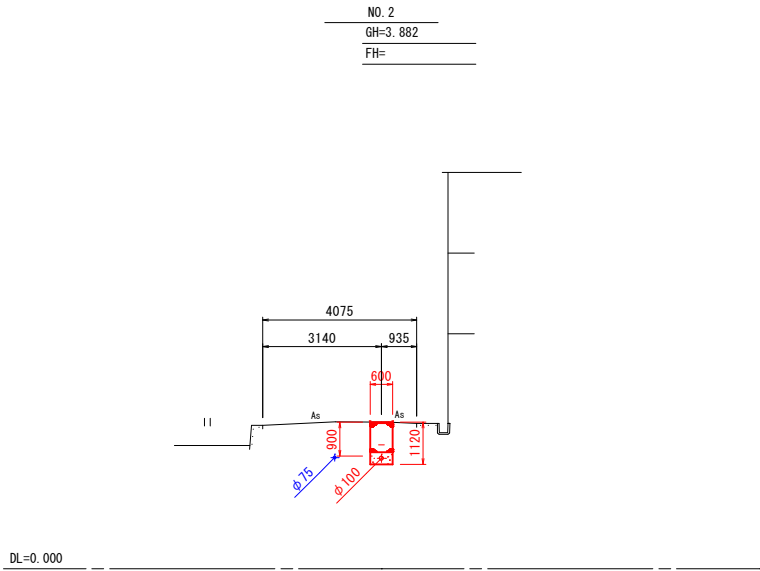




事業名		阿南市上水道建設改良事業				
工事名		市道黒地石寺松花線ほか配水管布設替工事				縮 尺
図 名		横断面図(その1)				1/100
設 計		阿南市水道部				
部 長		課 長		課長 補 佐	係 長	係 員
設計年月日		令和4年度			図 番	5 / 7

横断面図(その2)


縮尺：1/100

弁 栓 室 構 造 図

縮尺：1/10

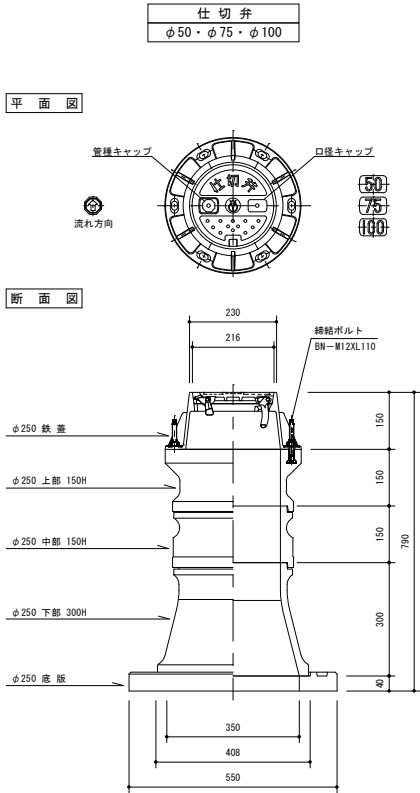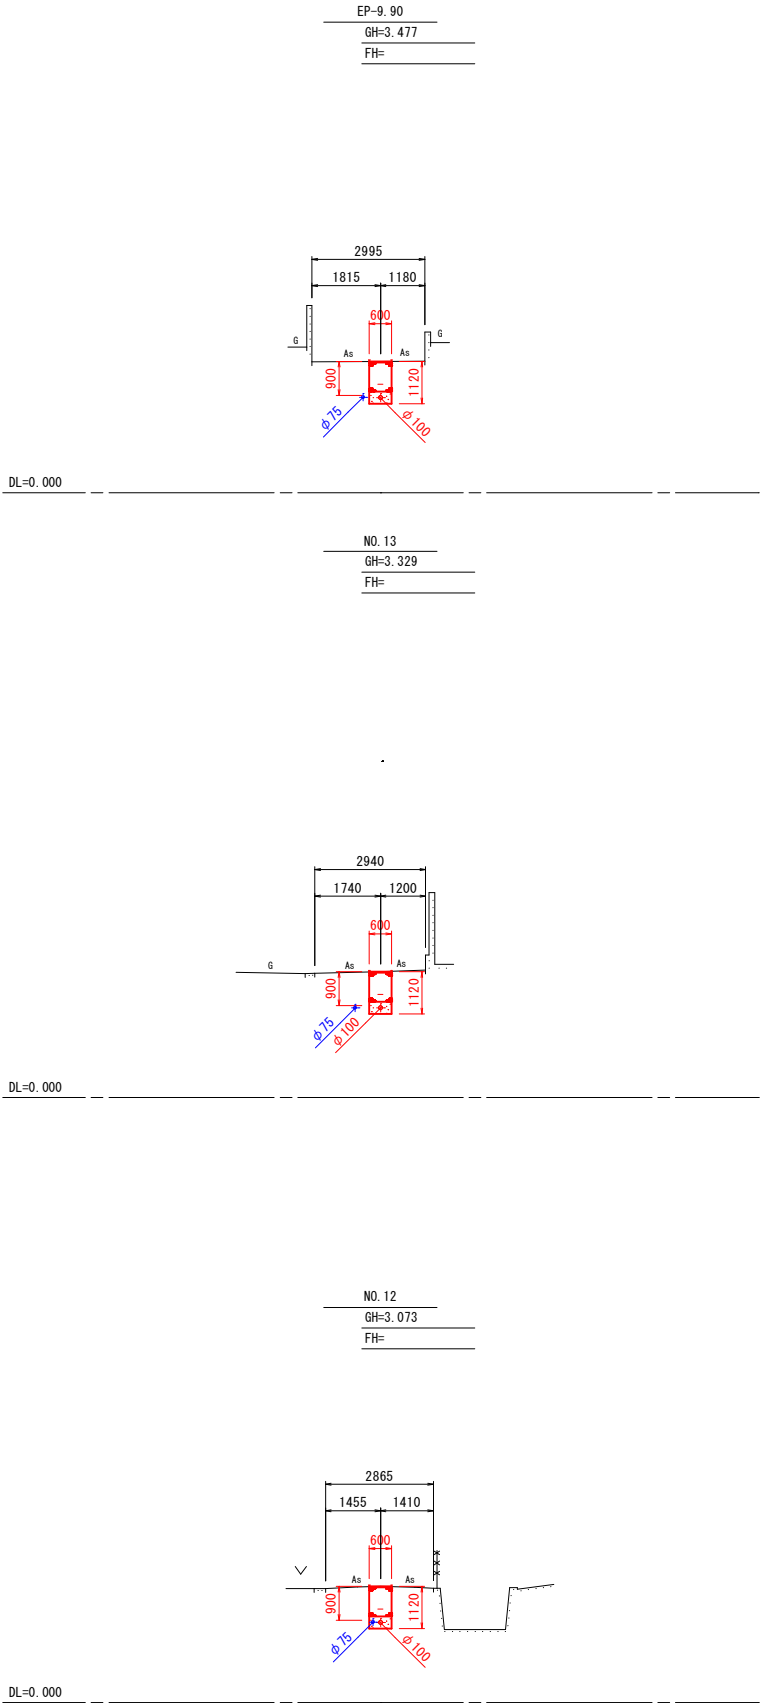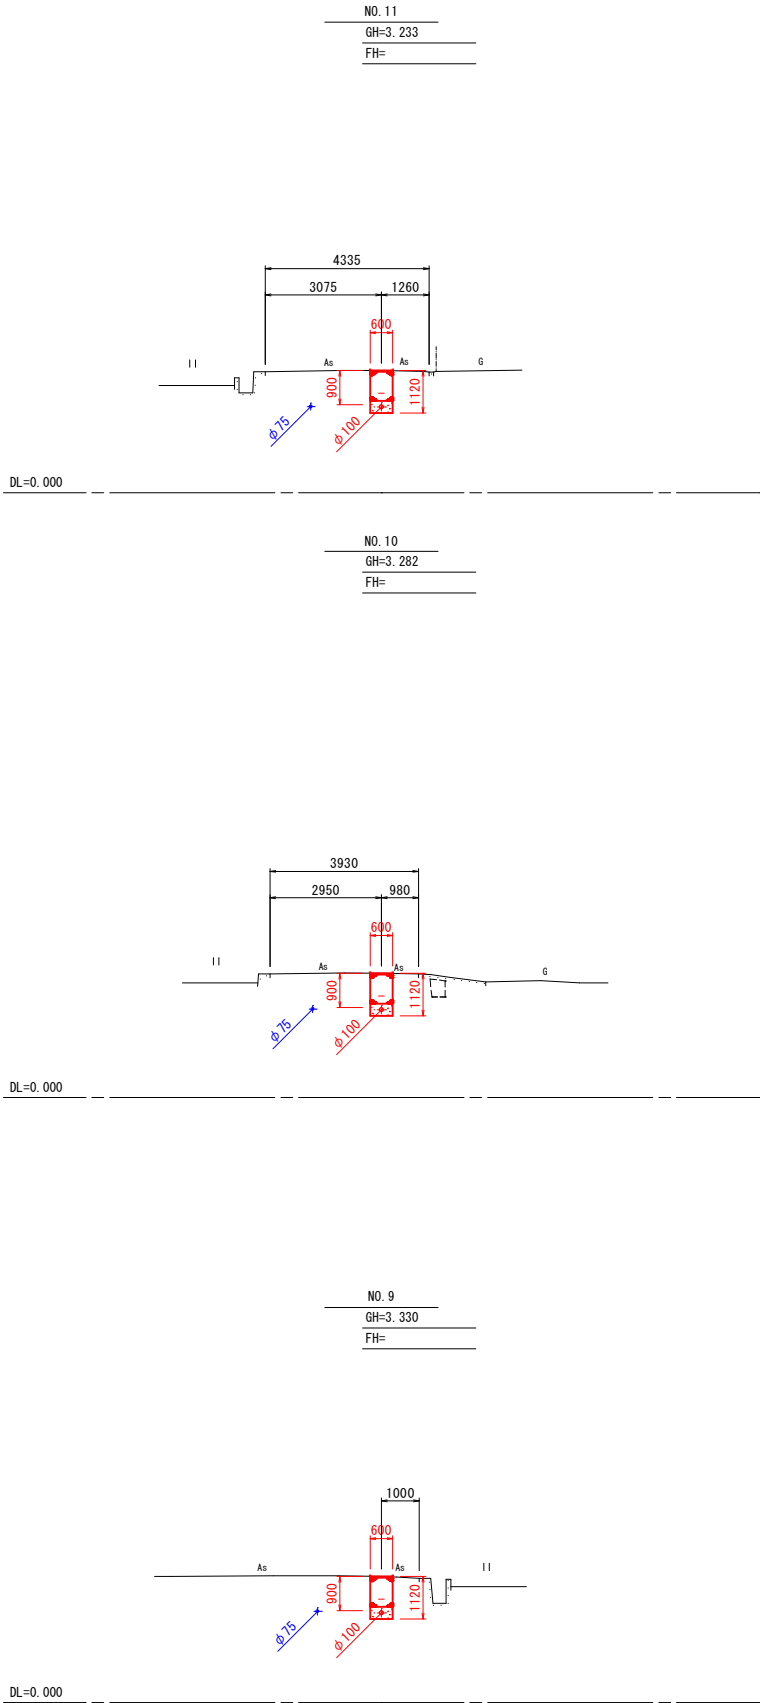

浅層埋設型仕切弁 (φ50・φ75・φ100)					
管 天 高	H=1200	H=1050	H=900	H=700	H=600
ボックス高	1090	940	790	590	490
名 称	数 量				
鉄 蓋	高 寸				
50H	1	1	1	1	1
調整リング	50H			1	
100H					
上 部	150	1	1	1	
中 部	150	1	1		
200					
300	1	1			
下 部	200			1	
300	1	1	1		
上 下 部	150				1
底 版	40	1	1	1	1

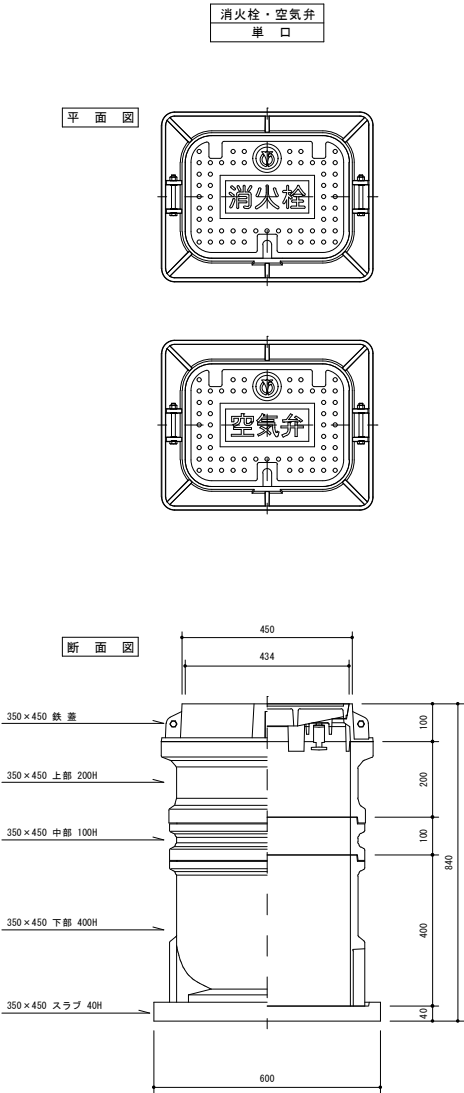


消火栓及空気弁 (単 口)				
管 天 高	H=1200	H=900	H=600	レゾナンス・18" ッタ 有効内径φ350×450
ボックス高	1140	840	540	
名 称	数 量			
鉄 蓋	高 寸			
100	1	1	1	SYEAC
上 部	200	1	1	C-A20
100		1		C-B10
中 部	200	2		C-B20
300				C-B30
200			1	C-C20
下 部	400	1	1	C-C40
底 版	40	1	1	C-S40

事業名	阿南市上水道建設改良事業			
工事名	市道黒地石寺松花線ほか配水管布設替工事			縮 尺
国 名	横断面図(その2)			1/100
設 計	阿南市水道部			
部 長		課 長	課 長 補 佐	係 長 係 員
設計年月日	令和4年度			図 番 6 / 7

標準掘削断面図

縮尺：1/30

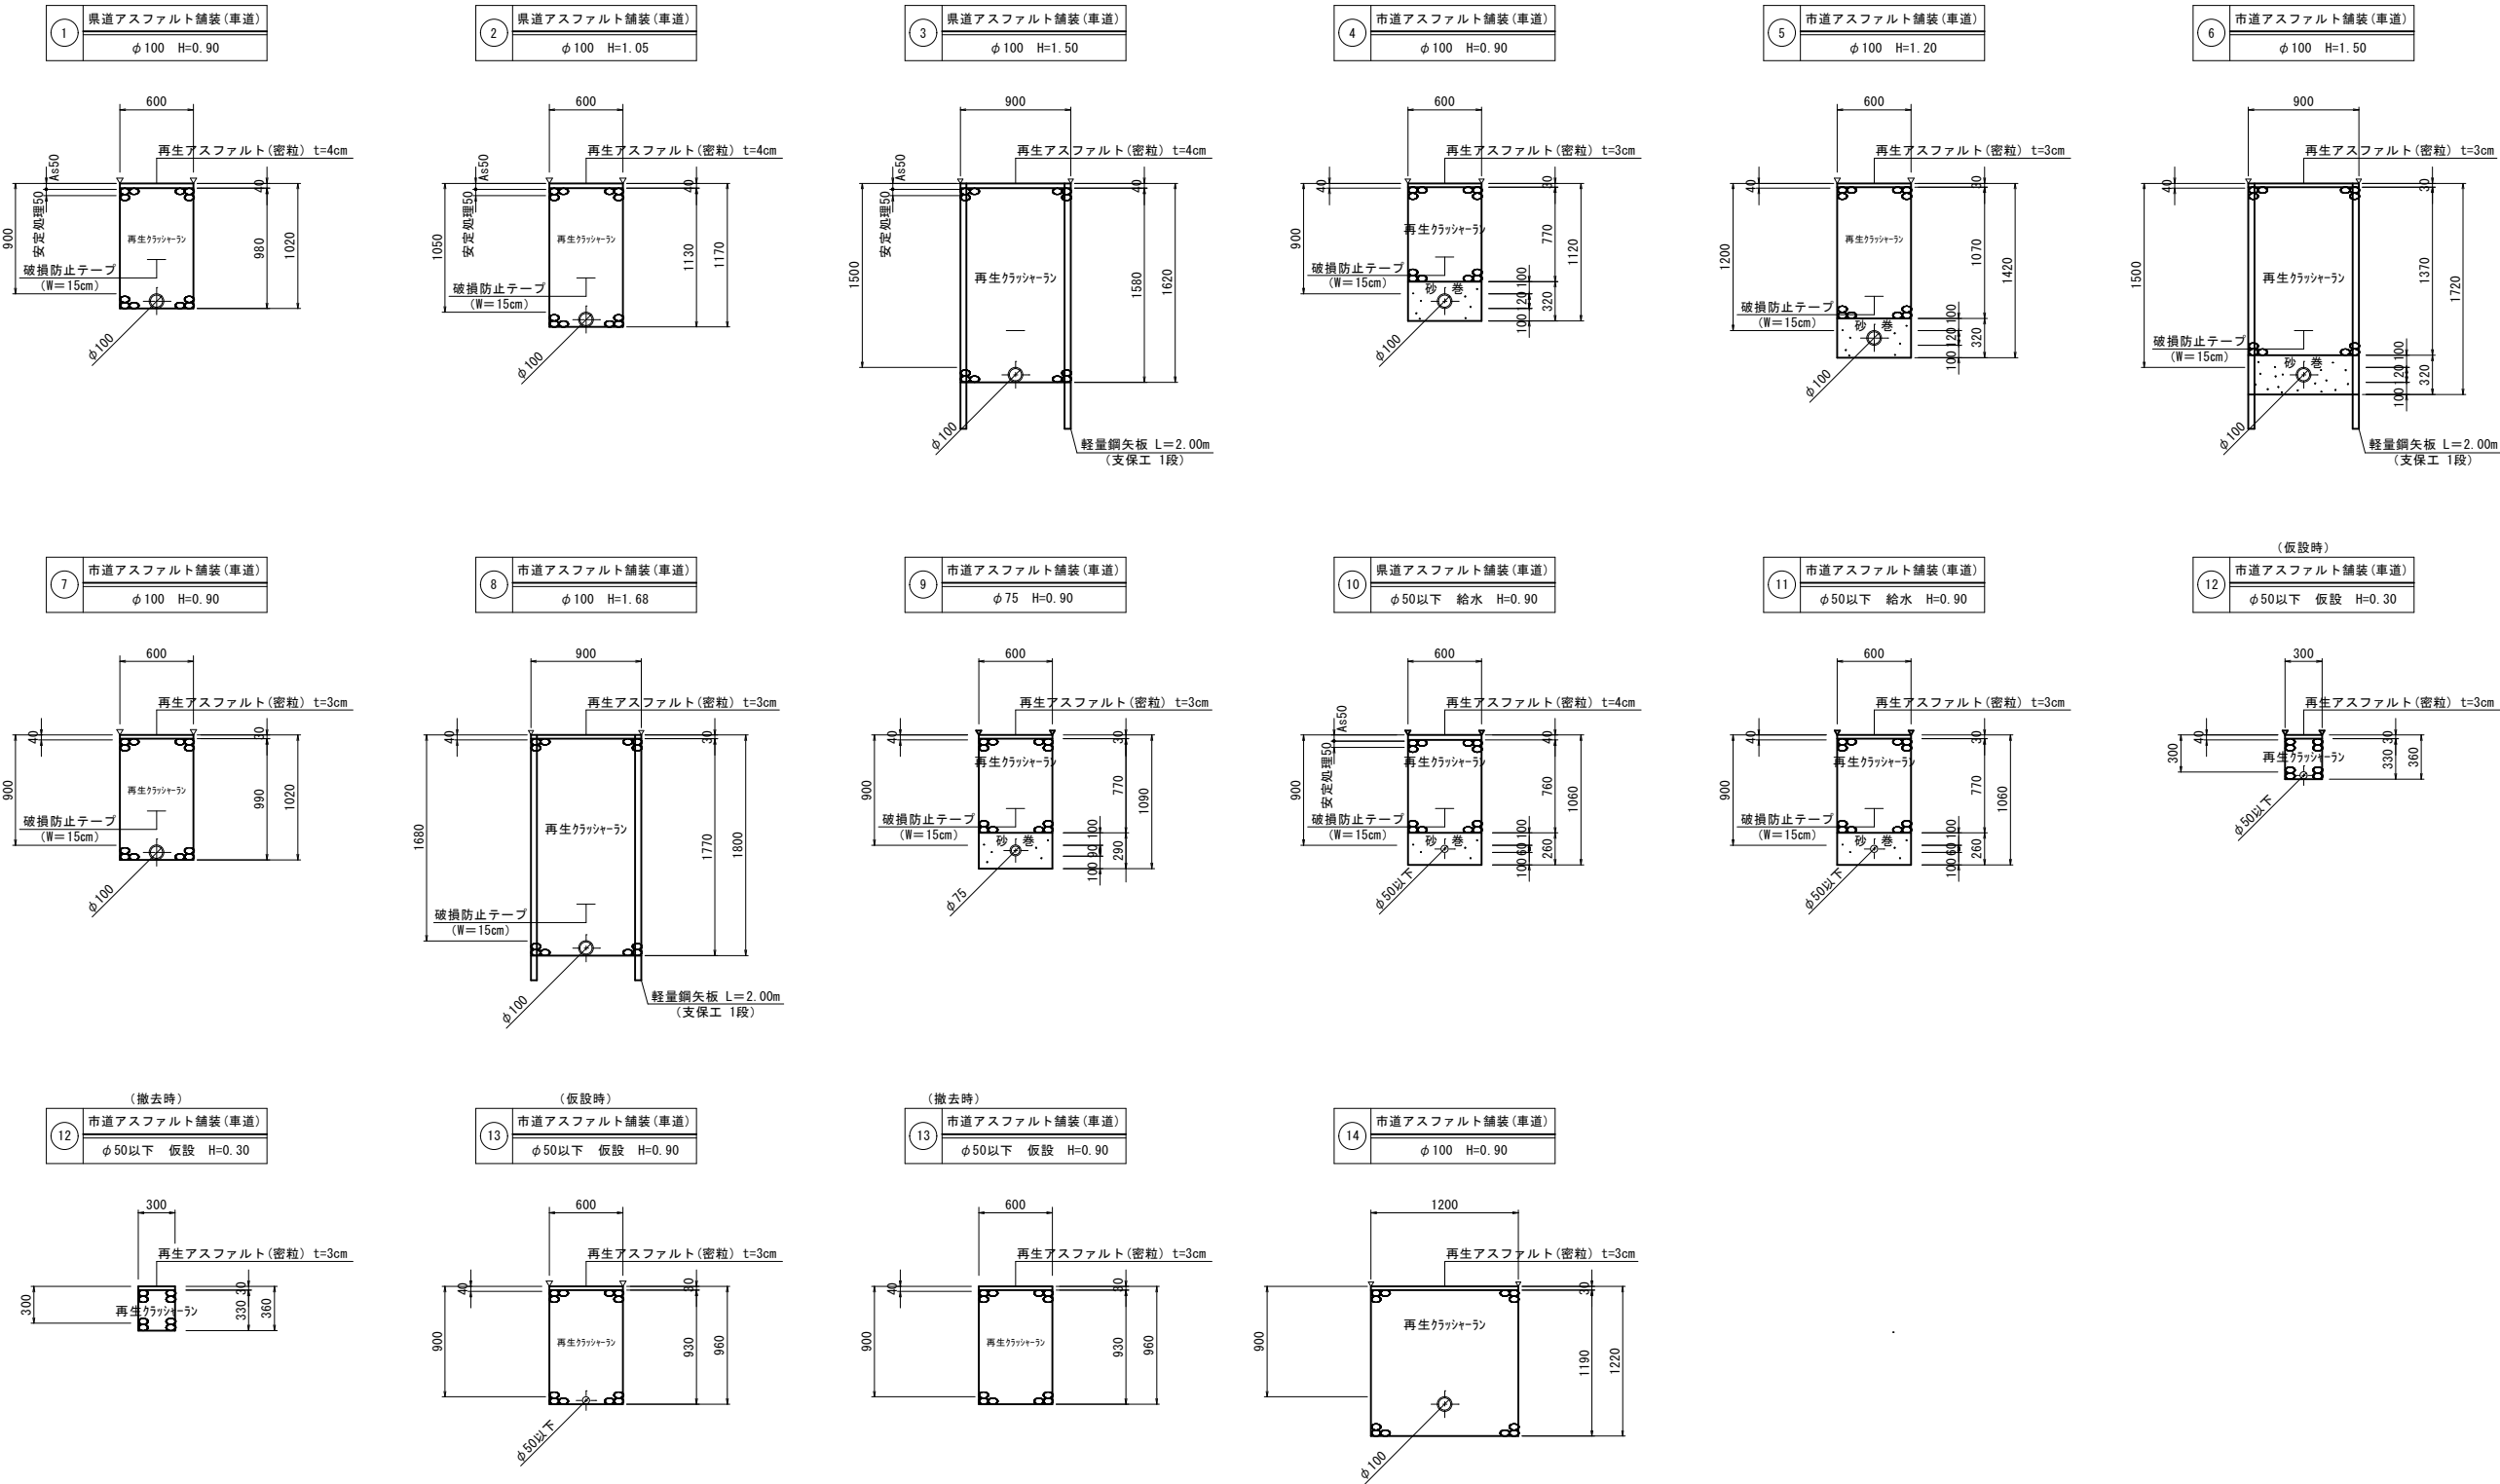

事業名	阿南市上水道建設改良事業				
工事名	市道黒地石寺松花線ほか配水管布設替工事				縮 尺
図 名	標準掘削断面図				1/30
設 計	阿南市水道部				
部 長		課 長	課長補佐	係 長	係 員
設計年月日	令和4年度			図 番	7 / 7