


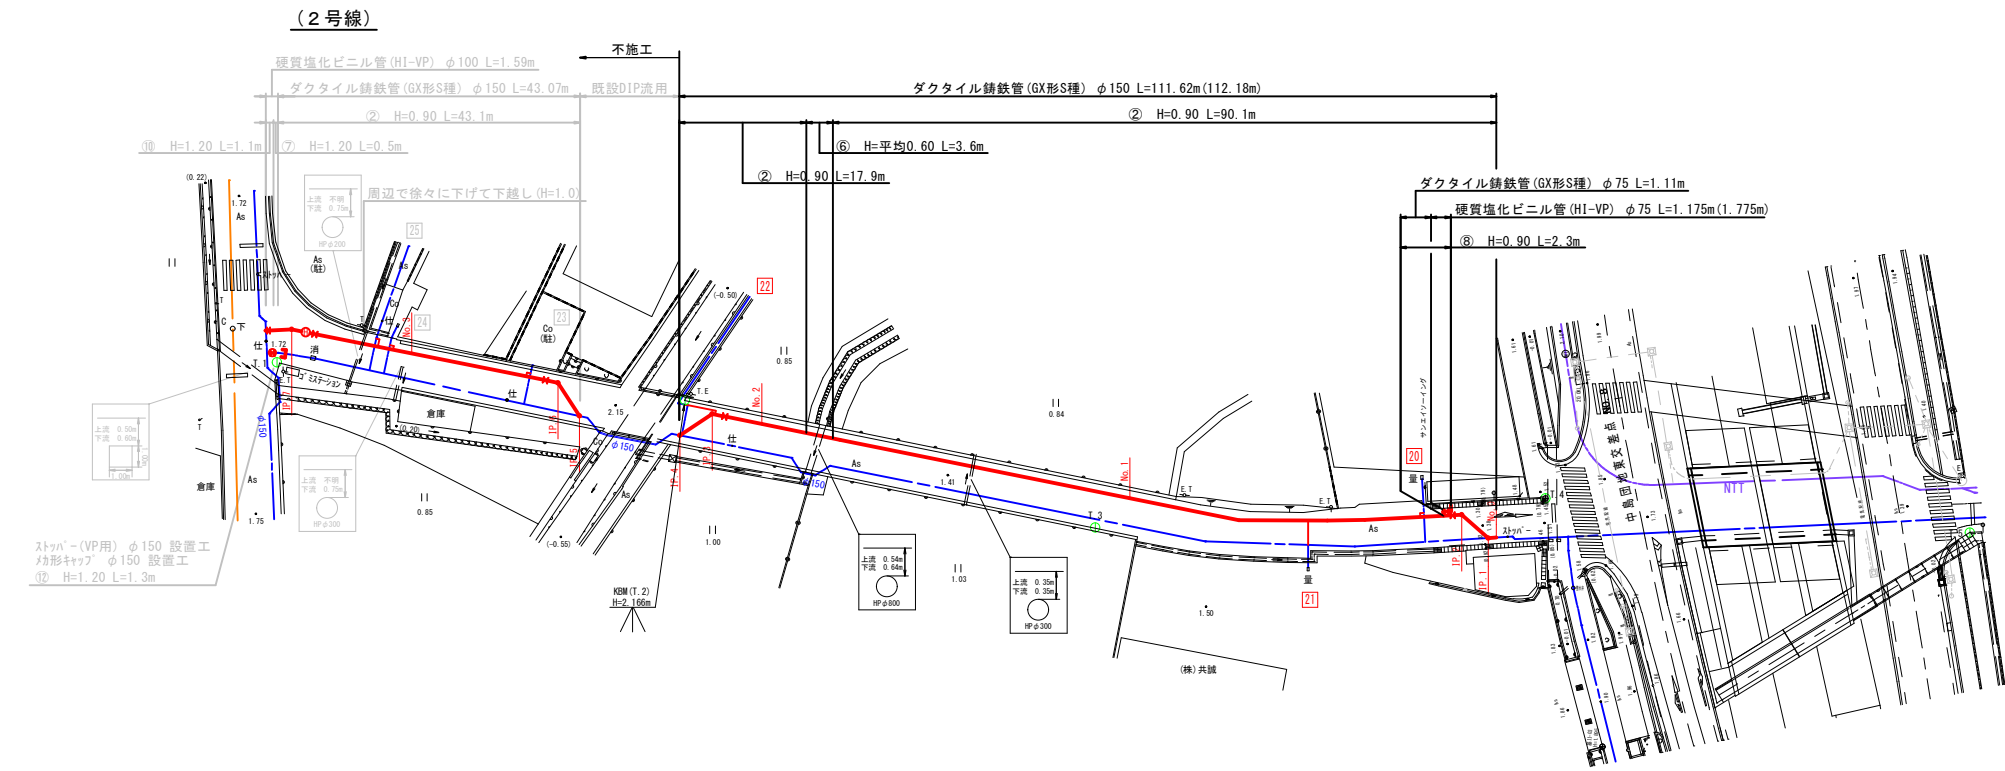


本設配管平面図

縮尺：1/500



本設給水分岐工標準図

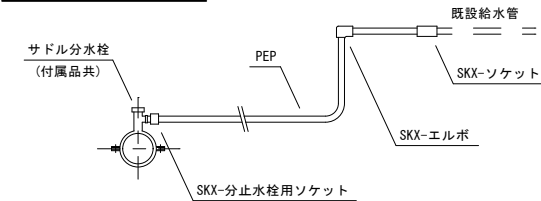


本設給水管材料集計表

名 称	形 式	番 号	[20]						合 計
			φ13	φ13	φ13	φ13	φ13	φ50	
サドル付分水栓 (付属品共)	DIP用 φ150 × φ25		1	1	1	1	1		3
水道用ポリエチレン管 (軟質 1種, 2層管)	φ25		1.5	4.0	5.0	1.5	1.5		10.5
SKX-分止水栓ソケット	P25		1	1	1	1	1		3
SKX-ソケット	V25 × P25				1				1
	P25 × V20		1	1		1	1		2
SKX-エルボ	P25		1			1	1		1
土工事	(13)		1.0	3.5	4.5	1.0	1.0	1.5	9.0

※ 現場状況に合わせて適宜変更すること


本設配管詳細図

縮尺：NON

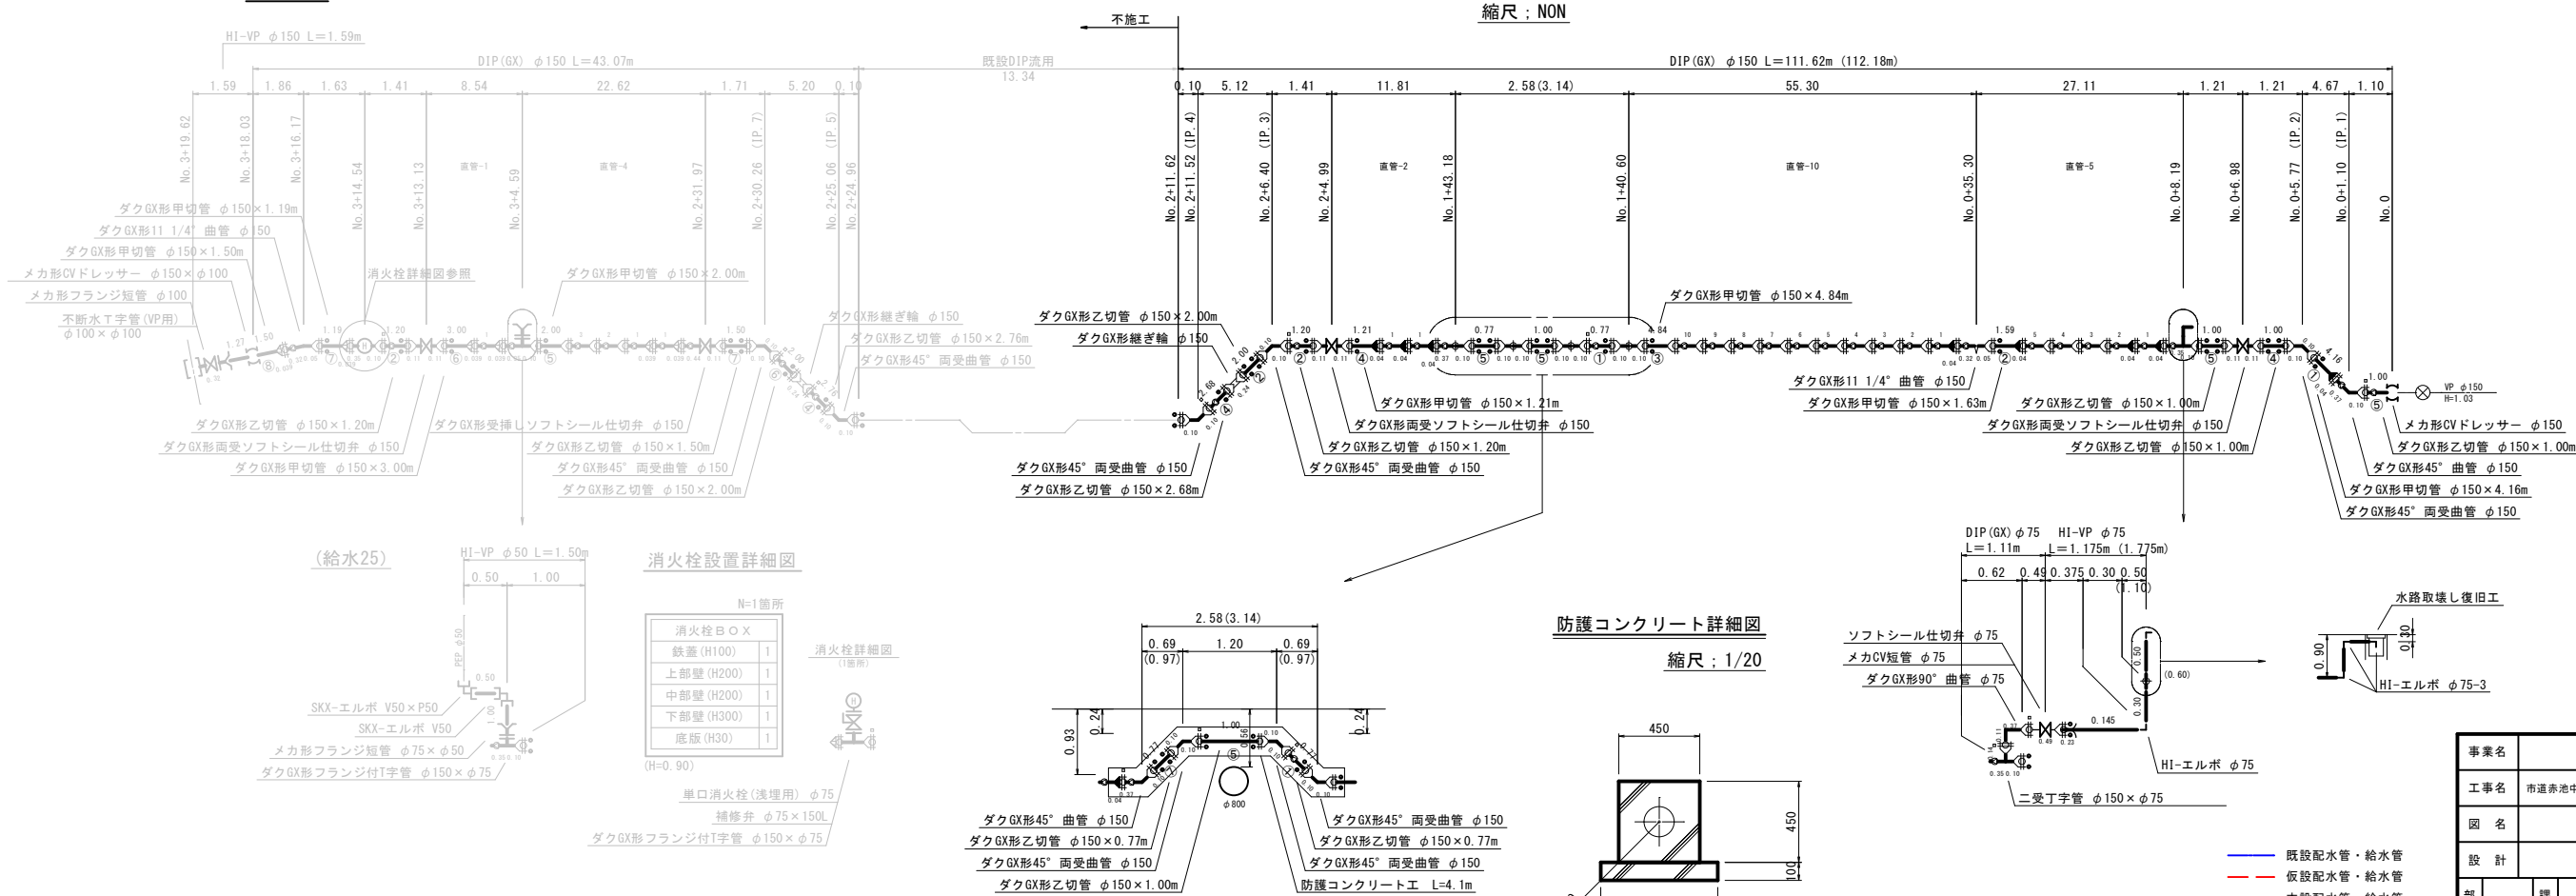

防護コンクリート詳細図

縮尺：1/20

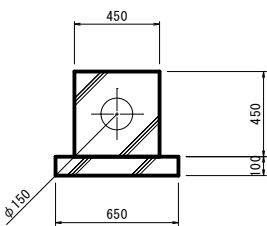





- 既設配水管・給水管
- 仮設配水管・給水管
- 本設配水管・給水管
- 下水道管
- NTTケーブル

事業名	阿南市上水道建設改良事業		
工事名	市道赤池中央2号線配水管布設替工事(2工区)		
国 名	本設配管平面図		
設 計	阿南市水道部		
部 長		課 長	課 長
課 長		係 長	係 員
設計年月日	令和4年度		
国 番	1 / 3		

【2号線】

横断面図

縮尺：1/100

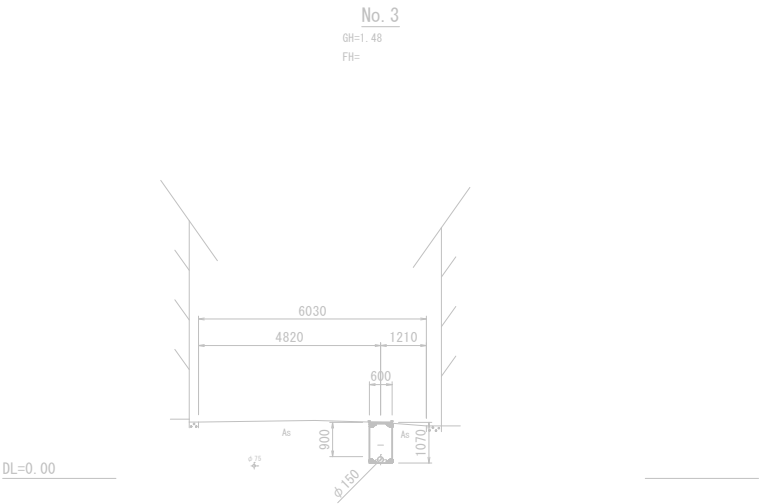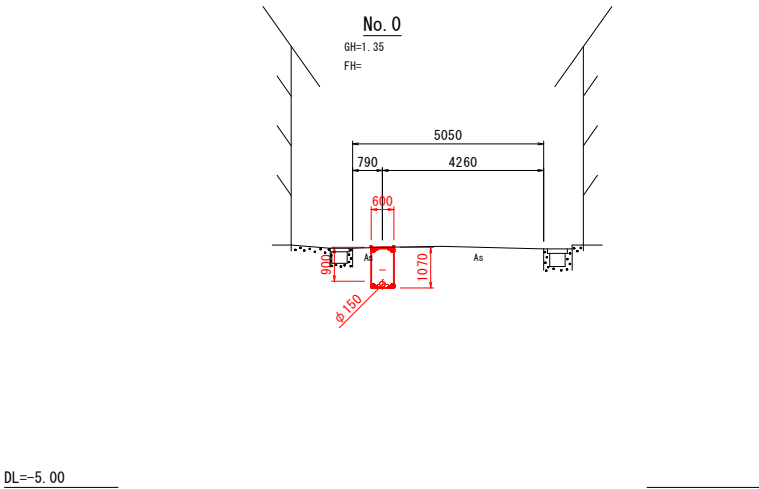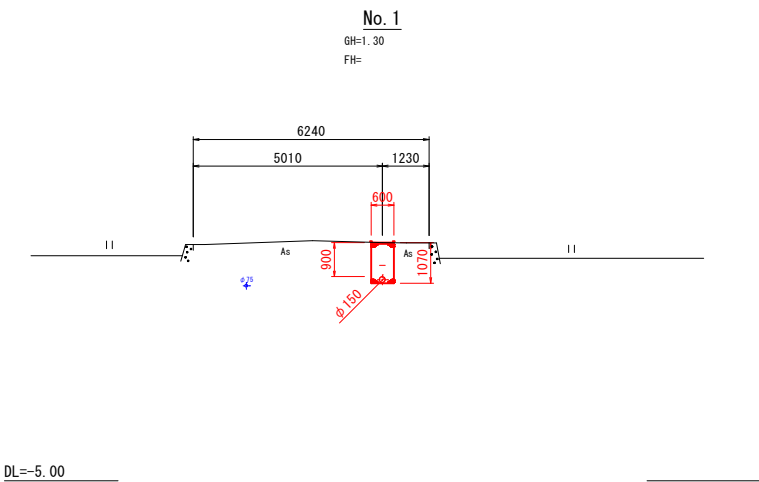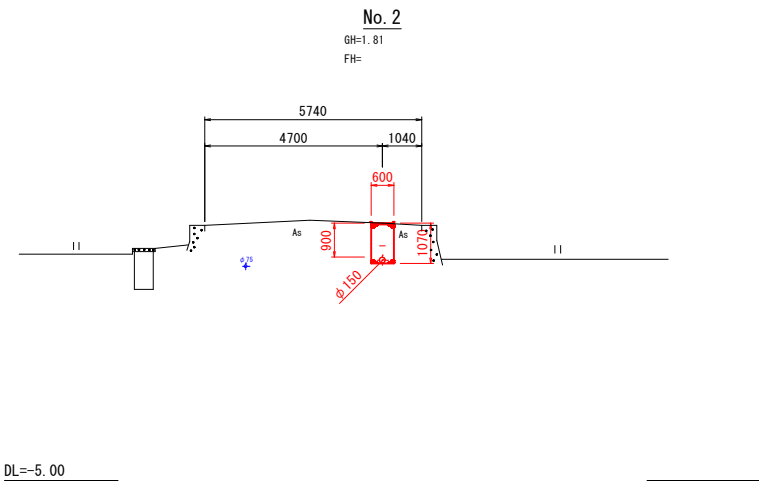


事業名	阿南市上水道建設改良事業				
工事名	市道赤池中島2号線配水管布設替工事(2工区)				縮 尺
図 名	横断面図				1/500
設 計	阿南市水道部				
部 長		課 長	課長補佐	係 長	係 員
設計年月日	令和4年度			図 番	2 / 3


標準掘削断面図

縮尺：1/30


1	市道アスファルト舗装(車道)
φ200 DIP H=1.20	

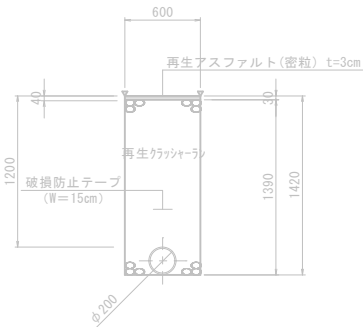


2	市道アスファルト舗装(車道)
φ150 DIP H=0.90	

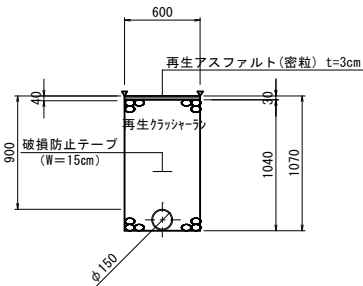


3	市道アスファルト舗装(車道)
φ150 DIP H=1.20	

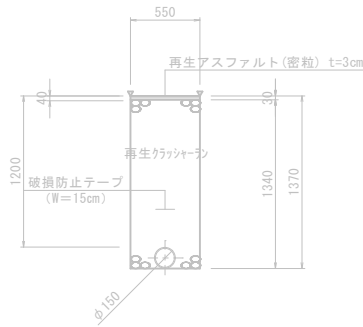


4	市道アスファルト舗装(車道)
φ150 DIP H=1.35	

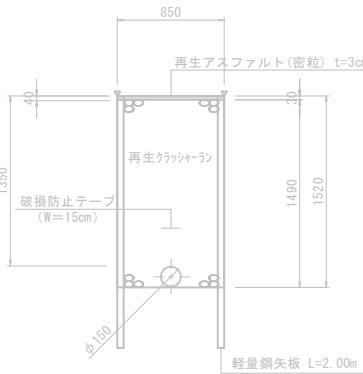


5	市道アスファルト舗装(車道)
φ150 VP H=1.40	

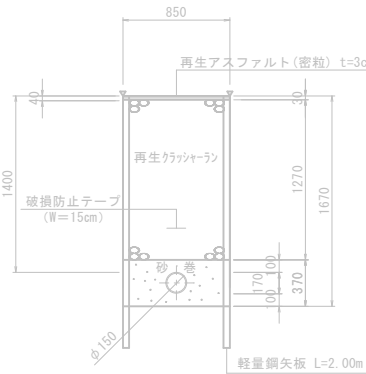


6	市道アスファルト舗装(車道)
φ150 DIP H=平均0.60	

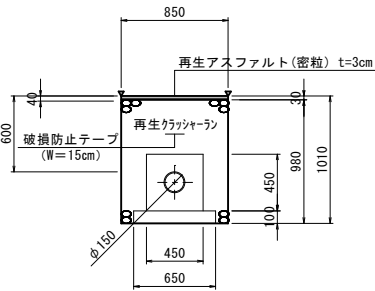


7	市道アスファルト舗装(車道)
φ100 VP H=1.20	

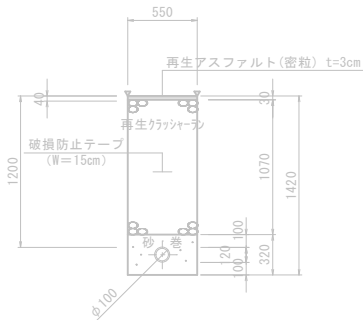


8	市道アスファルト舗装(車道)
φ75 VP H=0.90	

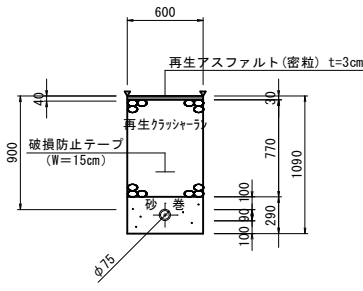


9	市道アスファルト舗装(車道)
φ150 H=0.90(不断水土工)	

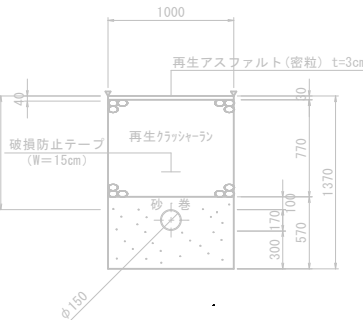


10	市道アスファルト舗装(車道)
φ100 H=1.20(不断水土工)	

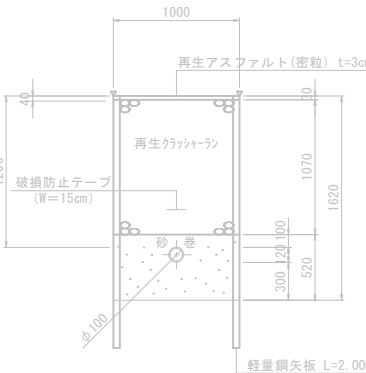


11	市道アスファルト舗装(車道)
φ150 ストップ H=0.95	

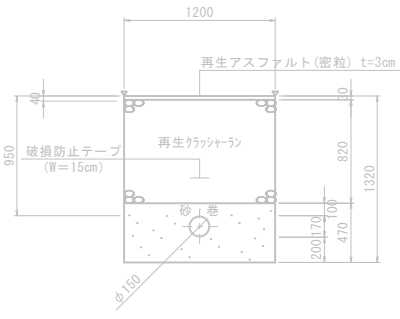


12	市道アスファルト舗装(車道)
φ150 ストップ H=1.20	

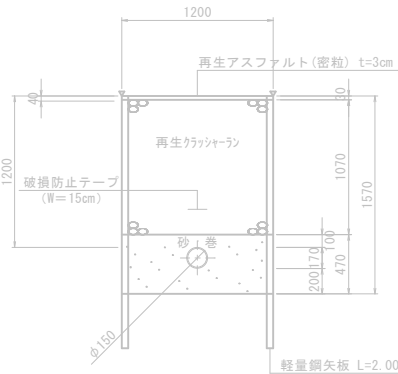


13	市道アスファルト舗装(車道)
φ50以下 給水 H=0.90	

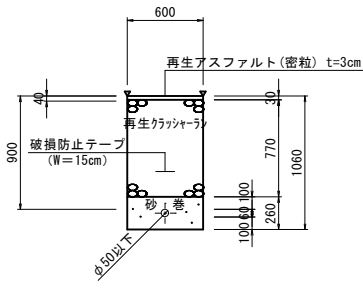


14	市道アスファルト舗装(車道)
(仮設時) φ200 仮設 H=0.30	

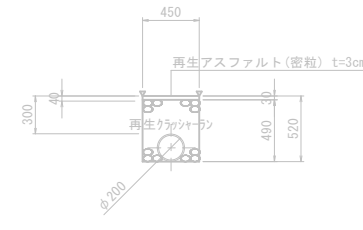


15	市道アスファルト舗装(車道)
(仮設時) φ150 仮設 H=0.30	

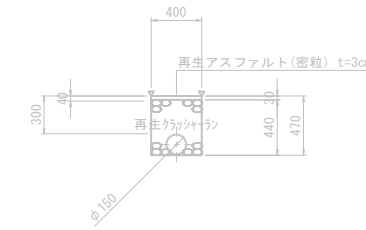

16	市道アスファルト舗装(車道)
φ200 H=1.20(不断水土工)	

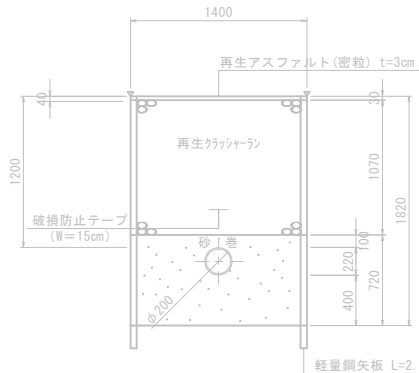


17	市道アスファルト舗装(車道)
φ150 H=1.20(不断水土工)	

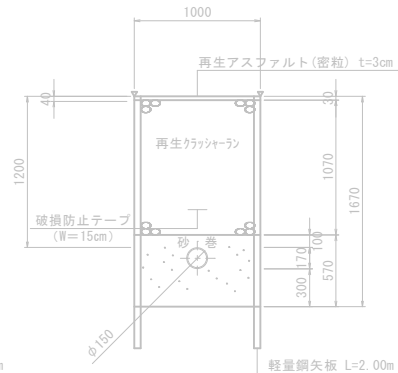


14	市道アスファルト舗装(車道)
(撤去時) φ200 仮設 H=0.30	



15	市道アスファルト舗装(車道)
(撤去時) φ150 仮設 H=0.30	

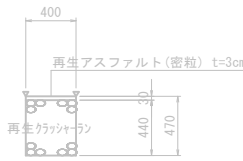


市道アスファルト舗装
本復旧

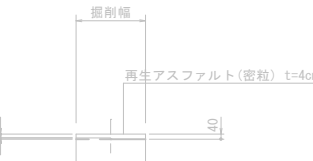




弁栓室構造図

縮尺：1/10



仕切弁
φ50・φ75・φ100

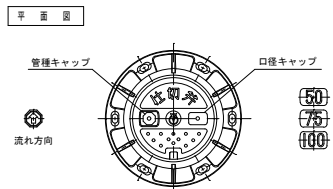

仕切弁
φ150・φ200

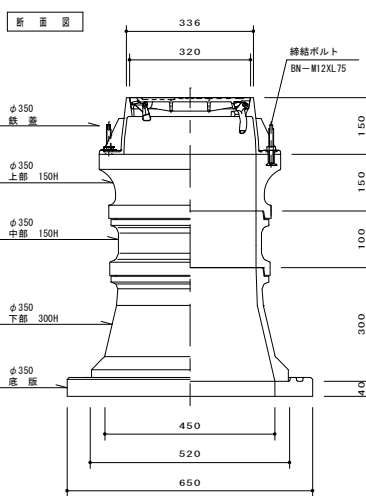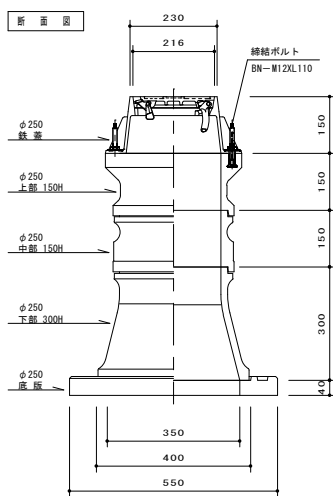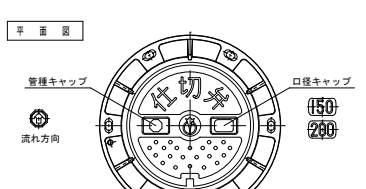

消火栓・空気弁
単口

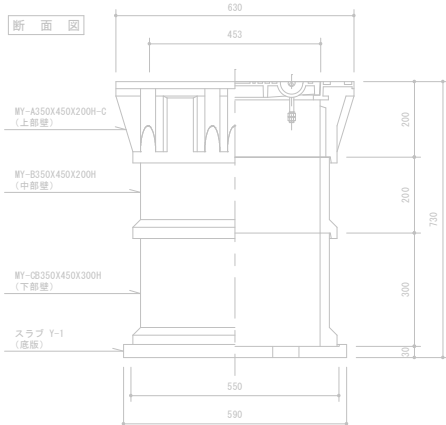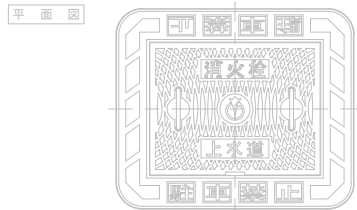

標準埋設型仕切弁 (φ150・φ200)				
管天高	H=700	H=900	H=1200	
ボックス高	540	790	1090	
名称	高さ	数量	数量	数量
鉄蓋	150	1	1	1
設置リング	50H	1	1	1
上部	150	1	1	1
中部	100	1	1	1
下部	200	1	1	1
上下部	300	1	1	1
蓋板	40	1	1	1

標準埋設型仕切弁 (φ50・φ75・φ100)						
管天高	H=1200	H=1050	H=900	H=700	H=600	
ボックス高	1090	940	790	590	490	
名称	高さ	数量	数量	数量	数量	
鉄蓋	150	1	1	1	1	
設置リング	50H	1	1	1	1	
上部	150	1	1	1	1	
中部	100	1	1	1	1	
下部	200	1	1	1	1	
上下部	300	1	1	1	1	
蓋板	40	1	1	1	1	

事業名	阿南市上水道建設改良事業				
工事名	市道赤池中央2号線配水管布設工事(2区)				
国名	標準掘削断面図				
設計	阿南市水道部				
部長	課長	課長補佐	係長	係員	
設計年月日	令和4年度 国番 3/3				