

令和 4 年度
真木地区簡易水道施設整備工事（第 2 工区）

設 計 図 面


縮 小 版

大月市役所 産業建設部 地域整備課

目 次

[illegible]


案内図 S=1/12,500

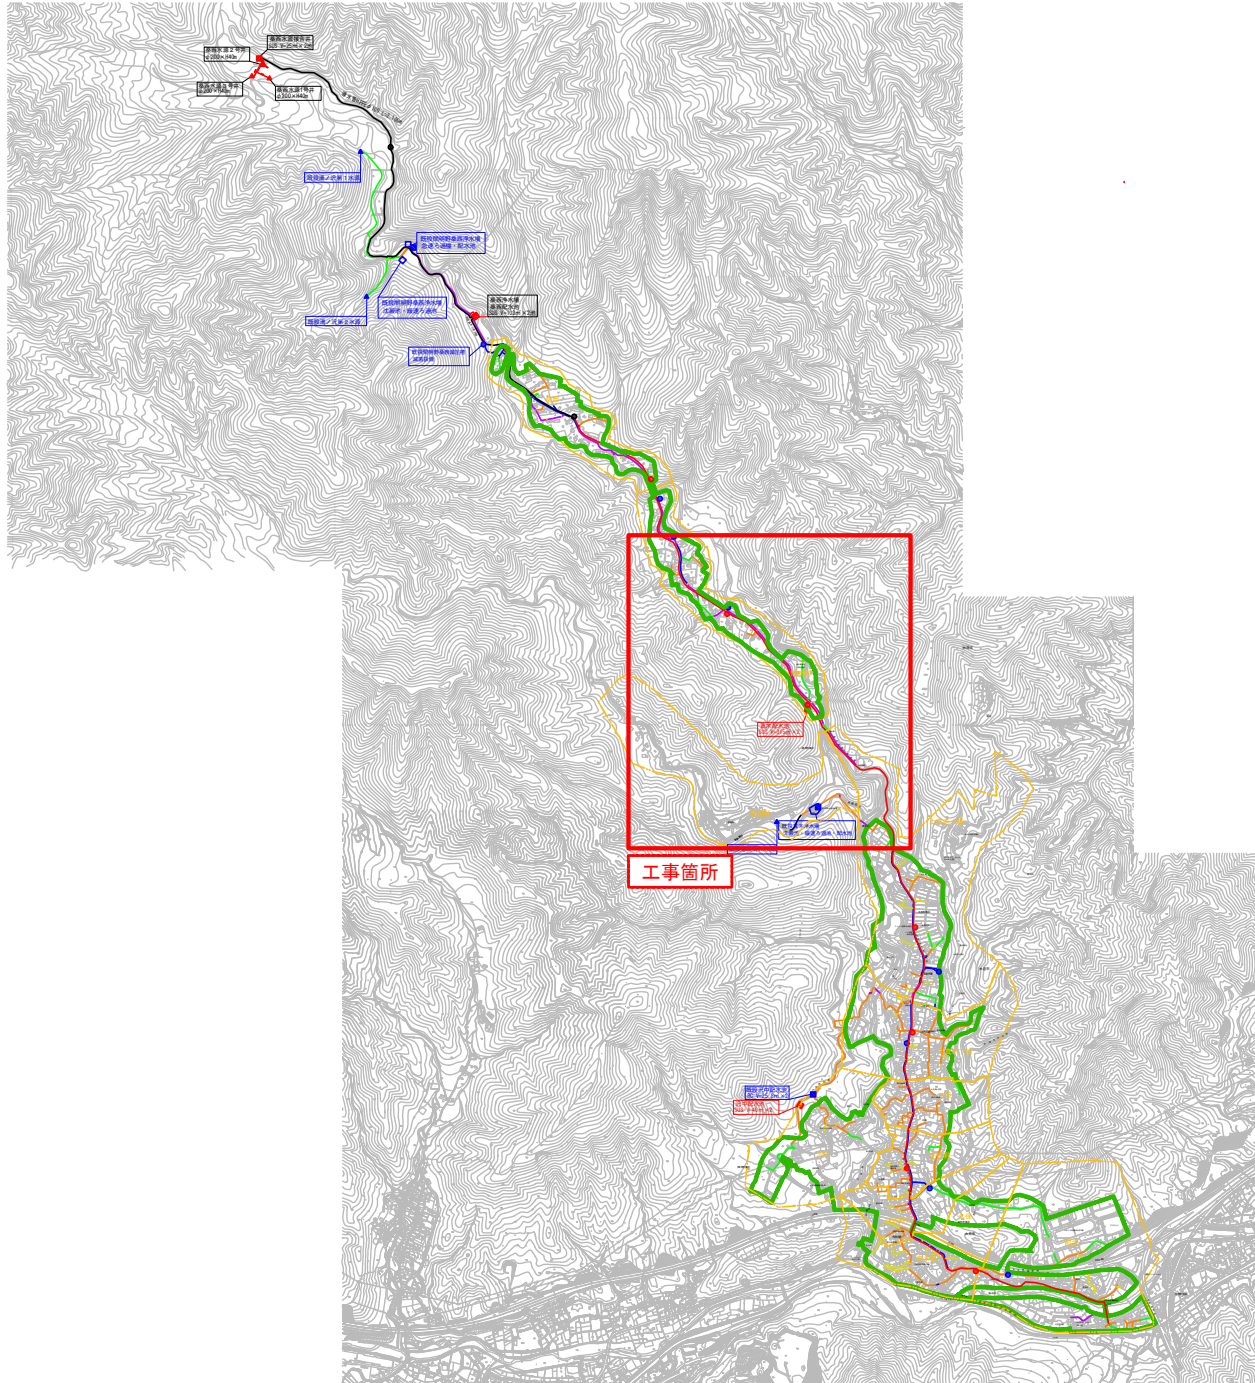


- ▲ 既設水源 (Existing Water Source)
- ▲ 新設水源 (New Water Source)
- 既設浄水場 (Existing Water Treatment Plant)
- 新設配水池 (New Distribution Reservoir)
- 既設配水池 (Existing Distribution Reservoir)
- 新設減圧施設 (New Pressure Reducing Facility)
- 既設減圧施設 (Existing Pressure Reducing Facility)
- 管路 (Pipe)
- HPPE (令和3年度施工済) (HPPE (Completed in Heisei 30))
- DIP (DIP)
- CIP (CIP)
- ACP (ACP)
- VP (VP)
- PP (PP)
- HPPE (HPPE)
- SGP (SGP)
- 不明 (Unknown)

凡	例
記号	名称
□	簡易水道給水区域

真木地区簡易水道施設整備工事(第2工区)				
工事番号		図面番号	1	
事業名	大月市簡易水道事業			
工事箇所	大月市大月町真木地内			
図名	案内図	縮尺	1/12500	
設計	令和4年 3月	枚数		
大月市役所 産業建設部 地域整備課				

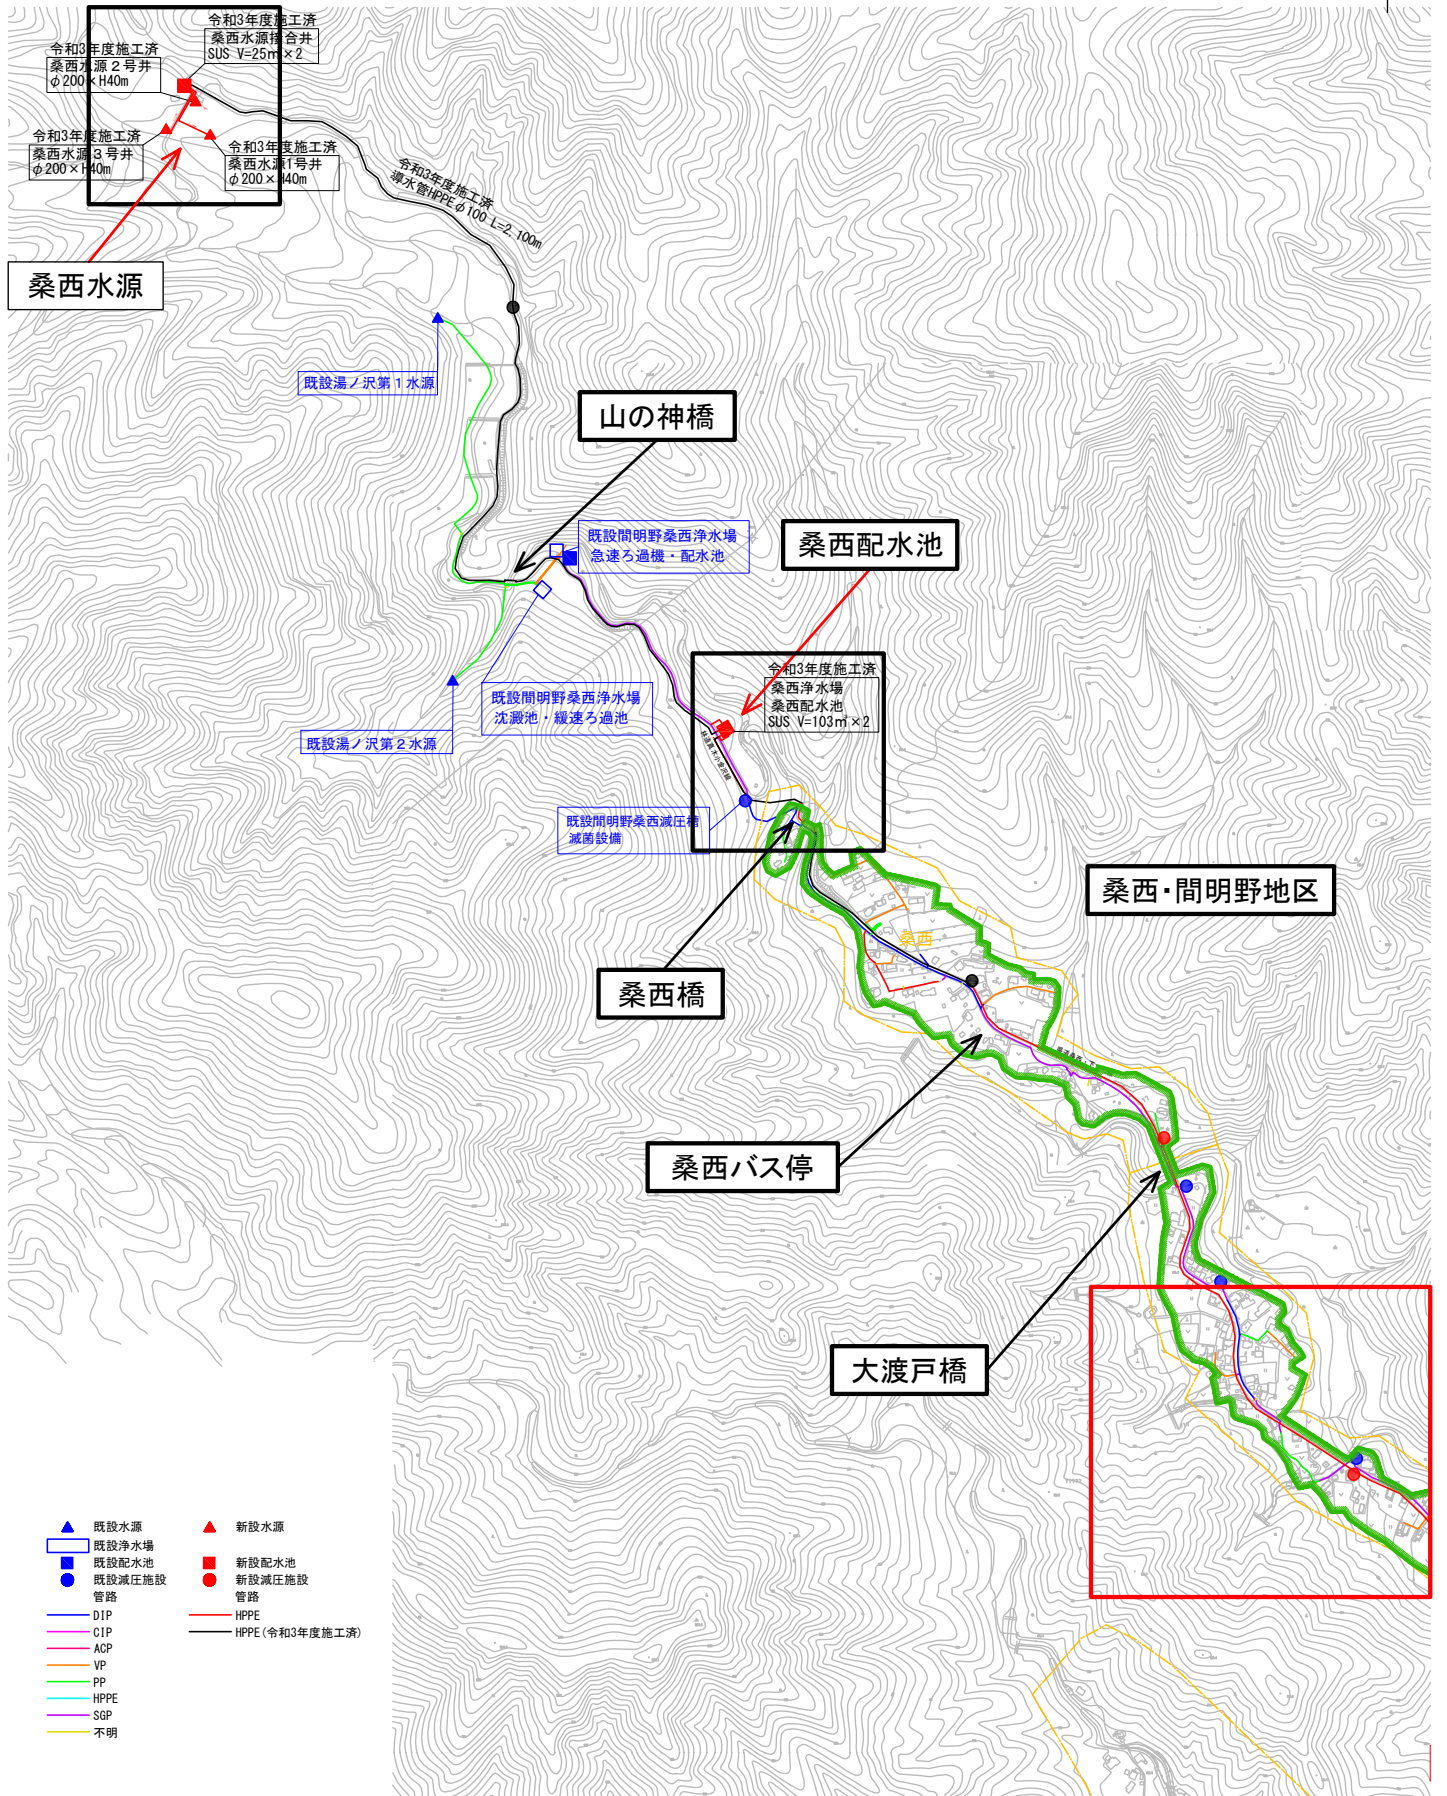

真木地区簡易水道施設整備工事(第2工区)			
工事番号		図面番号	2
事業名		大月市簡易水道事業	
工事箇所		大月市大月町真木地内	
図名	施設平面図(1)	縮尺	1/5000
設計	令和4年 3月	枚数	
大月市役所 産業建設部 地域整備課			

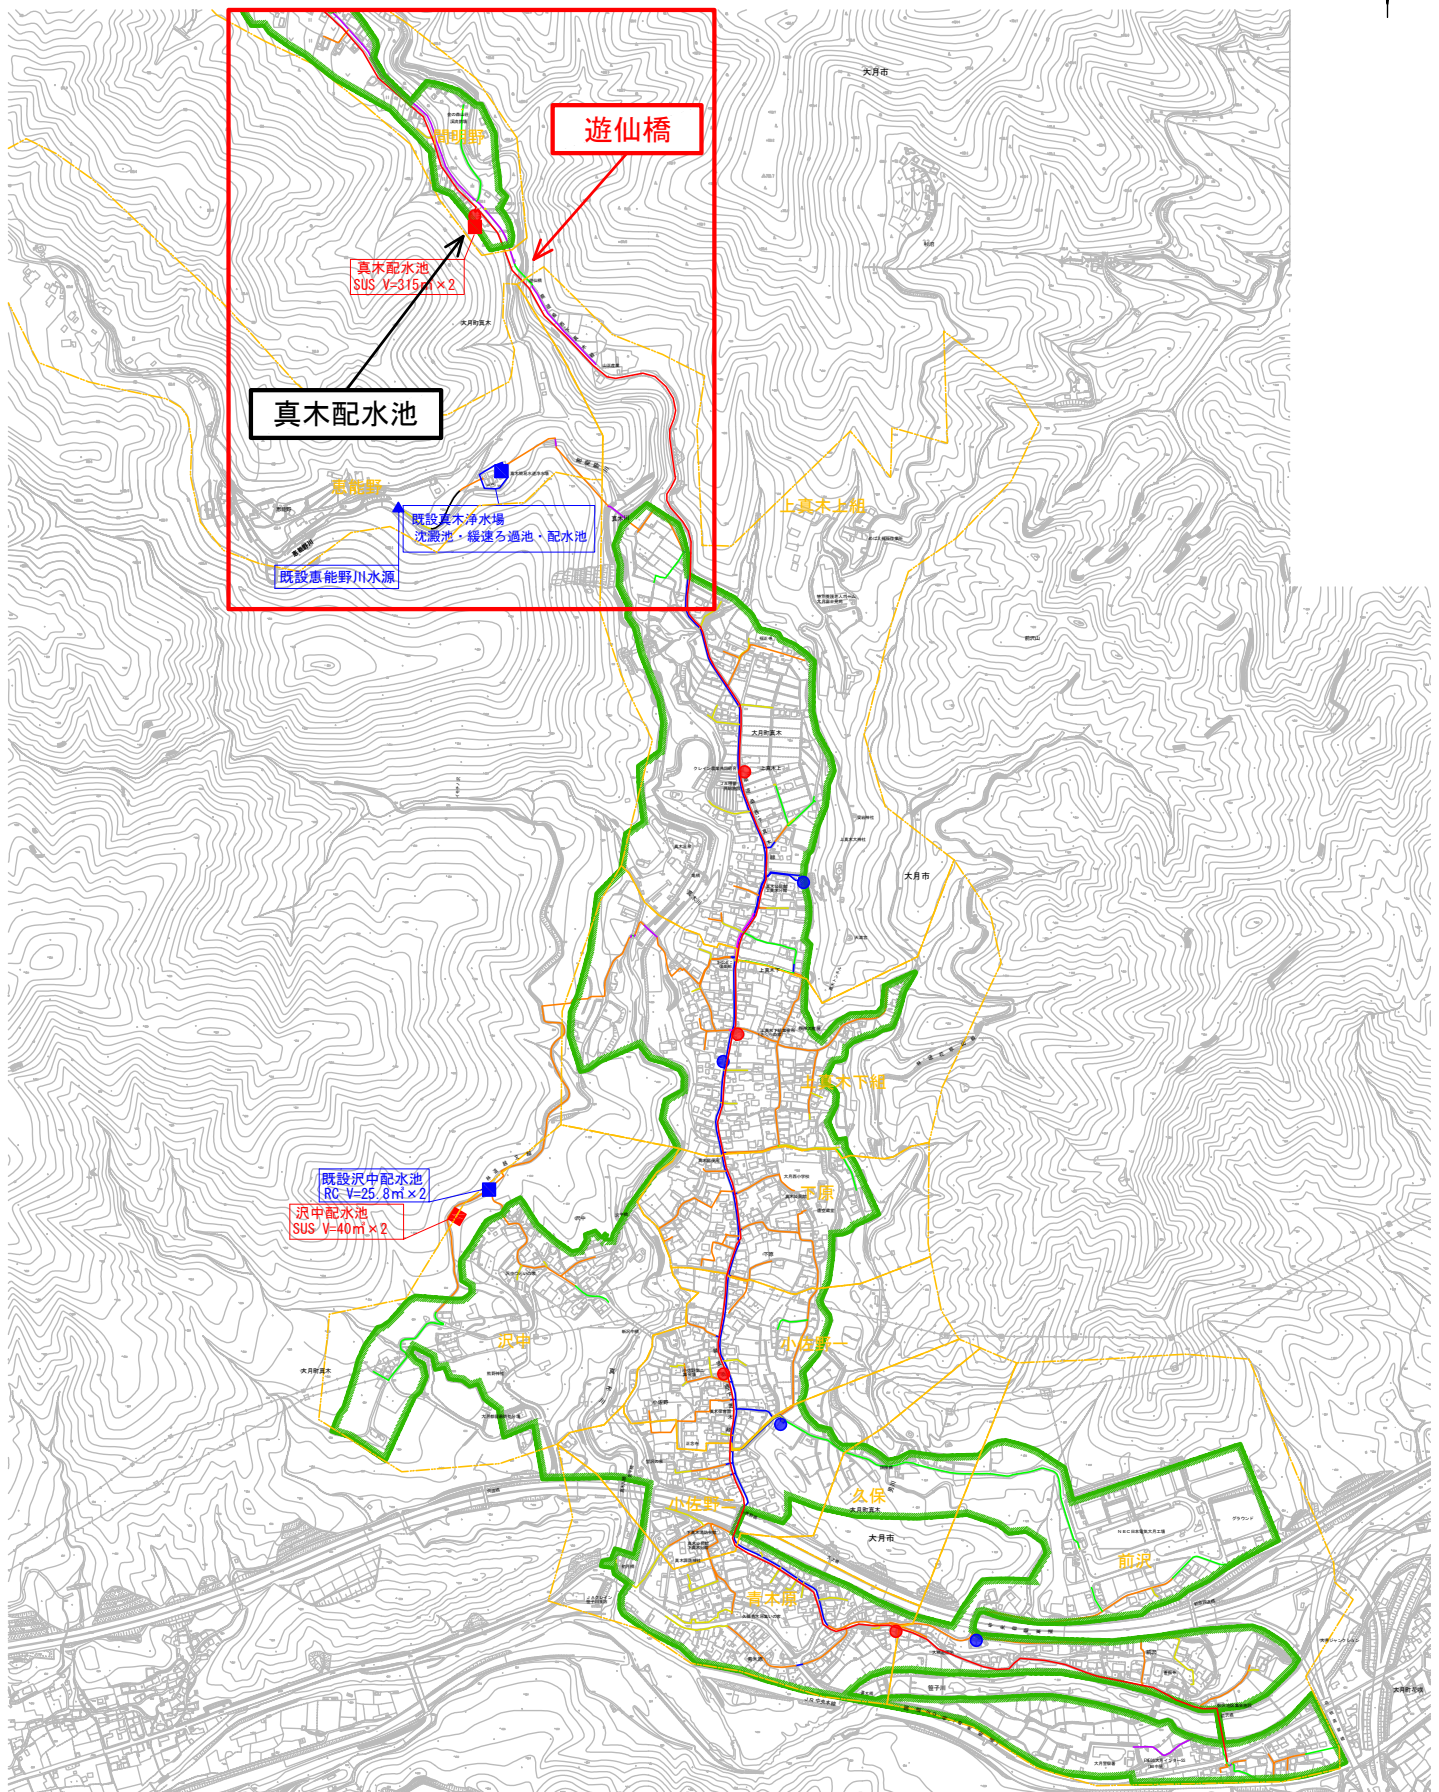

真木配水池

真木配水池
SUS V=315ml×2

~~水池
315m² × 2~~

惠能野

既設真木浄水場

沈澱池・緩速ろ

既設恵能野川水源

上真木上組

上真木下

既設沢中配水池
PC-V=25.8m³×2

中配水池

SUS $V=40\text{m}^3 \times 2$

沢中

小佳

7

PA 0012 0000

- | | |
|----------|-------------------|
| ▲ 既設水源 | ▲ 新設水源 |
| ■ 既設浄水場 | ■ 新設配水池 |
| ● 既設配水池 | ● 新設減圧施設 |
| ● 既設減圧施設 | ● 新設減圧施設 |
| — 管路 | — 管路 |
| — DIP | — HPPE |
| — CIP | — HPPE (令和3年度施工済) |
| — ACP | |
| — VP | |
| — PP | |
| — HPPE | |
| — SGP | |
| — 不明 | |

既設浄水場
既設配水池

 既設配水池
 既設減圧施

管路

— DIP
— CIP

— ACP
— VP

PP

— HIPPE
— SGP

—— 不明

 新設水源

◆ 新股动态


● 新設減圧施設

管路

HDPE

真木地区簡易水道施設整備工事(第2工区)			
工事番号		図面番号	3
事業名	大月市簡易水道事業		
工事箇所	大月市大月町真木地内		
図名	施設平面図(2)	縮尺	1/5000
設計	令和4年 3月	枚数	
大月市役所 産業建設部 地域整備課			

水位高低図 S=NONE

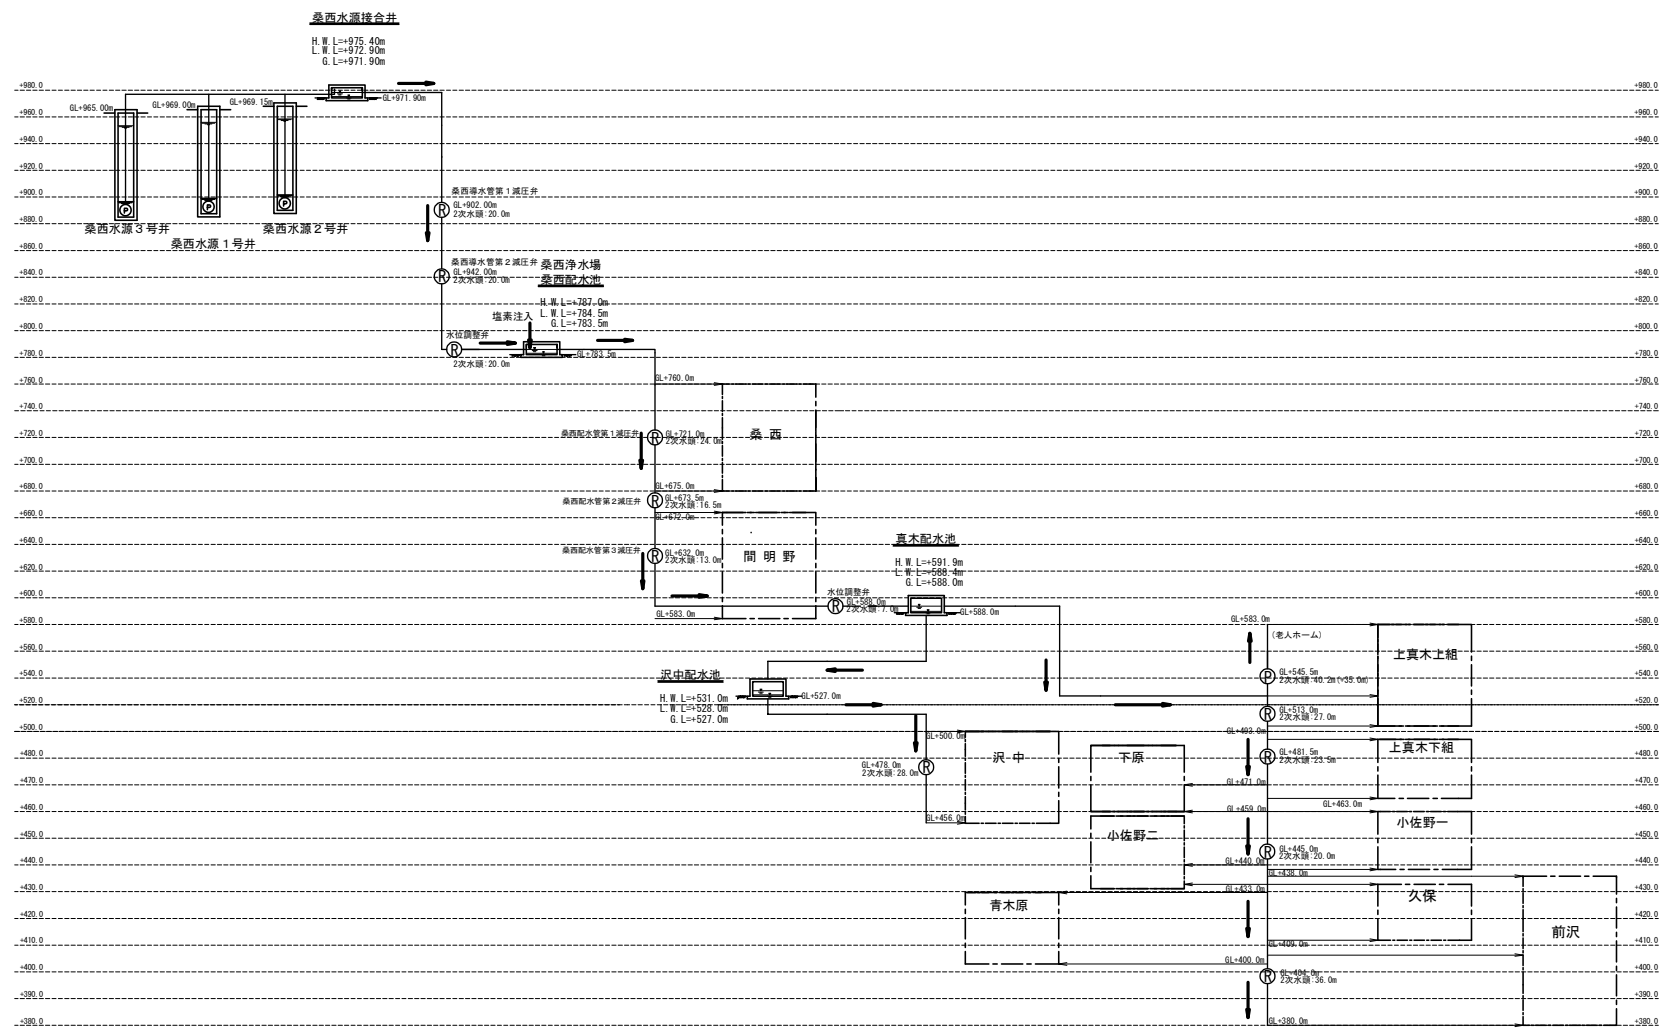

真木地区簡易水道施設整備工事(第2工区)			
工事番号		図面番号	4
事業名	大月市簡易水道事業		
工事箇所	大月市大月町真木地内		
図名	水位高低図	縮尺	NONE
設計	令和4年 3月	枚数	
大月市役所 産業建設部 地域整備課			