

リサイクルプラザ「くるりん館」冷暖房設備増設・改修工事

特記仕様書

A. 工事概要

1. 工事名
- リサイクルプラザ「くるりん館」冷暖房設備増設・改修工事
2. 工事場所
- 鶴岡市水沢字水京68-1
3. 工事概要
- 施設内冷暖房設備の改修・新設

B. 工事仕様


1. 共通仕様
- 特記仕様及び図面に記載されていない事項は、すべて国土交通省大臣官房官庁営繕部監修の機械設備工事標準仕様書（最新版）及び同大臣官房官庁営繕部設備課監修の機械設備工事標準図（最新版）による。
2. 建物仕様
- SRC造
延べ床面積 5,085㎡
高さ 20.490m
3. 特記仕様
- ・ 折り工事の際、鉄筋検査を行い、鉄筋を傷つけないように施工すること。

・ 化粧ダクト敷設箇所は、冷媒配管露出箇所すべてにケーブル共巻きとする。

・ 撤去した材料、機器はすべて処分すること。

・ 撤去機器内部冷媒ガスは回収とする。

・ 図面11について、支持金物の選定は強度を確認の上行うこと。

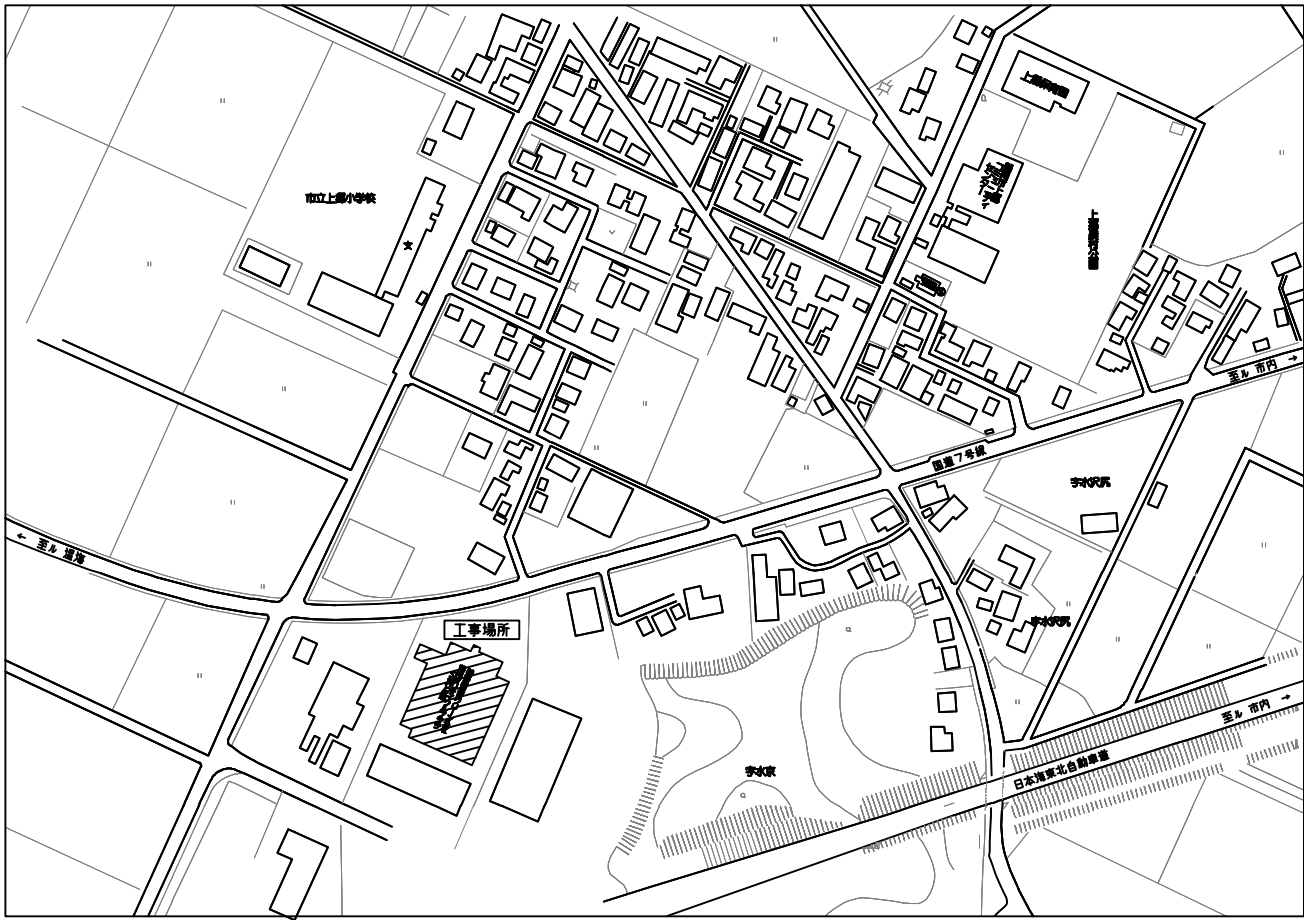

付近見取図



鶴岡市建設部建築課

製図 照査

特記

製図 4年 7月 日


工事名 リサイクルプラザ「くるりん館」冷暖房設備増設・改修工事

図面番号

縮尺 NON

図面名 特記仕様書・付近見取図

1

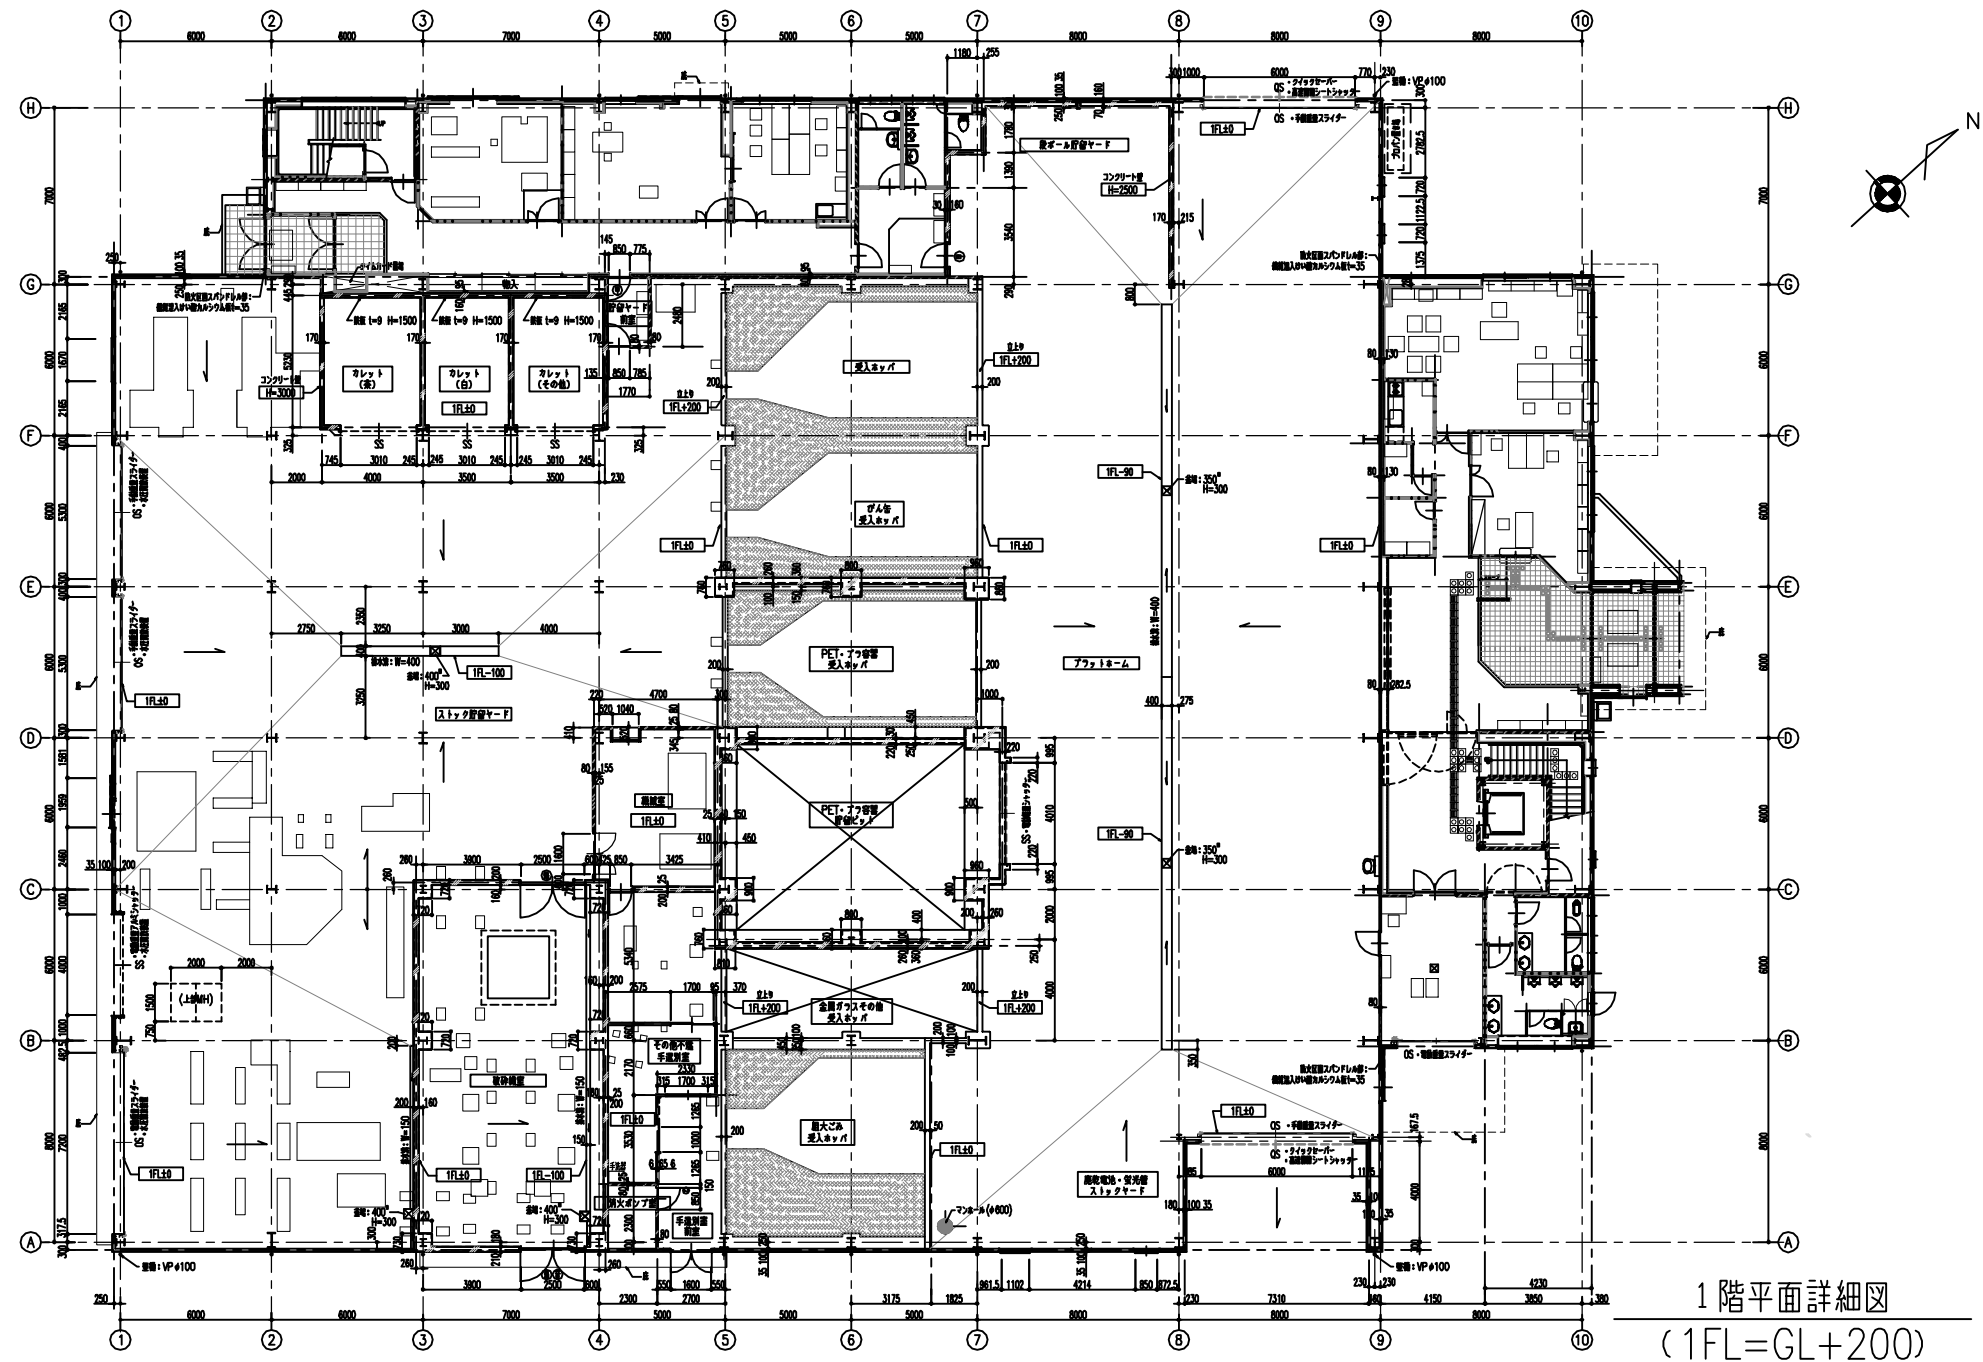

鶴岡市建設部建築課

製図 照査

特記

製図

4 年 7 月 日

工事名

リサイクルプラザ「くるりん館」冷暖房設備増設・改修工事

図面番号


縮尺

1 : 300

図面名

1階平面図

2

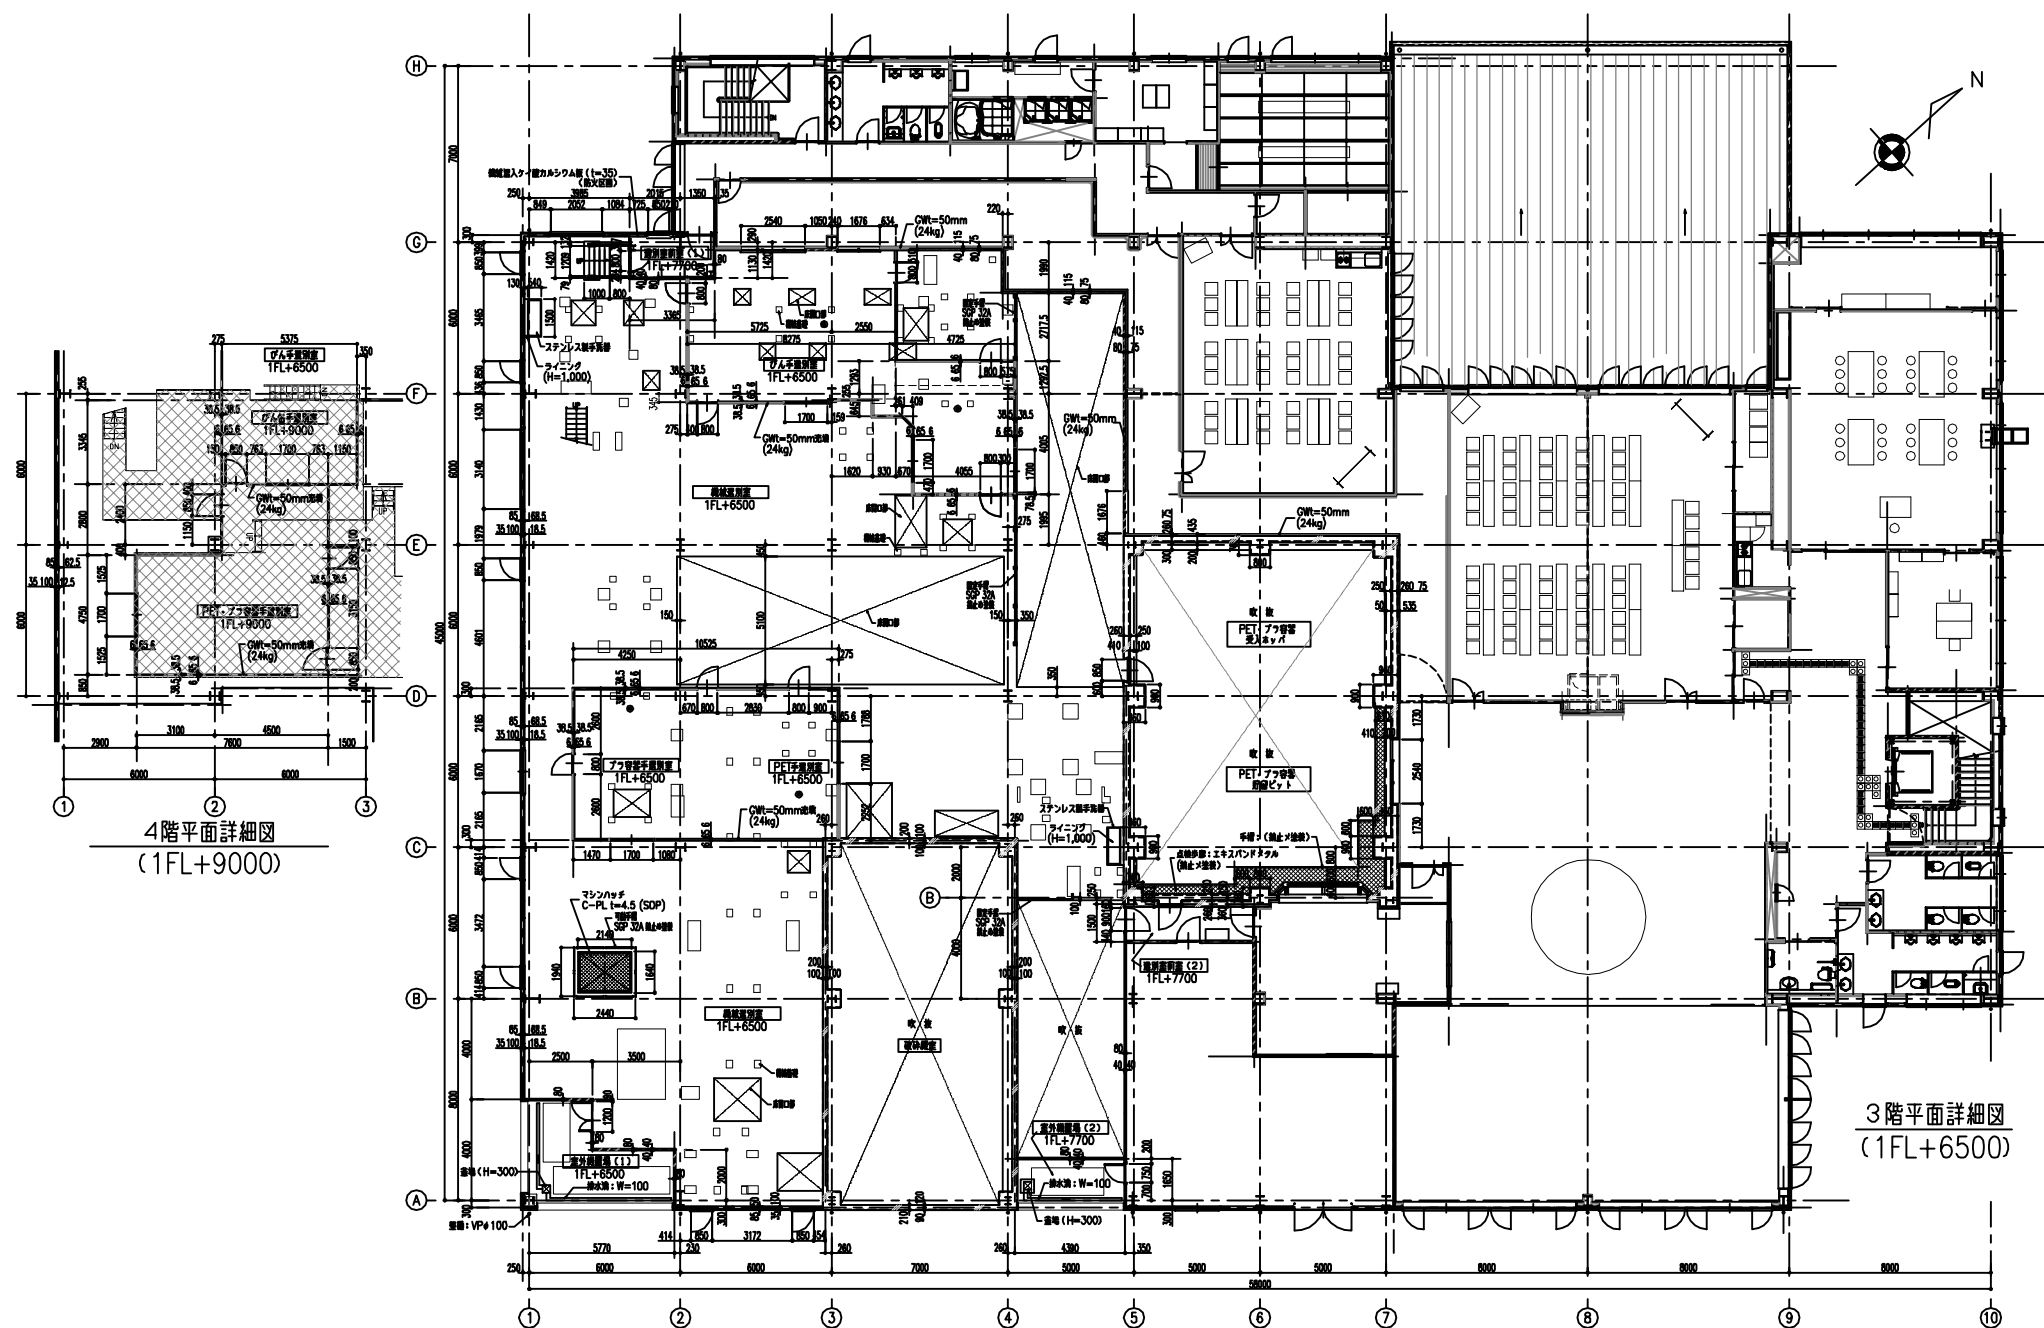


鶴岡市建設部建築課

製図 照査

特記

製図 4年7月 日 工事名 リサイクルプラザ「くるりん館」冷暖房設備増設・改修工事 図面番号

縮尺 1:300 図面名 3・4階平面図 3

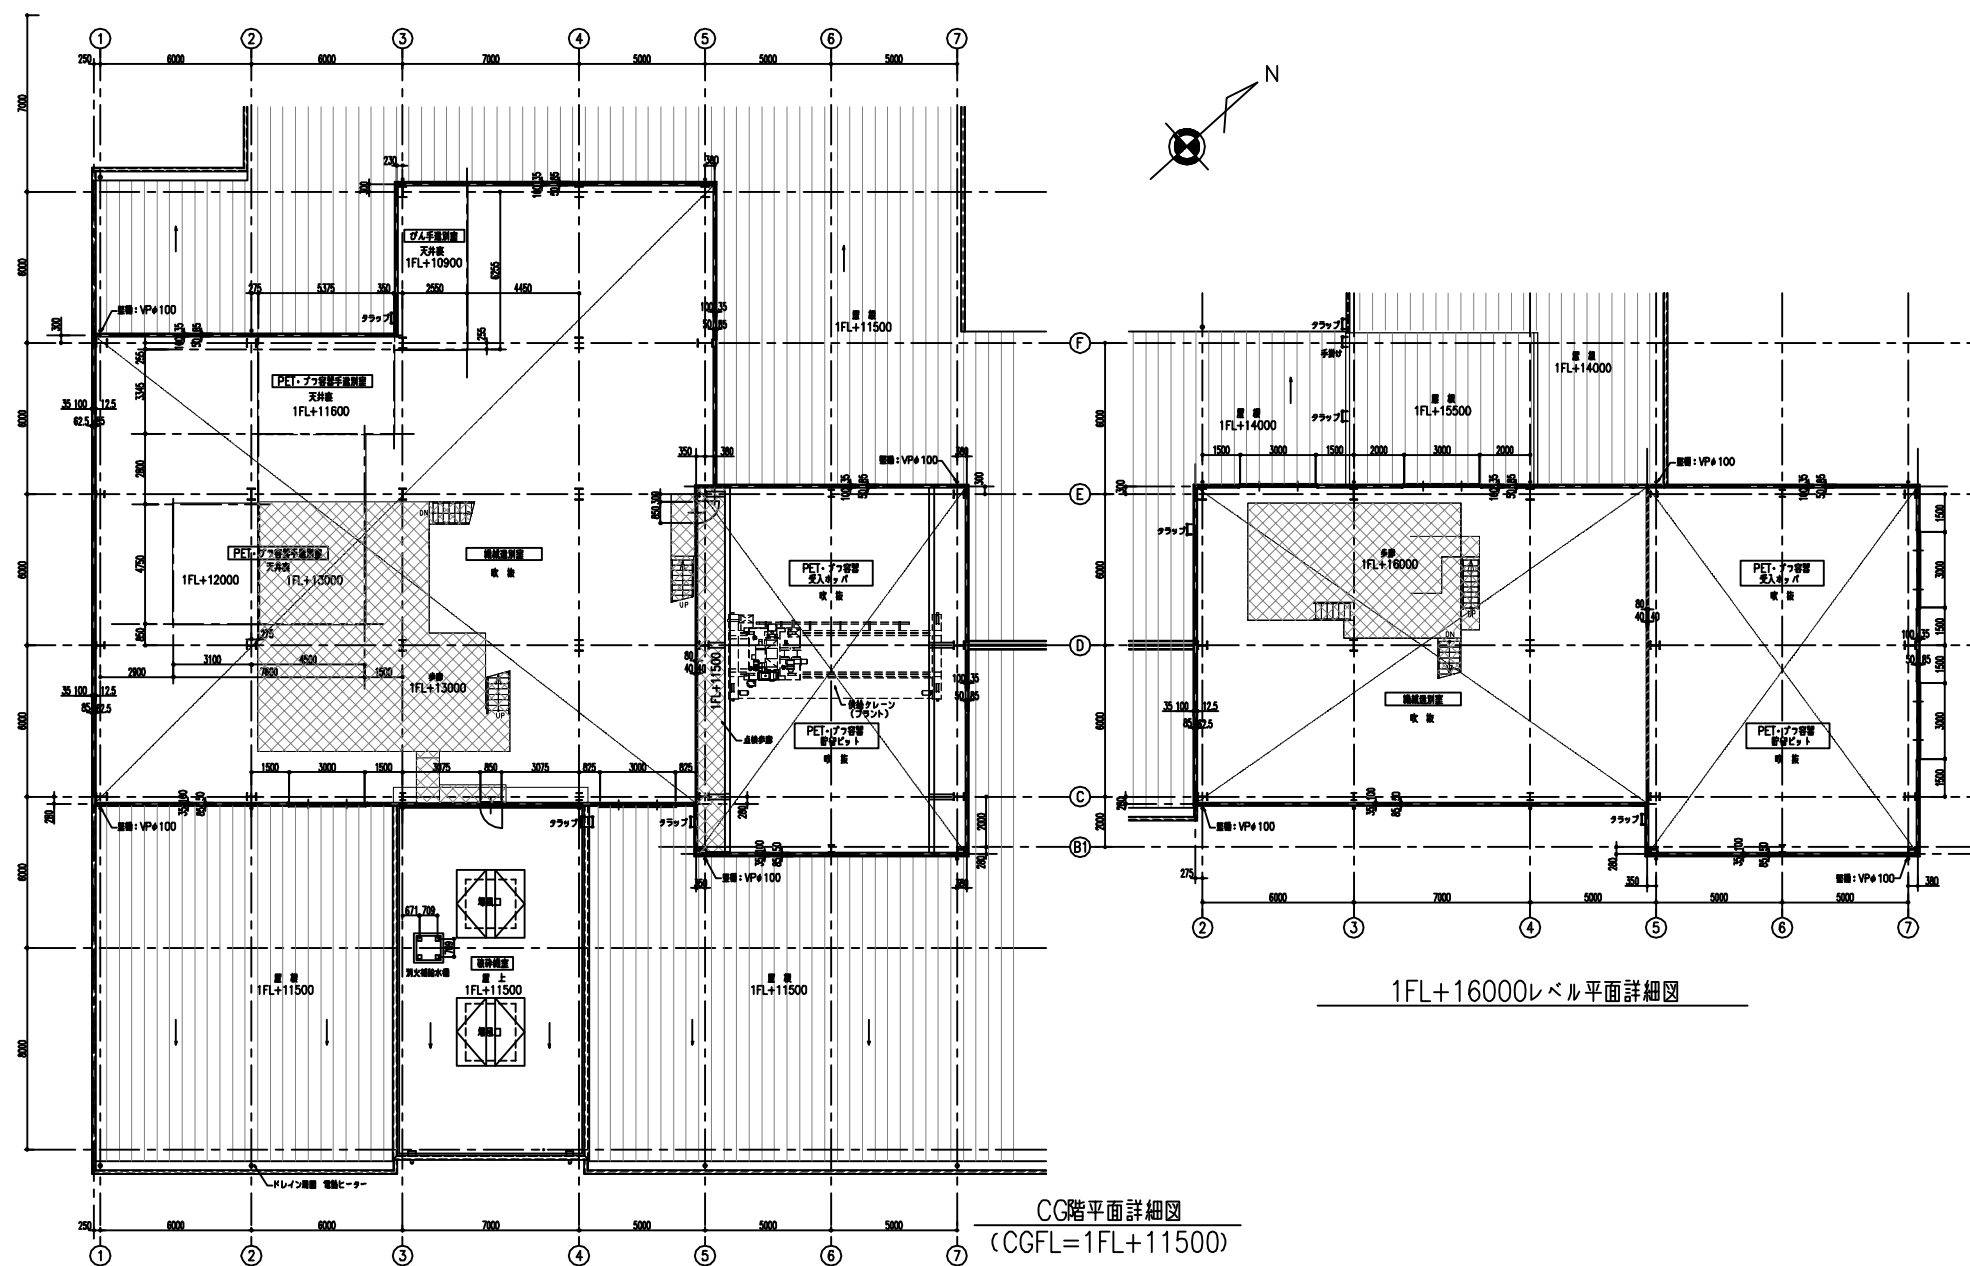


鶴岡市建設部建築課

製図 照査

特記

製図	4 年 7 月 日	工事名	リサイクルプラザ「くるりん館」冷暖房設備増設・改修工事	図面番号
縮尺	1 : 300	図面名	CG階平面図	4

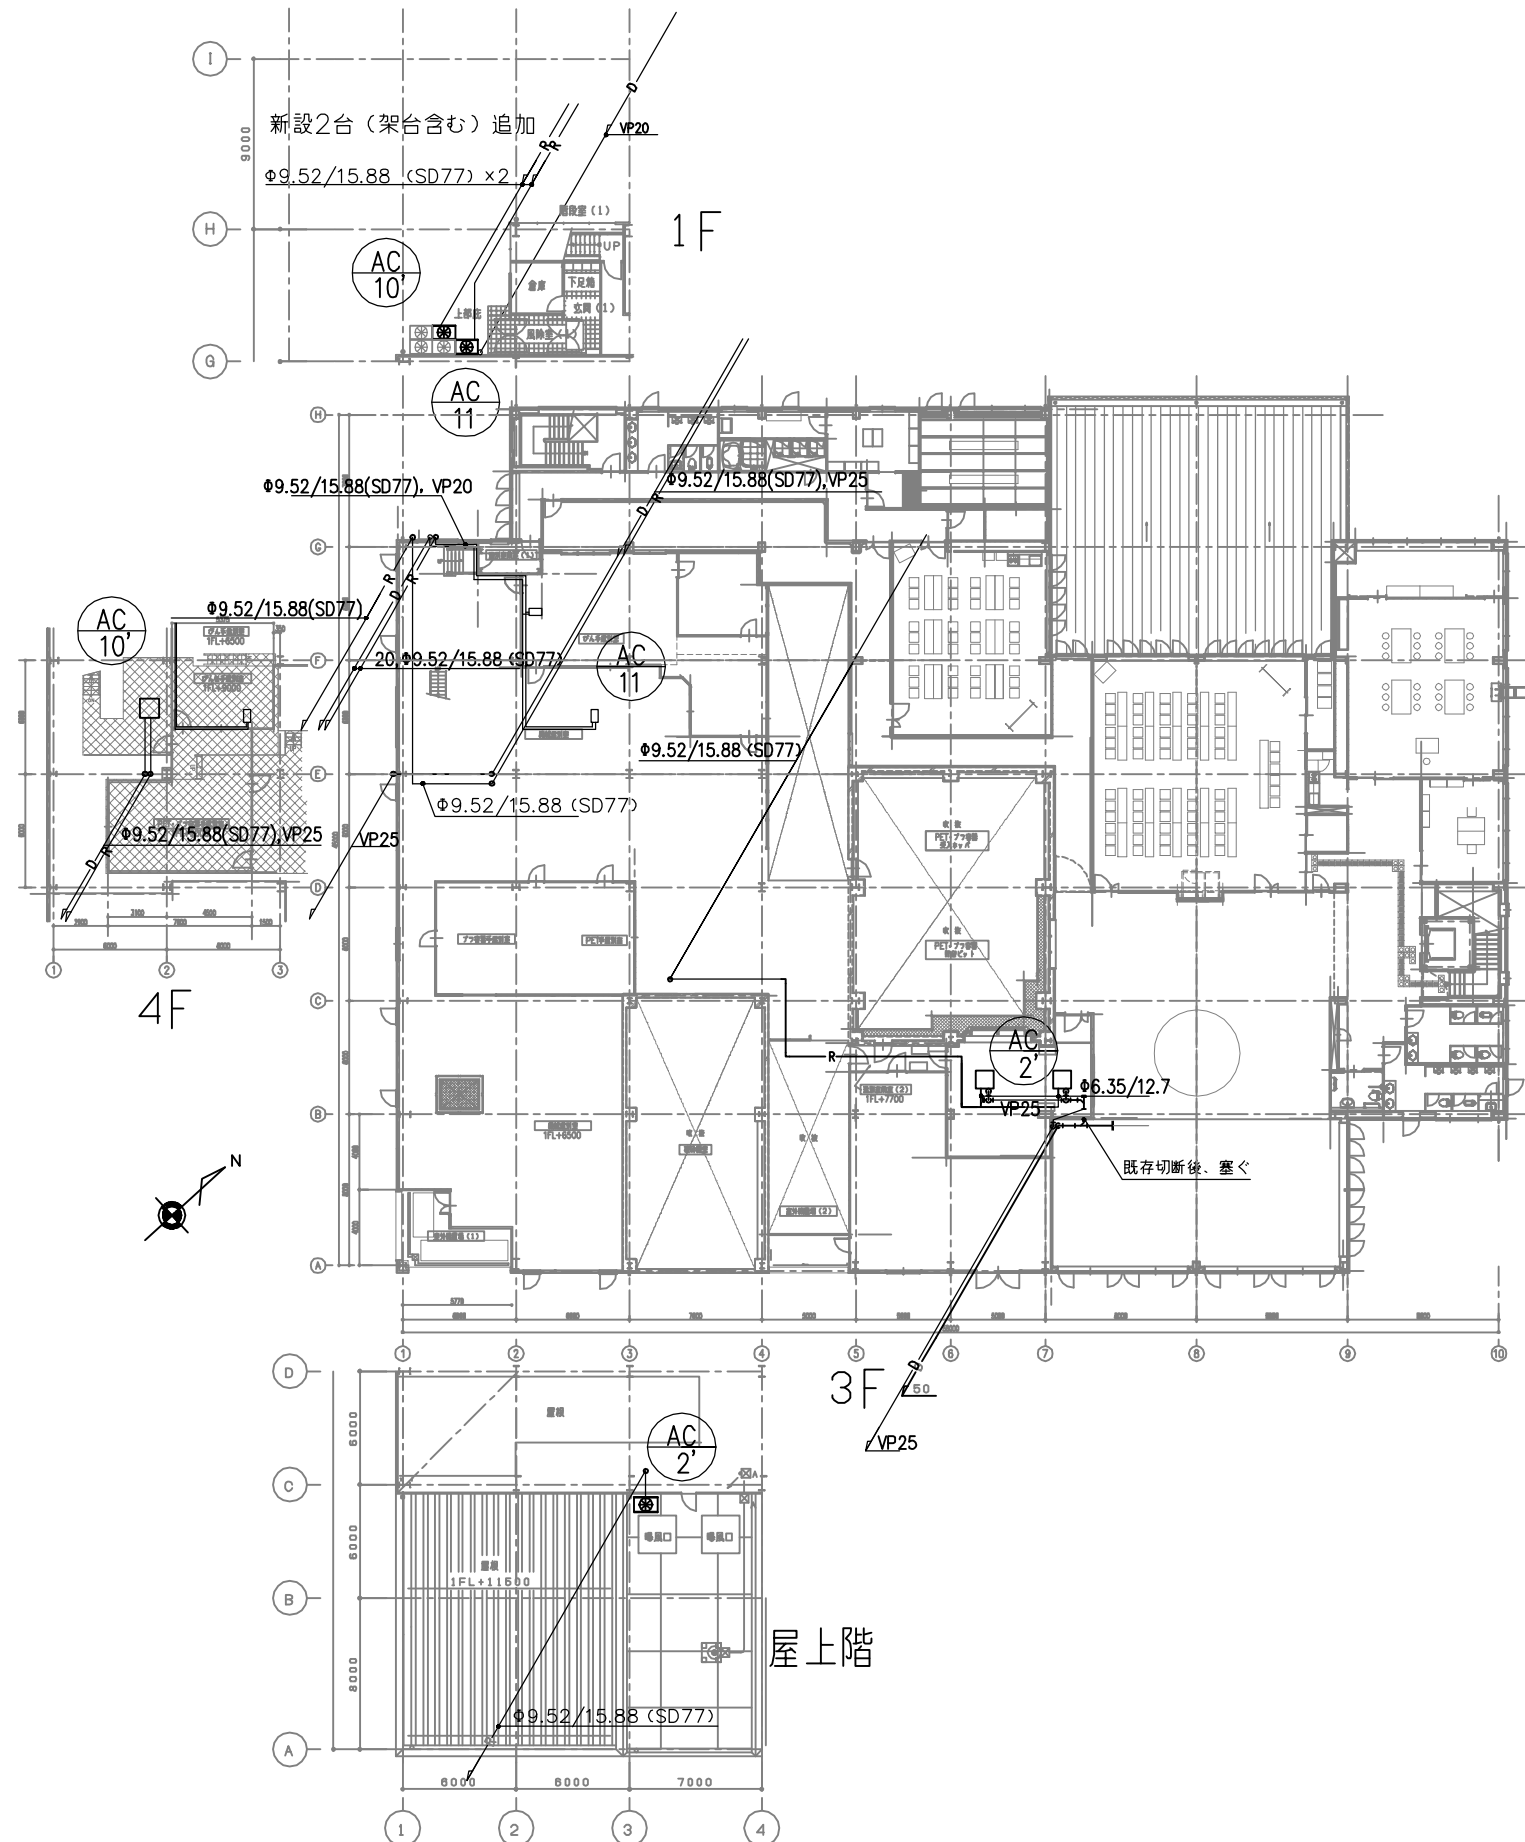

鶴岡市建設部建築課

製図 照査

特記

製図

4年 7月 日

工事名

リサイクルプラザ「くるりん館」冷暖房設備増設・改修工事

図面番号



縮尺

1:400

図面名

改修後空調設備図

6

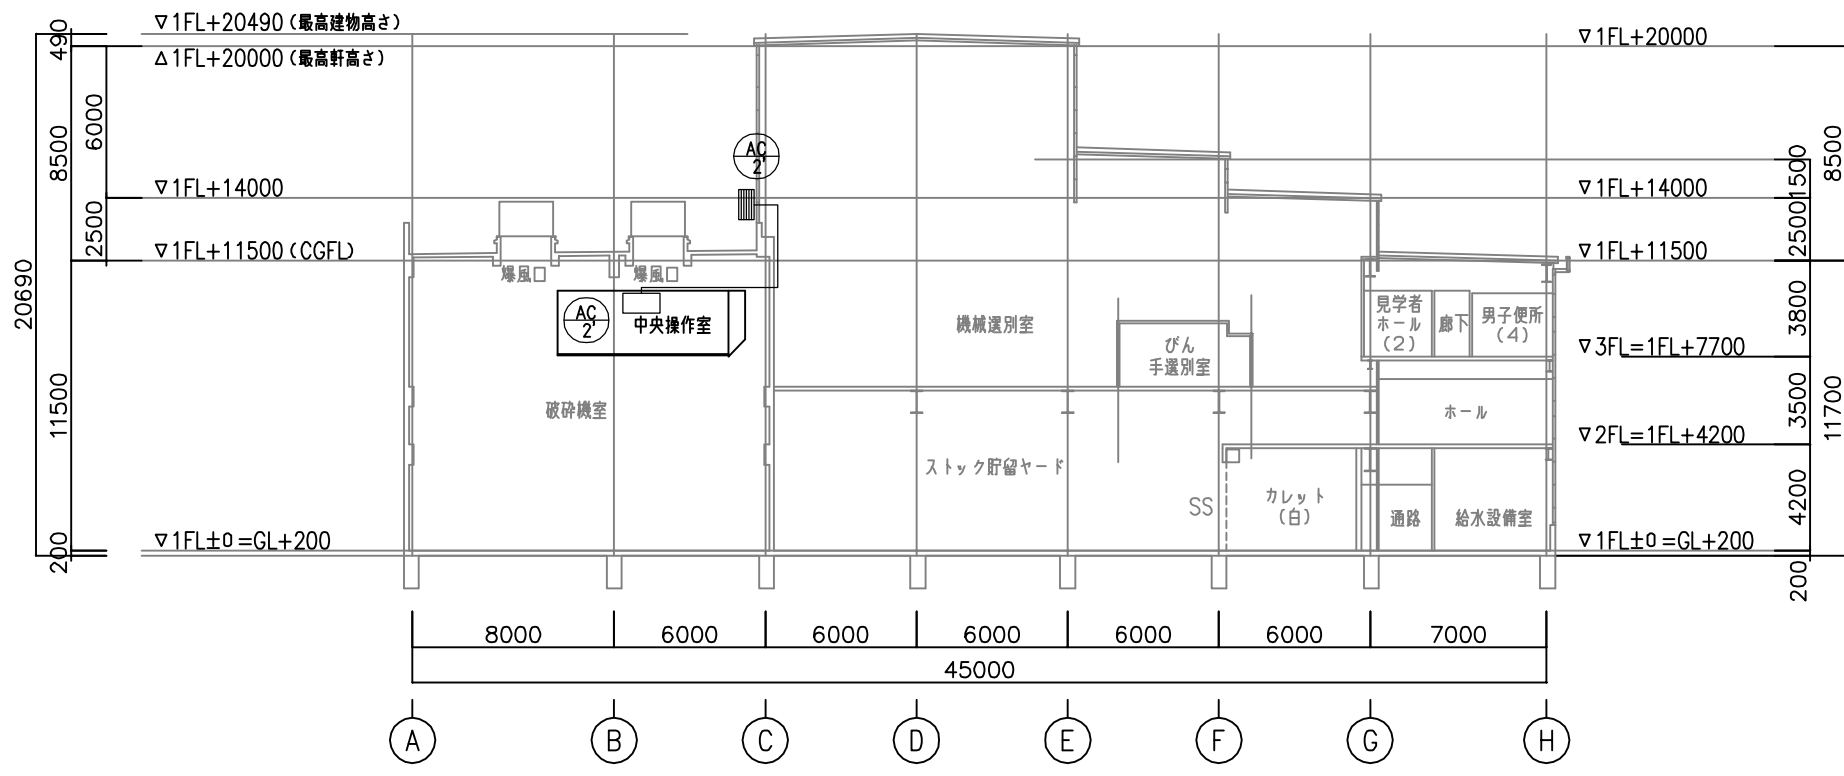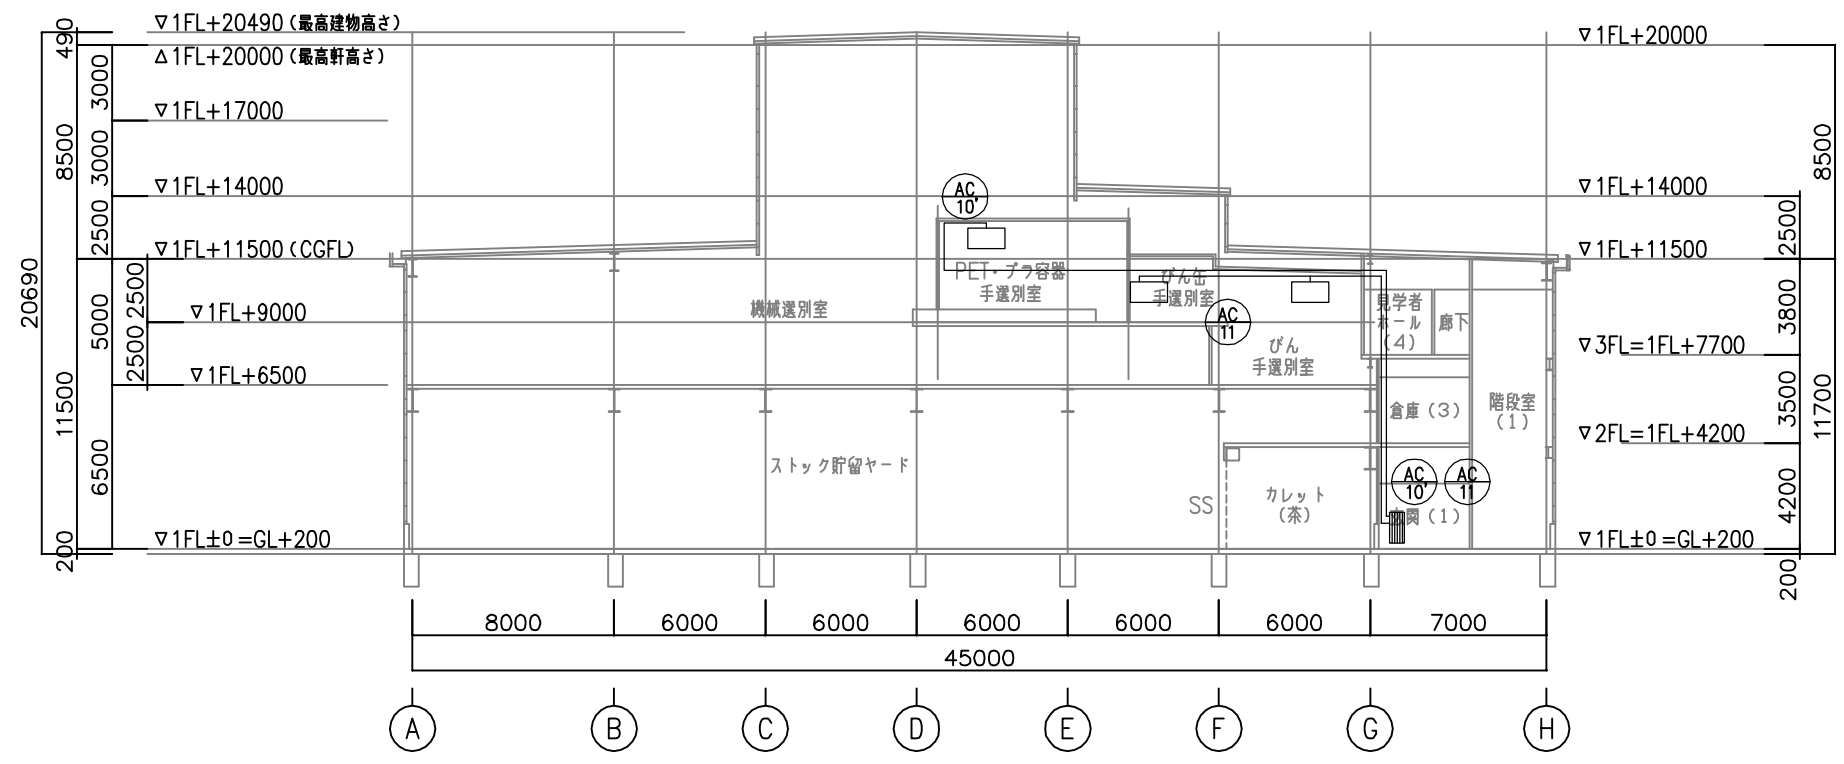

鶴岡市建設部建築課

製図 照査

特記

製図

4年 7月 日

工事名

リサイクルプラザ「くるりん館」冷暖房設備増設・改修工事

図面番号

縮尺

1:300

図面名

空調系統図


7

既存撤去

ACM-2	型 式：ビル用マルチ室外機
	冷房能力 33.5Kw 暖房能力 37.5Kw
ACM-2-1	型 式：天井埋込カセット型（4方向吹出）
	冷房能力 5.6Kw 暖房能力 6.3Kw
ACM-2-2	型 式：天井埋込ダクト型
	冷房能力 22.4Kw 暖房能力 25.0Kw
AC-2'	型 式：天井カセット型（ツイン）
	冷房能力 7.1Kw 暖房能力 8.0Kw
	参考型式：PA-P80U7GDN
AC-10'	型 式：天井埋込型
	冷房能力 20.0Kw 暖房能力 22.4Kw
	参考型式：PEZ-ZRMP224EZ
AC-11	型 式：天吊ダクト型スポットエアコン（セパレート形）
	冷房能力 14.0Kw 暖房能力 16.0Kw
	参考型式：SPUXP1603CAG3AG

更新・新設



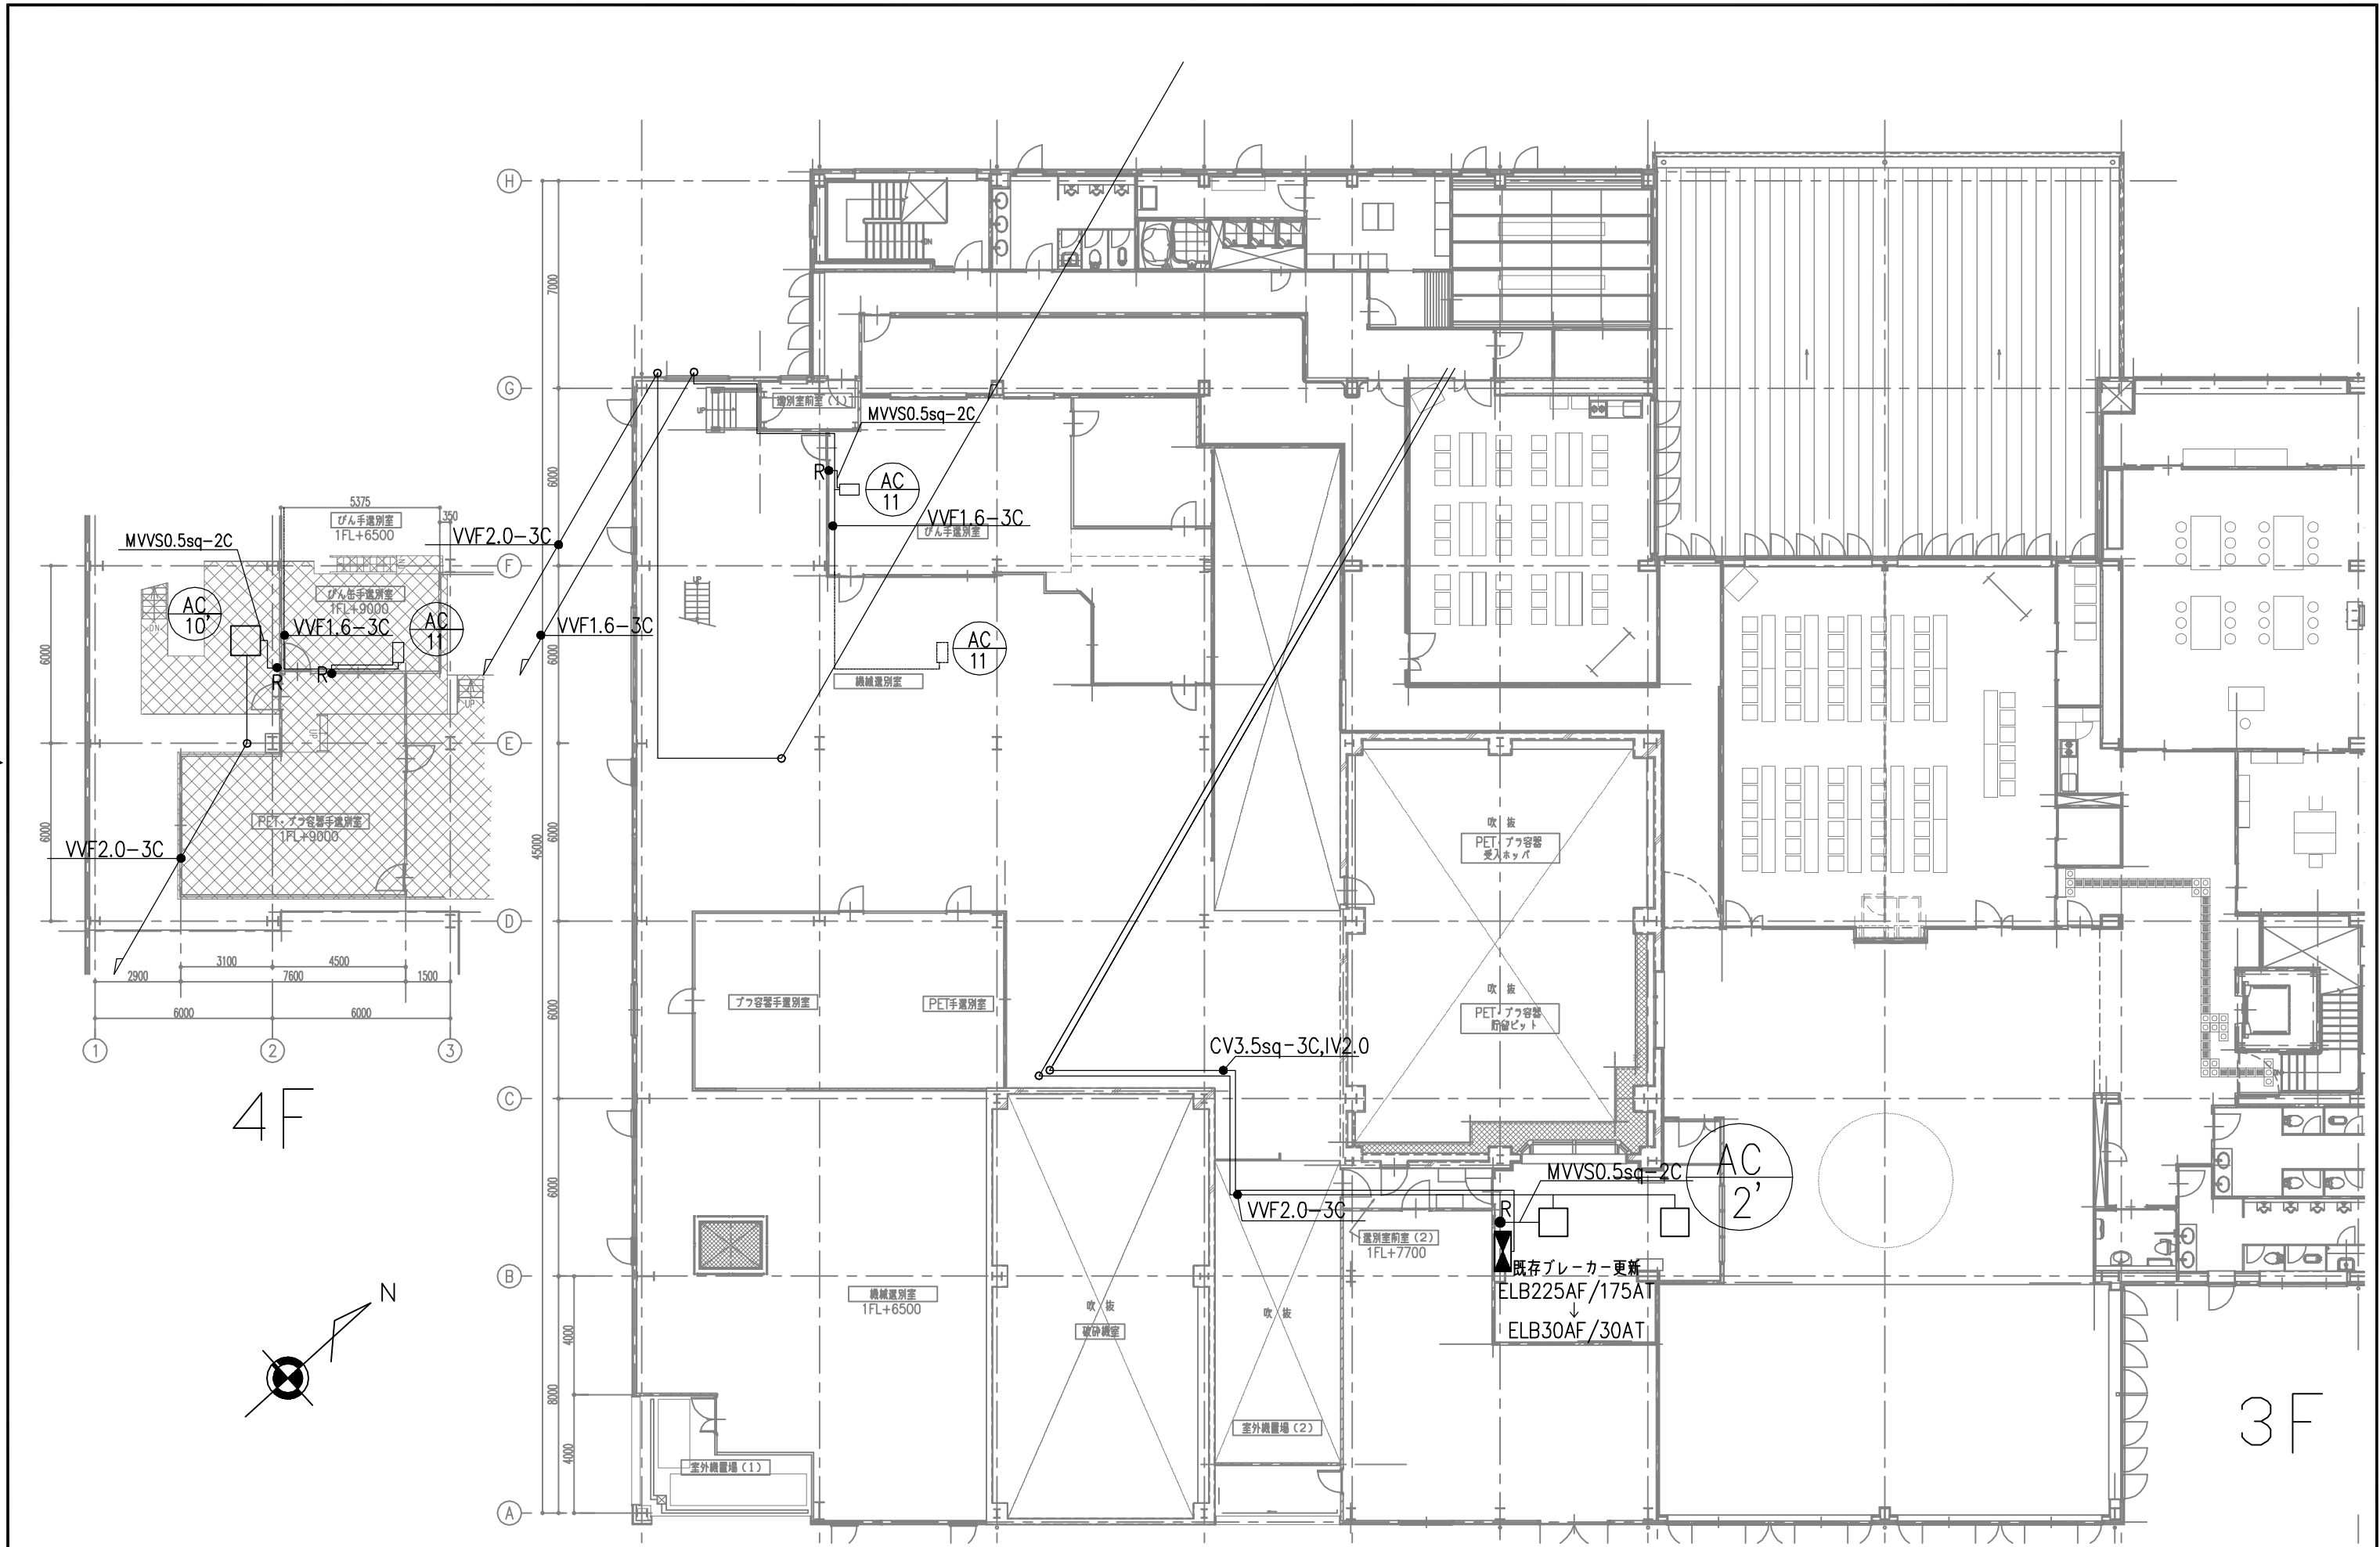

鶴岡市建設部建築課

製図 照査

特記

製図 4年 7月 日 工事名 リサイクルプラザ「くるりん館」冷暖房設備増設・改修工事 図面番号

縮尺 1:200 図面名 3・4階電気設備更新図 9

※ 支持金物の選定は強度を確認の上行うこと。

▽ 4FL

5725

2550

AC
11

支持間隔 3000以下

びん手選別室

ダクトチャンバー
500×500×500程度
入口Φ500程度
開口Φ300程度

7000

4420

5000

スパイラルダクトΦ300
01・(□)・XI

T管 Φ300-300-150
結露防止タイプ 枝長さ1500

▽ 3FL

6000

7000

2

3

4



鶴岡市建設部建築課

製図 照査

特記

製図

4年 7月 日

工事名

リサイクルプラザ「くるりん館」冷暖房設備増設・改修工事

図面番号

縮尺

1:50

図面名

びん手選別室 スパイラルダクト詳細図

11